


Hinweis:
Der vorliegende Plan wurde anhand des
Architektengrundrisses Index H Stand 09.06.2026
erstellt.
Alle TGA-relevanten Bauteilpositionen wie Kanal- und
Rohrleitungsführung, sowie Anschlüsse, Trassen,
Heizkörperpositionen, Höhenangaben etc. wurden
entsprechend des neuen Planstandes
(Architektengrundriss Index H) aktualisiert.
Die sichere Zugänglichkeit zur Aufstellfläche gem.
ArbSchG auf dem Dach ist im Rahmen der Umsetzung
durch die Architektur zu gewährleisten.

Alle Pläne und Abmessungen sind vor Ort durch das
ausführende Unternehmen zu überprüfen.

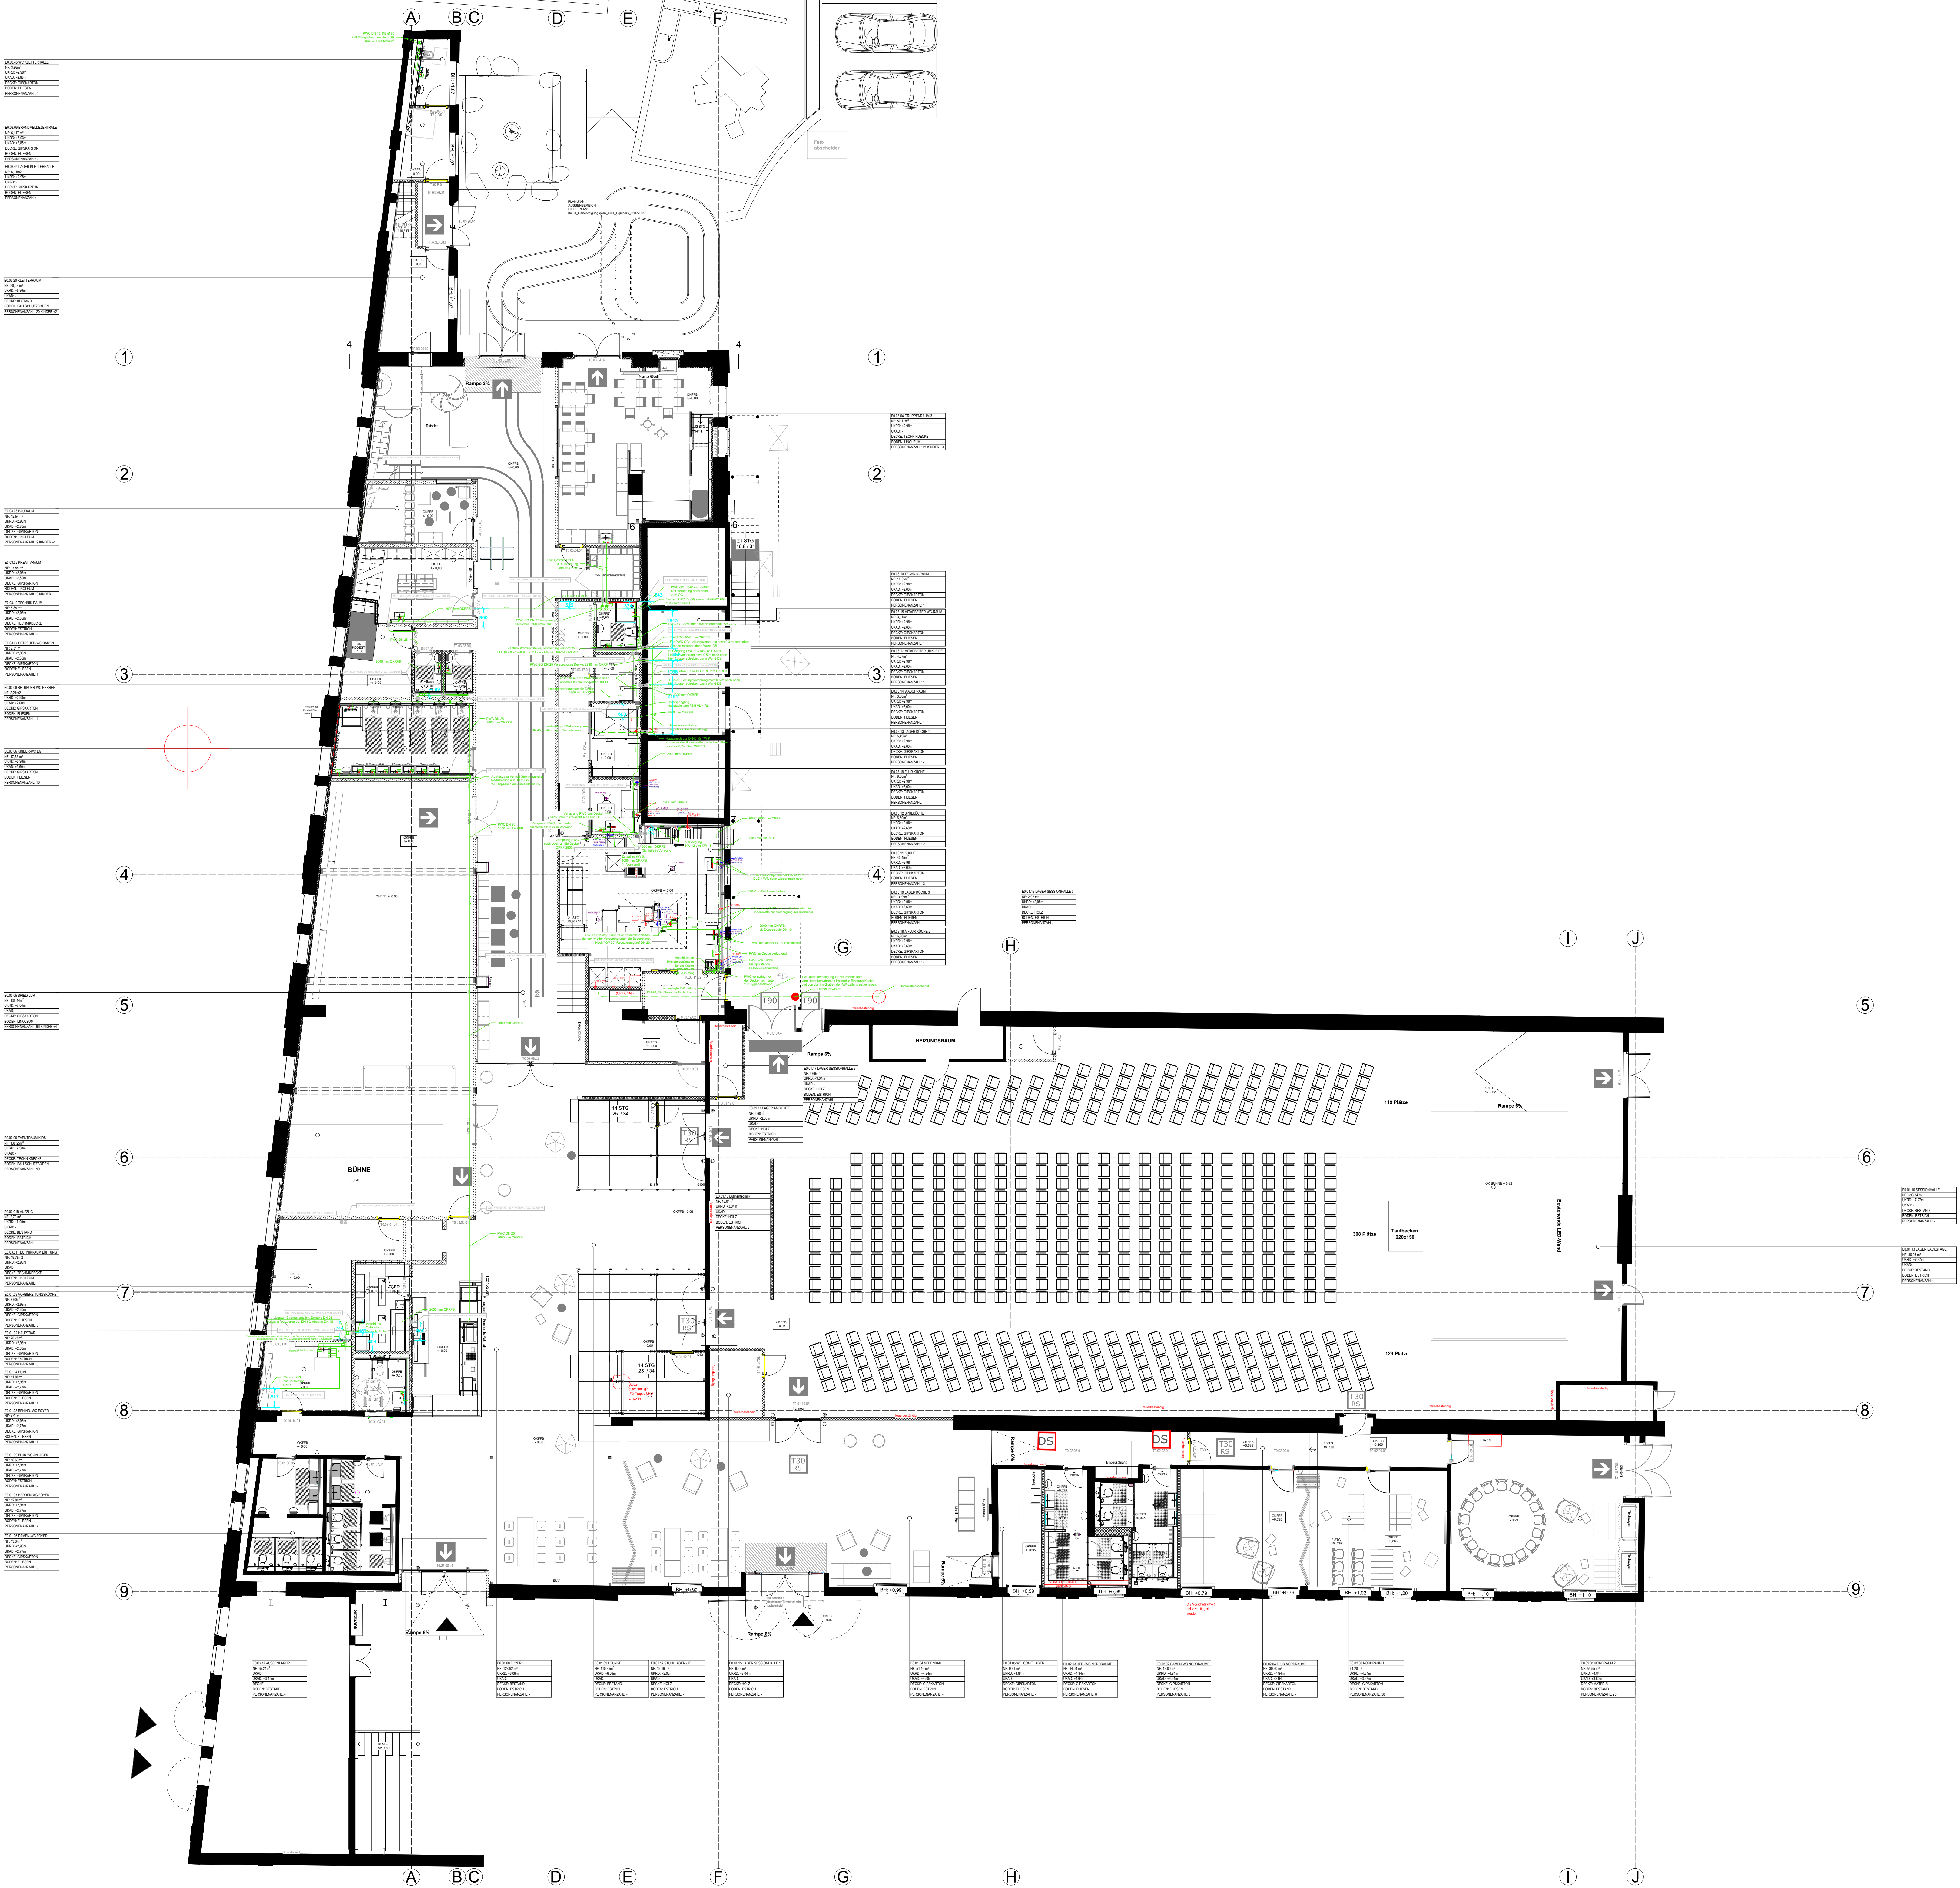

Legende

- Trinkwasser kalt
- Trinkwasser warm
- Eckventil TW-K / TW-W
- Schrägsitz-Absperrventil
- KFR-Ventil
- Deckendurchbruch
- Wanddurchbruch
- KB Ø 80 Kernbohrung Ø 80 mm
- MKB Ø 80 ab OKRFB Mitte Kernbohrung ab OKRFB, Ø in mm
- UKD 0,72 m Unterkannte Durchbruch ab OKRFB in m
- 25/15 Venturi-Strömungsteiler Durchgangsnennweite DN 25 Ringleitung DN 15
- 32/20/15 Venturi-Strömungsteiler Eingangsnennweite DN 32 Ausgangsnennweite DN 20 Ringleitung DN 15
- DLE Durchlauferhitzer
- Versprung TW-Leitung nach unten / nach oben

A		Anpassung TGA-Planung an Architektengrundriss Index H vom 09.06.2026		31.08.2026	VM
Index:		Änderung:		Datum:	Gezeichnet:

Neubau Kita Königsgarten
Hauptstraße 17-19, Geb. 6329, 55120 Mainz

Planinhalt: Ausführungswasserplan Trinkwasser Grundriss EG

Projektnummer: EQ_Kita_I	Gewerk: Sanitär	Zeichnungsnummer: 1	Index: A
Verfasser: V.Meier	Datum: 01.04.2026	Blatt: A0	Maßstab: 1:100

Bauherr: Equippers Education e.V.
Hauptstrasse 17-19 Gebäude 6329
55120 Mainz

EquipPERS

dpmmainz
planung ■ bauleitung ■ beratung
Rheinstraße 4F
55116 Mainz
Tel.: 06131 / 8 90 45 90
Mail: info@dpm-mainz.de

Das Urheberrecht an dieser Zeichnung verbleibt beim Verfasser. Sie darf ohne dessen ausdrückl. Genehmigung weder vervielfältigt, noch an Dritte Personen, insbesondere Wettbewerber, überlassen oder sonstwie zugänglich gemacht werden.