
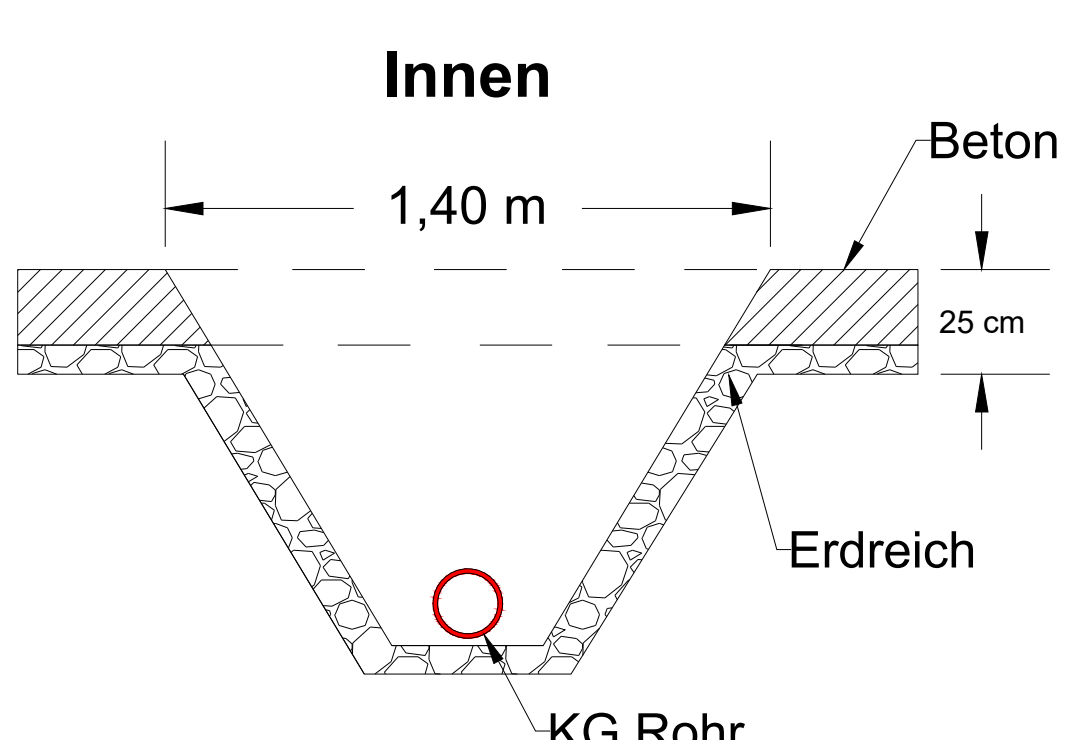


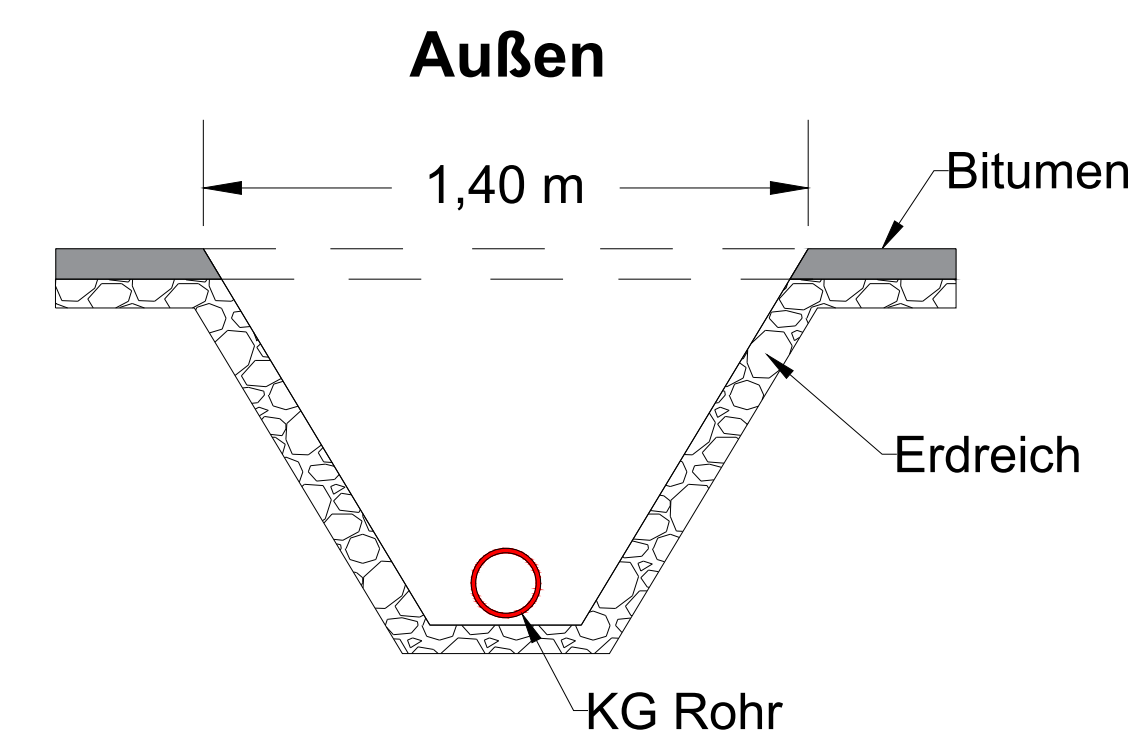

- Legende**
- Schmutzwasser
 - Neu
 - Regenwasser
 - Sanierung
 - Mischwasser
 - Sanierung
 - Grundleitung
 - Sanierung
 - Falleitung
 - Schmutzwasser

A		Anpassung von P1-5, P1-7, P1-8, P1-10, P3-2, P3-3 und P3-4 auf Basis der GR vom 28.09.2025		16.10.2025	VM
Index:		Änderung:		Datum:	Gezeichnet:

Sanierung Grundleitung Schmutzwasser

Hauptstraße 17-19, Gebäude 6329, 55120 Mainz

Planinhalt: Grundriss EG Bereich KITa

Projektnummer: Alte Waggonfabrik MZ	Gewerk: Sanitär	Zeichnungsnummer: 1	Index: A
Verfasser: D. Drews	Datum: 25.09.2025	Blatt: A0	Maßstab: 1:50

Beauftragter:
IntReal - International Real Estate Kapitalverwaltungsgesellschaft mbH handelnd für
Rechnung des Sondervermögens „BEOS Corporate Real Estate Fund Germany I“
Ferdinandstraße 61, 20095 Hamburg

dpmainz
planung ■ bauleitung ■ beratung
Rheinstraße 4F
55116 Mainz
Tel.: 0531 / 8 90 45 50
Mail: info@dpmainz.de

Das Urheberrecht an dieser Zeichnung verbleibt beim Verleger. Sie darf ohne dessen ausdrückl. Genehmigung weder vervielfältigt, noch an dritte Personen, insbesondere Wettbewerber überlassen oder sonstige zugänglich gemacht werden.