


Hinweis:
Der vorliegende Plan wurde anhand des
Architektengrundrisses Index H Stand 09.06.2026
erstellt.
Alle TGA-relevanten Bauteilpositionen wie Kanal- und
Rohrleitungsführung, sowie Anschlüsse, Trassen,
Heizkörperpositionen, Höhenangaben etc. wurden
entsprechend des neuen Planstandes
(Architektengrundriss Index H) aktualisiert.

Alle Pläne und Abmessungen sind vor Ort durch das
ausführende Unternehmen zu überprüfen.

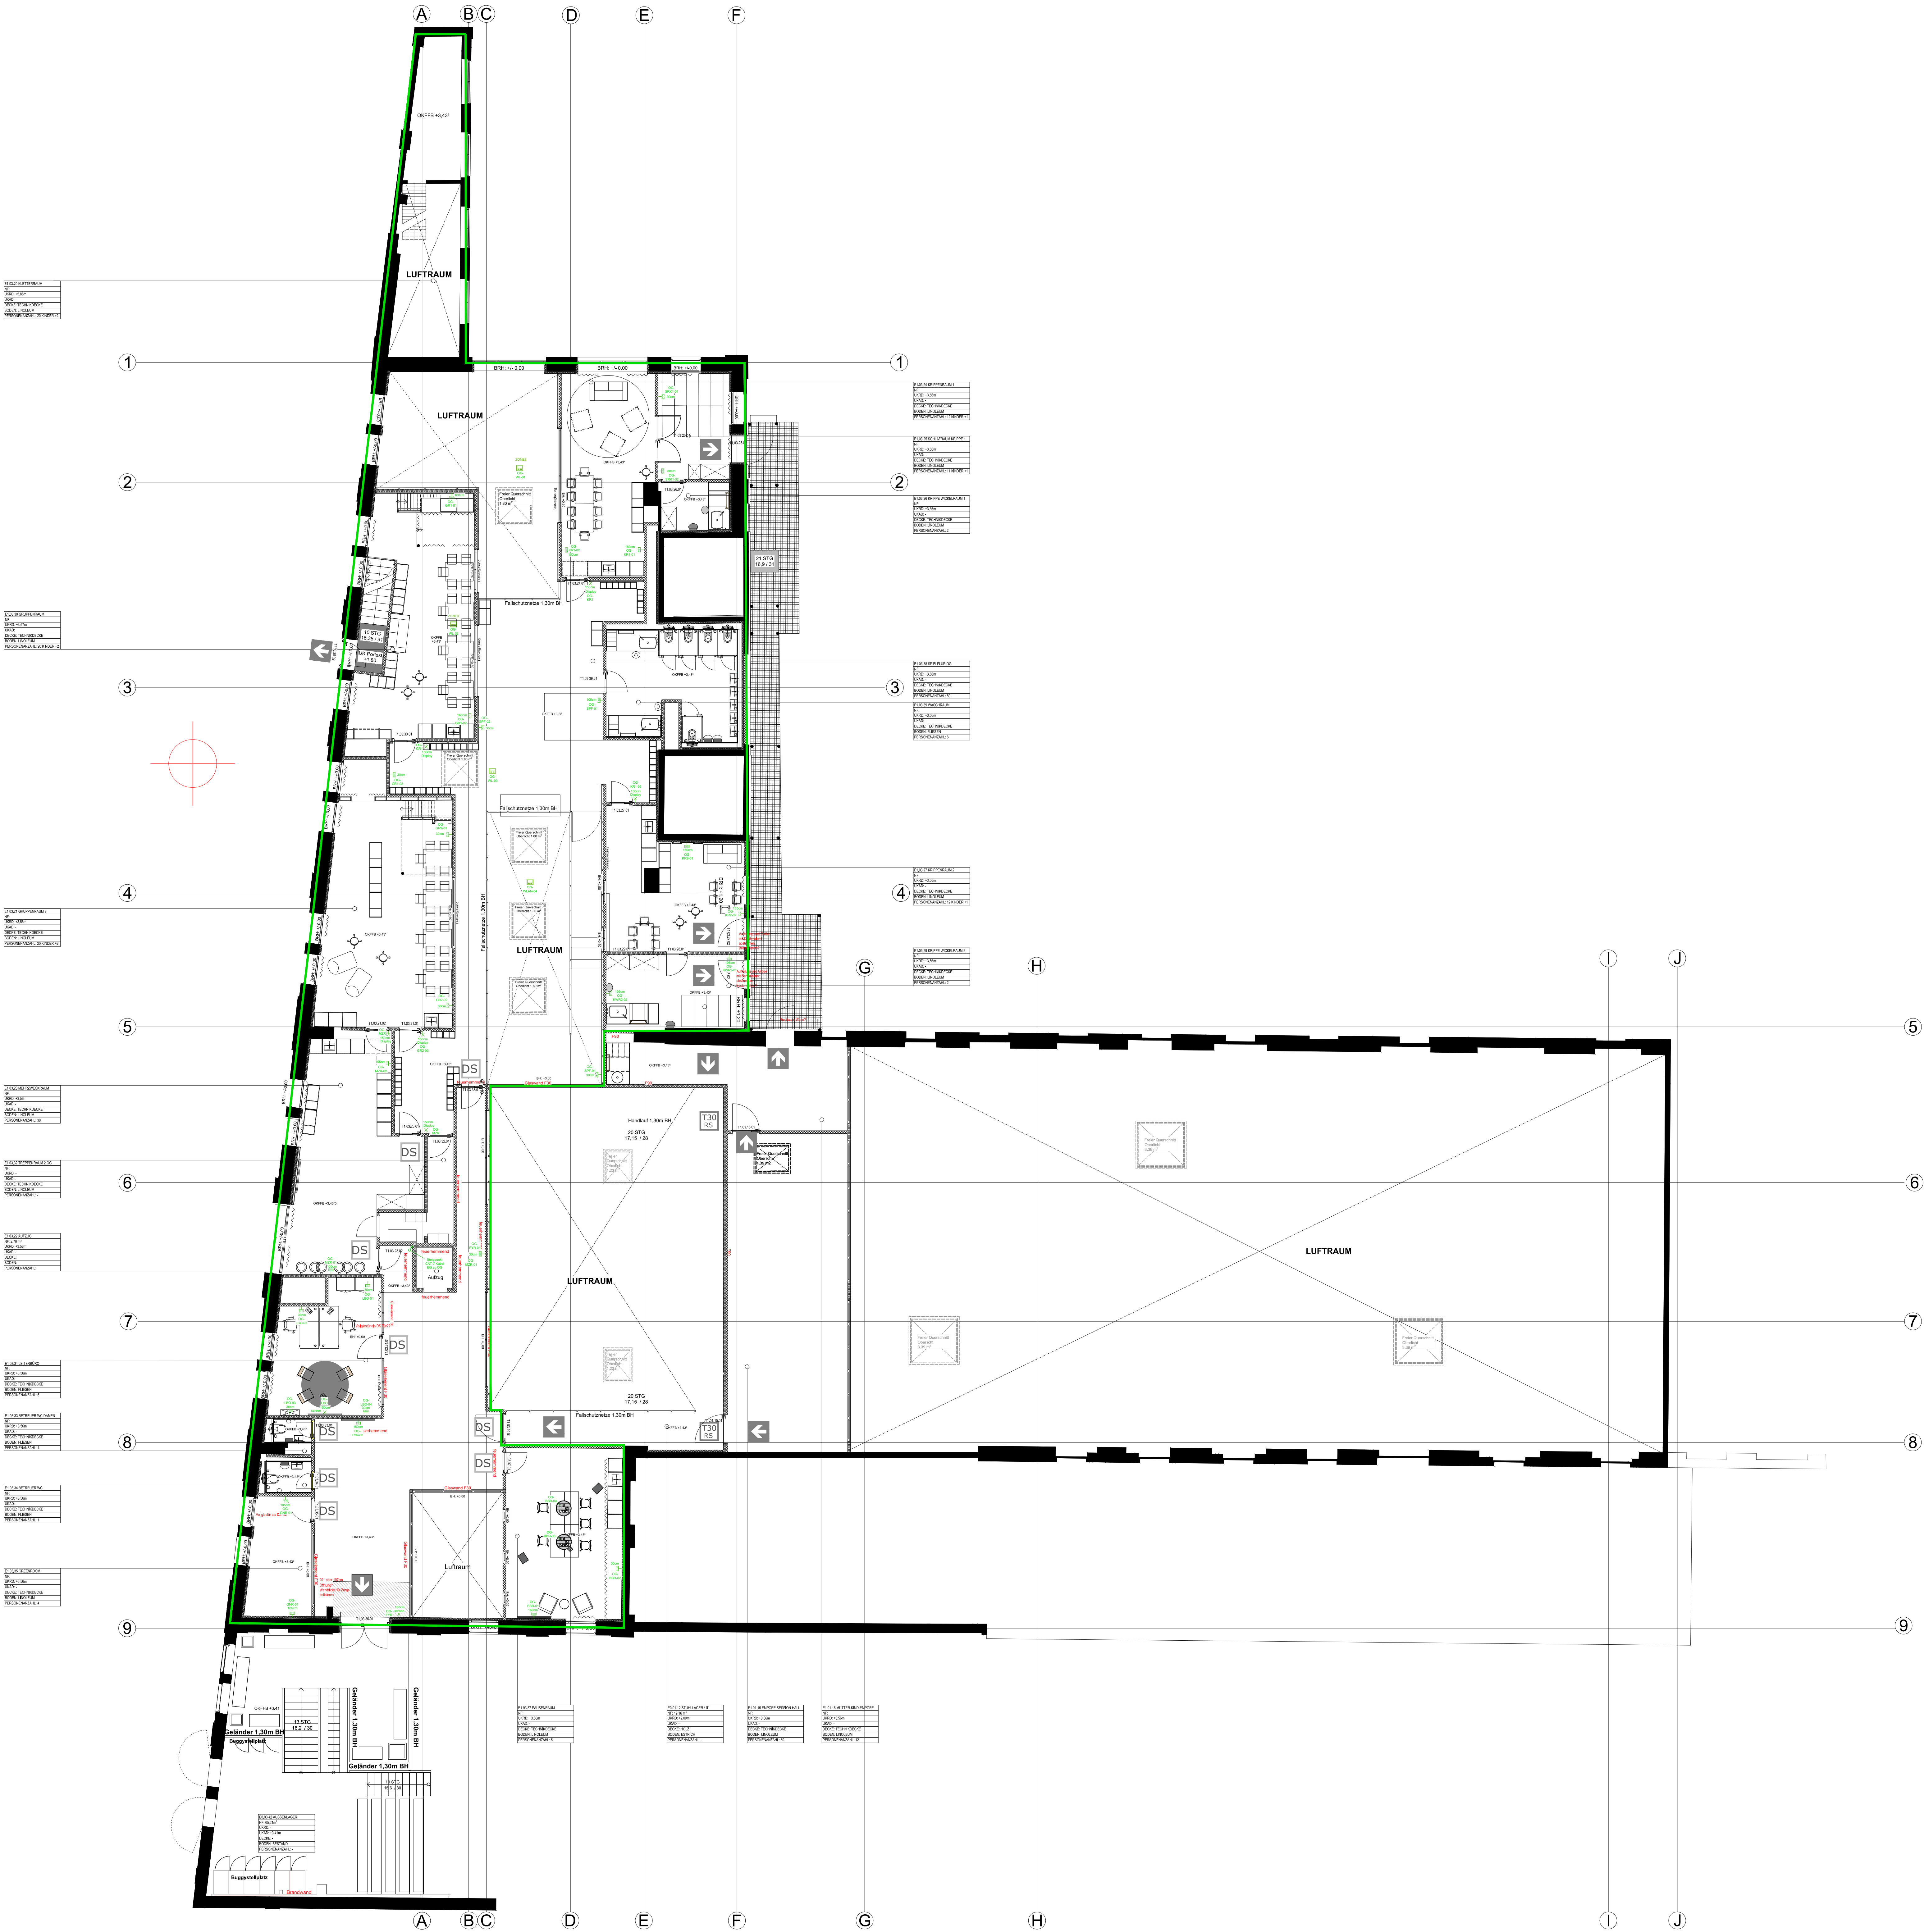

Legende

- UV EDV
- AP Doppeldose RJ45 für WLAN-Anschluss
- EDV-Datendose 2xRJ45

A		Anpassung TGA-Planung an Architektengrundriss Index H vom 09.06.2026		31.07.2026	CN
Index:	Änderung:	Datum:	Gezeichnet:		

Neubau Kita Königsgarten
Hauptstraße 17-19, Geb. 6329, 55120 Mainz

Planinhalt: Ausführungsplanning
Elektrotechnik
EDV 1. Obergeschoss

Projektnummer: EQ_Kita_I	Gewerk: Elektro	Zeichnungsnummer: 2	Index: A
Verfasser: Ch. Nikoley	Datum: 09.03.2026	Blatt: A0	Maßstab: 1:100

Bauherr: Equippers Education e.V.
Hauptstrasse 17-19 Gebäude 6329
55120 Mainz

EQUIPPERS

dpmainz
planung ■ bauleitung ■ beratung
Rheinstraße 4F
55116 Mainz
Tel.: 06131 / 8 90 45 90
Mail: info@dpmainz.de

Das Urheberrecht an dieser Zeichnung verbleibt beim Verfasser. Sie darf ohne dessen ausdrückl. Genehmigung weder vervielfältigt, noch an dritte Personen, insbesondere Wettbewerber, überlassen oder sonstwie zugänglich gemacht werden.