

LEISTUNGSVERZEICHNIS
INHALT
INHALT
INHALT
INHALT

LEISTUNGSVERZEICHNIS
INHALT
INHALT
INHALT
INHALT

LEISTUNGSVERZEICHNIS
INHALT
INHALT
INHALT
INHALT

LEISTUNGSVERZEICHNIS
INHALT
INHALT
INHALT
INHALT

LEISTUNGSVERZEICHNIS
INHALT
INHALT
INHALT
INHALT

LEISTUNGSVERZEICHNIS
INHALT
INHALT
INHALT
INHALT

LEISTUNGSVERZEICHNIS
INHALT
INHALT
INHALT
INHALT

LEISTUNGSVERZEICHNIS
INHALT
INHALT
INHALT
INHALT

LEISTUNGSVERZEICHNIS
INHALT
INHALT
INHALT
INHALT

LEISTUNGSVERZEICHNIS
INHALT
INHALT
INHALT
INHALT


LEISTUNGSVERZEICHNIS
INHALT
INHALT
INHALT
INHALT

LEISTUNGSVERZEICHNIS
INHALT
INHALT
INHALT
INHALT

LEISTUNGSVERZEICHNIS
INHALT
INHALT
INHALT
INHALT

LEISTUNGSVERZEICHNIS
INHALT
INHALT
INHALT
INHALT

LEISTUNGSVERZEICHNIS
INHALT
INHALT
INHALT
INHALT

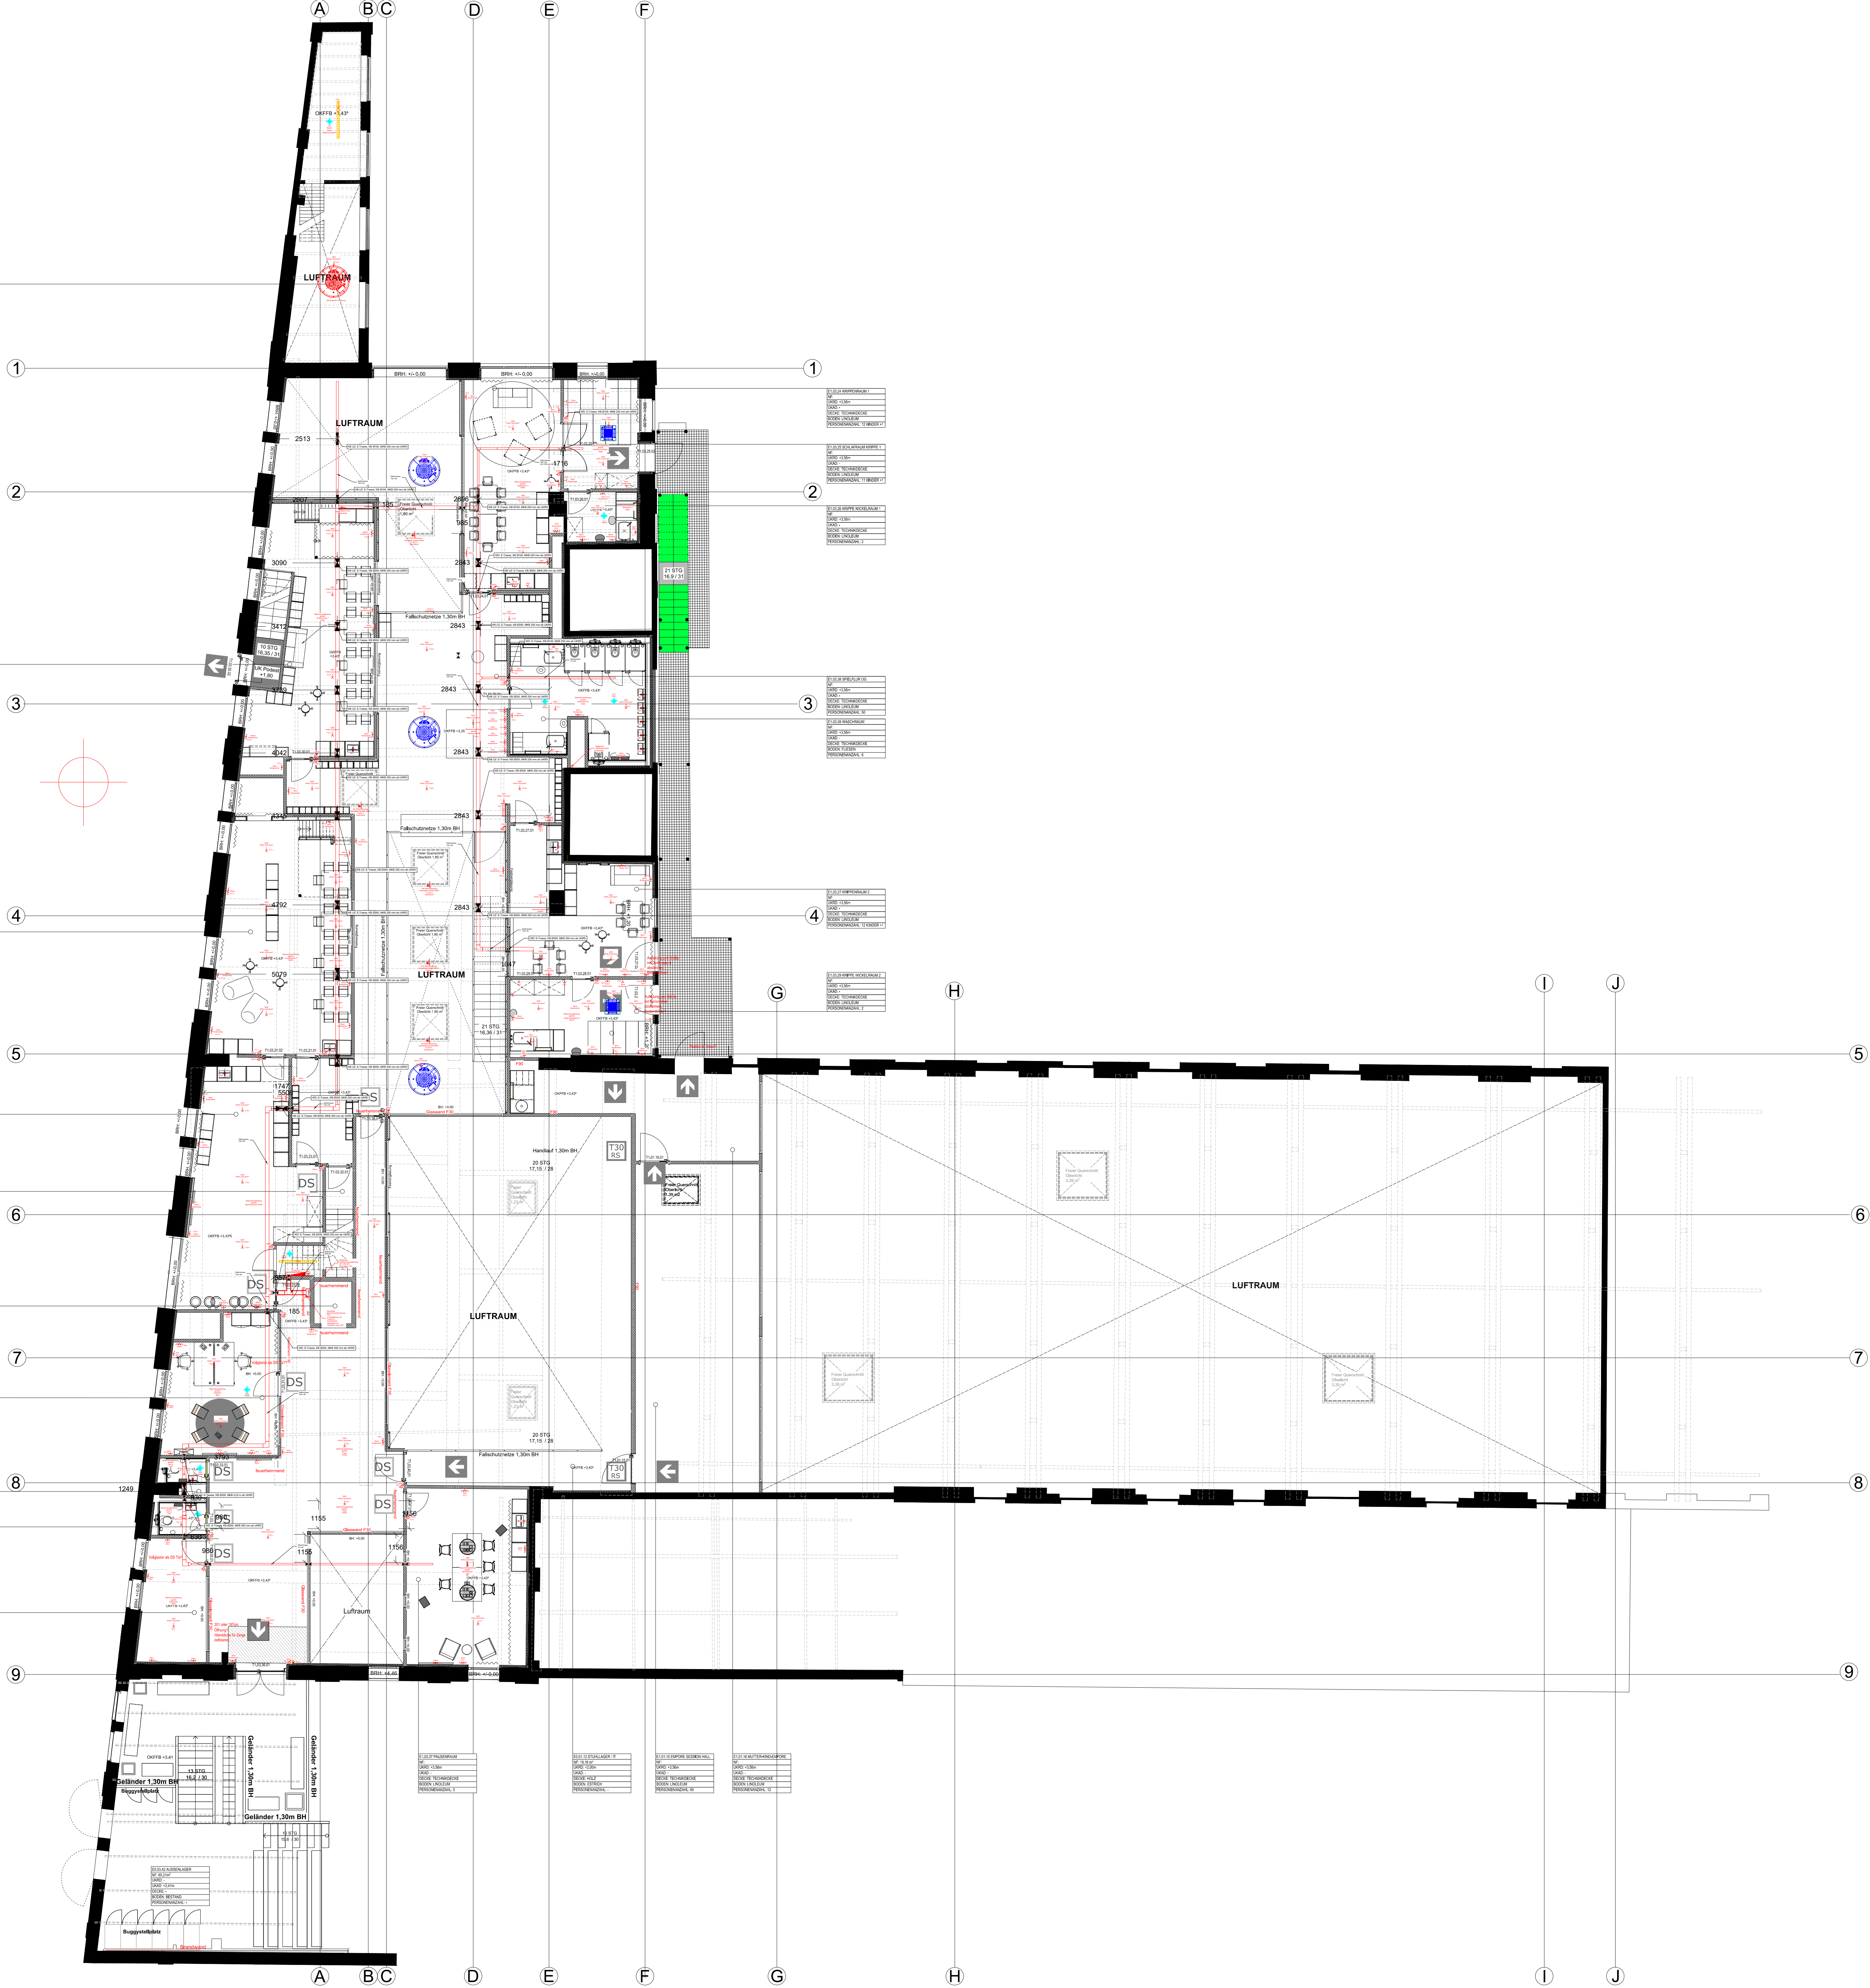

Hinweis:
Der vorliegende Plan wurde anhand des
Architektengrundrisses Index H Stand 09.06.2026
erstellt.
Alle TGA-relevanten Bauteilpositionen wie Kanal- und
Rohrleitungsführung, sowie Anschlüsse, Trassen,
Heizkörperpositionen, Höhenangaben etc. wurden
entsprechend des neuen Planstandes
(Architektengrundriss Index H) aktualisiert.
Zum Zeitpunkt der Planung lag dem Planungsbüro keine
Beleuchtungsplanung vor.

Alle Pläne und Abmessungen sind vor Ort durch das
ausführende Unternehmen zu überprüfen.

Legende

- Unterverteilung
- 3x Steckdose 230V
- 2x Steckdose 230V
- Steckdose 230V
- CEE Steckdose 400V
- Wechselrichter
- Dim2 Taster/Dimmer
- Kabelschleife 230/400V
- Festanschluss 400V
- Anschluss an
Potenzialausgleich
- Präsenzmelder
- Bodenmark
- Kabeltrasse
- Durchbruch

A	Anpassung TGA-Planung an Architektengrundriss Index H vom 09.06.2026	03.08.2026	CN
Index:	Änderung:	Datum:	Gezeichnet:

Neubau Kita Königsgarten Hauptstraße 17-19, Geb. 6329, 55120 Mainz

Panninhalt:			
Ausführungsplanung Elektrotechnik Grundriss 1.OG			
Projektnummer: EQ_Kita_1	Gewerk: Elektro	Zeichnungsnummer: 2	Index: A
Verfasser: Ch. Nikoley	Datum: 05.03.2026	Blatt: A0	Maßstab: 1:100
Bauherr: Equippers Education e.V. Hauptstraße 17-19 Gebäude 6329 55120 Mainz			