


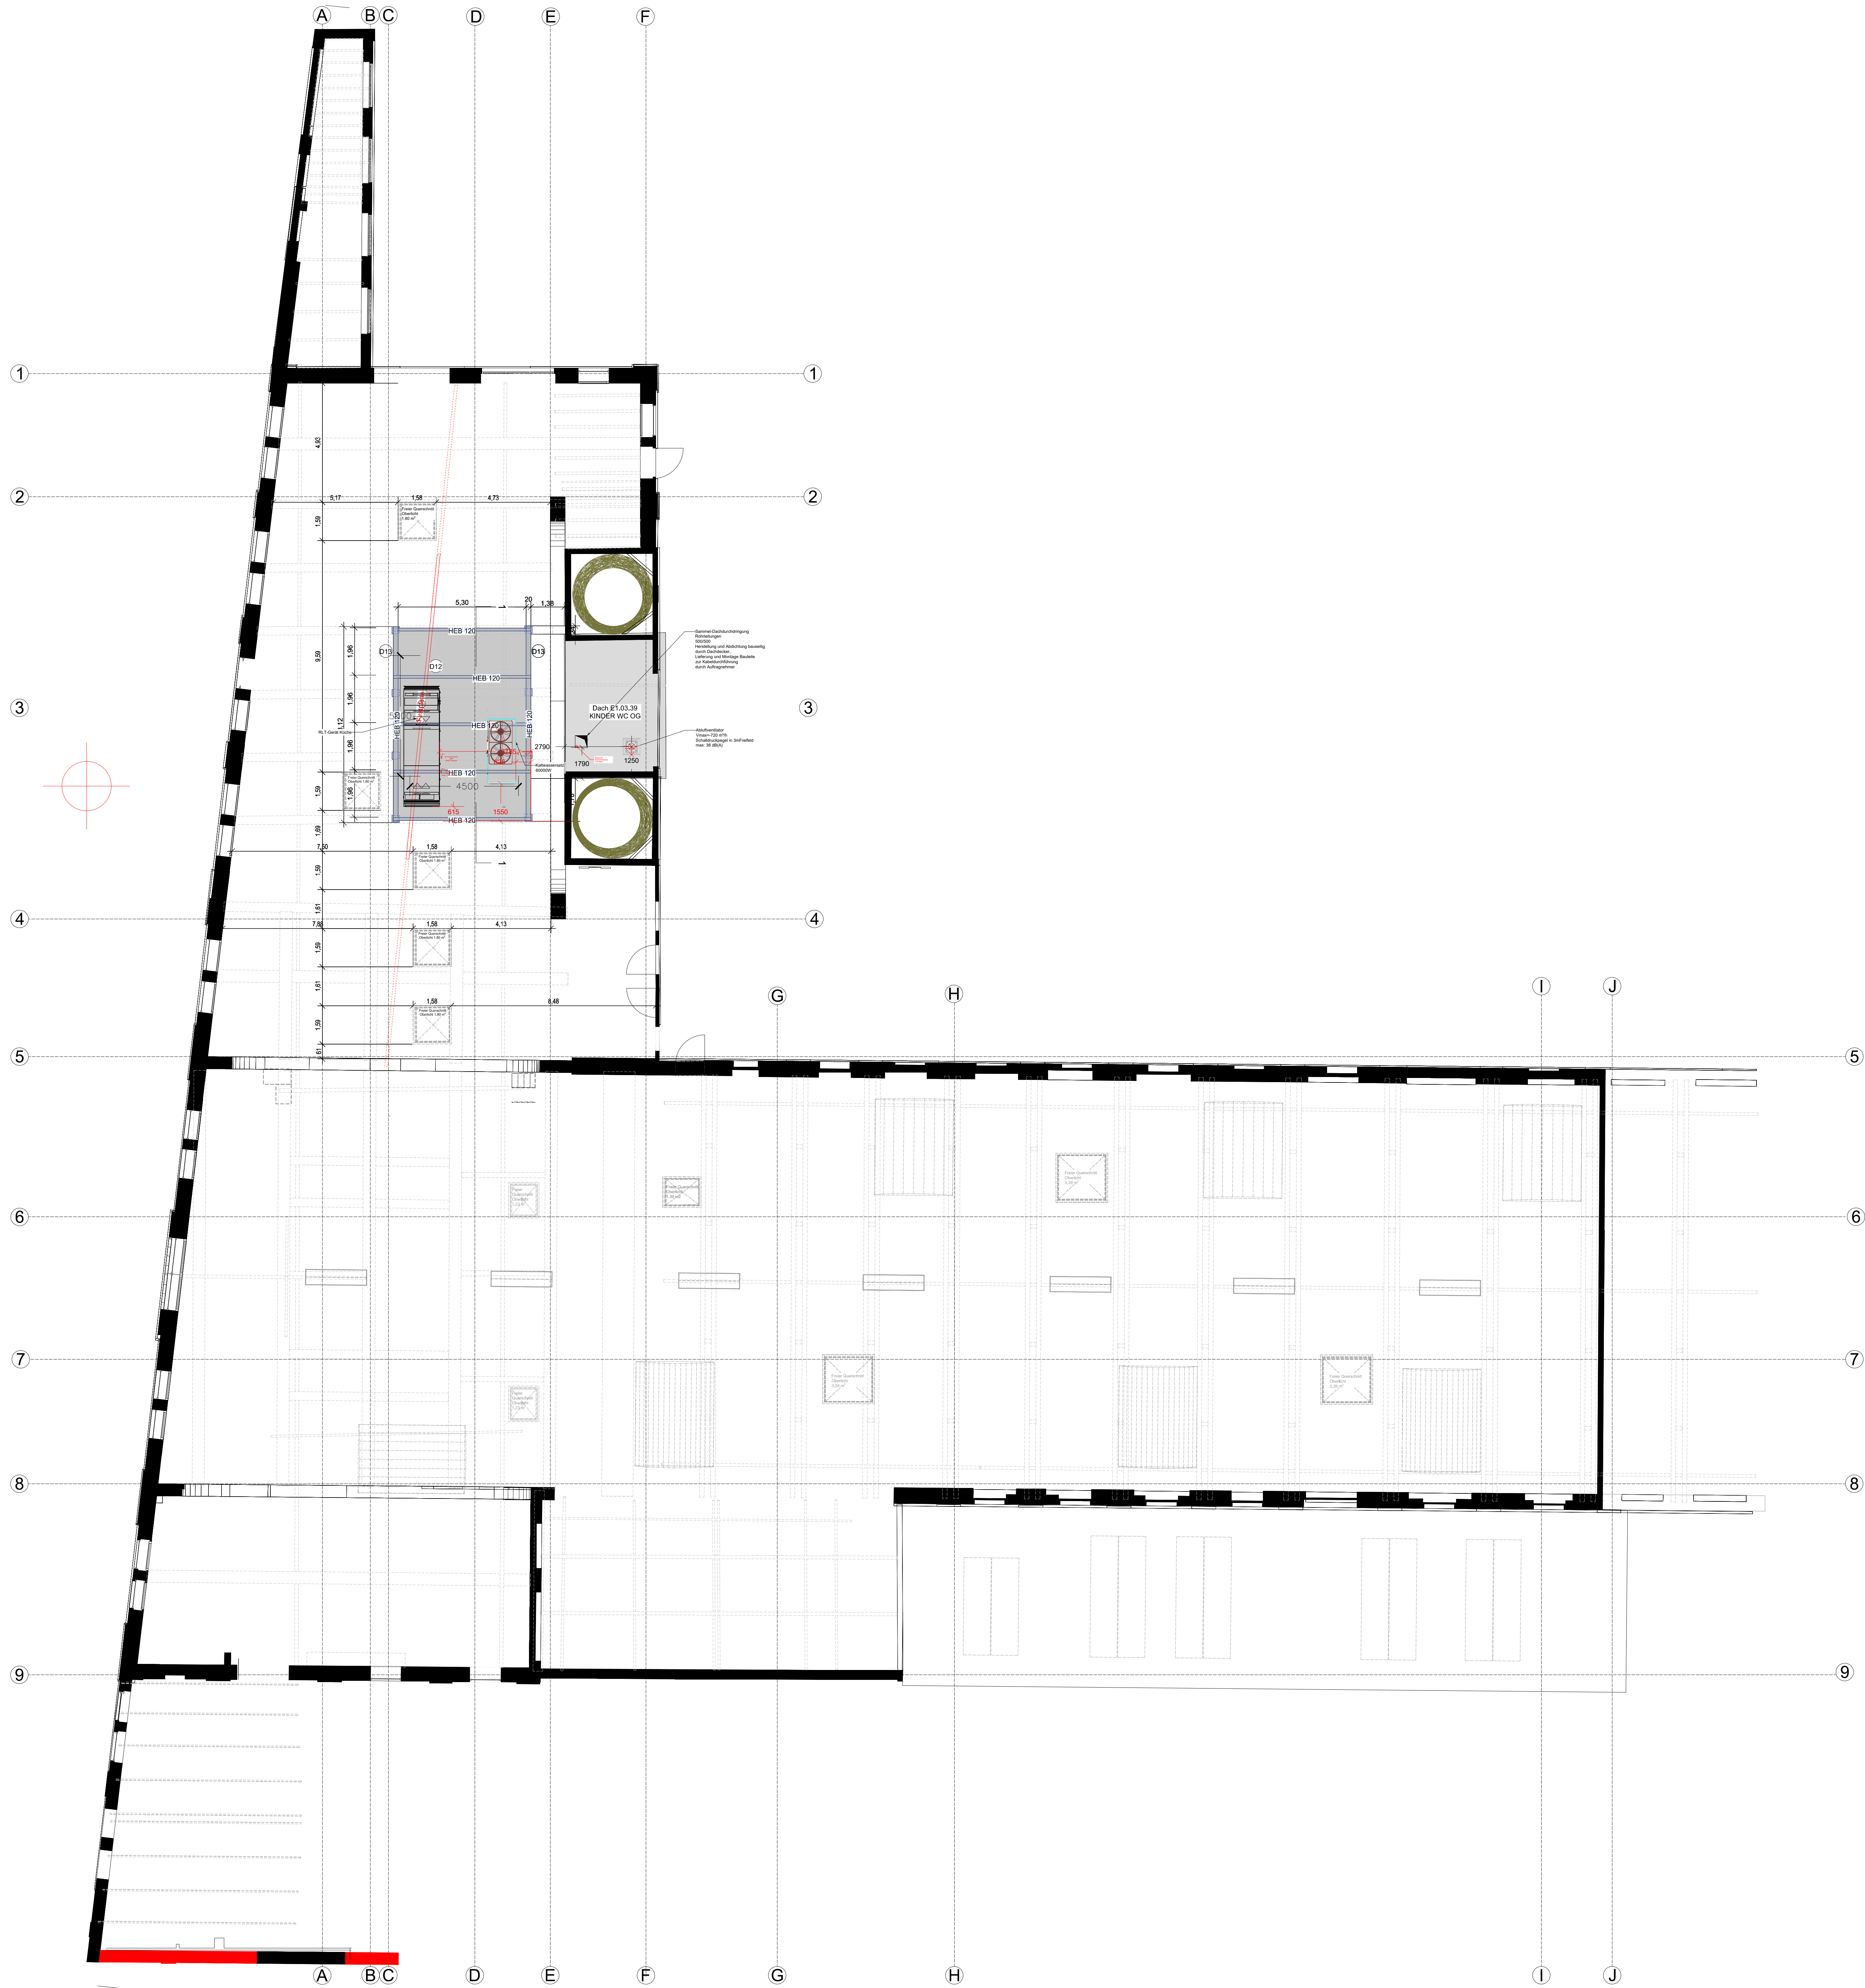

Hinweis:
Der vorliegende Plan wurde anhand des
Architektengrundrisses Index H Stand 09.06.2026
erstellt.
Alle TGA-relevanten Bauteilpositionen wie Kanal- und
Rohrleitungsführung, sowie Anschlüsse, Trassen,
Heizkörperpositionen, Höhenangaben etc. wurden
entsprechend des neuen Planstandes
(Architektengrundriss Index H) aktualisiert.

Die sichere Zugänglichkeit auf dem Dach und der
TGA-Aufstellfläche gem. ArbSchG ist im Rahmen der
Umsetzung durch die Architektur zu gewährleisten.

Alle Pläne und Abmessungen sind vor Ort durch das
ausführende Unternehmen zu überprüfen.

Legende

- Unterverteilung
- 3x Steckdose 230V
- 2x Steckdose 230V
- Steckdose 230V
- CEE Steckdose 400V
- Wechselrichter
- Dalitz Taster/Dimmer
- Kabelschleife 230/400V
- Festanschluss 400V
- Anschluss an
Potentialausgleich
- Präsenzmelder
- Bodenleuchte
- Kabeltrasse
- Durchbruch

A	Anpassung TGA-Planung an Architektengrundriss Index H vom 09.06.2026	03.08.2026	CN
Index:	Änderung:	Datum:	Gezeichnet:

Neubau Kita Königsgarten
Hauptstraße 17-19, Geb. 6329, 55120 Mainz

Ausführungsplanung Elektrotechnik Dachaufsicht			
Projektnummer: EQ_Kita_I	Gewerk: Elektro	Zeichnungsnummer: 3	Index: A
Verfasser: Ch. Nikoley	Datum: 05.03.2026	Blatt: A0	Maßstab: 1:100
Bauteil: Equipppers Education e.V. Hauptstrasse 17-19 Gebäude 6329 55120 Mainz			