


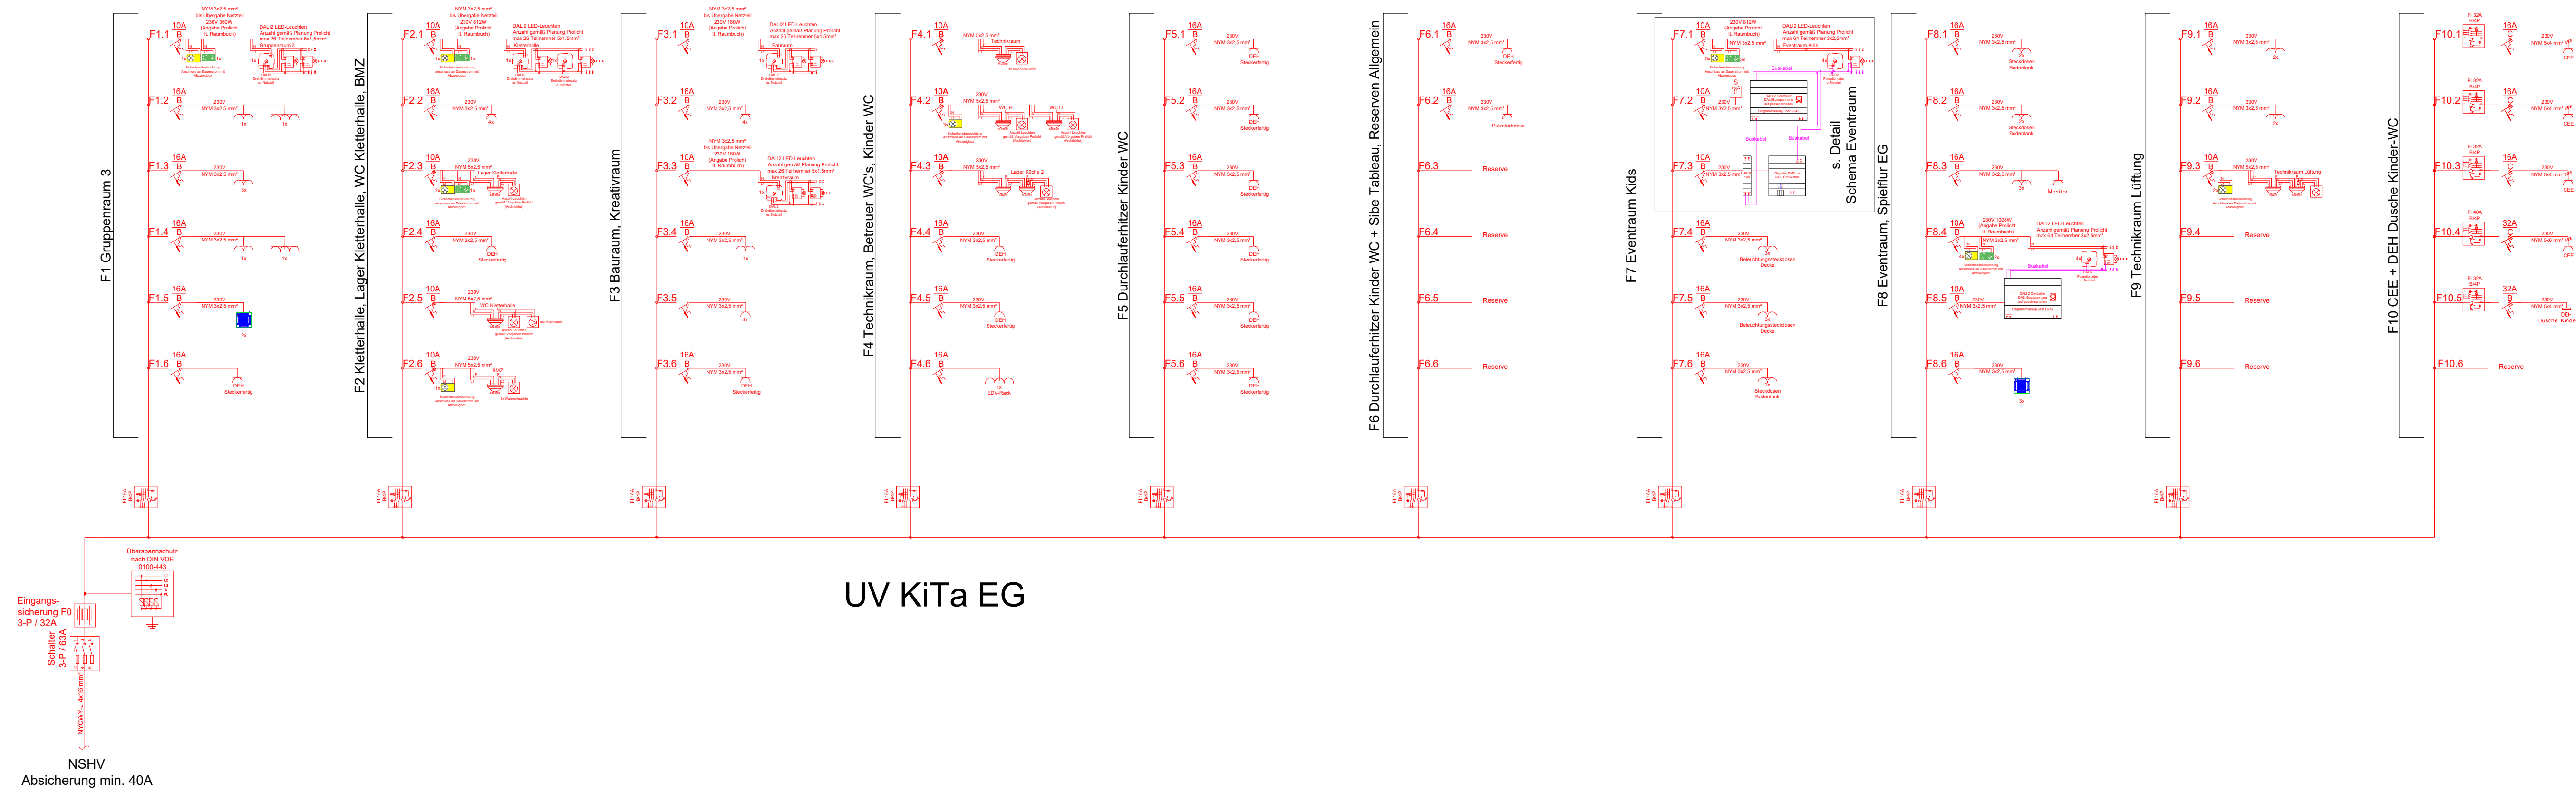

Hinweis:
Der vorliegende Plan wurde anhand des
Architektengrundrisses Index H Stand 09.06.2026
erstellt.
Alle TGA-relevanten Bauteilpositionen wie Kanal- und
Rohrleitungsführung, sowie Anschlüsse, Trassen,
Heizkörperpositionen, Höhenangaben etc. wurden
entsprechend des neuen Planstandes
(Architektengrundriss Index H) aktualisiert.
Zum Zeitpunkt der Planung lag dem Planungsbüro keine
Beleuchtungsplanung vor.

Alle Pläne und Abmessungen sind vor Ort durch das
ausführende Unternehmen zu überprüfen.

A	Anpassung TGA-Planung an Architektengrundriss Index H vom 09.06.2026	03.08.2026	CN
Index:	Änderung:	Datum:	Gezeichnet:
Neubau Kita Königsgarten Hauptstraße 17-19, Geb. 6329, 55120 Mainz			
Planinhalt: Ausführungsplanung Elektrotechnik Schema UV Kita EG+1 OG			
Projektnummer: EQ_Kita_1	Gesamt: Elektro	Zeichnungsnummer: 4	Index: A
Verfasser: Ch. Nikoley	Datum: 05.03.2026	Blatt: A0	Maßstab: 1:100
Bauherr: Equippers Education e.V. Hauptstrasse 17-19 Gebäude 6329 55120 Mainz			
dpmainz planung ■ bauleitung ■ beratung Rheinstraße 4F 55116 Mainz Tel.: 06131 / 8 90 45 90 Mail: info@dj-mainz.de			
Das Urheberrecht an dieser Zeichnung verbleibt beim Verfasser. Sie darf ohne dessen ausdrückl. Genehmigung weder vervielfältigt, noch an dritte Personen, insbesondere Wettbewerber, überlassen oder sonstwie zugänglich gemacht werden.			