



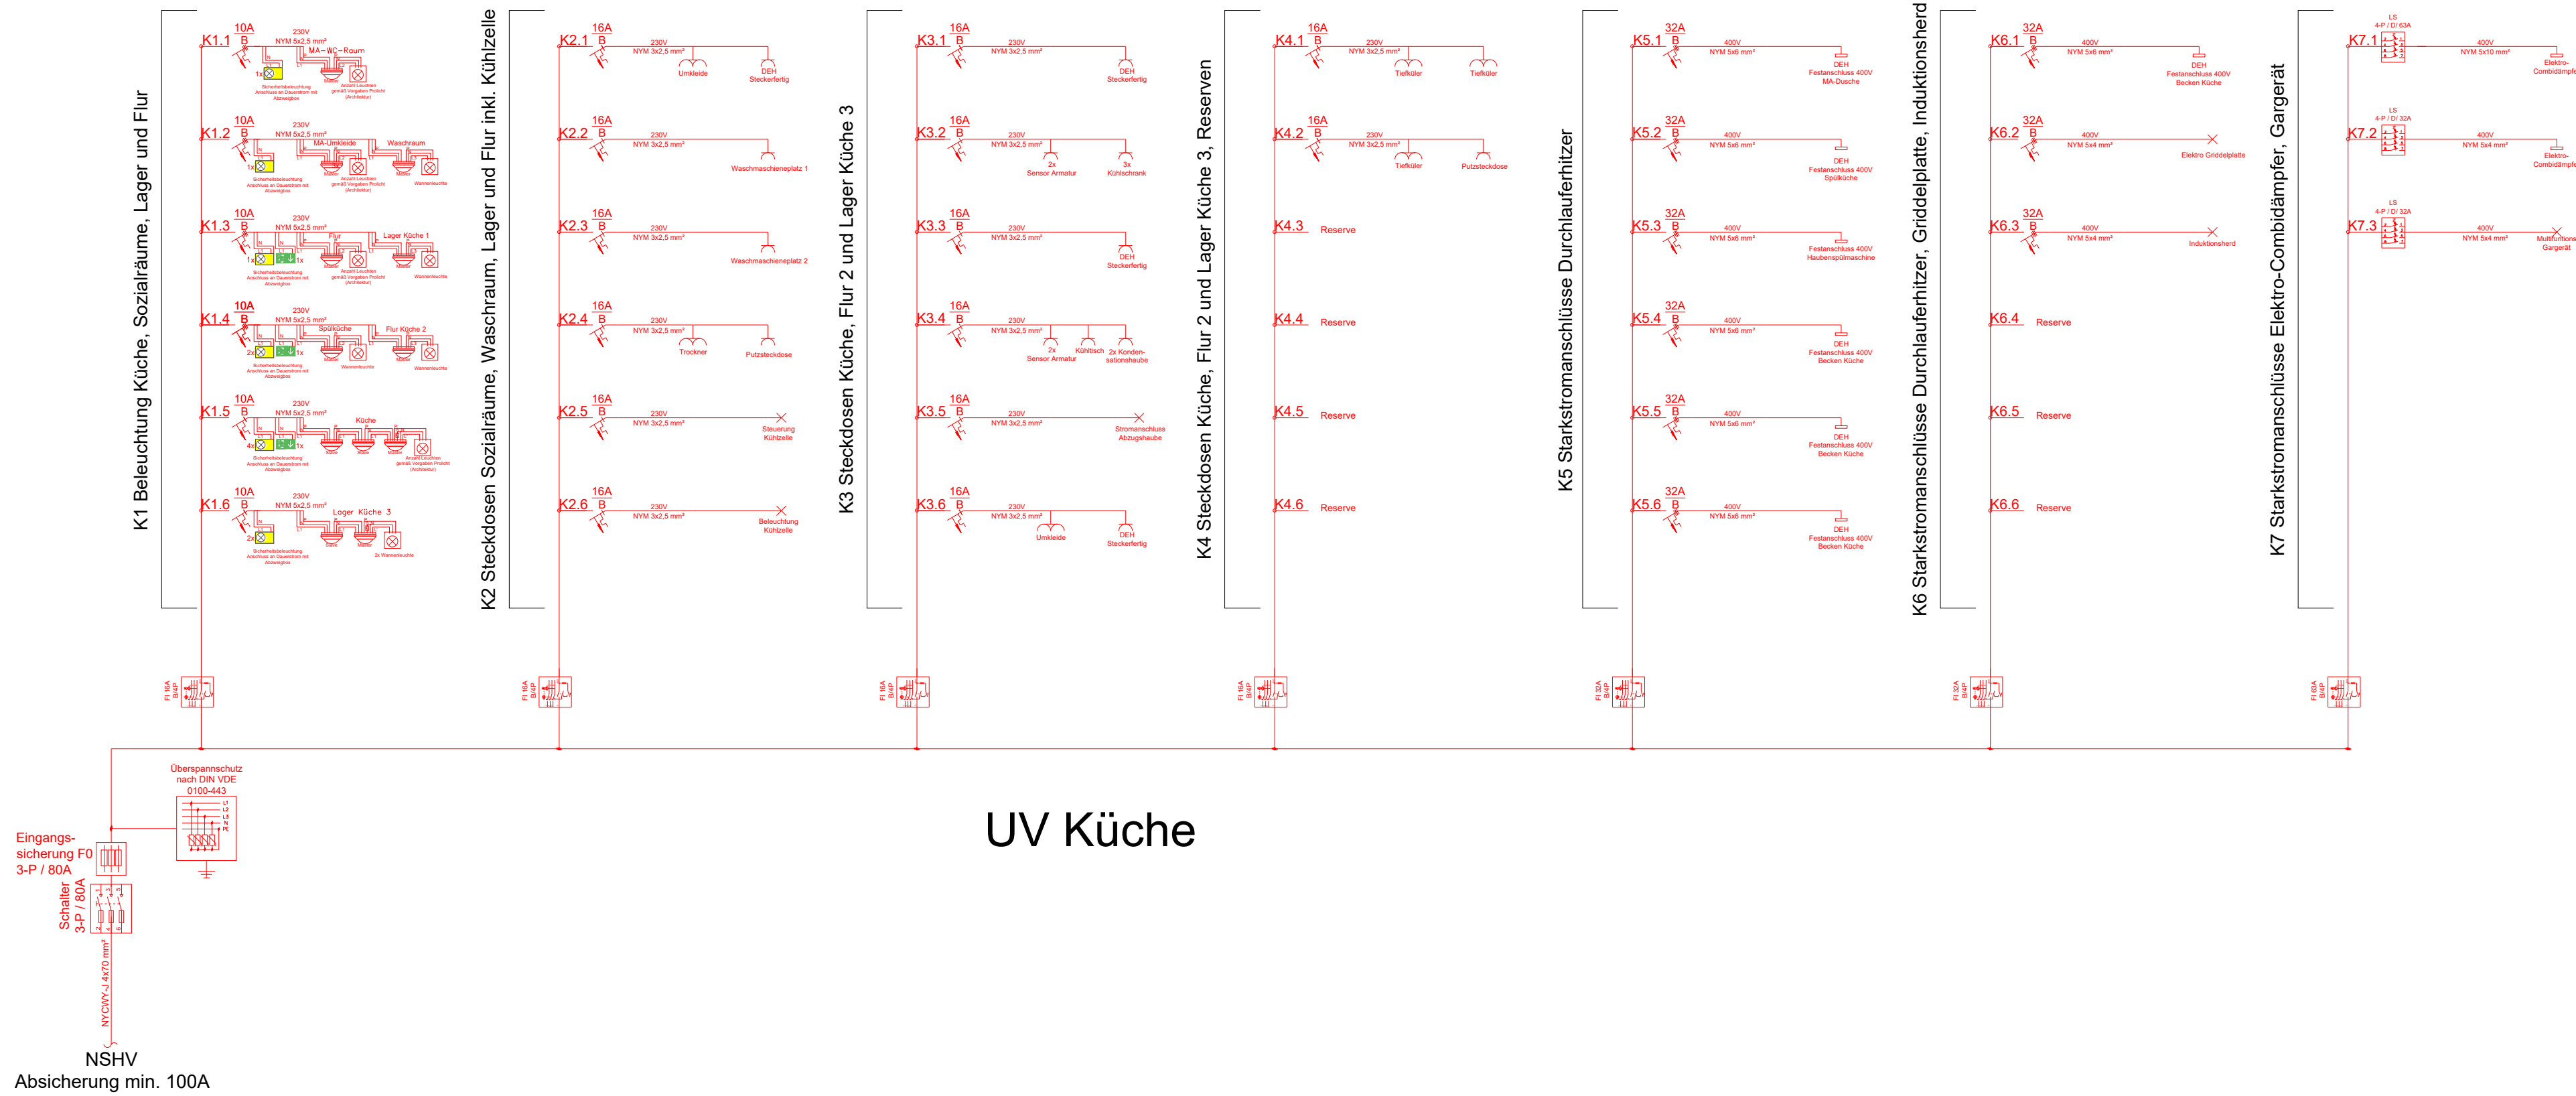

UV Küche

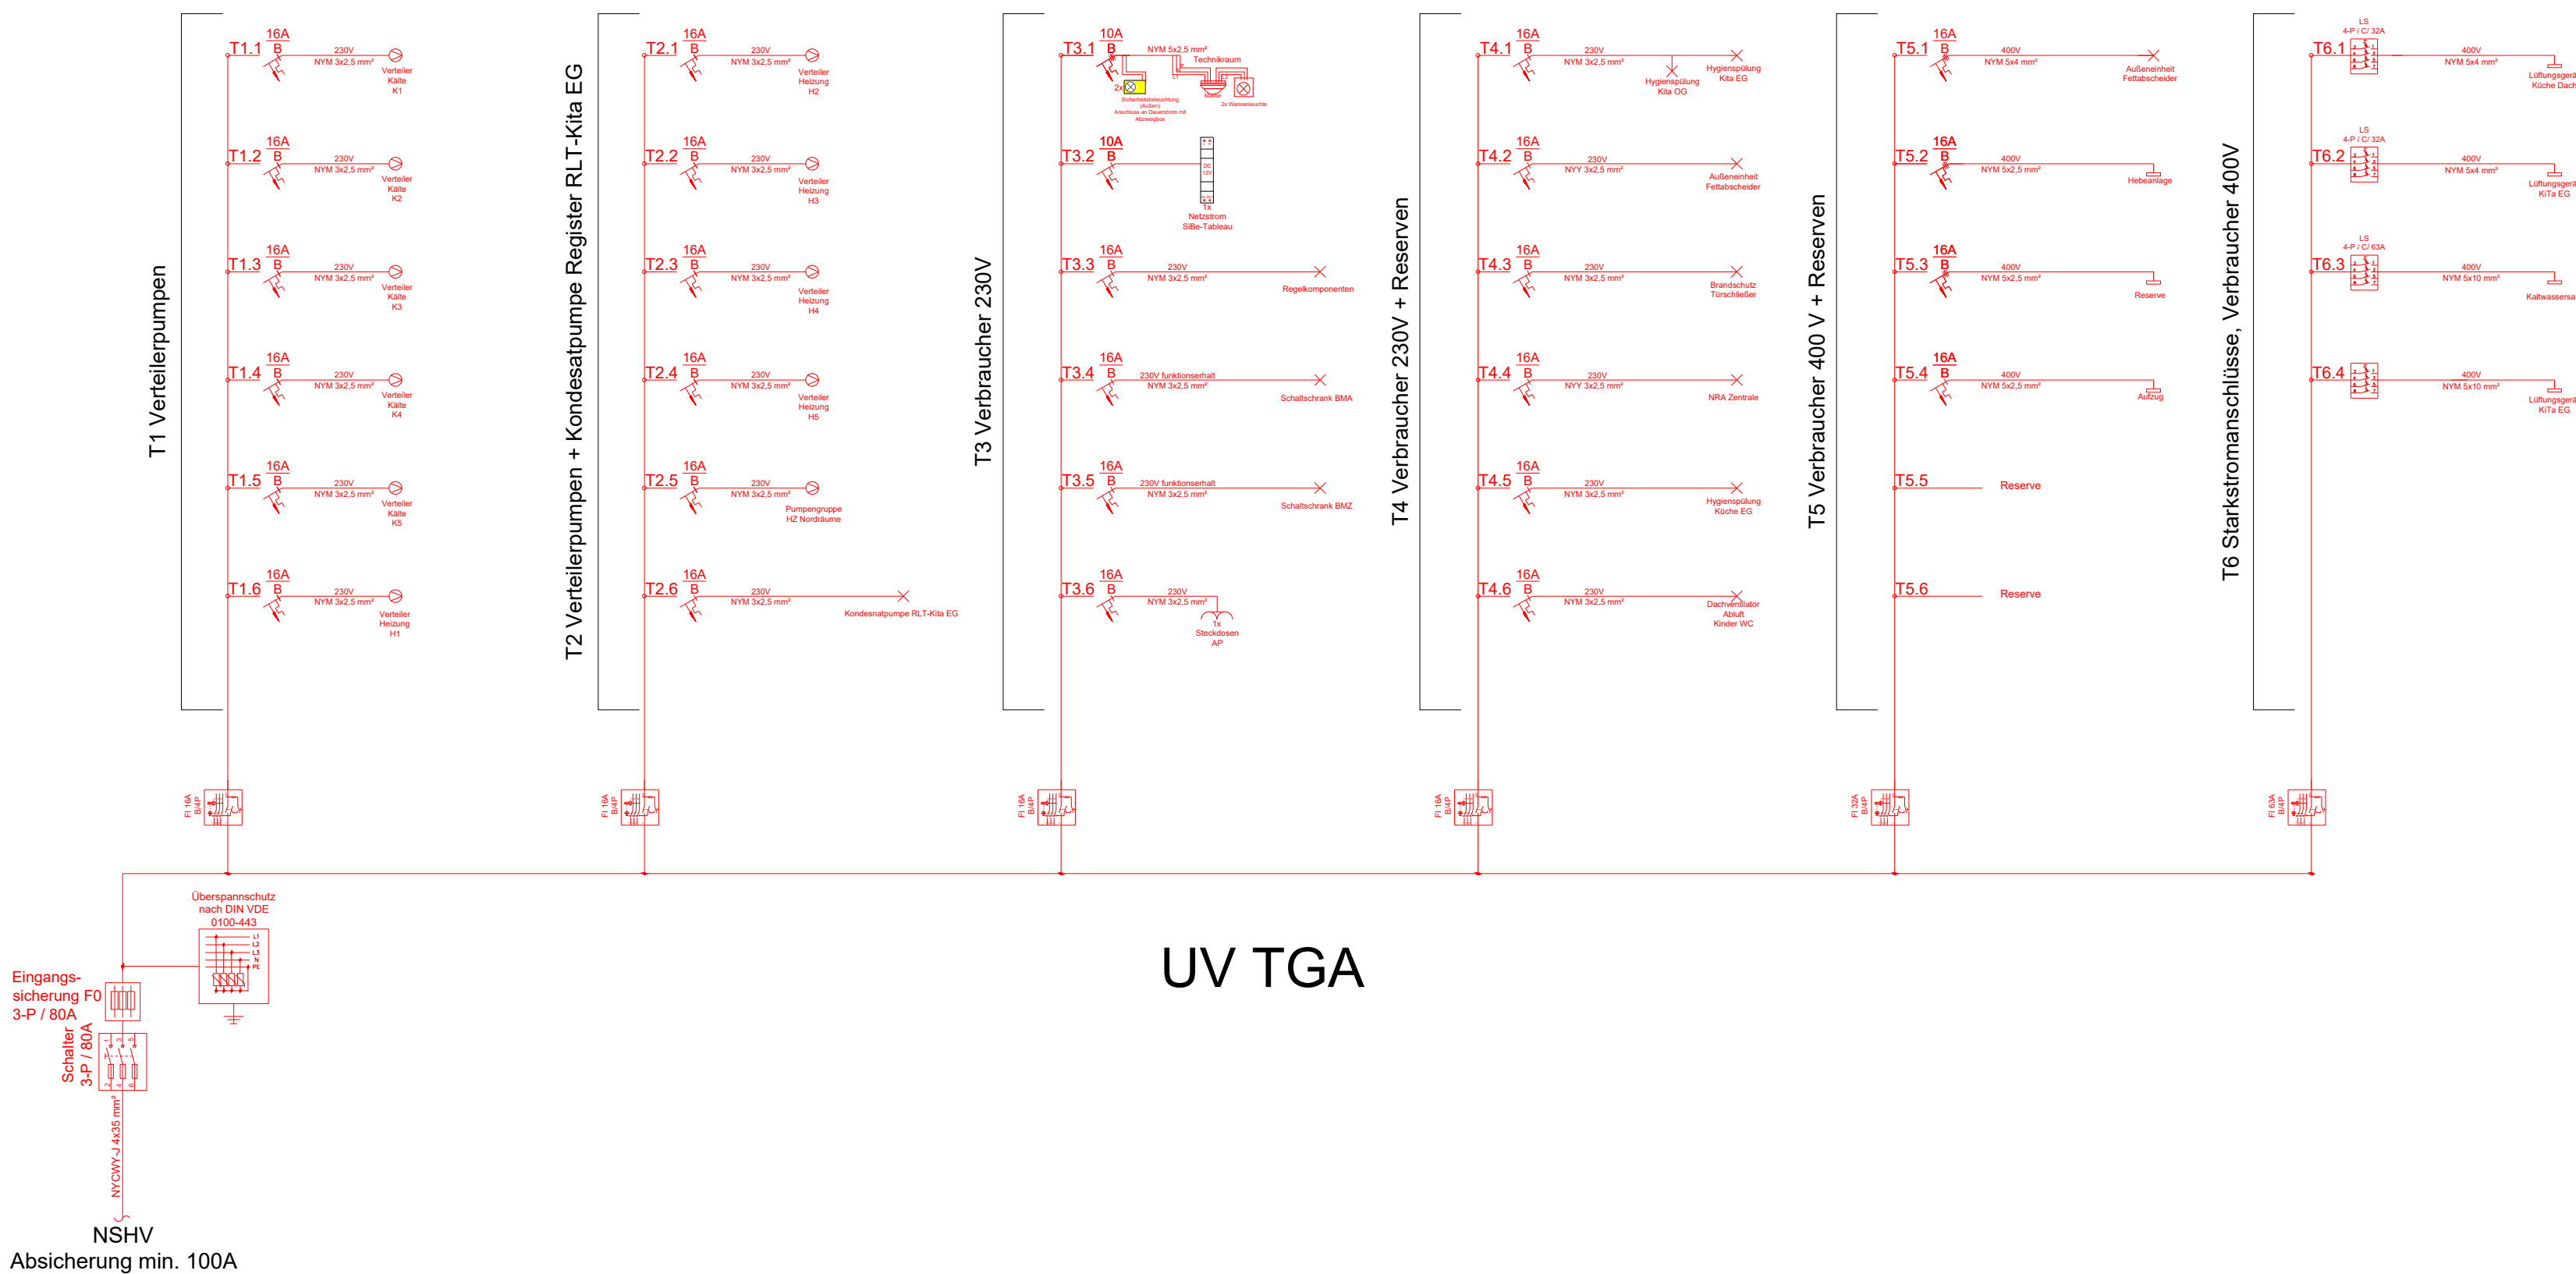

UV TGA

Hinweis:
Der vorliegende Plan wurde anhand des Architektengrundrisses Index H Stand 09.06.2026 erstellt.
Alle TGA-relevanten Bauteilpositionen wie Kanal- und Rohrleitungsführung, sowie Anschlüsse, Trassen, Heizkörperpositionen, Höhenangaben etc. wurden entsprechend des neuen Planstandes (Architektengrundriss Index H) aktualisiert.
Zum Zeitpunkt der Planung lag dem Planungsbüro keine Beleuchtungsplanung vor.

Alle Pläne und Abmessungen sind vor Ort durch das ausführende Unternehmen zu überprüfen.

A	Anpassung TGA-Planung an Architektengrundriss Index H vom 09.06.2026	03.08.2026	CN
Index:	Änderung:	Datum:	Gezeichnet:

Neubau Kita Königsgarten
Hauptstraße 17-19, Geb. 6329, 55120 Mainz

Planinhalt:

Ausführungsplanung
Elektrotechnik
Schema UV Küche + TGA

Projektnummer: EQ_Kita_I	Gesamt: Elektro	Zeichnungsnummer: 5	Index: A
Verfasser: Ch. Nikoley	Datum: 05.03.2026	Blatt: A0	Maßstab: 1:100

Baueinheit:

Equipppers Education e.V.
Hauptstrasse 17-19 Gebäude 6329
55120 Mainz