


Hinweis:
Der vorliegende Plan wurde anhand des
Architektengrundrisses Index H Stand 09.06.2026
erstellt.
Alle TGA-relevanten Bauteilpositionen wie Kanal- und
Rohrleitungsführung, sowie Anschlüsse, Trassen,
Heizkörperpositionen, Höhenangaben etc. wurden
entsprechend des neuen Planstandes
(Architektengrundriss Index H) aktualisiert.

Alle Pläne und Abmessungen sind vor Ort durch das
ausführende Unternehmen zu überprüfen.

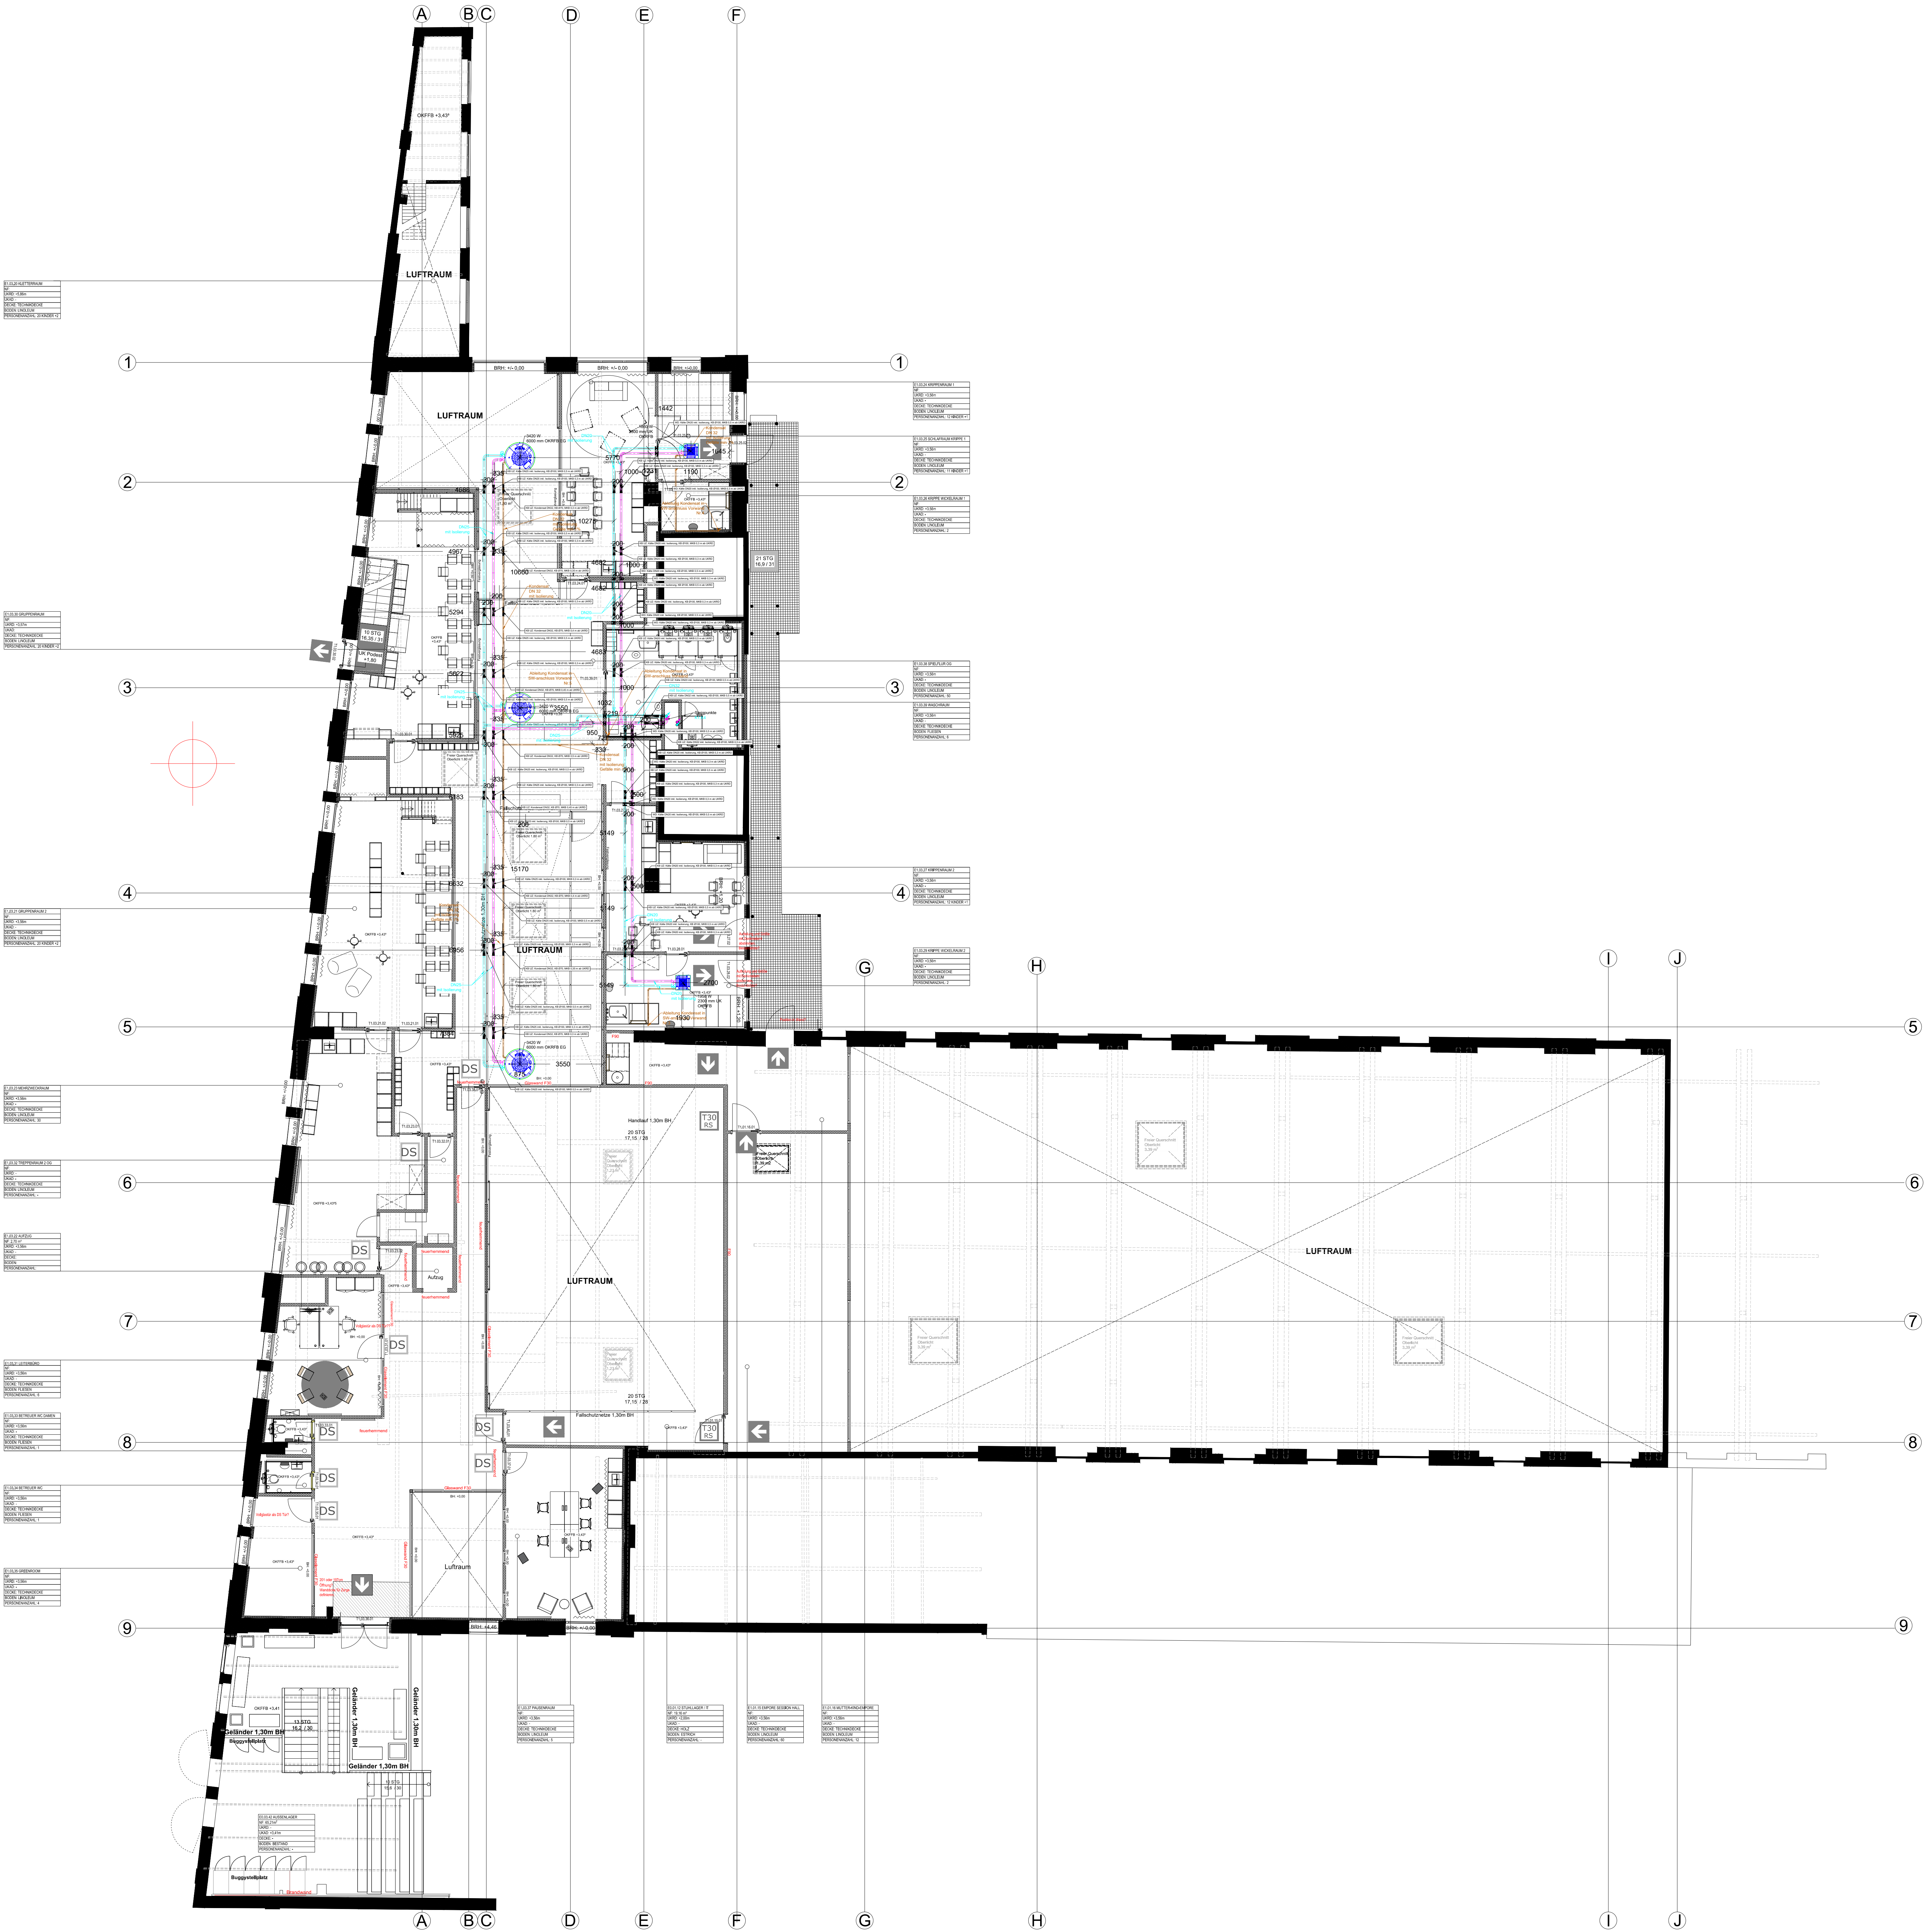

Legende

- Kälte Vorlauf
- Kälte Rücklauf
- Druckanzeige
- Temperaturfühler
- Absperrklappe
- Absperrschieber
- Überströmventil
- Motor-Stellventil
- Umwälzpumpe
- Register in RLT-Anlage/Lüftungsgerät
- Luft/Wasser-Wärmepumpe
- Umluftkühlergerät
- Umluftkühlergerät

A	Anpassung TGA-Planung an Architektengrundriss Index H vom 09.06.2026	17.07.2026	CN
Index:	Änderung:	Datum:	Gezeichnet:

Neubau Kita Königsgarten
Hauptstraße 17-19, Geb. 6329, 55120 Mainz

Ausführungsplanung Kältetechnik Grundriss OG			
Projektnummer: EQ_Kita_I	Gesamt: Kältetechnik	Zeichnungsnummer: 2	Index: A
Verfasser: Ch. Nikoley	Datum: 16.03.2026	Blatt: A0	Maßstab: 1:100

Bauherr: Equippers Education e.V.
Hauptstrasse 17-19 Gebäude 6329
55120 Mainz