


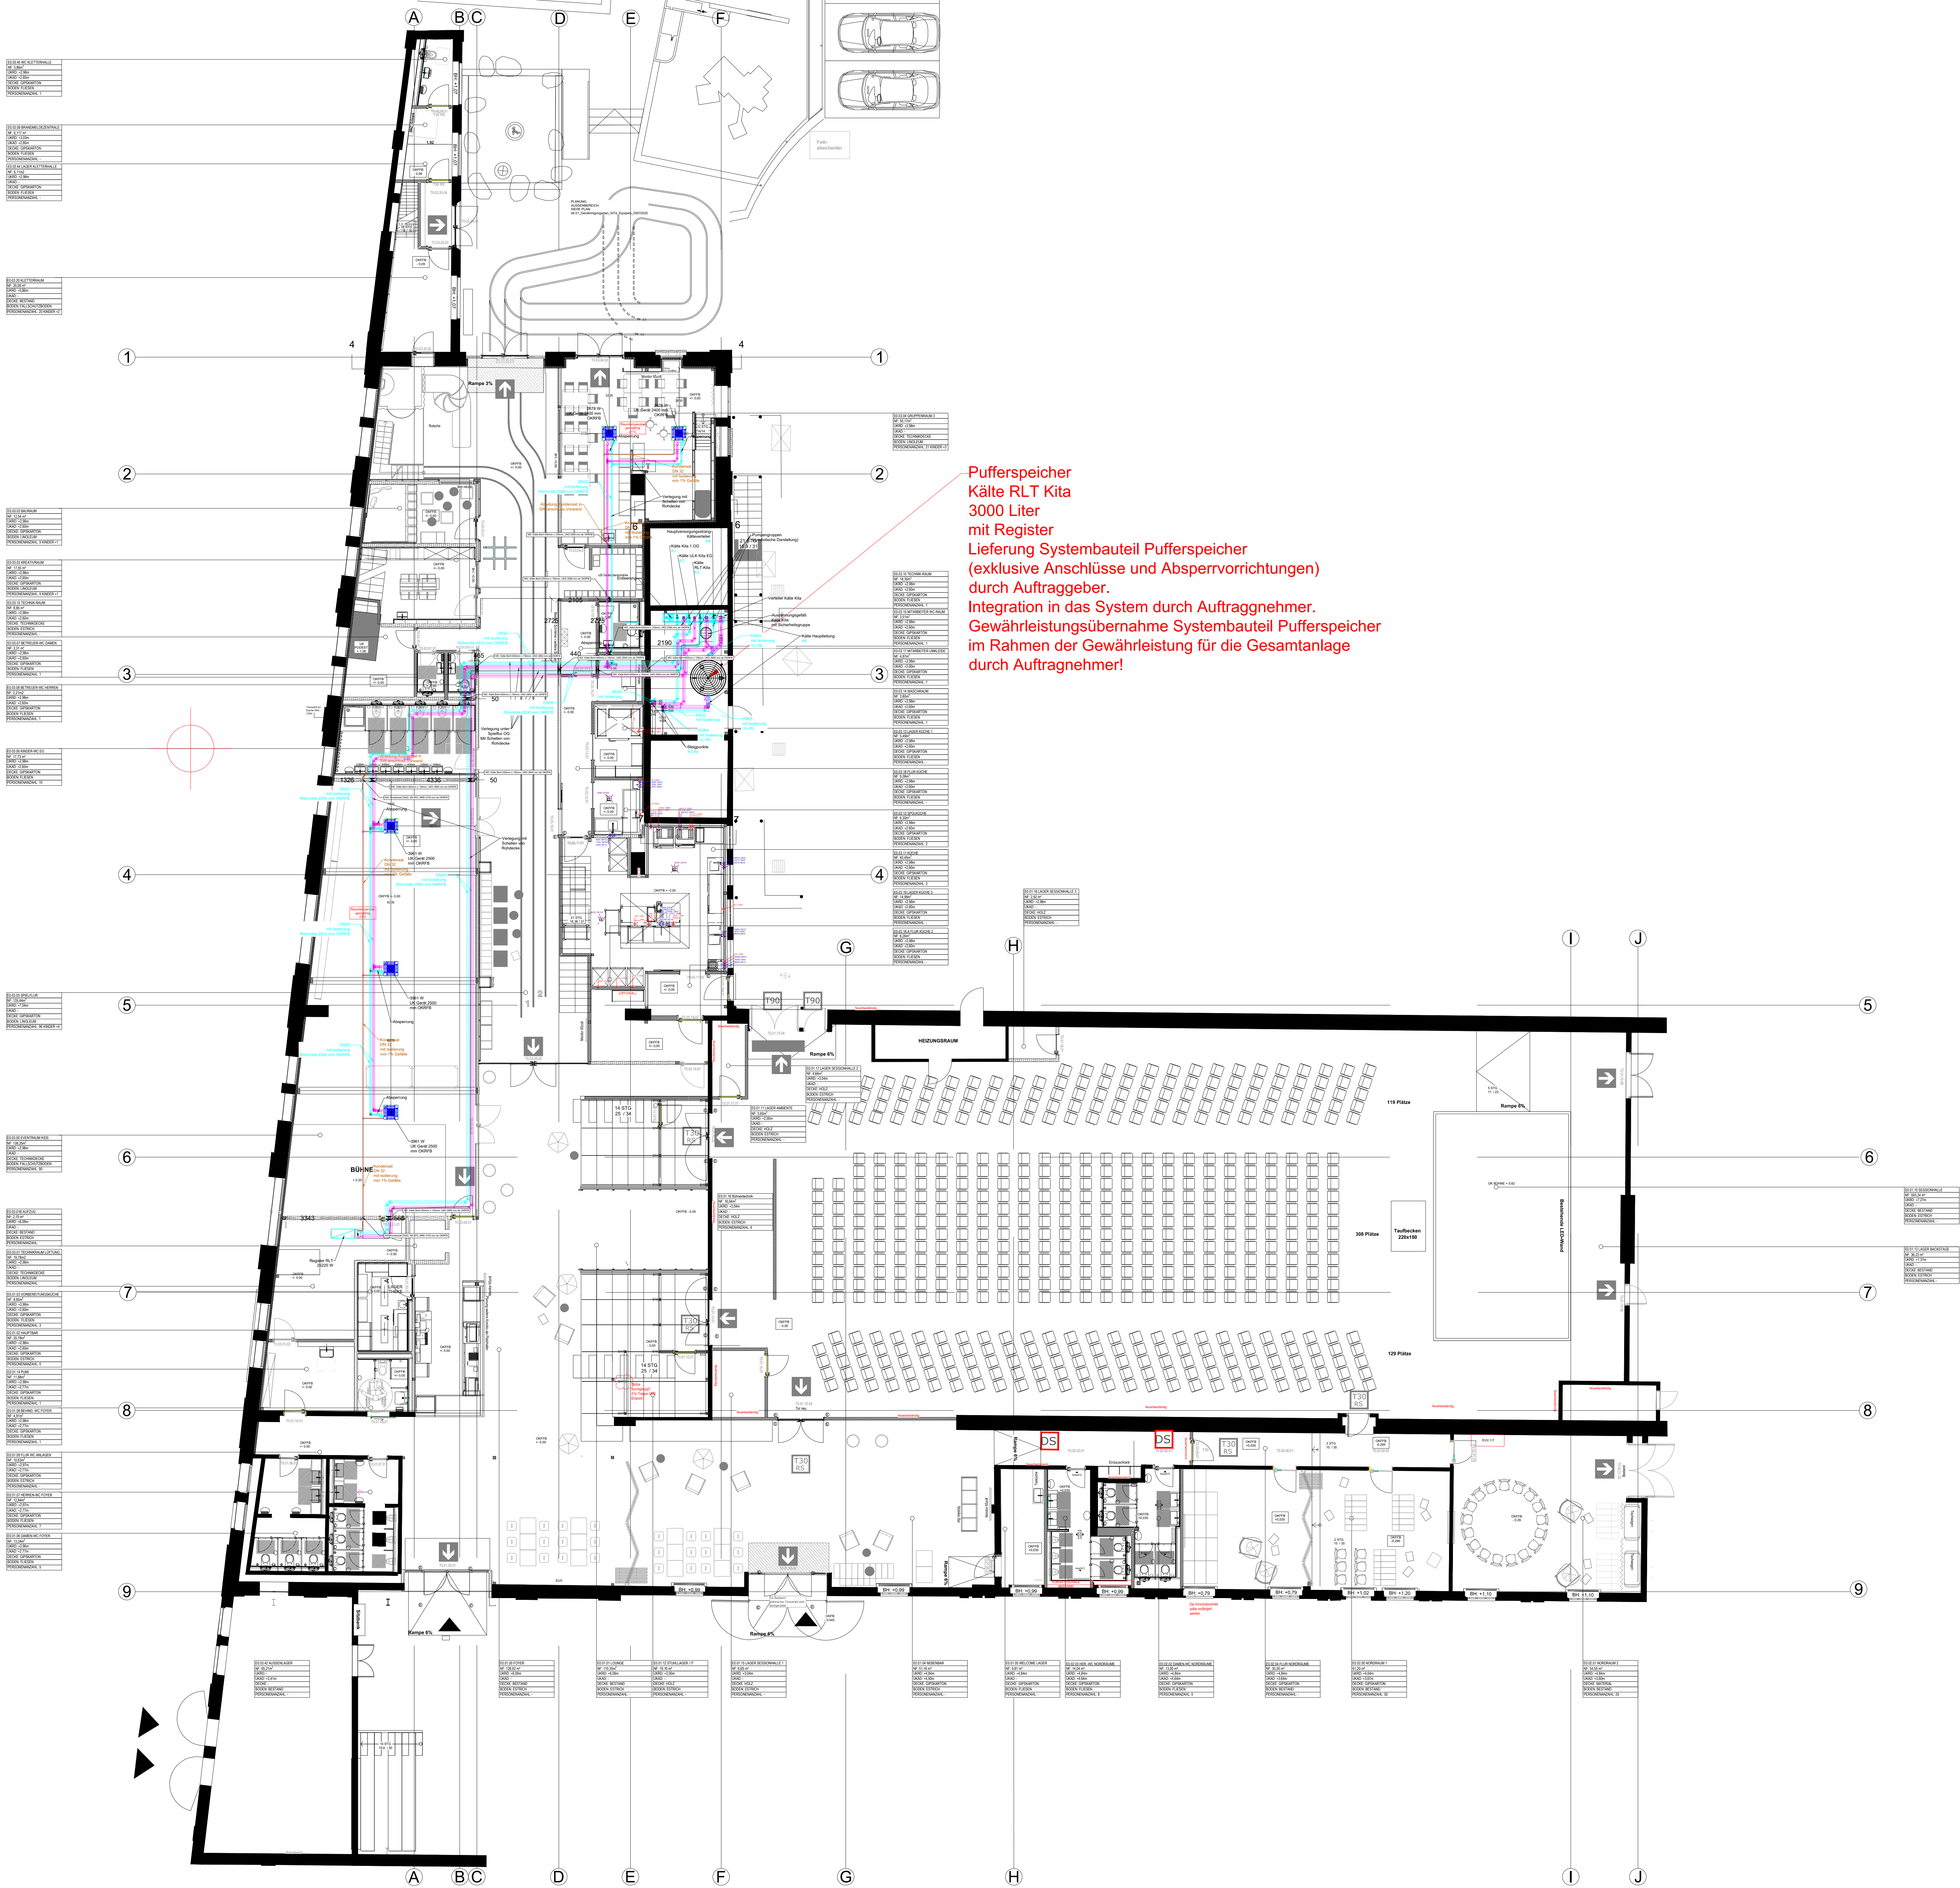

Pufferspeicher
Kälte RLT Kita
3000 Liter
mit Register
Lieferung Systembauteil Pufferspeicher
(exklusive Anschlüsse und Absperrvorrichtungen)
durch Auftraggeber.
Integration in das System durch Auftragnehmer.
Gewährleistungsübernahme Systembauteil Pufferspeicher
im Rahmen der Gewährleistung für die Gesamtanlage
durch Auftragnehmer!

Hinweis:
Der vorliegende Plan wurde anhand des
Architektengrundrisses Index H Stand 09.06.2026
erstellt.
Alle TGA-relevanten Bauteilpositionen wie Kanal- und
Rohrleitungsführung, sowie Anschlüsse, Trassen,
Heizkörperpositionen, Höhenangaben etc. wurden
entsprechend des neuen Planstandes
(Architektengrundriss Index H) aktualisiert.

Alle Pläne und Abmessungen sind vor Ort durch das
ausführende Unternehmen zu überprüfen.

- Legende**
- Kälte Vorlauf
 - Kälte Rücklauf
 - Druckanzeige
 - Temperaturfühler
 - Absperrklappe
 - Absperrschieber
 - Überströmventil
 - Motor-Stellventil
 - Umwälzpumpe
 - Register in RLT-Anlage/Lüftungsgerät
 - Luft/Wasser-Wärmepumpe
 - Umluftkühlergerät
 - Umluftkühlergerät

Neubau Kita Königsgarten
Hauptstraße 17-19, Geb. 6329, 55120 Mainz

Planinhalt: Ausführungsplanning
Kältetechnik
Grundriss EG

Projektnummer: EQ_Kita_I	Gravert: Kältetechnik	Zeichnungsnummer: 1	Index: A
Verfasser: Ch. Nikoley	Datum: 16.03.2026	Blatt: A0	Maßstab: 1:100

Bauherr: Equippers Education e.V.
Hauptstrasse 17-19 Gebäude 6329
55120 Mainz

Equippers

planung ■ bauleitung ■ beratung
Rheinstraße 4F
55116 Mainz
Tel.: 06131 / 8 90 45 90
Mail: info@eq-mainz.de

Das Urheberrecht an dieser Zeichnung verbleibt beim Verfasser. Sie darf ohne dessen ausdrückl. Genehmigung weder ververvielfältigt, noch an dritte Personen, insbesondere Wettbewerber, überlassen oder sonstwie zugänglich gemacht werden.