


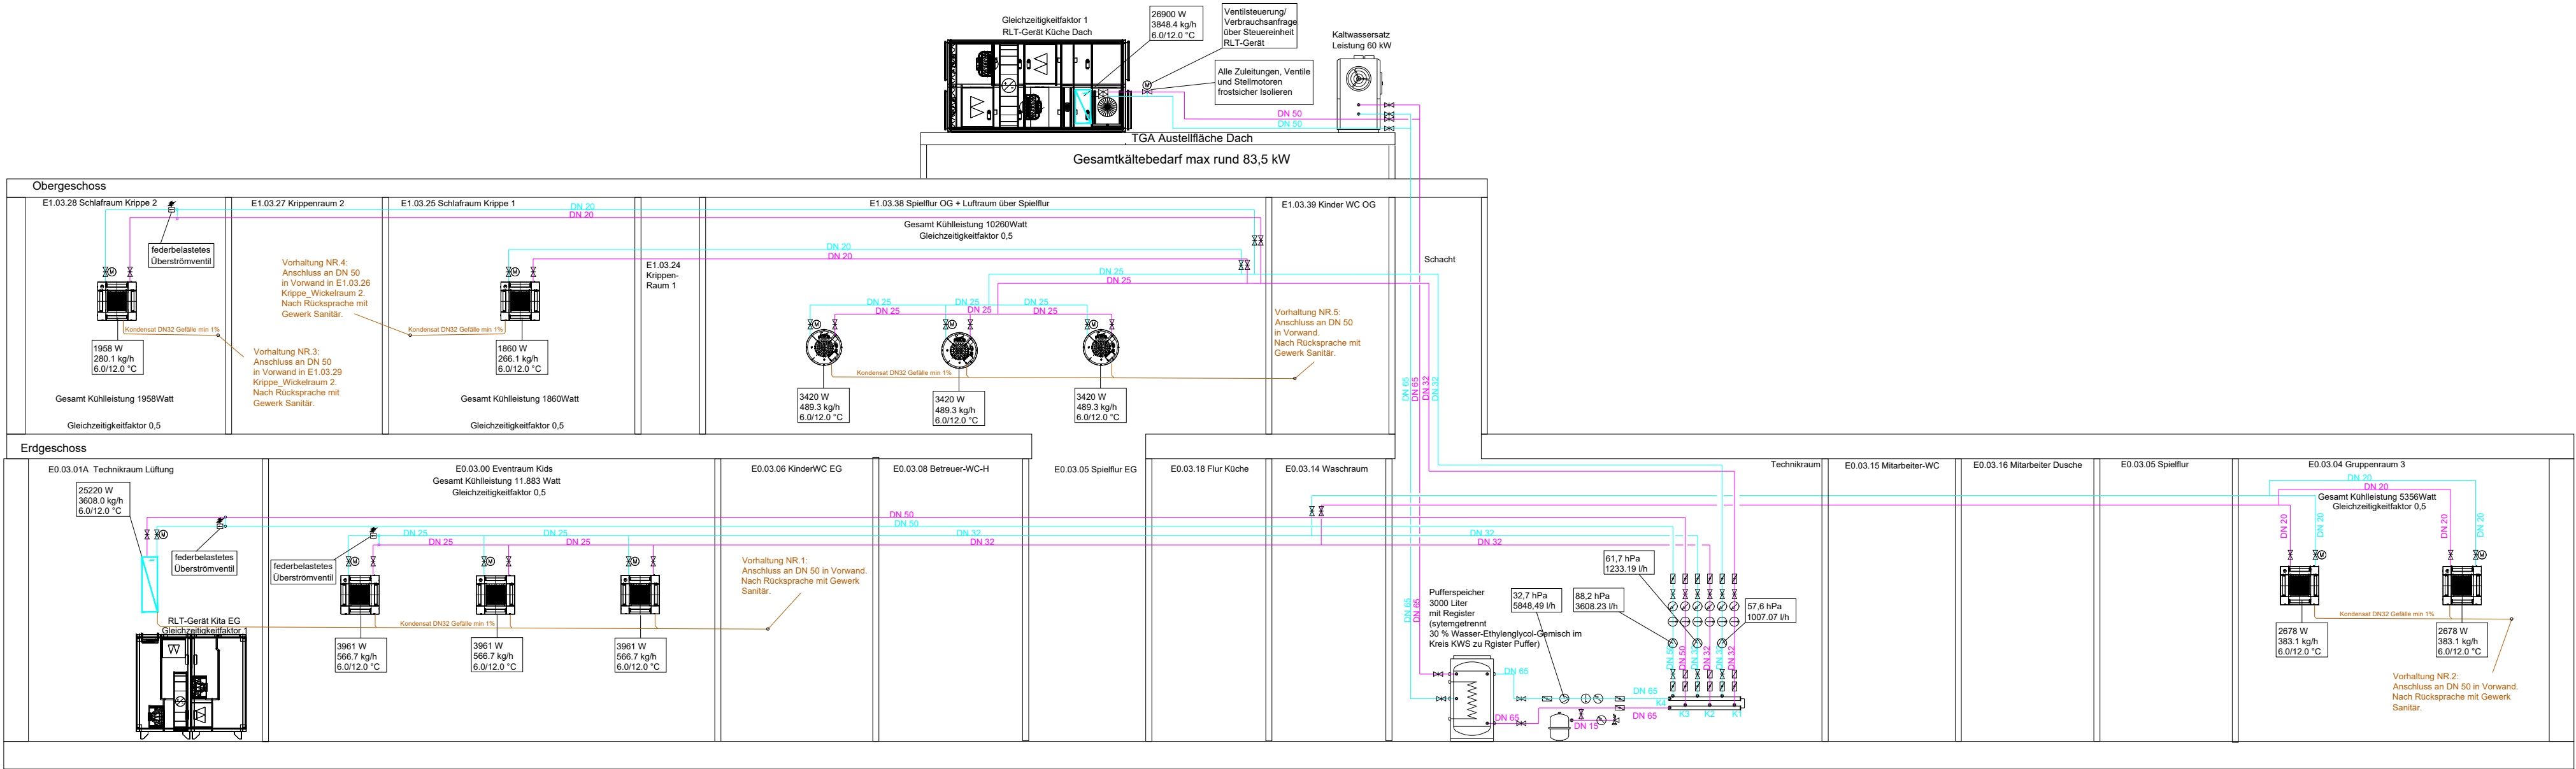

Legende

- Kälte Vorlauf
- Kälte Rücklauf
- Druckanzeige
- Temperaturfühler
- Absperklappe
- Absperschieber
- Überströmventil
- Motor-Stellventil
- Umwälzpumpe
- Register in RLT-Anlage/Lüftungsgerät
- Luft/Wasser-Wärmepumpe
- Umluftkühlgerät
- Umluftkühlgerät

A		Änderung an Architektgrundriss Index H vom 05.08.2028	17.07.2028	CN
Index:	Änderung		Datum:	Gezeichnet:
Neubau Kita Königsgarten Hauptstraße 17-19, Geb. 6329, 55120 Mainz				
Planinhalt: Ausführungsplanung Kältetechnik Schema				
Projektnummer: EQ_Kita_I	Gewerk: Kältetechnik	Zeichnungsnummer: 4	Index: A	
Verfasser: Ch. Nikoley	Datum: 16.03.2026	Blatt: A2	Maßstab: 1:100	
Bauherr: Equippers Education e.V. Hauptstraße 17-19 Gebäude 6329 55120 Mainz				
dppmainz planung ■ bauerting ■ beratung Rheinstraße 4F 55116 Mainz Tel.: 06131 / 8 90 45 90 Mail: info@dp-mainz.de				
Das Urheberrecht an dieser Zeichnung verbleibt beim Verfasser. Sie darf ohne dessen ausdrückliche Genehmigung weder vervielfältigt, noch an Dritte Personen, insbesondere Wettbewerber, übertragen oder sonstwie zugänglich gemacht werden.				