



Ansicht 1

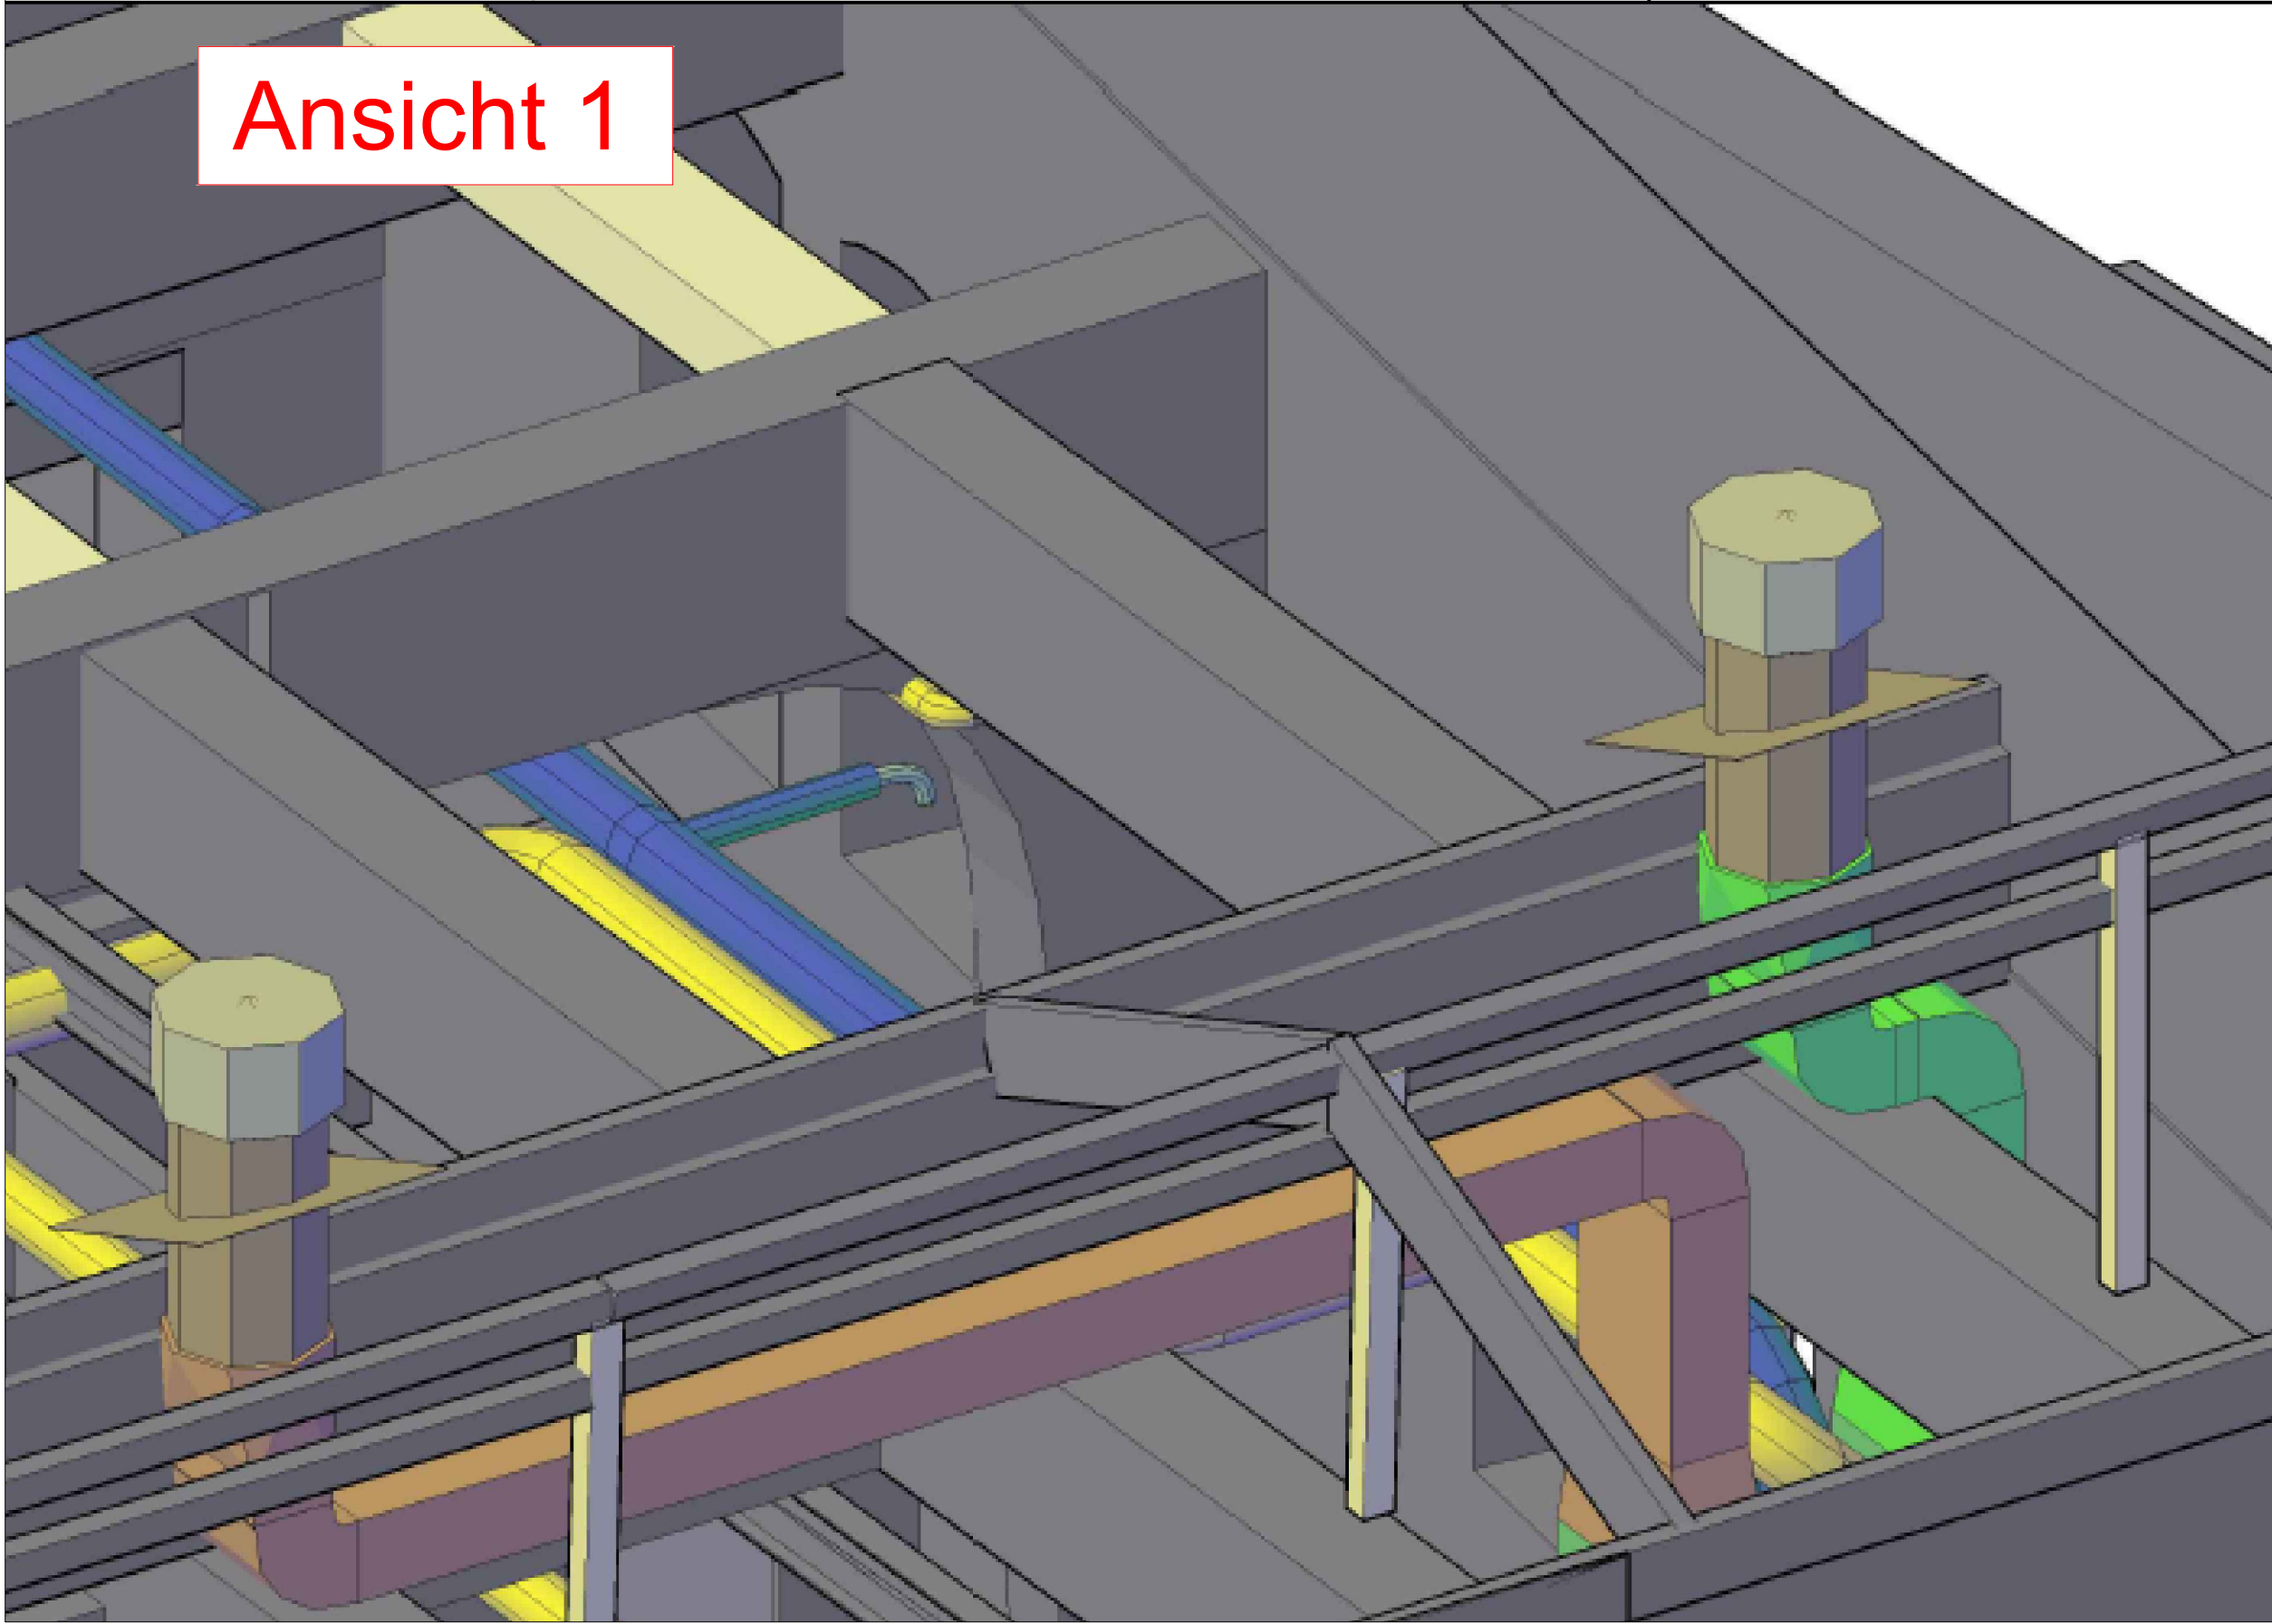

Hinweis:
Der vorliegende Plan wurde anhand des
Architektengrundrisses Index H Stand 09.06.2026
erstellt.
Alle TGA-relevanten Bauteilpositionen wie Kanal- und
Rohrleitungsführung, sowie Anschlüsse, Trassen,
Heizkörperpositionen, Höhenangaben etc. wurden
entsprechend des neuen Planstandes
(Architektengrundriss Index H) aktualisiert.

Alle Pläne und Abmessungen sind vor Ort durch das
ausführende Unternehmen zu überprüfen.

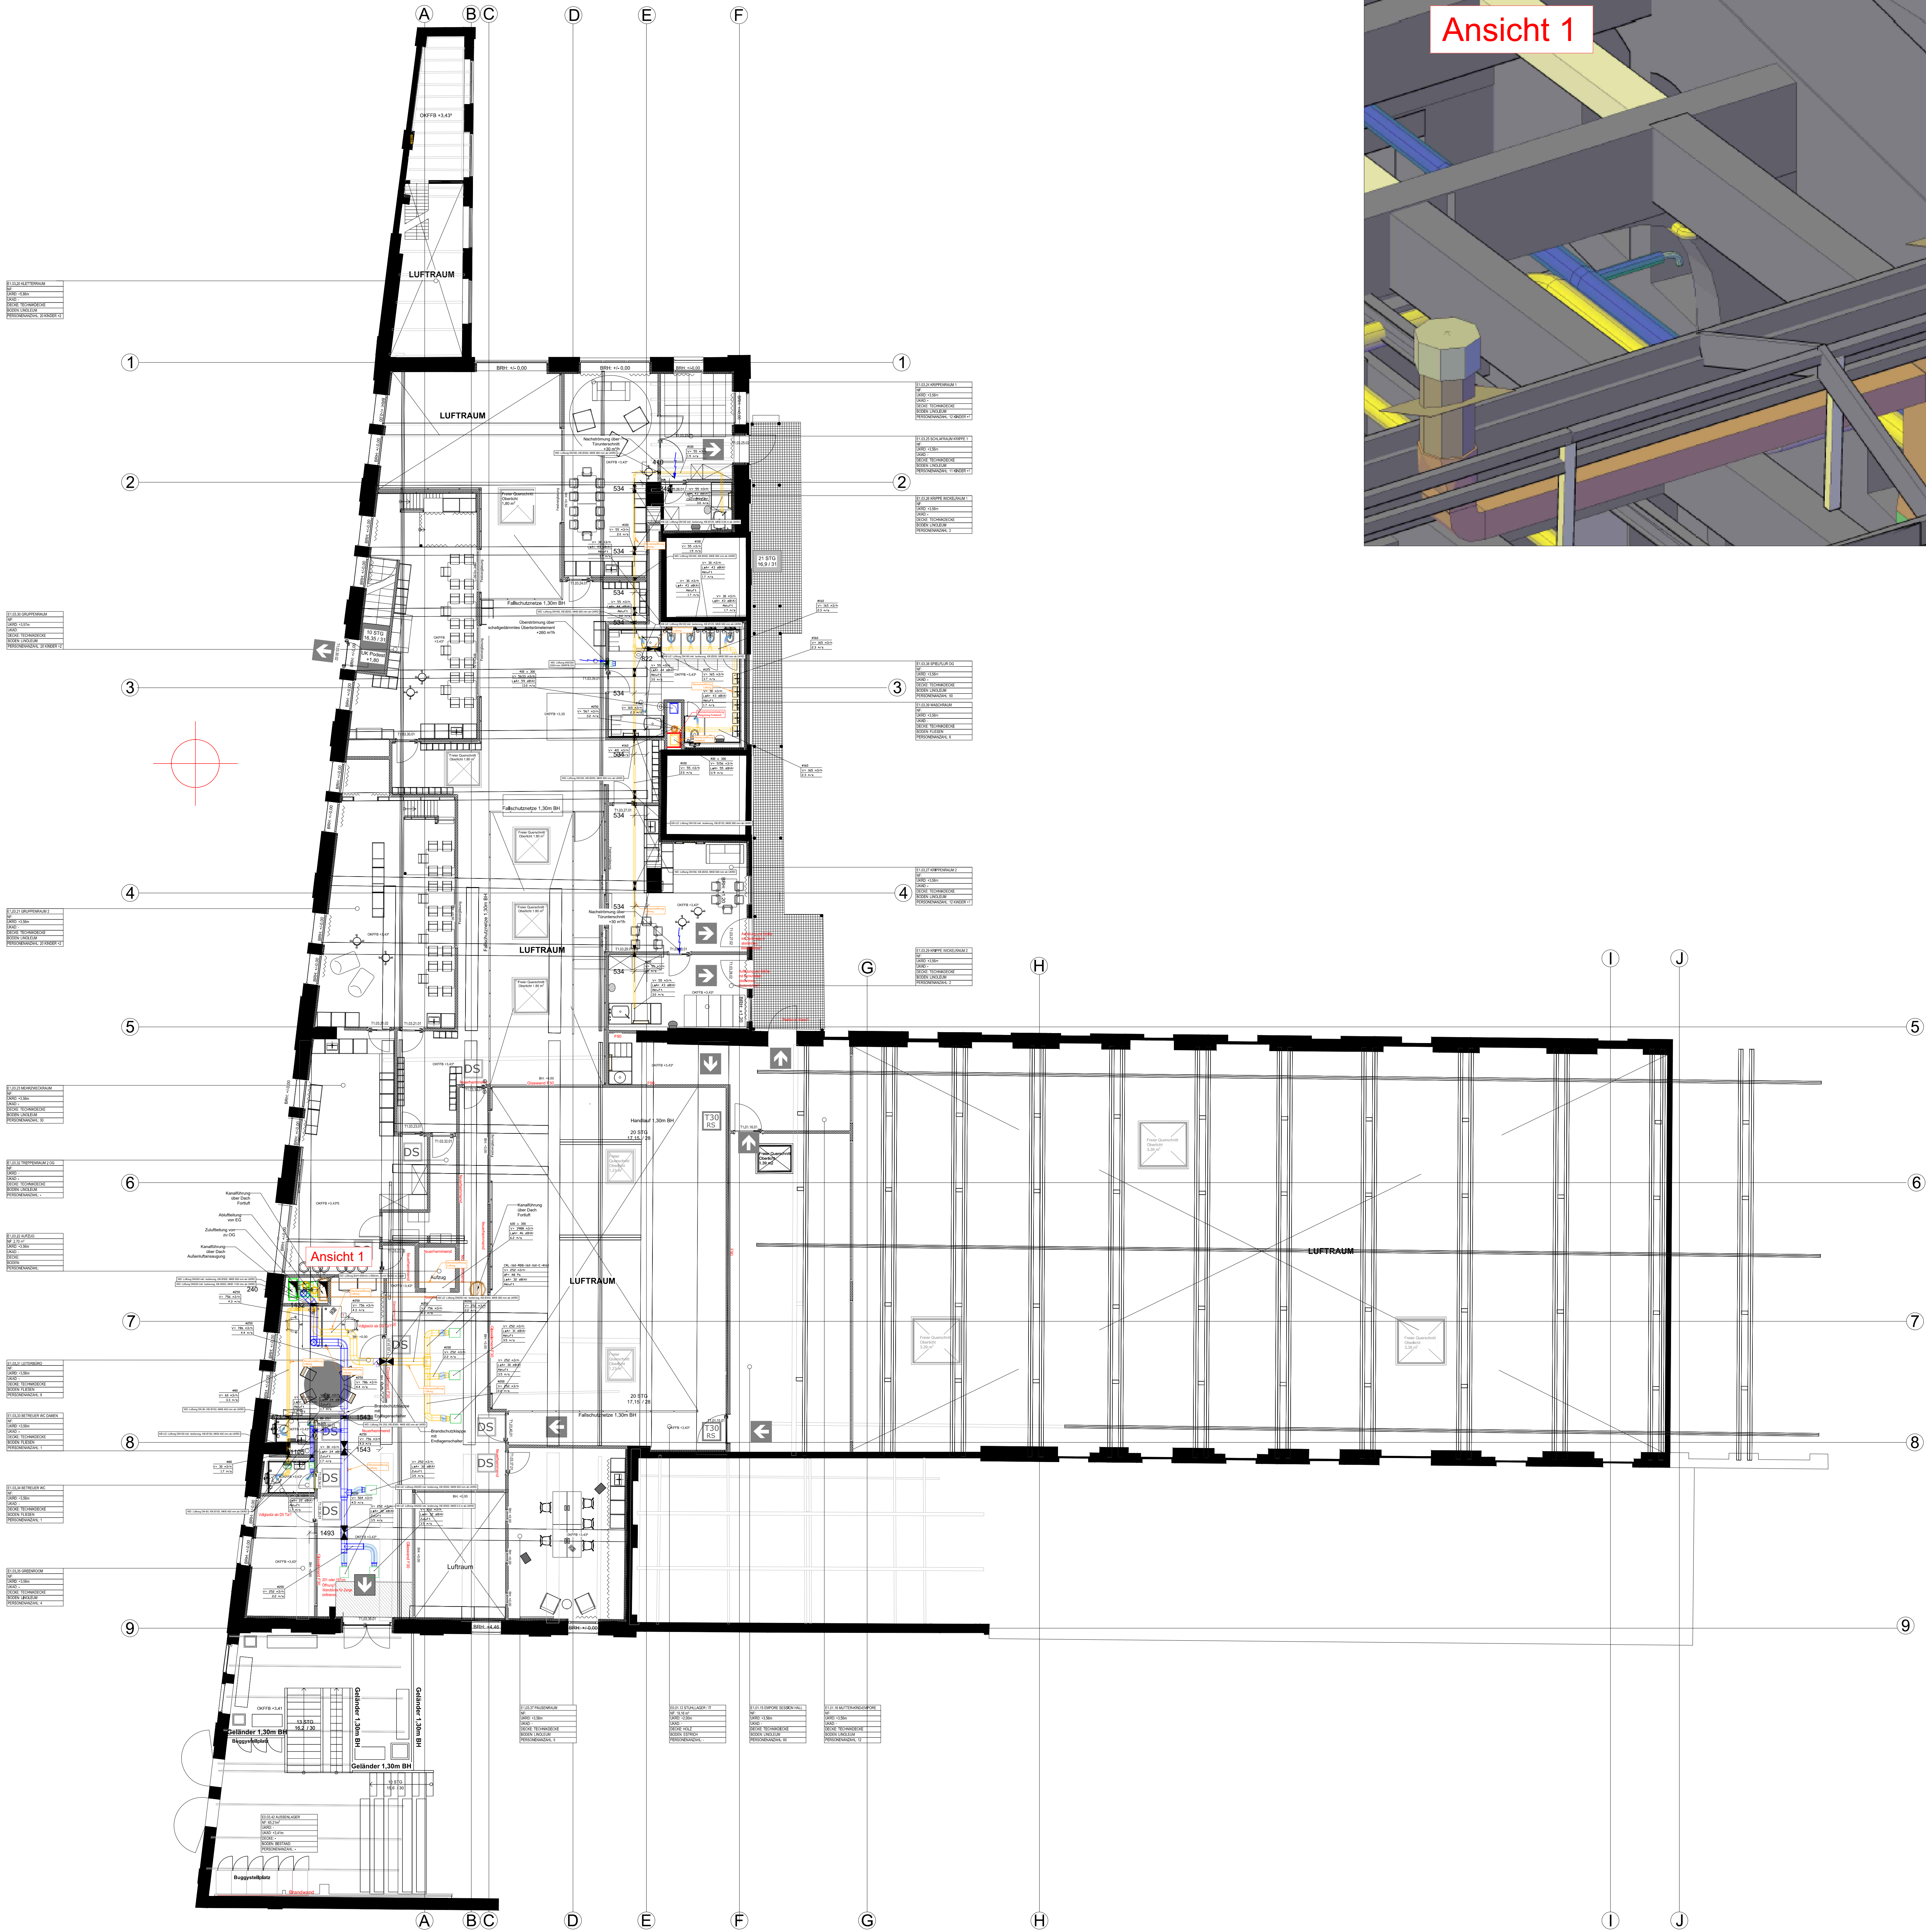

Legende

- Abluft
- Zuluft
- Fortluft
- Außenluft
- Schalldämpfer
- Luftteil-ausslass
- Teilerventil
- Drosselklappe
- Elektrisches
Nachheizregister
- RLT-Gerät

Neubau Kita Königsgarten
Hauptstraße 17-19, Geb. 6329, 55120 Mainz

Panninhalt:			
Ausführungsplanung Lüftung Grundriss 1. OG			
Projektnummer: EQ_Kita_1	Gewerk: Lüftung	Zeichnungsnummer: 2	Index: A
Verfasser: Ch. Nikoley	Datum: 20.03.2026	Blatt: A0	Maßstab: 1:100
Bauteil: Equipppers Education e.V. Hauptstrasse 17-19 Gebäude 6329 55120 Mainz			