



Schnitt A-A

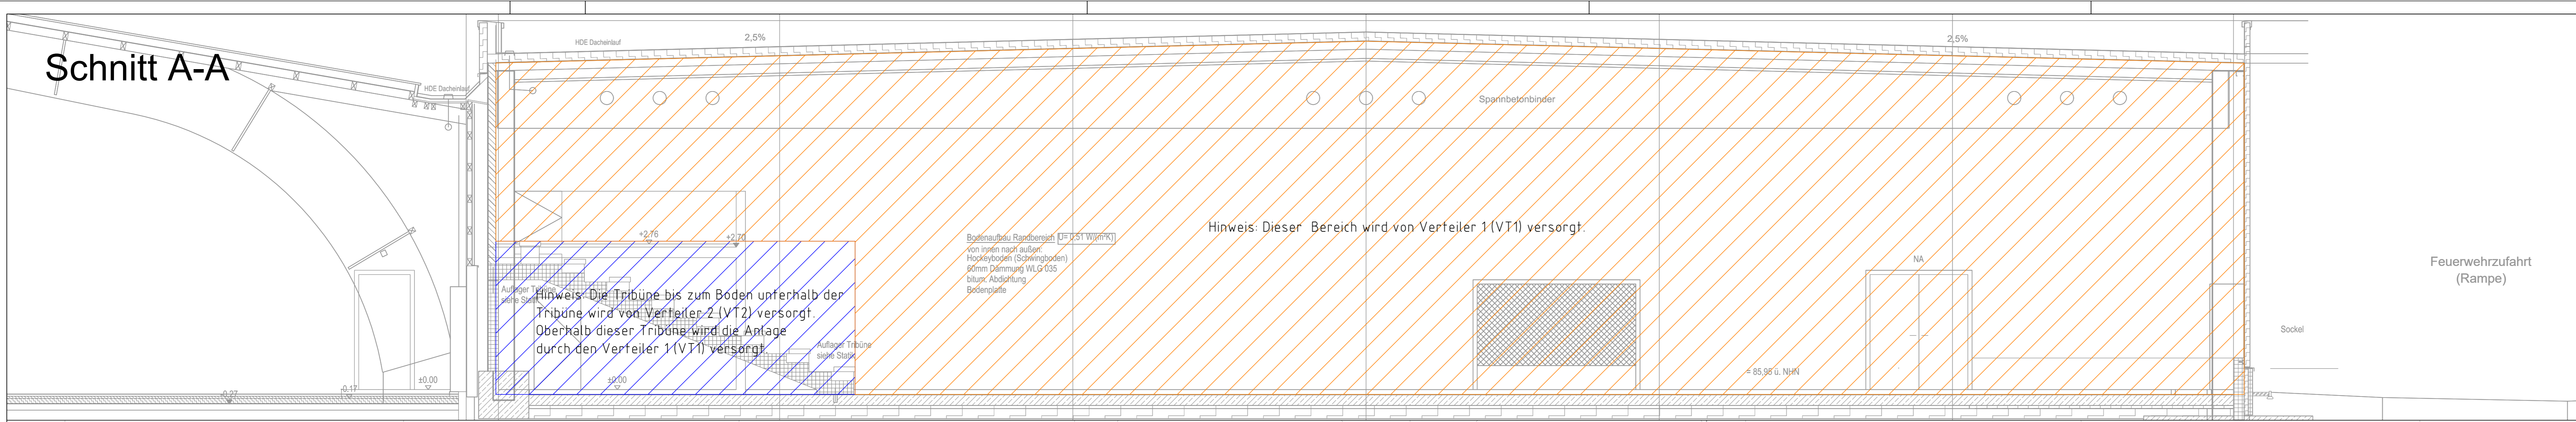

Legende Elektro	
	Bereich Verteiler 1 (VT1)
	Bereich Verteiler 2 (VT2)
	Dezentrale Sicherheitsbeleuchtungsanlage (Verteiler)

Grundriss OG

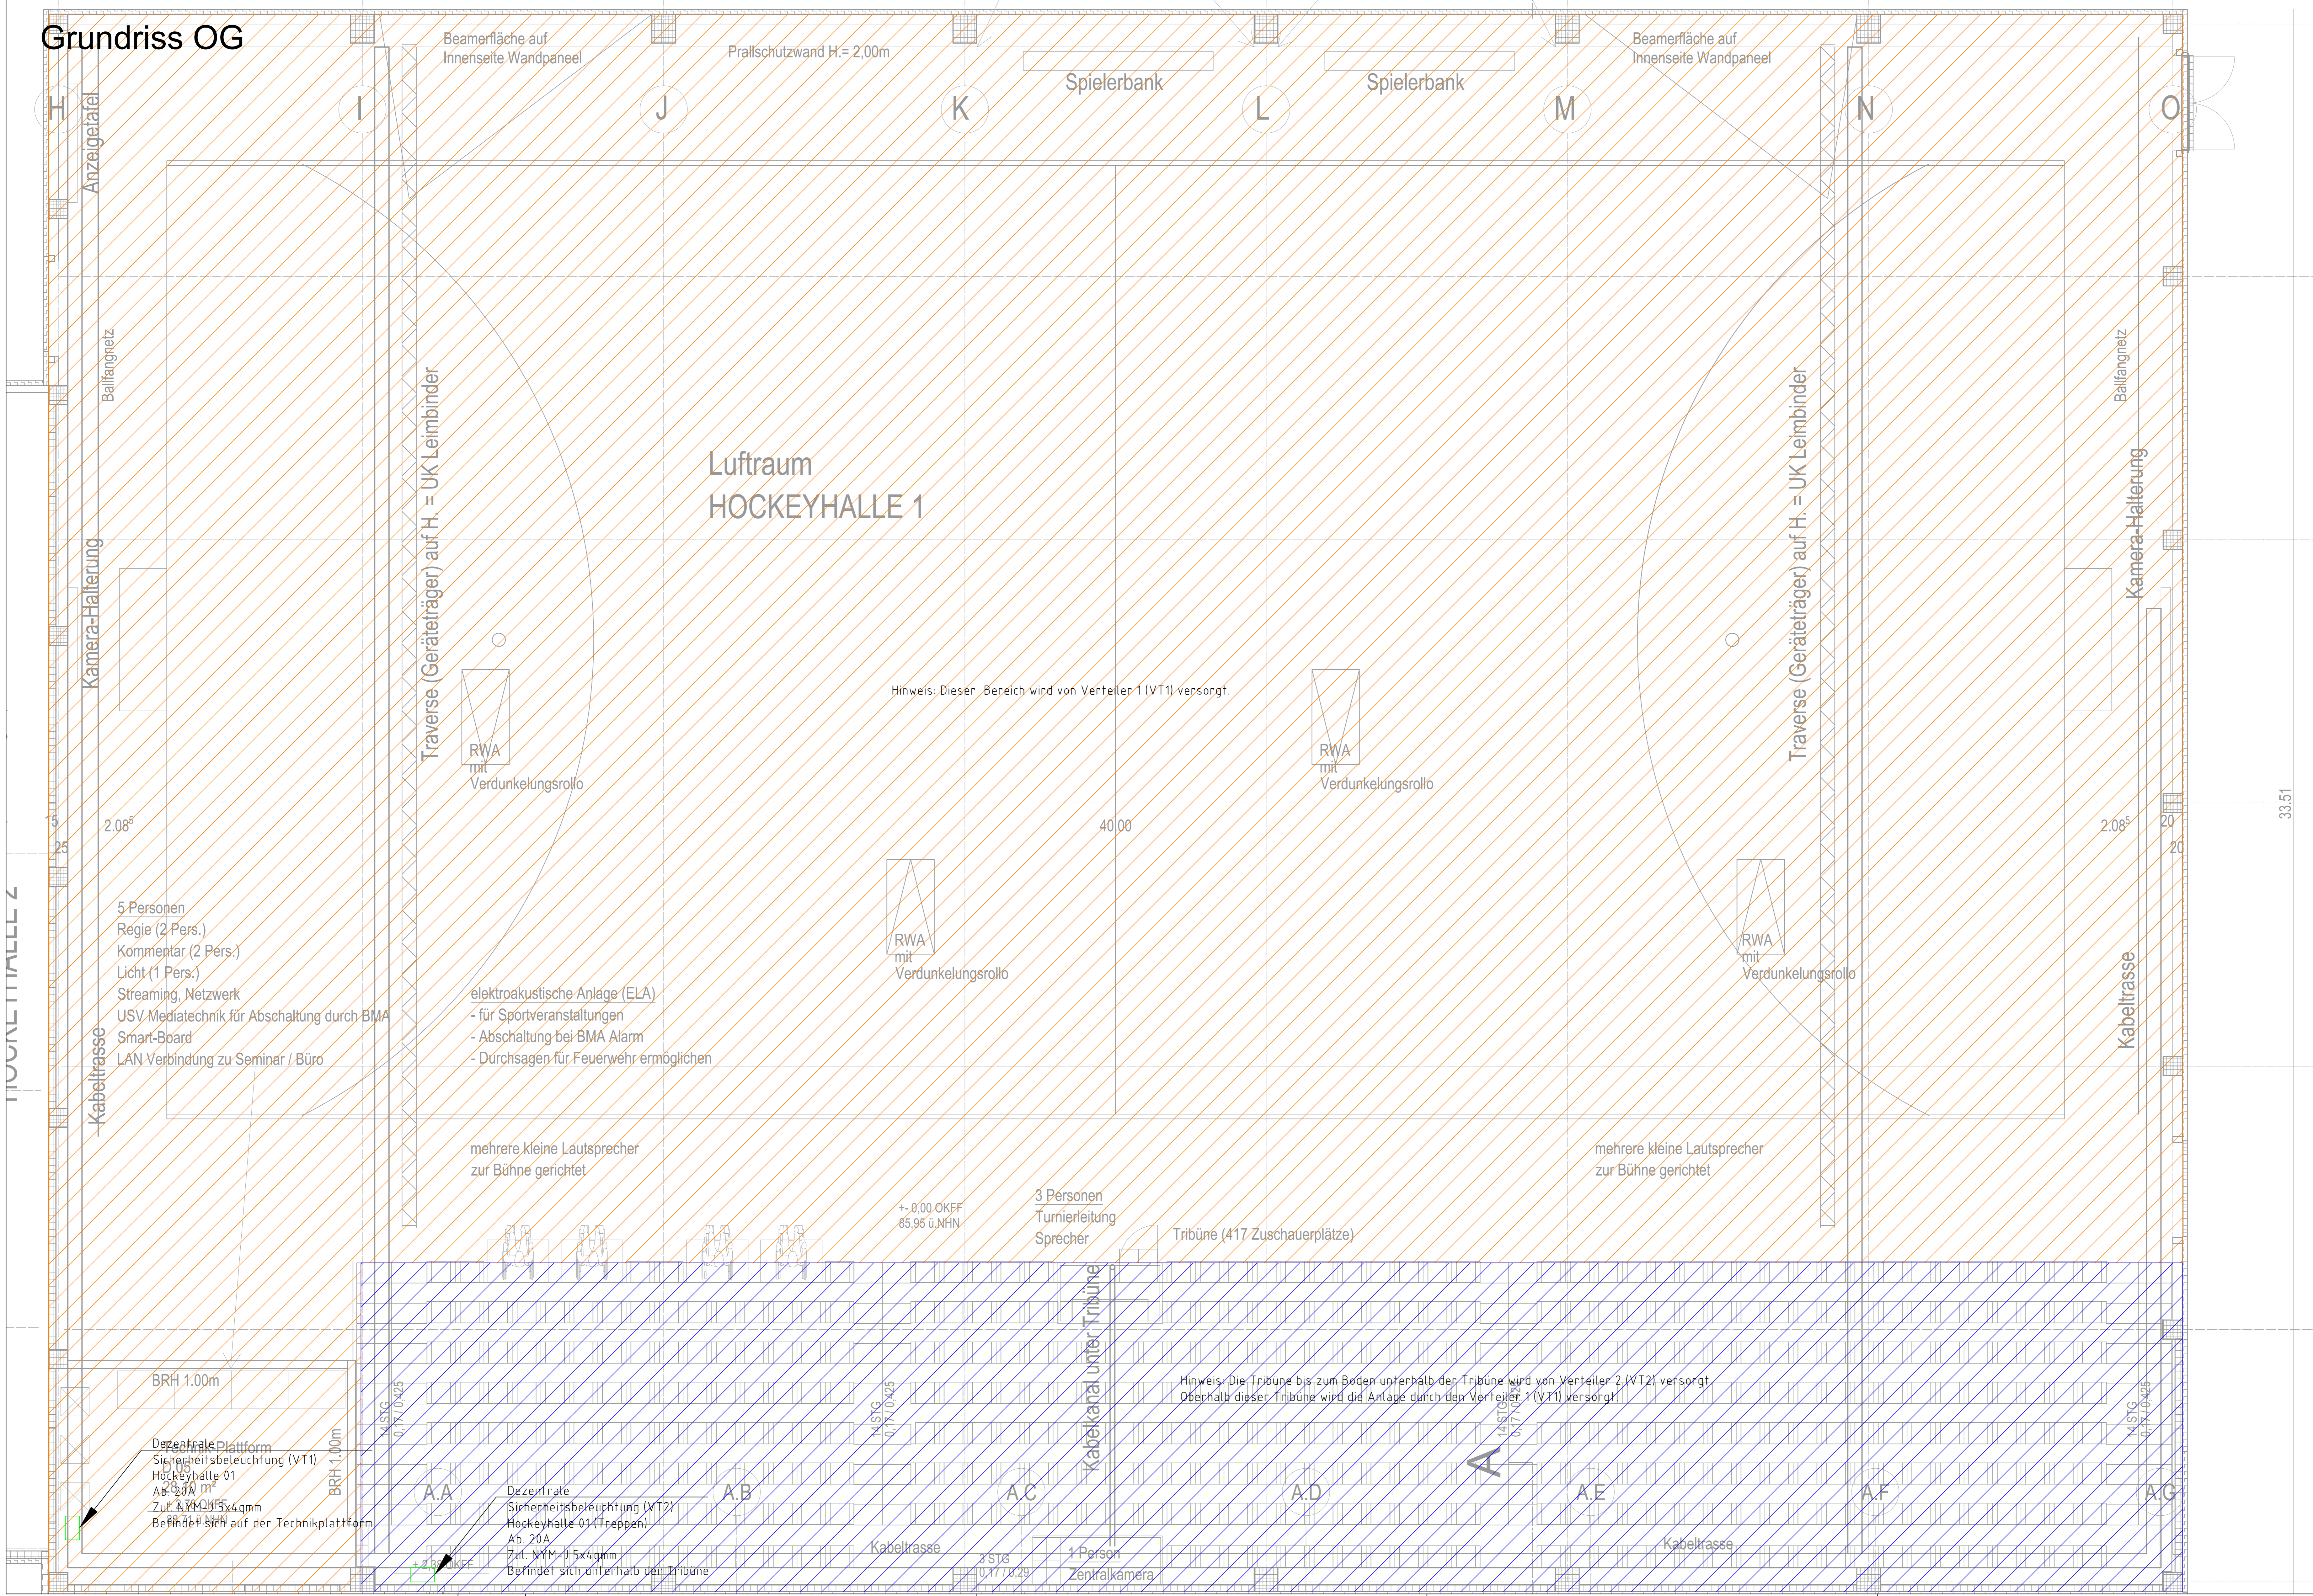

Rev.	Datum	Bezeichnung/Änderung	Geprüft	Datum
05				
04				
03				
02				
01	30.06.2026	Planbezeichnung angepasst		30.06.2026
00	13.05.2026	Plan erstellt		13.05.2026

Projekt	Sanierung und Erweiterung, Uhlenhorst Mülheim e.V. Uhlenhorstweg 19, 45479 Mülheim an der Ruhr			
Bauherr	Hockey- u. Tennisclub, Uhlenhorst Mülheim e.V. Uhlenhorstweg 19, 45479 Mülheim an der Ruhr			
Inhalt	Schnitt A-A, Grundriss Obergeschoss, Hockey 01 Elektrotechnik			
Planungsphase	Ausführung	Größe	AD	Maßstab 1:50
Z.-Nr.:	15-ELT_HO_5_GR-X_00-AA_000_01	Datum:	13.05.2026	Name:
zugewordneter Arch-Plan:	15-ELT_HO_5_GR-X_00-AA_000_01.dwg	Gezeichnet:	13.05.2026	
Stand Arch-Plan:	15.01.2026, 15.02.2026	Geprüft:	30.06.2026	
Datei-Nr.:	15-ELT_HO_5_GR-X_00-AA_000_01.dwg	Geändert:	30.06.2026	