


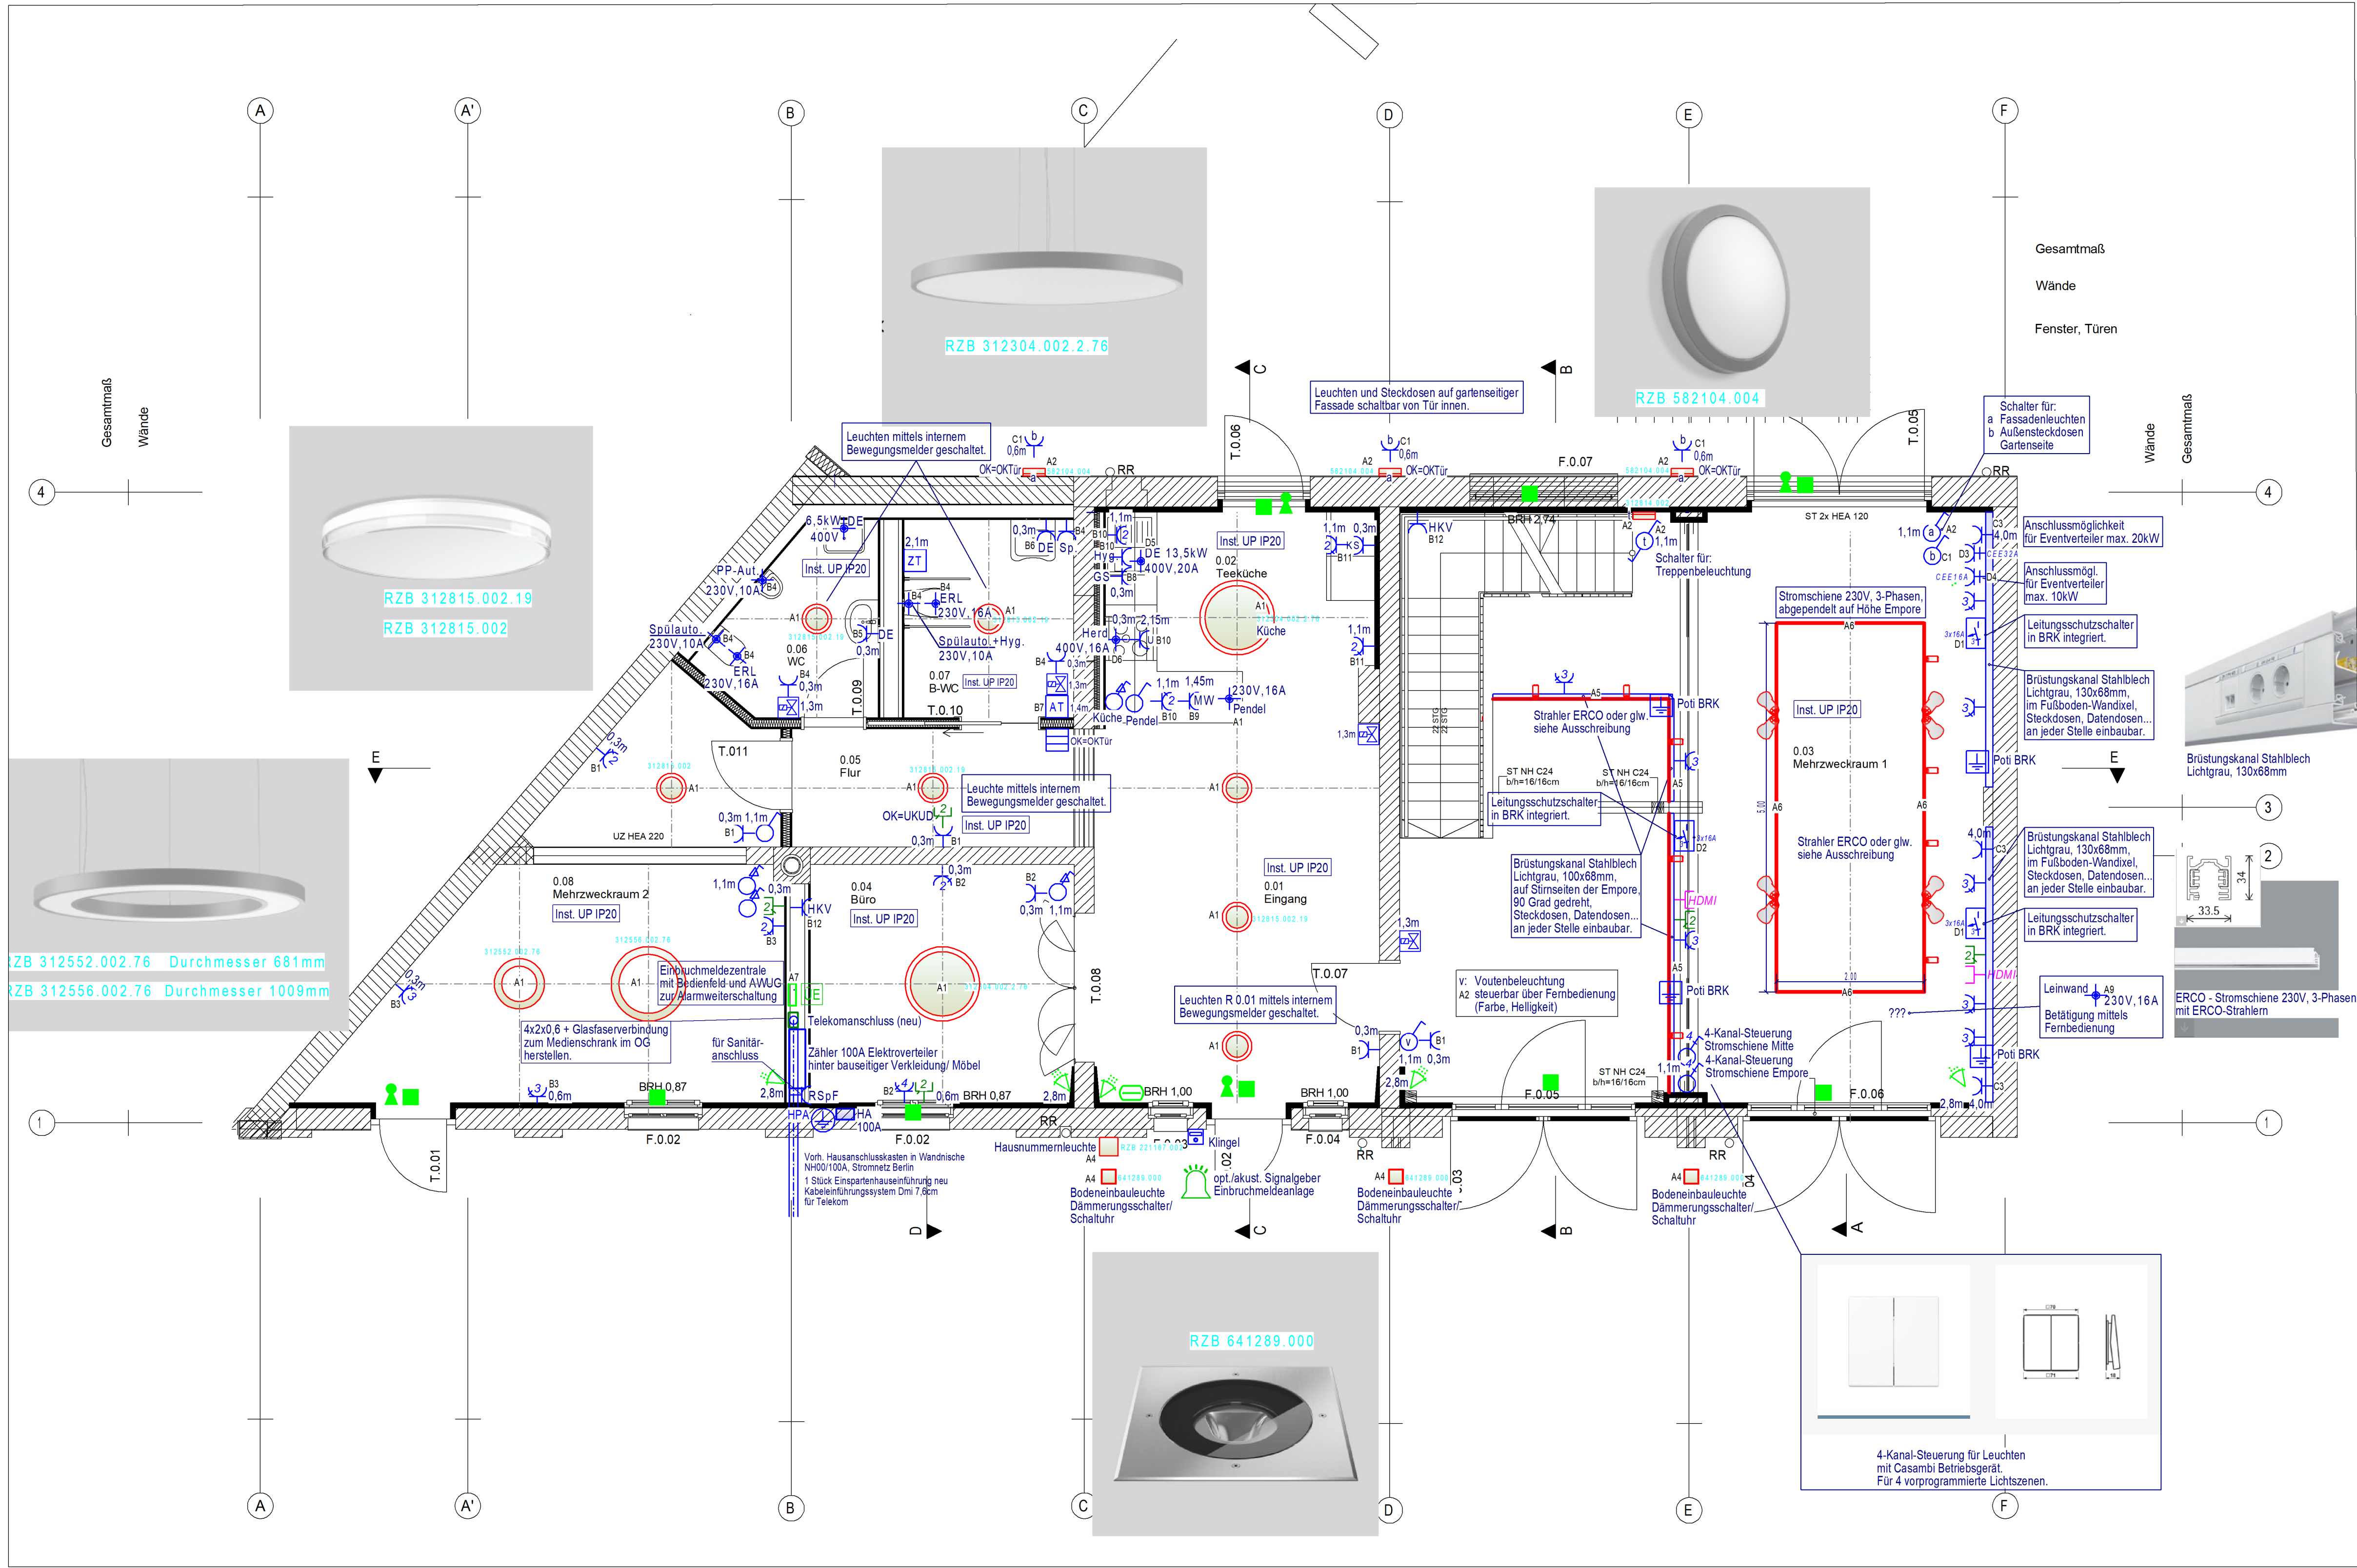

LEGENDE ELEKTROTECHNIK

- Raumthermostat
- Ausschalter
- Wechselschalter
- Serienschalter
- Dimmer
- Steckdose einfach
- Steckdose doppelt
- Steckdose dreifach
- Steckdosen sind grundsätzlich mit erhöhten Berührungsschutz auszustatten.
- Datendose doppelt
- HDMI-Anschlussdose mit vorkonfektioniertem Kabel
- Jalousietaster (vorbereitet - Dose mit Blinddeckel)
- Anschluss Jalousieantrieb (vorbereitet)
- Präsenzmelder an der Wand / in Unterdecke
- Festanschluss (Verbraucher/Spannung/Strom siehe Anmerkung im Plan)
- Hauptpotentialausgleichsschiene
- Potentialausgleich (Verwendung siehe Anmerkungen im Plan)
- WC-Paket als Behinderten Notruf, Lampeneinheit (LED blinkend oder stehend), eingebauter Summer, Stromversorgung mit Abdeckung, für Wand- oder Hutschienenmontage, 24 V AC / 1 A, Netzschaltung und Anschlußklemmen, eingebautes Relais mit Schaltkontakt potentialfrei, Ruf- und Abstellaster mit Elektronikplatine, LED-Anzeige ohne AW-Markierung, Zuglaster mit LED
- Zählerschrank / Bereichsverteiler / Überspannungsschutz
- Datenverteiler 10HE
- Türklingel
- Gong
- Ringender V4A Dm 10mm
- Fundamentender 30x3,5 aus Stahl, feuerverzinkt
- Ableitungen auf Putz Runddraht AlMgSi Ø8mm
- Meßstellen
- Herstellen der Anschlüsse und Verbindungen der Ableitanlage mit der Erdführungsstange
- Fangleitung auf dem Dach, Runddraht AlMgSi Ø8mm
- Bewegungsmelder EMA
- Magnetkontakt
- Riegelschaltkontakt
- Scharfschaltung EMA
- Übertragungseinheit EMA
- akustischer und optischer Alarmgeber

HINWEISE

Die Herstellervorschriften und Produkthinweise sind zu beachten.
Für alle Produkt-/Modellbezeichnungen gilt "oder gleichwertiger Art".

Alle Maße sind vor der Ausführung am Bau zu prüfen!
Abweichungen sind vor Ausführung der Arbeiten mit der Bauleitung zu klären.

Planung nur gültig in Verbindung mit der Statik, den Schal- und Bewehrungsplänen, der Haustechnikplanung sowie den Plänen der brandschutztechnischen Konzeption und deren Ergänzungen in jeweils aktueller Fassung!

Erstellt nach Baugenehmigung Nr. 2023 / 2921 vom 13.06.2025

Die allgemeinen Hinweise sind zu beachten!

LEGENDE BELEUCHTUNG

siehe hierzu Hinweise im Grundriss EG und DG

Die der Planung zugrundeliegenden Fabrikate sind angegeben.


Alternative gleichwertige Produkte können angeboten werden.

In jedem Fall sind Produktdatenblätter beizulegen, aus denen die Gleichwertigkeit der Leuchten hervorgeht.

01	03.06.2026	siehe email vom 02.06.2026 IB Barg -> Bauherr	Barg
Index	Datum	Änderungen	Bearbeiter

ARCHITEKT	PLAFOND	
	Rießerseestraße 10 12527 Berlin Tel. (030) 37 446 22-0 FAX (030) 37 446 22-28 mail@plafond-group.de	
ELEKTROTECHNIK	Ingenieurbüro Barg GbR	
	Rosenstraße 25 15345 Altlandsberg Tel. (033438) 61887 FAX (033438) 61888 mail@ib-barg.de	
BAUVORHABEN	Umbau Feuerwache Schmöckwitz zum Nachbarschaftszentrum Adlgerstell 784, 12527 Berlin-Schmöckwitz	
BAUHERR	Ortsverein Schmöckwitz e.V. Alt Schmöckwitz 10, 12527 Berlin	GEZEICHNET S. Rowedder / Barg
		DATUM 2026-05-04
PLANUNGSPHASE	Ausführungsplanung - Elektroinstallation	GRÖßE 841 x 594
		MAßSTAB 1:50
PLANINHALT	Installationsplan EG	PROJEKT-NR. P21-001
PLANCODE	P21-001_5_A-01-NR-EG	PLAN-NR. ELT-A-01-01

0.01 Eingang A: 19,88 m² RU: 18,00 m RH: 3,79 m FB: B_1b - Fliesen WB: Putz, Vlies, Anstrich DB: GK-Anstr. sicht. Balken	0.02 Teeküche A: 10,84 m² RU: 13,46 m RH: 3,79 m FB: B_1a - Fliesen WB: Putz, Vlies, Anstrich DB: GK-Anstr. sicht. Balken	0.03 Mehrzweckraum 1 A: 64,35 m² RU: 32,34 m RH: 3,31 m FB: B_2 - Industrieparkett WB: Putz, Vlies, Anstrich DB: GK-Bepl. Anstrich	0.04 Büro A: 11,51 m² RU: 13,60 m RH: 3,79 m FB: B_1b - Fliesen WB: Putz, Vlies, Anstrich DB: GK-Bepl. Anstrich
0.05 Flur A: 6,12 m² RU: 10,85 m RH: 3,77 m FB: B_1b - Fliesen WB: Putz, Vlies, Anstrich DB: GK-Bepl. Anstrich	0.06 WC A: 4,96 m² RU: 8,98 m RH: 3,31 m FB: B_1a - Fliesen WB: Putz, Vlies, Anstrich DB: GK-Bepl. Anstrich	0.07 B-WC A: 6,19 m² RU: 9,98 m RH: 3,77 m FB: B_1a - Fliesen WB: Putz, Vlies, Anstrich DB: GK-Bepl. Anstrich	0.08 Mehrzweckraum 2 A: 23,33 m² RU: 23,15 m RH: 3,77 m FB: B_2 - Industrieparkett WB: Putz, Vlies, Anstrich DB: GK-Bepl. Anstrich

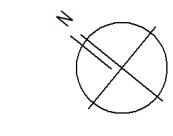

OKFF EG ± 0.00 35.55 m ü NN