


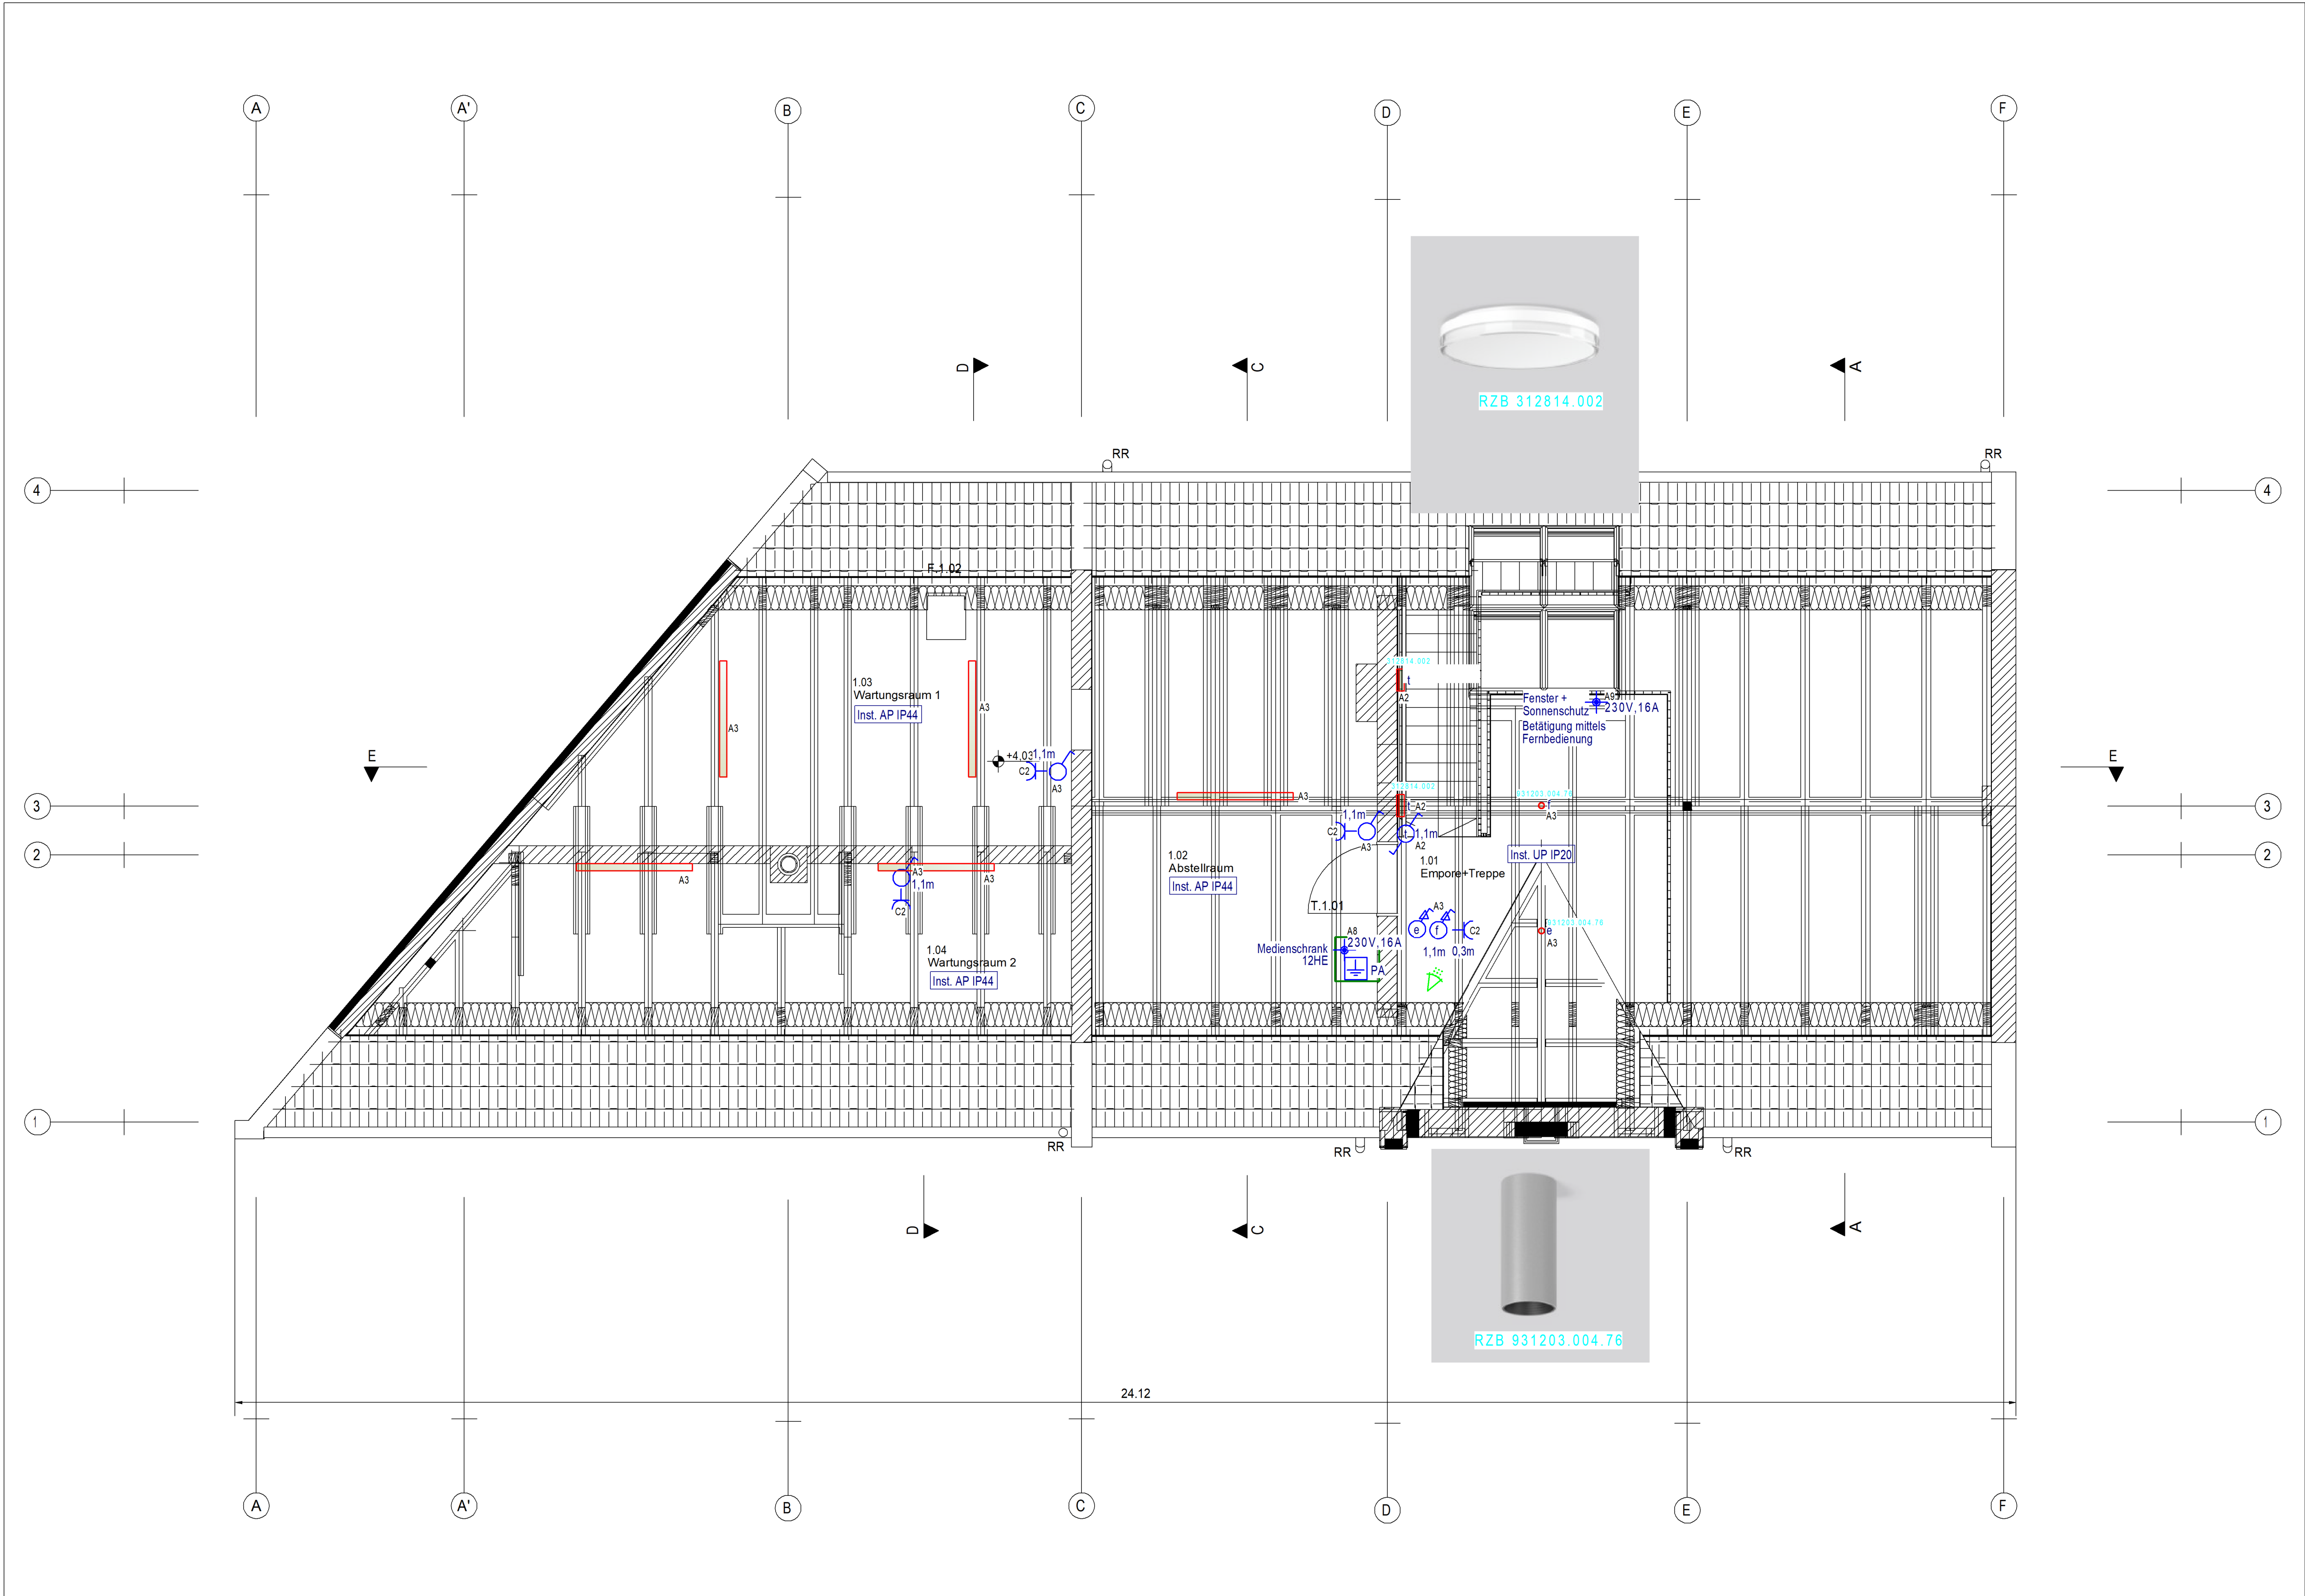

1.01 Empore+Treppe	1.02 Abstellraum	1.03 Wartungsraum 1	1.04 Wartungsraum 2
A: 24,28 m²	A: 26,38 m²	A: 24,72 m²	A: 26,51 m²
RU: 27,02 m	RU: 23,12 m	RU: 21,46 m	RU: 25,50 m
RH: 2,30 m	RH: 2,30 m	RH: 2,30 m	RH: 2,30 m
FB: B_3 - Industriparkett	FB: B_4a - Besch. OSB-Pl.	FB: B_4b - Besch. OSB-Pl.	FB: B_4b - Besch. OSB-Pl.
WB: Putz, Vlies, Anstrich	WB: Putz, Vlies, Anstrich	WB: Putz, Vlies, Anstrich	WB: Putz, Vlies, Anstrich
DB: GK-Bepl. Anstrich	DB: GK-Bepl. Anstrich	DB: GK-Bepl. Anstrich	DB: GK-Bepl. Anstrich

- LEGENDE ELEKTROTECHNIK
- Raumthermostat
 - Ausschalter
 - Wechselschalter
 - Serienschalter
 - Dimmer
 - Steckdose einfach
 - Steckdose doppelt
 - Steckdose dreifach
 - Steckdosen sind grundsätzlich mit erhöhten Berührungsschutz auszustatten.
 - Datendose doppelt
 - HDMI-Anschlussdose mit vorkonfektioniertem Kabel
 - Jalousietaster (vorbereitet -Dose mit Blinddeckel)
 - Anschluss Jalousieantrieb (vorbereitet)
 - Präsenzmelder an der Wand / in Unterdecke
 - Festanschluss (Verbraucher/Spannung/Strom siehe Anmerkung im Plan)
 - Hauptpotentialausgleichschiene
 - Potentialausgleich (Verwendung siehe Anmerkungen im Plan)
 - WC-Paket als Behinderten Notruf, Lampeneinheit (LED blinkend oder stehend), eingebauter Summer, Stromversorgung mit Abdeckung, für Wand- oder Hutschienenmontage, 24 V AC / 1 A, Netzsicherung und Anschlussklemmen, eingebautes Relais mit Schaltkontakt potentialfrei, Ruf- und Abstelltaster mit Elektronikplatine, LED-Anzeige ohne AW-Markierung, Zugtaster mit LED
 - Zählerschrank / Bereichsverteiler / Überspannungsschutz
 - Datenverteiler 10HE
 - Türklingel
 - Gong
 - Ringerder V4A Dm 10mm
 - Fundamente der 30x3,5 aus Stahl, feuerverzinkt
 - Ableitungen auf Putz Runddraht AlMgSi Ø8mm
 - Meßstellen
 - Herstellen der Anschlüsse und Verbindungen der Ableitungen mit der Erdeerföhrungsstange
 - Fangleitung auf dem Dach, Runddraht AlMgSi Ø8mm
 - Bewegungsmelder EMA
 - Magnetkontakt
 - Riegelschaltkontakt
 - Scharfschaltung EMA
 - Übertragungseinheit EMA
 - akustischer und optischer Alarmgeber

HINWEISE

Die Herstellervorschriften und Produkthinweise sind zu beachten.
Für alle Produkt-/Modellbezeichnungen gilt "oder gleichwertiger Art".

Alle Maße sind vor der Ausführung am Bau zu prüfen!
Abweichungen sind vor Ausführung der Arbeiten mit der Bauleitung zu klären.

Planung nur gültig in Verbindung mit der Statik, den Schal- und Bewehrungsplänen, der Haustechnikplanung sowie den Plänen der brandschutztechnischen Konzeption und deren Ergänzungen in jeweils aktueller Fassung!

Erstellt nach Baugenehmigung Nr. 2023 / 2921 vom 13.06.2025

Die allgemeinen Hinweise sind zu beachten!

LEGENDE BELEUCHTUNG

siehe hierzu Hinweise im Grundriss EG und DG

Die der Planung zugrundeliegenden Fabrikate sind angegeben.

Alternative gleichwertige Produkte können angeboten werden.

In jedem Fall sind Produktdatenblätter beizulegen, aus denen die Gleichwertigkeit der Leuchten hervorgeht.

01	03.06.2026	Anschluss Lüftung entfernt	Barg
Index	Datum	Änderungen	Bearbeiter

ARCHITEKT

PLAFOND

Rießseestraße 10 | 12527 Berlin
Tel. (030) 37 446 22-0 | FAX (030) 37 446 22-28 | mail@plafond-group.de

ELEKTROTECHNIK

Ingenieurbüro Barg GbR

Rosenstraße 25 | 15345 Altlandsberg
Tel. (033438) 61887 | FAX (033438) 61888 | mail@ib-barg.de

BAUVORHABEN

Umbau Feuerwache Schmöckwitz zum Nachbarschaftszentrum

Adlergestell 784, 12527 Berlin-Schmöckwitz

BAUHERR

Ortsverein Schmöckwitz e.V.

Alt Schmöckwitz 10, 12527 Berlin

GEZEICHNET

S.Rowedder / Barg

DATUM

2026-05-04

PLANUNGSPHASE

Ausführungsplanung - Elektroinstallation

GRÖÖE

841 x 594

MAßSTAB

1:50

PLANINHALT

Installationsplan DG

PROJEKT-NR.

P21-001

PLAN-NR.

ELT-A-02-01

PLANCODE

P21-001_5_A-02-N_GR-EG