


Sämtliche Maße und Höhen sind am Bau zu prüfen.
Stell- und Bewegungsflächen sind vor Ort zu prüfen. Anordnung von
Objekten und Heizkörpern sowie die Ausführung der Rohrtrassierung
bzw. der Leitungsführung elektroseitig ist den örtlichen Gegebenheiten
anzupassen. Die vorliegenden Grundrisse sind vor Baubeginn mit den
gültigen Architektenplänen abzugleichen.
Grundrissänderungen sind mit der Bauleitung abzustimmen.

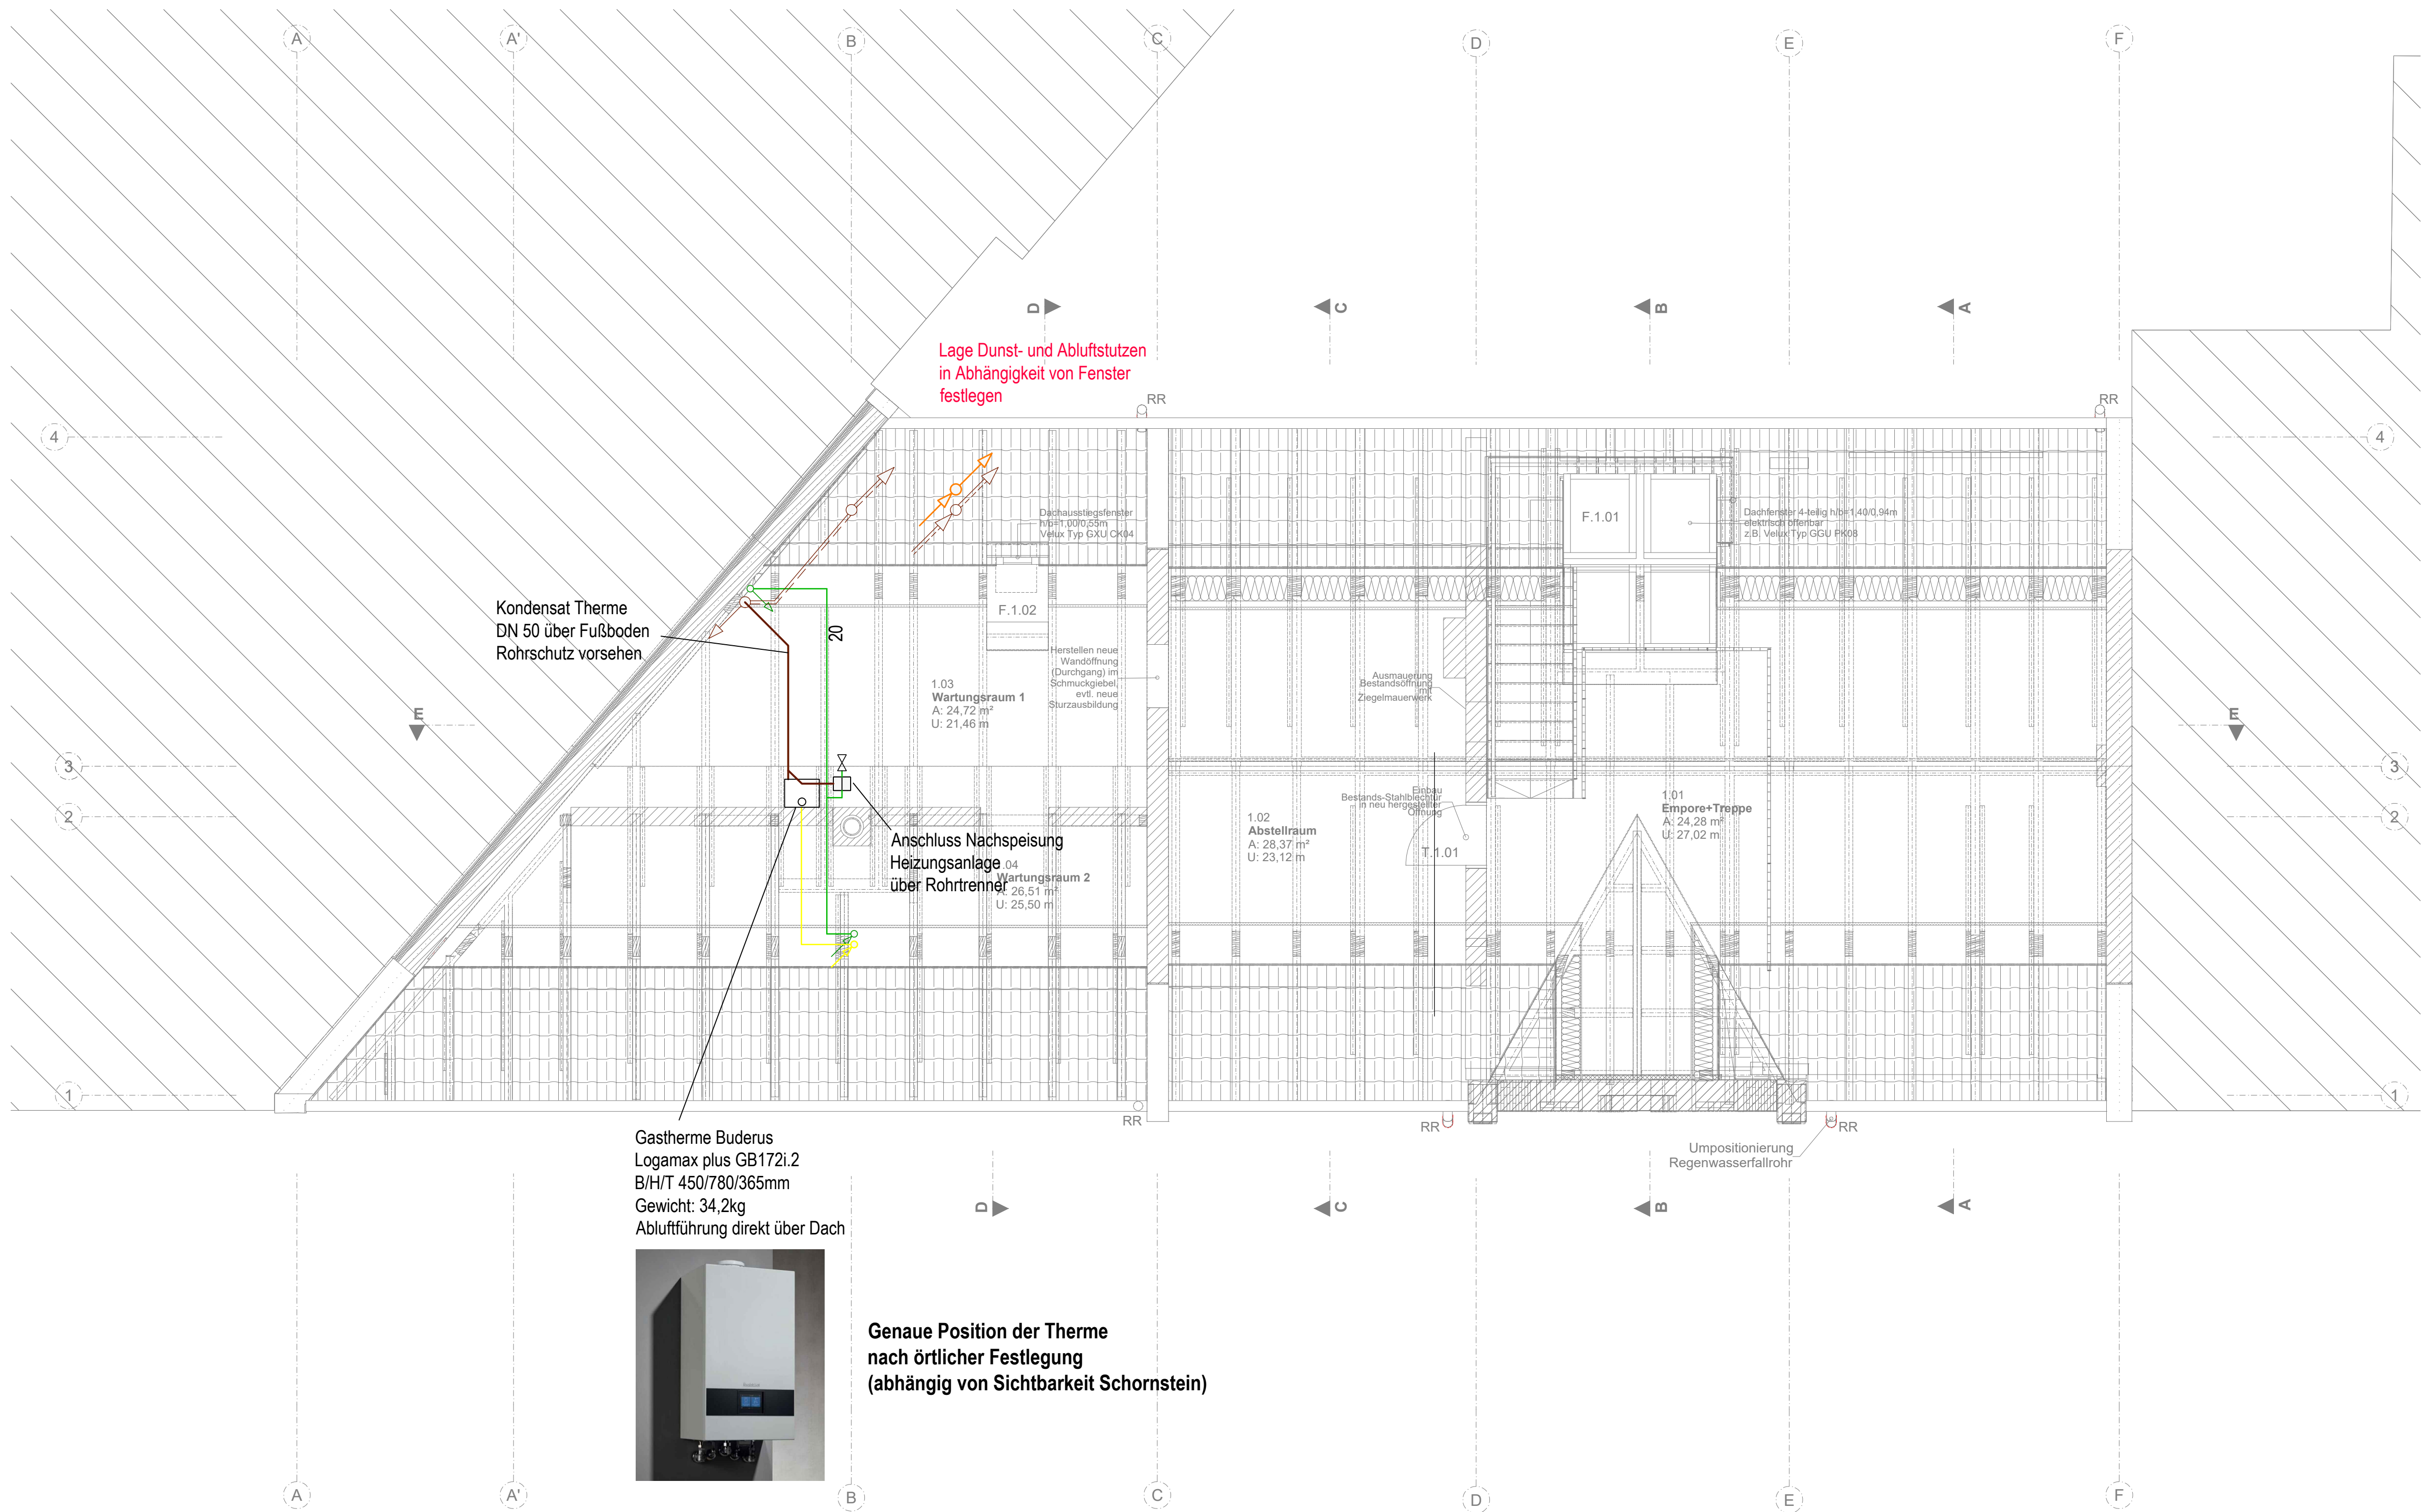

LEGENDE SANITÄR

- Trinkwasser, kalt (TWK)
- Trinkwasser, warm (TWW)
- Gas
- Schmutzwasser (SW)
- Schmutzwasser Entlüftung

Steige- /Fallpunkt

- GLA Grundleitungsanschluss mit Reinigungsöffnung
- RÖ elektrischer Durchlauferhitzer
- DLE

- Hygienespülung
- Rohrtrenner

LEGENDE LÜFTUNG

- Abluft (AB)
- Helios NFC-F
- Steigepunkt
- Schalldämpfer

Leitungsführung, Reihenfolge Objektanschlüsse
und weitere Dimensionsangaben siehe Strangschemata
Plan-Nr.: 2107NBZ_SH_XX_AP_S4 B
2107NBZ_SH_XX_AP_S5 B

Planungsgrundlage:
Plan: P21-001_5_A-02-N_GR-DG
Phase: Ausführungsplanung
Stand: 21.05.2026
Verfasser: Plafond

-	-	-	-
B	08.06.2026	Anpassung RLT WC's, Entfall RLT Mehrzweckraum 1	TEn
A	21.04.2026	Anpassung an Architektengrundriss v. 14.04.2026	TEn

INDEX	DATUM	ART DER ÄNDERUNG	BEARB.
Bauvorhaben : Umbau zum Nachbarschaftszentrum Feuerwehr Schmöckwitz Adlergestell 784, 12527 Berlin-Schmöckwitz			
Bauherr : Ortsverein Schmöckwitz e.V. Alt Schmöckwitz 10, 12527 Berlin-Schmöckwitz			
Architekt: PLAFOND Gesellschaft für kostenoptimiertes Bauen mbH Riesserseestraße 10, 12527 Berlin			

Planung Haustechnik:	ISB INGENIEURGESELLSCHAFT SCHMÖCKWITZ & PARTNER mbH Köpenicker Allee 110, 15366 Hoppegarten, OT Waldesruh Tel.: 030 / 55 48 93 13 Fax: 030 / 55 48 93 14 e-mail: info@isb-berlin.com
-------------------------	---

AUSFÜHRUNGSPLANUNG SANITÄR/LÜFTUNG

Grundriss Dachgeschoss

Plan-Nr.: 2107NBZ_GR_DG_AP_SL2 B				
Projekt-Nr.: 2107NBZ	Leistungs-Phase: AP	Datum: 27.02.2026	Maßstab: 1:50	Blatt-Größe: 841/594
Bauherr:	Entwurfsverfasser: PLAFOND	Bearbeiter: JRo/TEn	Geprüft :	