


Sämtliche Maße und Höhen sind am Bau zu prüfen.
Stell- und Bewegungsflächen sind vor Ort zu prüfen. Anordnung von
Objekten und Heizkörpern sowie die Ausführung der Rohrtrassierung
bzw. der Leitungsführung elektroseitig ist den örtlichen Gegebenheiten
anzupassen. Die vorliegenden Grundrisse sind vor Baubeginn mit den
gültigen Architektenplänen abzugleichen.
Grundrissänderungen sind mit der Bauleitung abzustimmen.

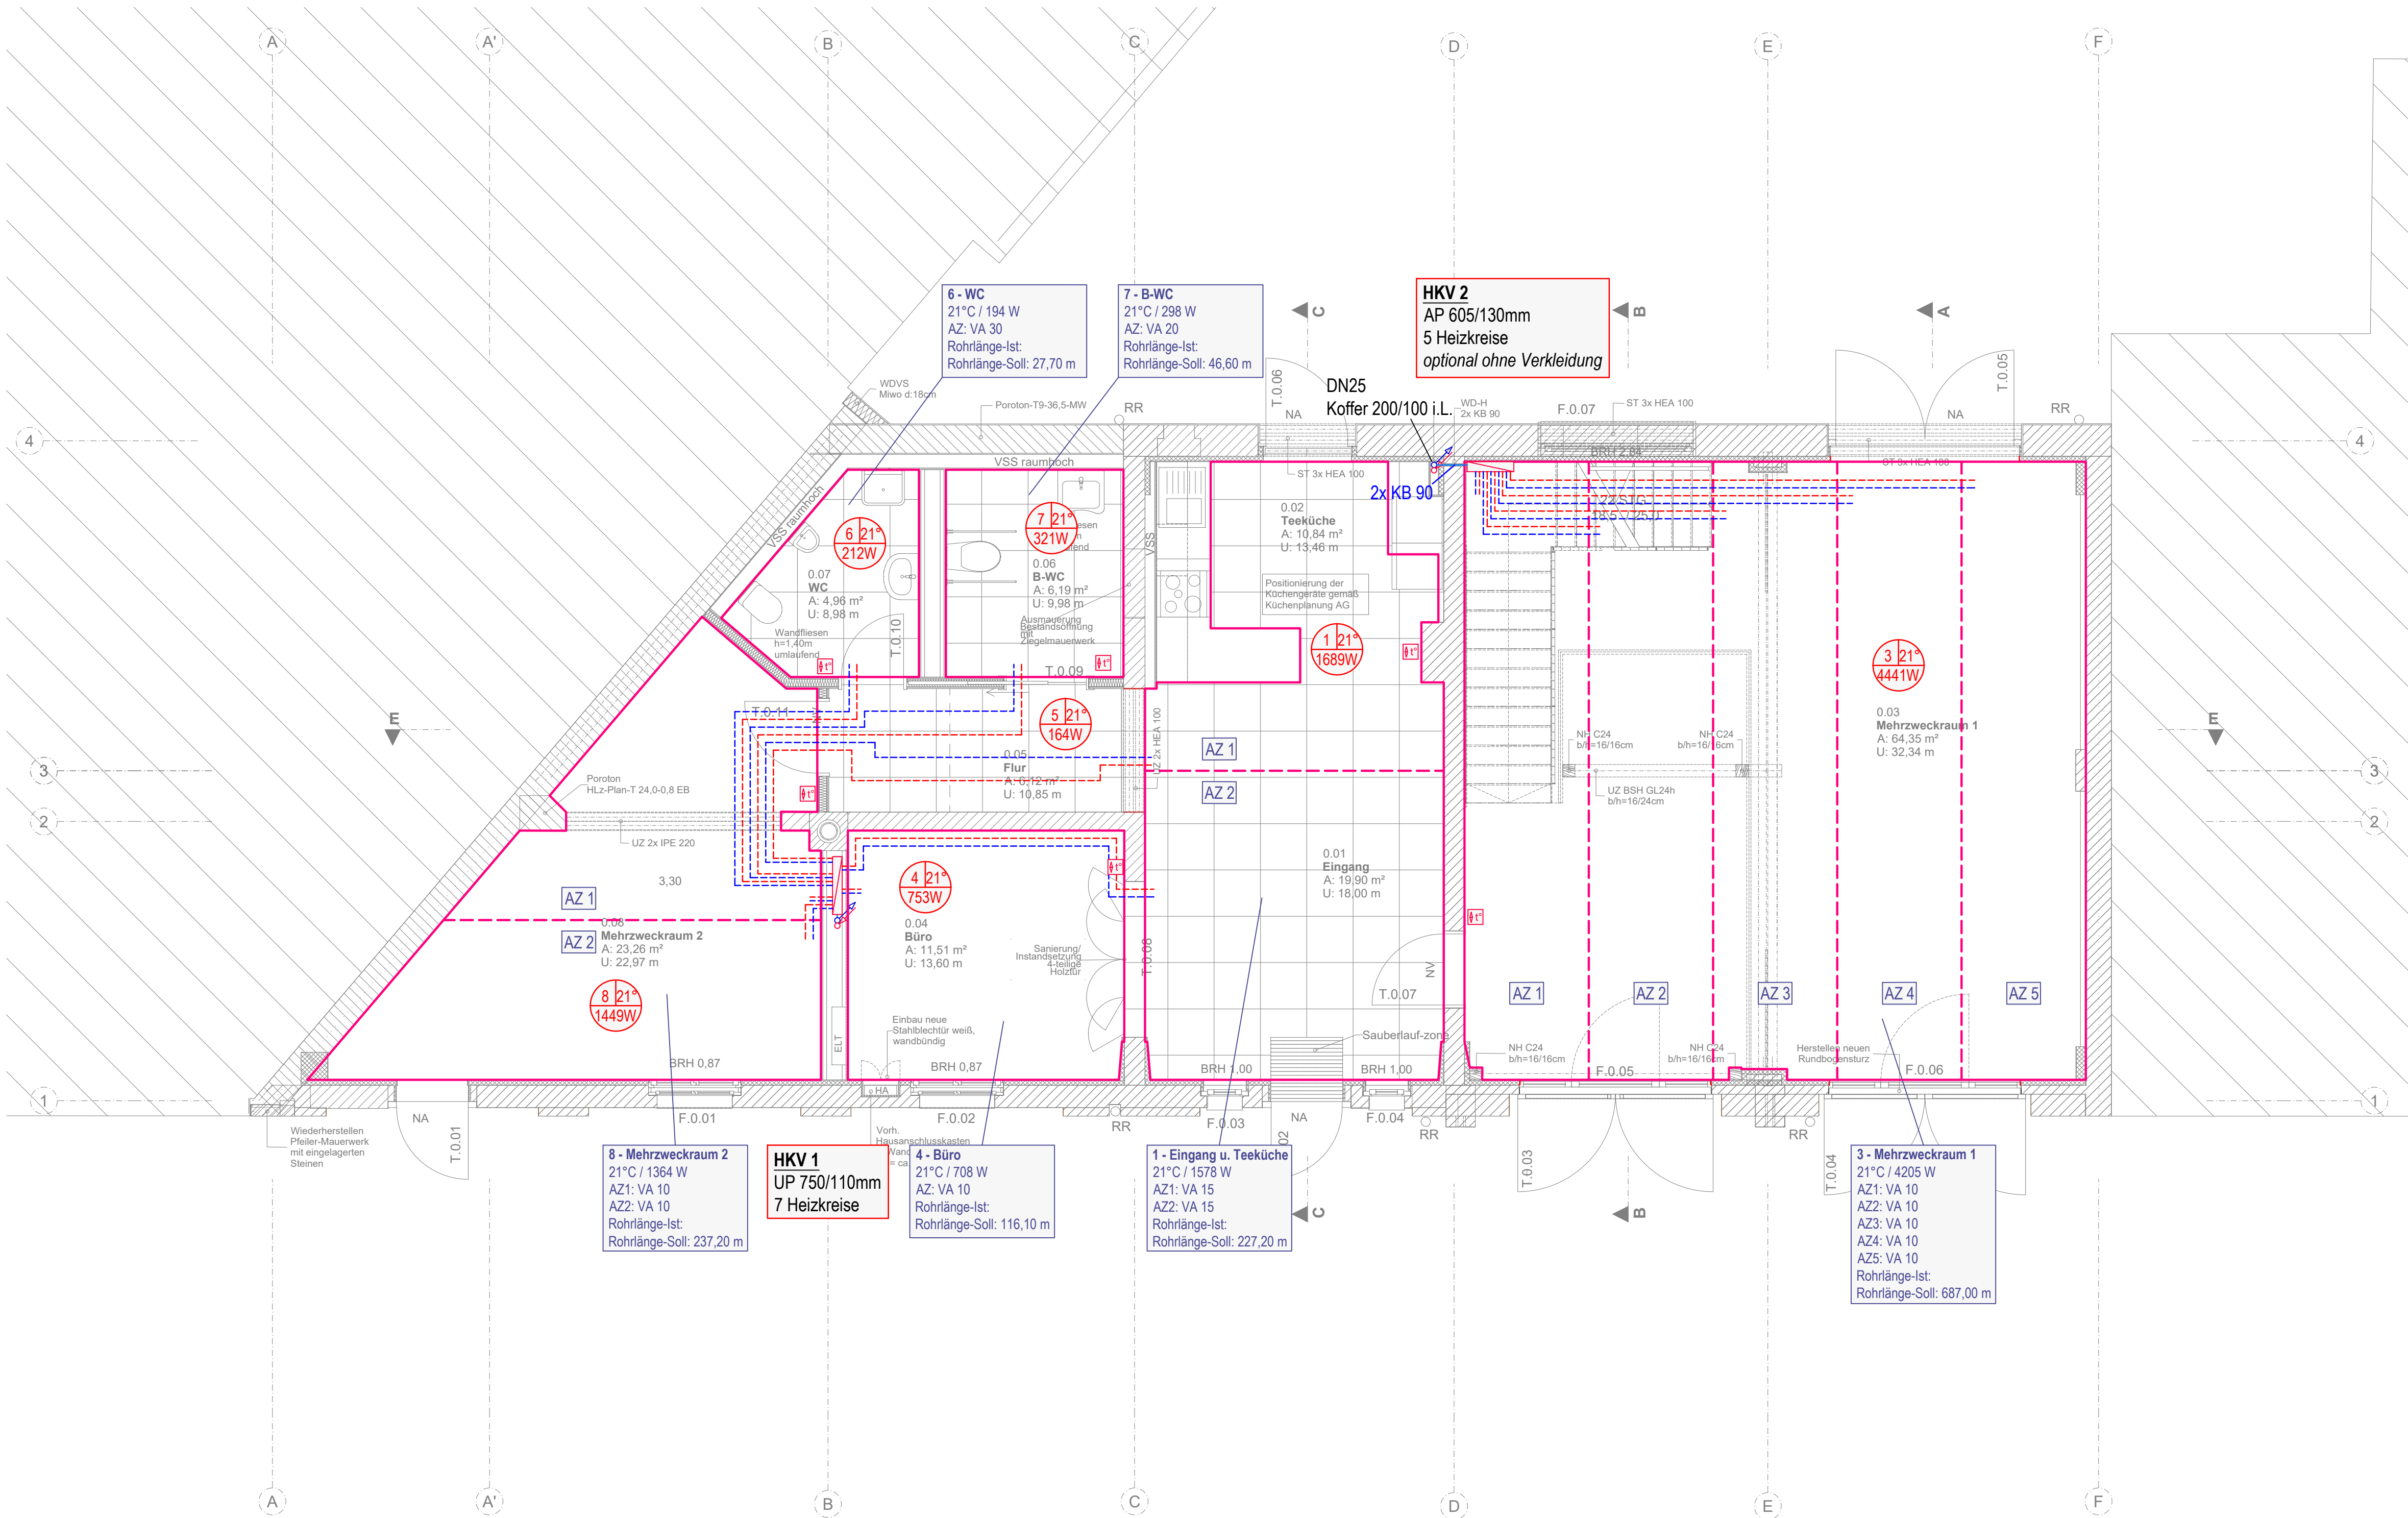

LEGENDE

- Heizung Vorlauf
- Heizung Rücklauf
- FB-Heizung Vorlauf
- FB-Heizung Rücklauf
- Heizungsfläche
- Kompaktheizkörper
- Raumthermostat
Einbauhöhe 20cm oberhalb E-Installation
- Heizkreisverteiler
- Steigepunkt
- Raumstempel
Raum-Nr.
Raum-Temperatur
Heizlast
- Kenndaten Heizkreis
Fußbodenheizung

Bezeichnung aller Heizkörper (in mm):
Bauhöhe / Baulänge / Bautiefe (Bautyp)

Ergänzende Dimensionsangaben und
Anschlussituationen siehe Strangschema
Plan-Nr.: 2107NBZ_SH_XX_AP_H3_A

Planungsgrundlage:
Plan: P21-001_5_A-01_N_GR-EG
Phase: Ausführungsplanung
Stand: 21.05.2026
Verfasser: Plafond

-	-	-	-
B	08.06.2026	neuer Architektengrundriss v. 21.05.2026	TEn
A	12.05.2026	komplette Überarbeitung der Heizungsplanung	TEn

INDEX	DATUM	ART DER ÄNDERUNG	BEARB.
-------	-------	------------------	--------

Bauvorhaben : Umbau zum Nachbarschaftszentrum
Feuerwehr Schmöckwitz
Adlergestell 784, 12527 Berlin-Schmöckwitz
Bauherr : Ortsverein Schmöckwitz e.V.
Alt Schmöckwitz 10, 12527 Berlin-Schmöckwitz
Architekt: **PLAFOND**
Gesellschaft für kostenoptimiertes Bauen mbH
Riesserseestraße 10, 12527 Berlin

Planung
Haustechnik: **ISB** INGENIEURGESELLSCHAFT
SCHMÖCKWITZ
Köpenicker Allee 110, 15366 Hoppegarten, OT Waldesruh
Tel.: 030 / 55 48 93 13
Fax: 030 / 55 48 93 14
e-mail: info@isb-berlin.com

AUSFÜHRUNGSPLANUNG HEIZUNG

Grundriss Erdgeschoss

Plan-Nr.: 2107NBZ_GR EG_AP_H1 B				
Projekt-Nr.: 2107NBZ	Leistungs-Phase: AP	Datum: 27.02.2026	Maßstab: 1:50	Blatt-Größe: 841/594
Bauherr:	Entwurfsverfasser: PLAFOND	Bearbeiter: JRo/TEn	Geprüft :	