


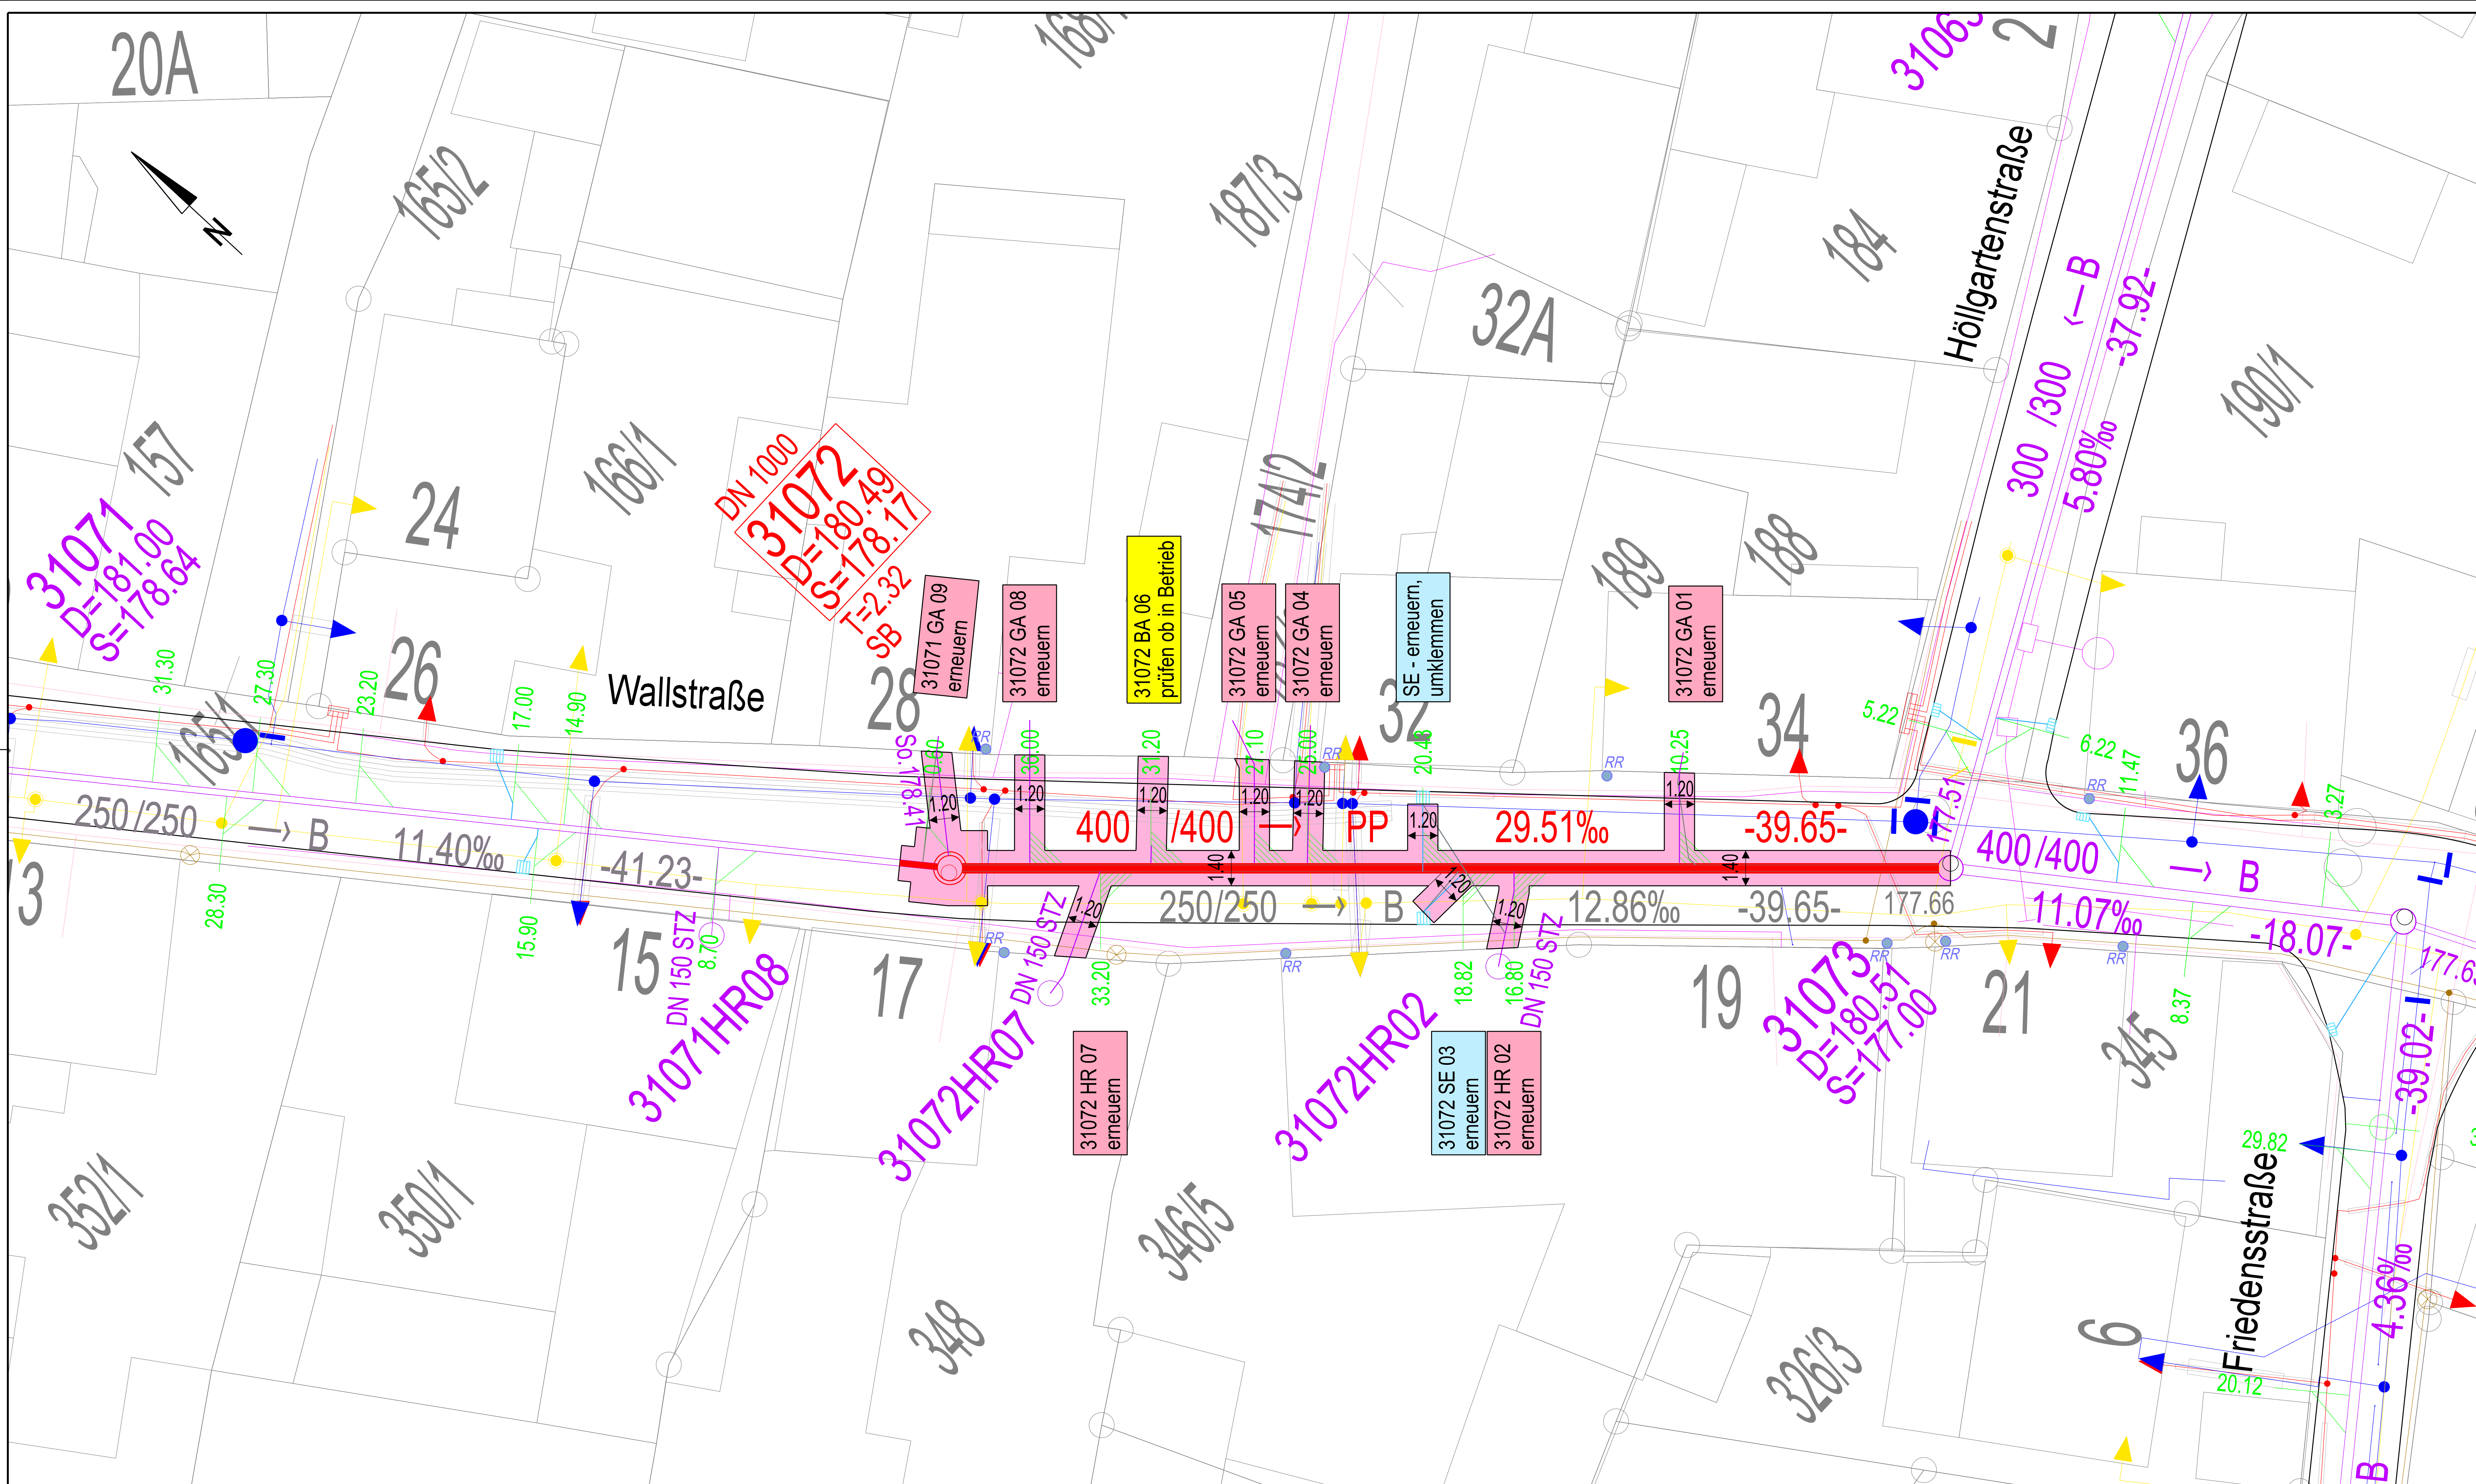

Legende

Grabenbreite mit Verbau

Abzweig

Stutzen

obenliegender Abzweig oder Stutzen

unterliegender Abzweig oder Stutzen

verschlossener Stutzen / Abzweig

Anschluss Straßeneinlauf

Kanal - HA

best. MW - Kanal

gepl. MW - Kanal

best. Schacht

gepl. Schacht

DN 1000

31072

De=180.49

S=178.02

T=2.47

88

157.22

400/400

RR

28.80‰

-59.38

Schachtdurchmesser

Schachtnummer

Deckenhöhe [mNN]

Schachtschle [mNN]

Schachttiefe

Schachtmaterial

Rohrschle [mNN]

Rohrdimension [mm]

Fließrichtung

Rohrmaterial

Haltungsgefälle

Haltungslänge [m]

best. Versorgungsleitungen

20-KV Kabel

1-KV Kabel

1-KV Kabel stillgelegt

LWL Kabel

Steuerkabel

Straßenbeleuchtungskabel

Schutzrohr

Telekommunikationskabel

Medienkabel

Wasserleitung

Gasleitung

Die best. Versorgungsleitungen wurden nachrichtlich übernommen und sind deshalb ganz oder teilweise generalisiert dargestellt. Ihre genaue Lage ist vor Baubeginn zu prüfen.

Ausführungszeichnung

zur Kalkulation

Index	Datum	gez.	Bemerkungen

Entwässerungsplanung

Kanalauswechslung Wallstraße
in Dreieich STT Götzenhain

Lageplan

Blatt: 1.0

Ausfertigung

Projekt-Nr.: 28.116.12

Maßstab: 1 : 100

Datum: 10.06.2026

gezeichnet:

geprüft:

Dat.: 28116_ael.100

Blattgröße: 1.189 x 0.594 = 0.708 m²

Der Bauherr:

Der Entwurfsverfasser:

Koordinatensystem = UTM