


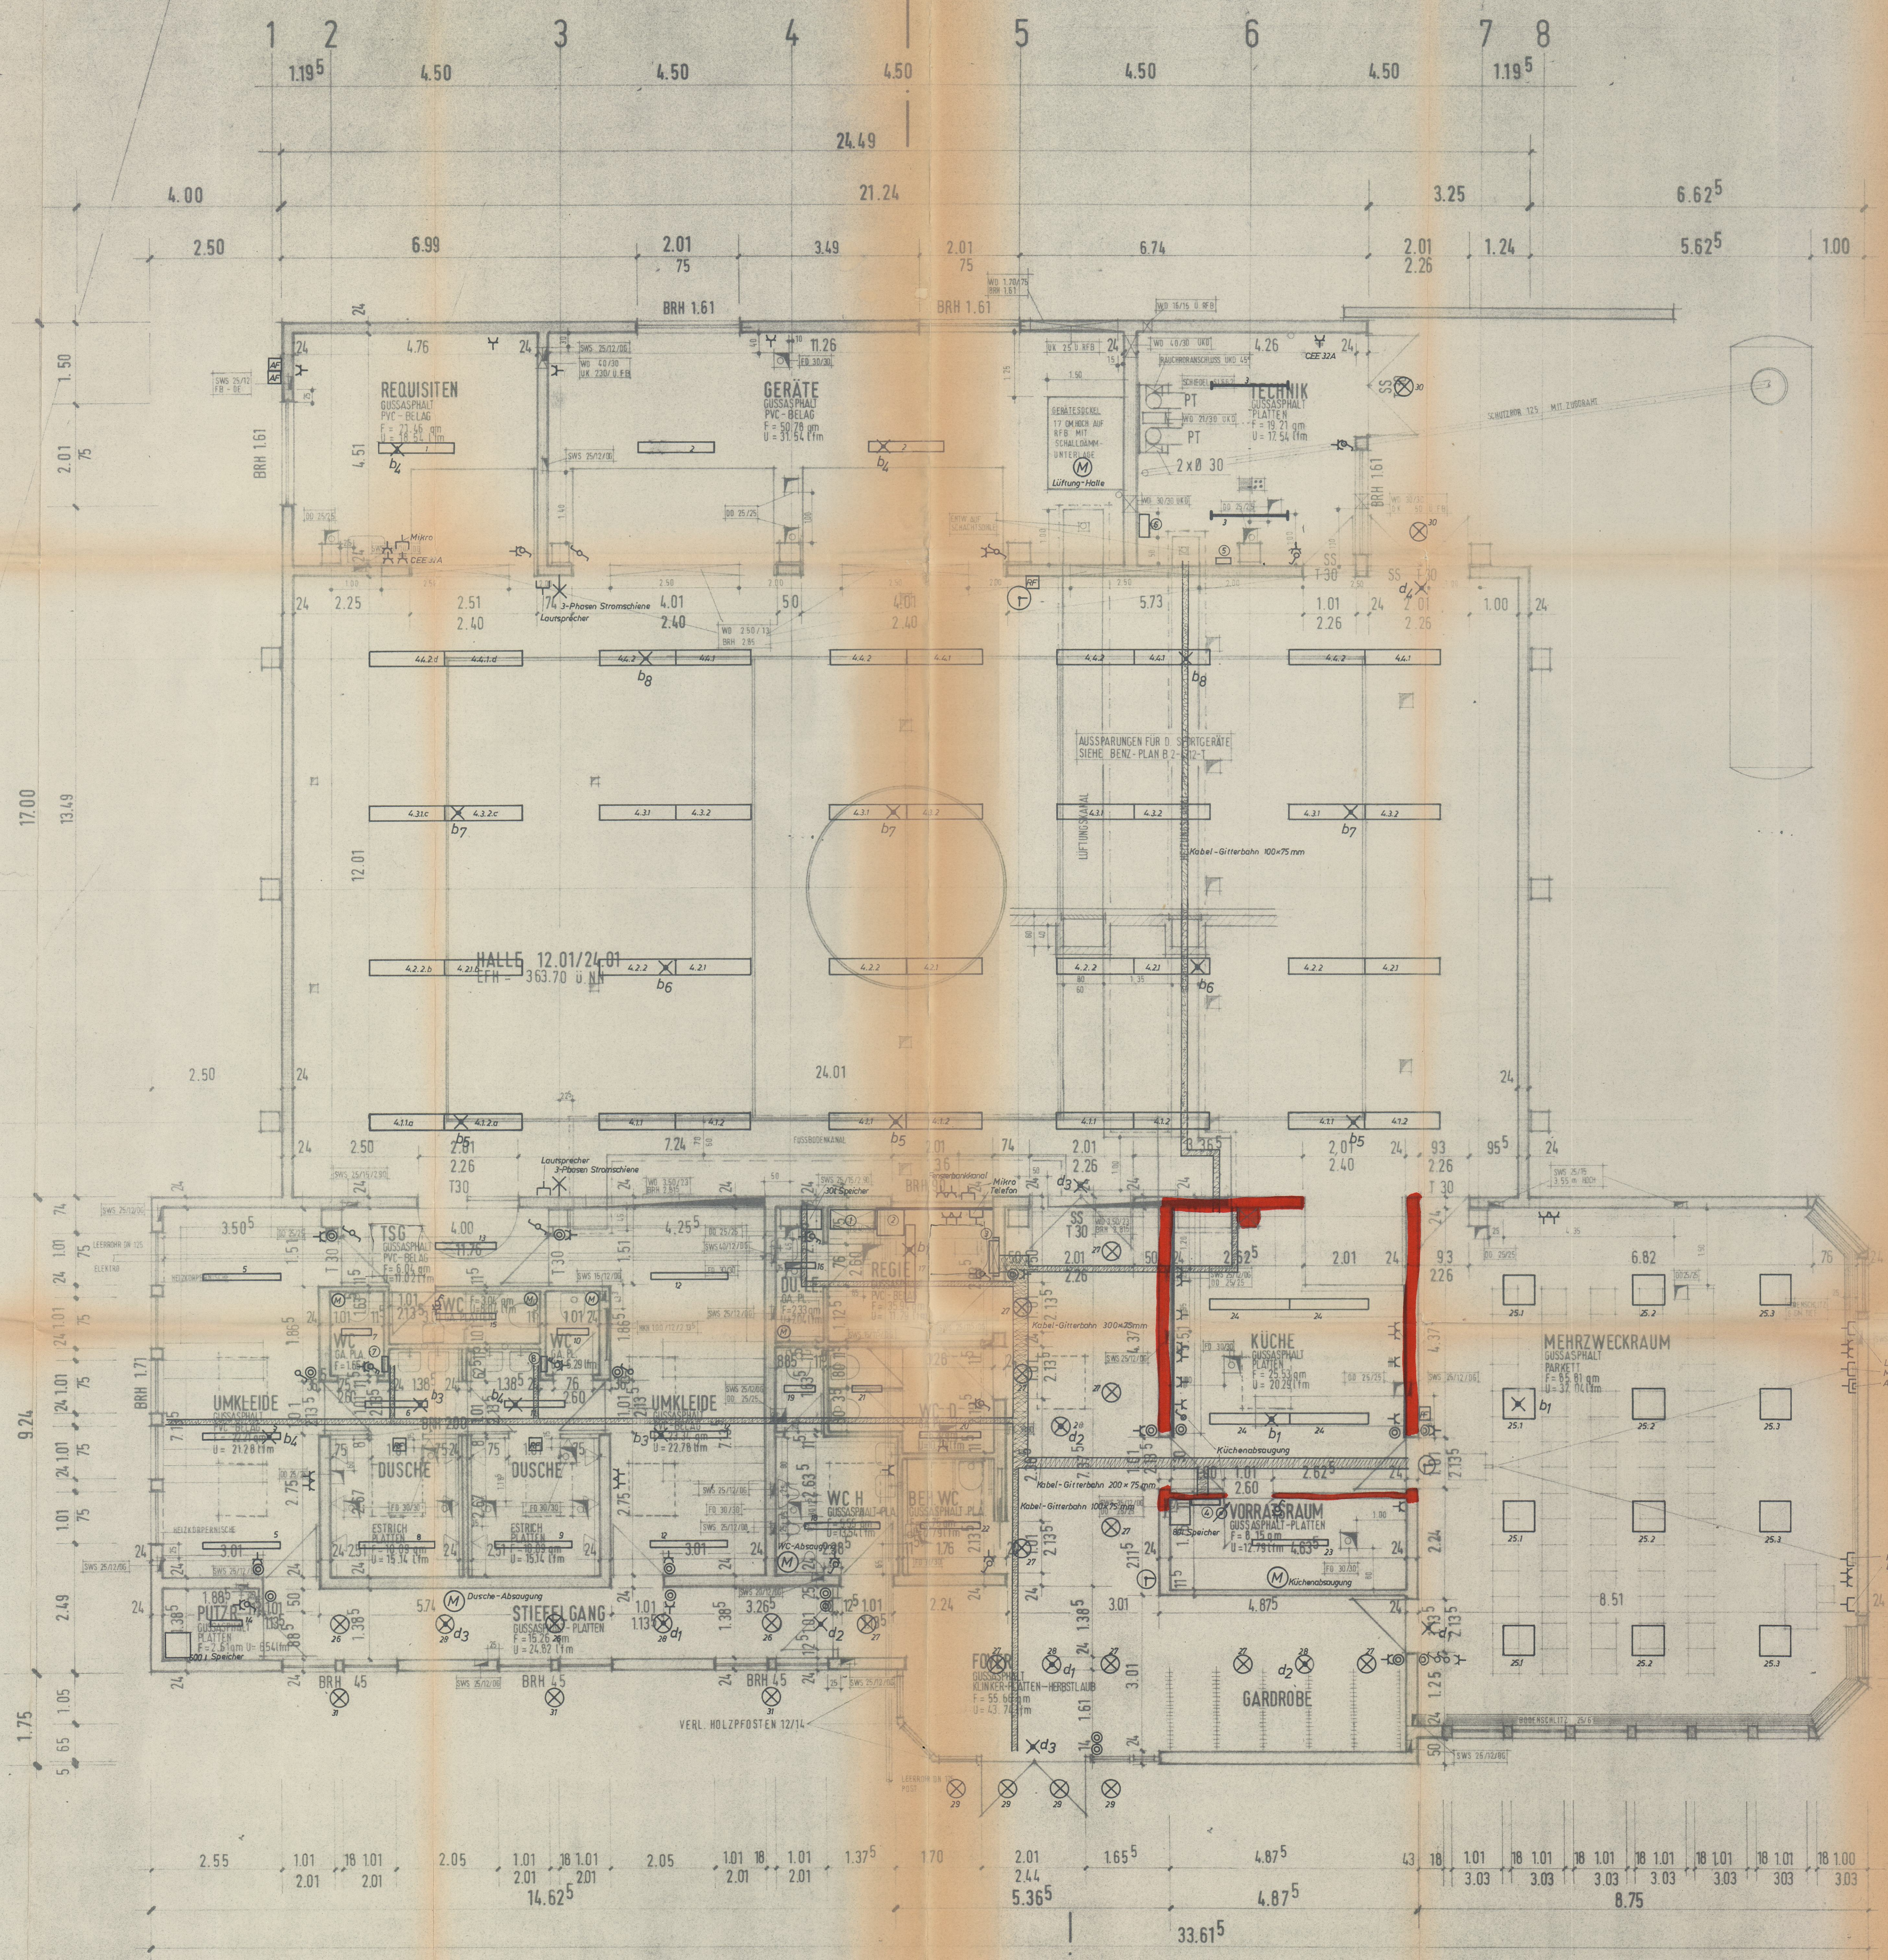

Lichtkuppel
EL. / Kuppel

LEGENDE:

- KALKSANDVOLLSTEIN NF
- SICHTBETON
- POROTON
- HLZ 25/II
- FERTIGTEILE
- STAHLBETON B25

LEGENDE-ELEKTROINSTALLATION:

- ① Messschrank 950x400x2000 mm
- ② ELA-Anlage 550x500 u. Tisch
- ③ Hauptverteilung 650x200x2000 mm
- ④ Unterverteiler 550x130x650 mm
- ⑤ UV-Heizung 244x134x490 mm
- ⑥ Schaltschrank Lüftung + Heizung
- ⑦ RV-Dusche Bereich I
- ⑧ RV-Dusche Bereich II

Ingenieur-Büro Grammer VDI	
Heizung · Elektro · Klima · Sanitär	
7270 Nagold/Schw. 7407 Rottenburg-Ergenzingen	
Markstraße 3, Postfach 1	
Telefon 07452/2444, Telefax 07457/8031	
DATE: 20.02.81	PROJEKT: Mehrzweckhalle Obernai
ZEICHNER: [Signature]	PROJEKTPLAN ELEKTRO
GEPRÜFT: [Signature]	AK: 80457
	ZEICHNUNG: E 1
	MASSSTAB: 1:50

ERGÄNZT: 21. JAN. 1981 JB. AUSSPARUNGEN
GEÄNDERT: 26. NOV. 1980 JB.

NEUBAU EINER MEHRZWECKHALLE OBERNAI
ARBEITSPLAN
GRUNDRISS **BAULEITUNG**