




A B C D E

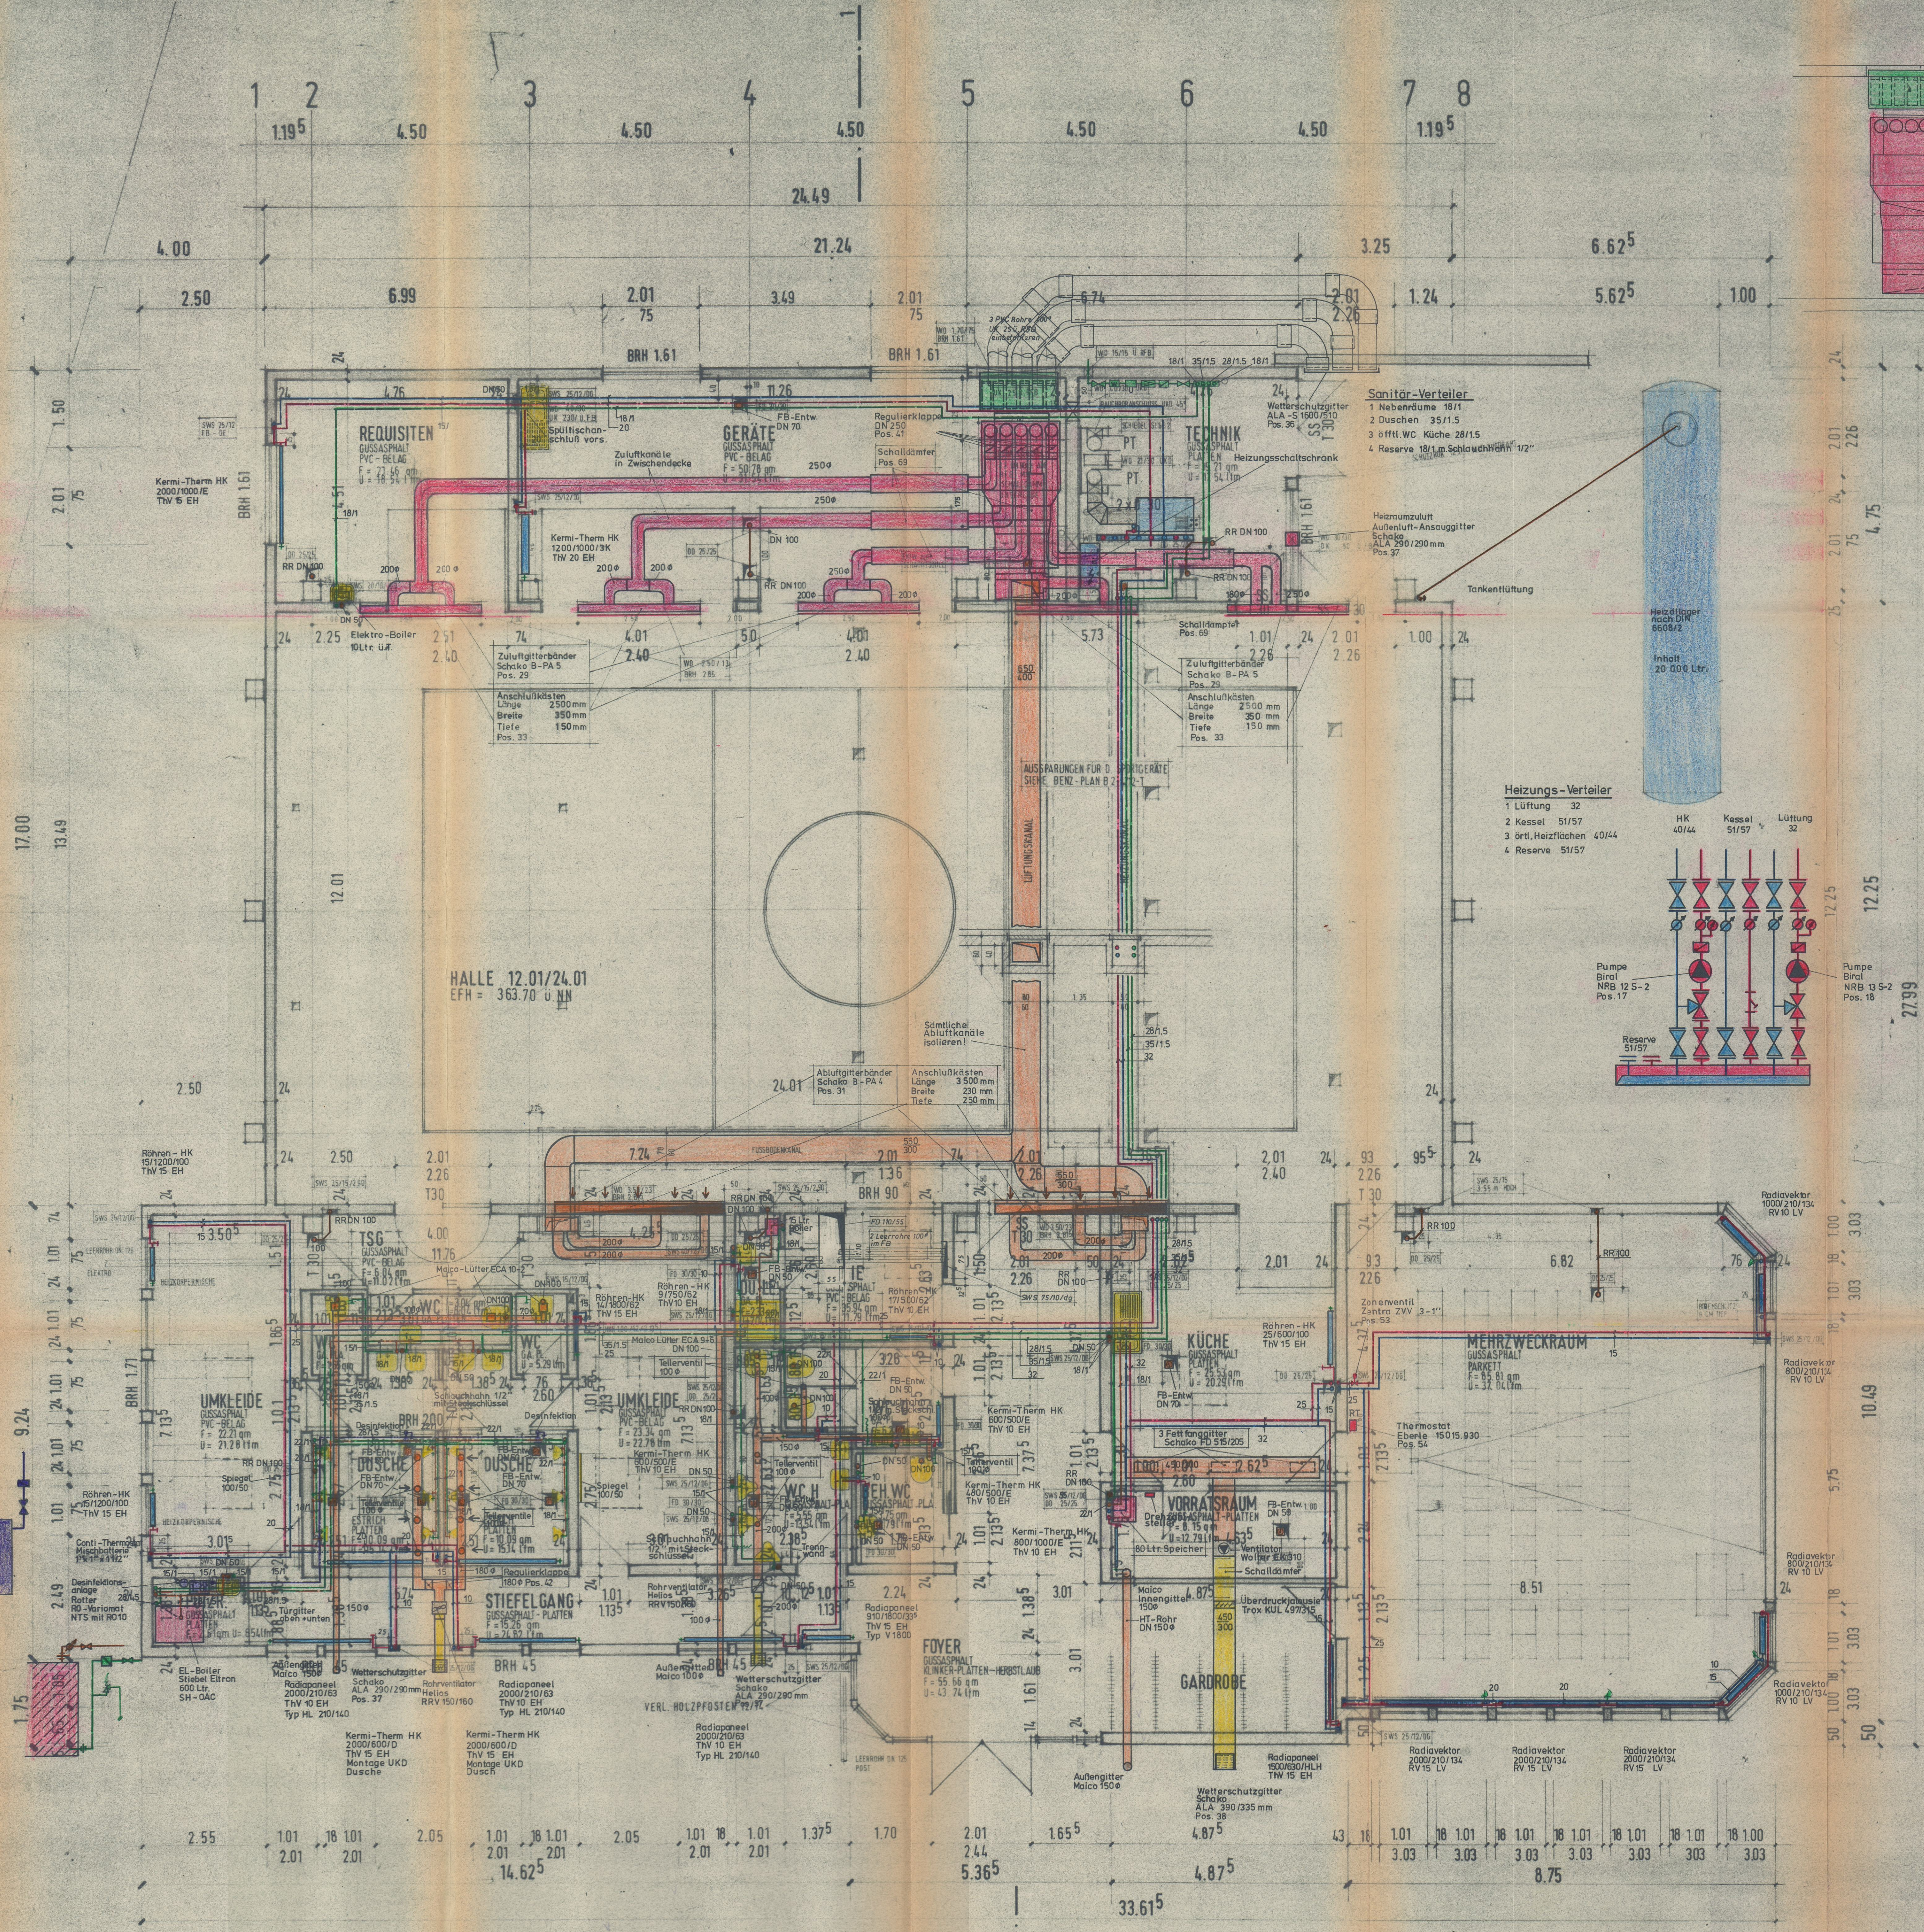

LEGENDE:

- KALKSANDVOLLSTEIN - NF
- SICHTBETON
- POROTON
- HLZ 25/11
- FERTIGTEILE
- STAHLBETON B25

Ingenieur-Büro Grammer VDI

Heizung · Elektro · Klima · Sanitär
7270 Nagold/Schw. 7407 Rottenburg-Ergenzingen
Marktstraße 3 Telefon 07452/2444 Telefax 07457/8031

18.5.81 Mehrzweckhalle
GEZEICHNET Obernau
se Projektplan
GEPRÜFT HZg., San., Lüftung
ART 80.457
ZEICHNUNG P1
MAßSTAB 1:50

ERGÄNZT: 21. JAN. 1981 JB AUSSPARUNGEN
GEÄNDERT: 26. NOV. 1980 JB

NEUBAU EINER MEHRZWECKHALLE OBERNAU
ARBEITSPLAN
GRUNDRISS