


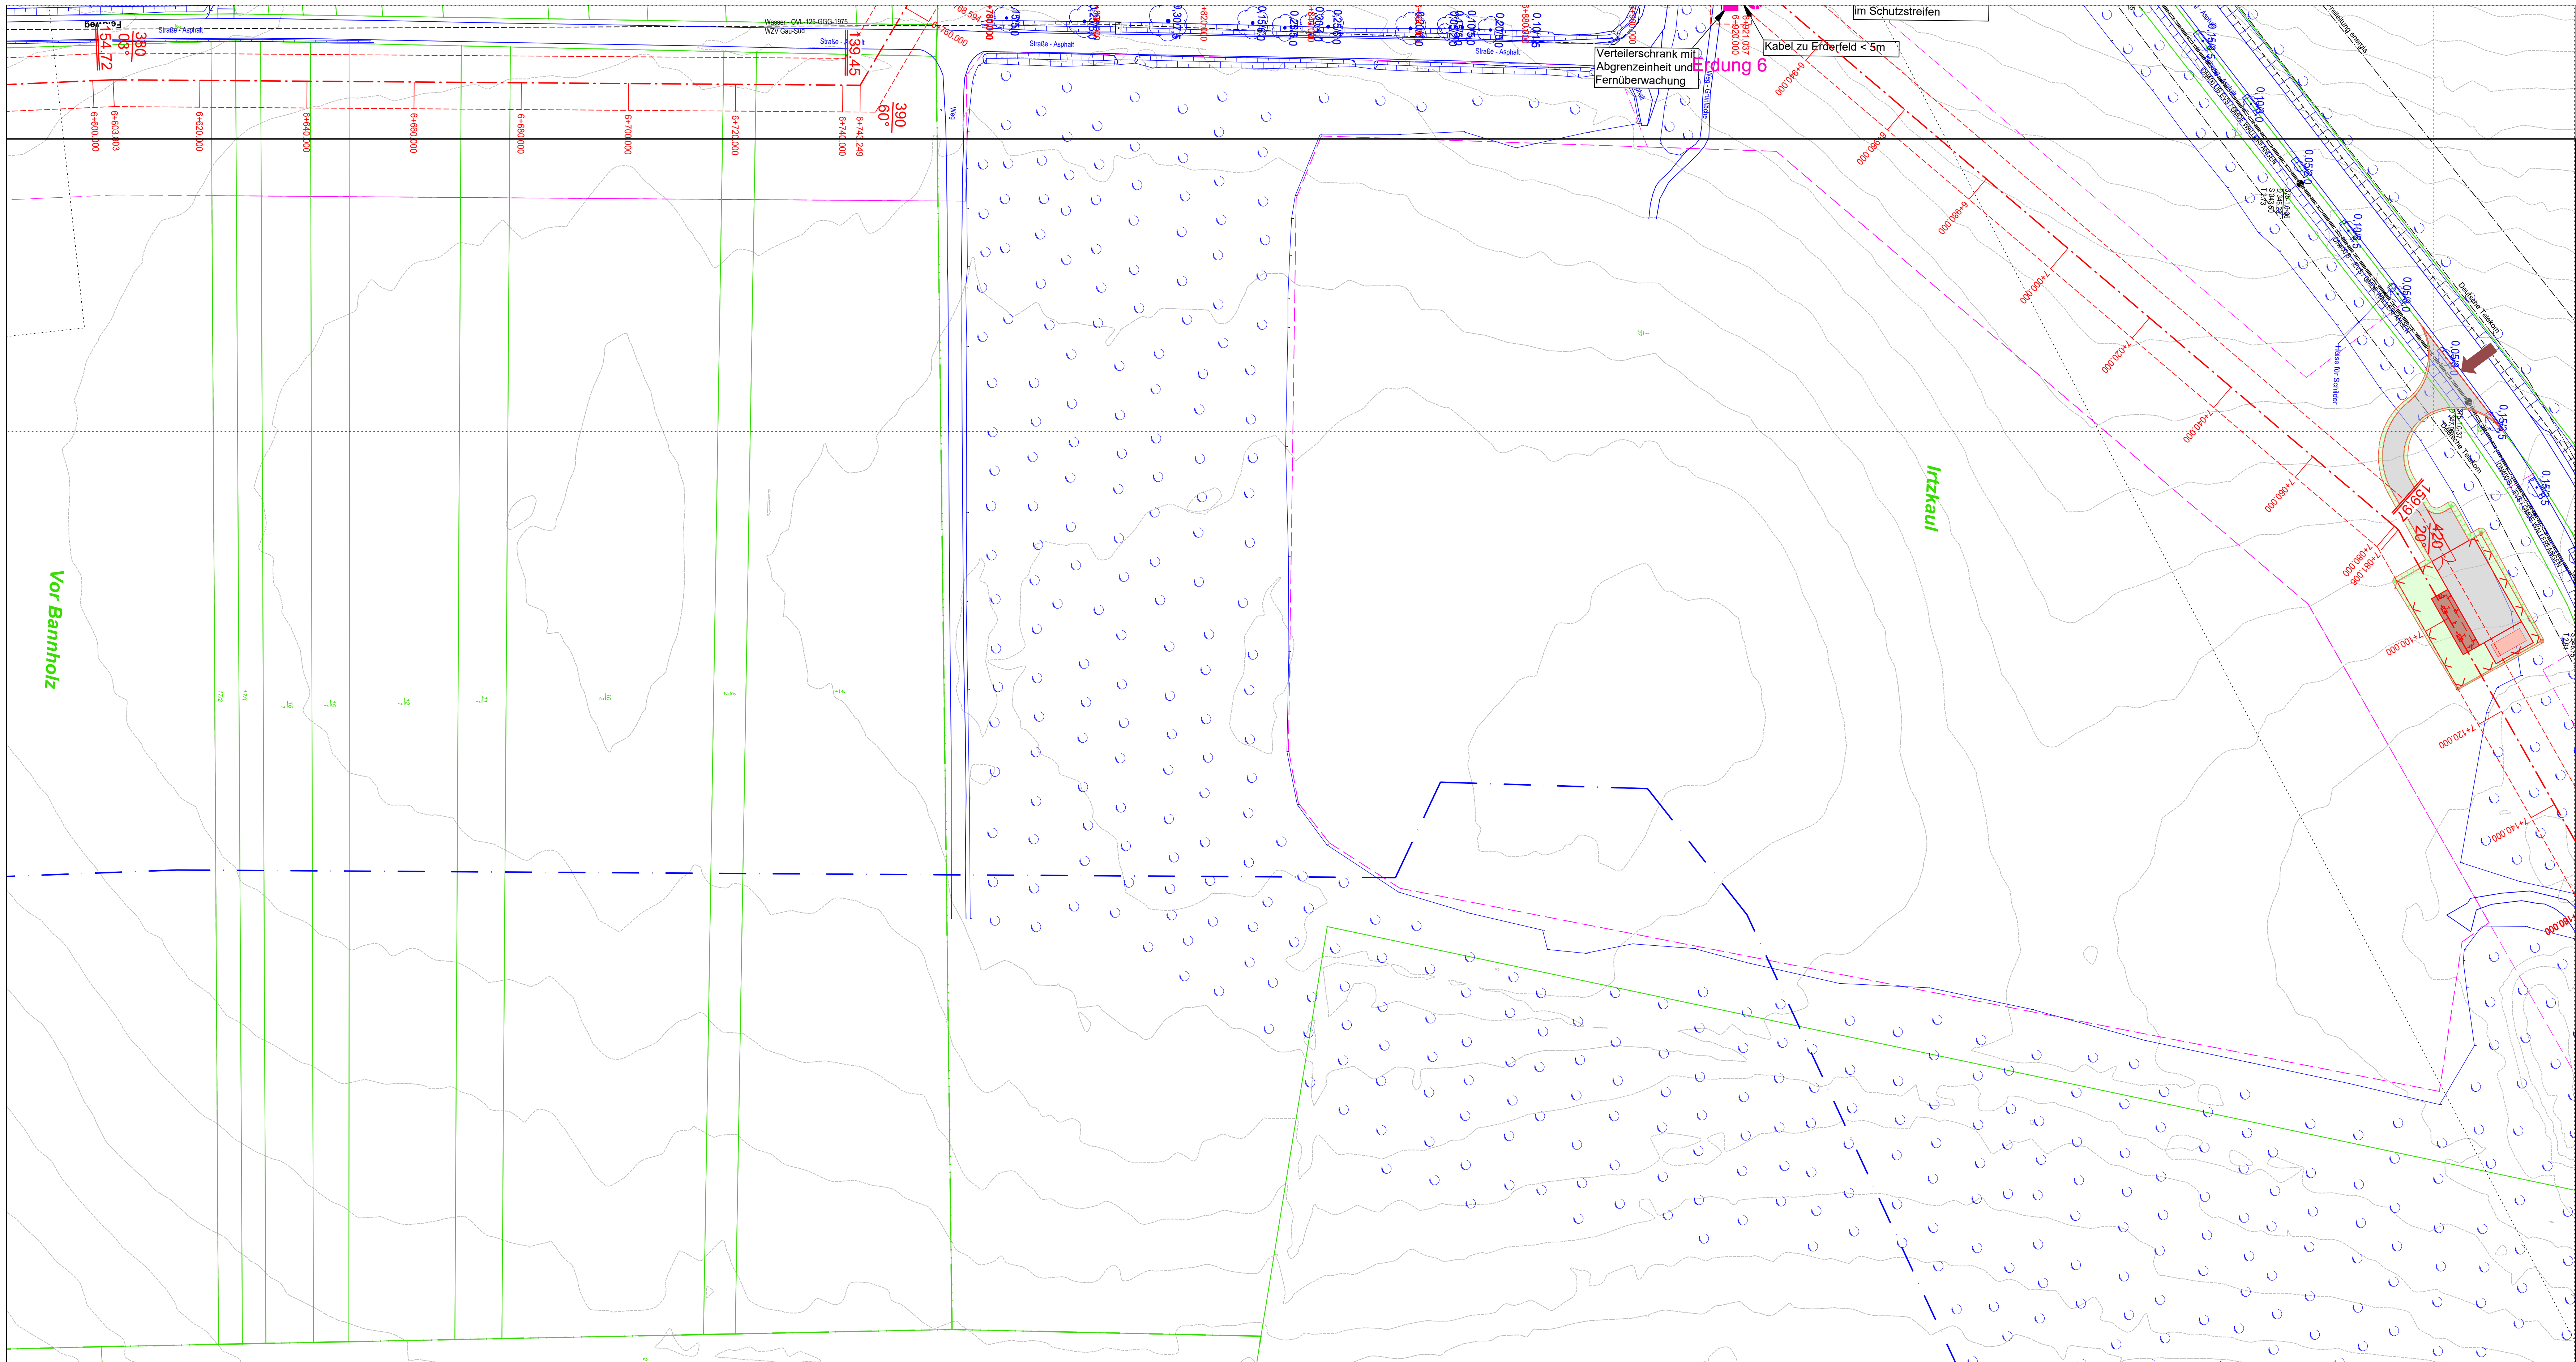

Legende

- Grenze Schutzstreifen
- Geplante H2-Leitung
- Grenze Schutzstreifen
- Geplante Leitung im Mantelrohr
- Arbeitsstreifen, Lagerflächen, Schutzflächen, Baustelleneinfahrt
- KKS-Anlage Planung
- Schilderpfahl / mit Dach
- TS-Punkt h, TS-Beschriftung
- Bestand**
- HD-Gasstg. in Betrieb
- HD-Gasstg. außer Betrieb/ausgeb.
- KKS-Anlage
- Schilderpfahl / mit Dach
- Fromdanlagen**
- DN, Medium, Betreiber
- xx, KV, Betreiber
- DN, Werkstoff
- Grenzen**
- Flurstücksgrenze
- Flur
- Gemarkungsgrenze
- Gemeindegrenze
- Kreisgrenze

Hinweise für die Bauausführung

Eintragung der Fremdanlagen ohne Gewähr für Richtigkeit und Vollständigkeit. Erkundung der genauen Lage bzw. örtliche Erkundung durch Betreiber der Fremdanlagen sind vom Auftragnehmer vorzunehmen bzw. zu veranlassen. Die Auflagen der Betreiber sind zu berücksichtigen. Alle nicht besonders bezeichneten horizontalen und vertikalen Krümmungen sind in elastischer Biegung oder mittels Schweißbrenner auszuführen. Abstand zu kreuzenden Leitungen mind. 0,20 m. Bei der Bauausführung sind die Bestimmungen des Denkmalschutz- und Pflegegesetzes vom 23.3.1978 (GVBl. 1978, Nr. 10, Seite 159) zu beachten. Danach ist jeder zutage kommende archaische Fund unverzüglich zu melden, die Fundstelle soweit als möglich unverändert zu lassen und die Gegenstände sorgfältig gegen Verlust zu sichern.

ILF Consulting Engineers
Germany GmbH
Wein-Eckert-Str. 7
81829 München
Tel.: +49 89 / 2555 94 - 0

ILF
CONSULTING
ENGINEERS

WSV Beratende Ingenieure GmbH
Heinrich-Barth-Str. 31
66115 Saarbrücken
Tel.: +49 681 / 95 08 33-0
Fax.: +49 681 / 95 08 33-99
E-Mail: kontakt@wsv-ingenieure.de

WSV
BERATUNGS
INGENIEURE

Ausführungsplan		bearbeitet Name/Datum		geprüft Name/Datum		freigegeben Name/Datum	
Genehmigungsplan							
Index	Datum	Bemerkung				bearbeitet	geprüft
4	02/07/25	KKS-Anlage und Erder hinzugefügt				Trapp	Wagner
3	06/05/25	Trasse wegen Änderung Anbindung angepasst				Trapp	Wagner
2	28/03/25	Blattschnitte hinzugefügt				Trapp	Wagner
1	04/03/25	Planlayout angepasst				Trapp	Wagner
0	15/01/25	Erstellung Lageplan				Trapp	Wagner

Projekt Nr. / PSPF: H.400.10.00001

Genehmigungsplan: WW 8004

Leidingen-Dillingen

Neubau Wasserstoffleitung DN600

WW8004-ILF-PPL-PL-DWG-00036 Trassenlageplan

Stand: 02.07.2025

Plan Nr.: 19

in DN: 600

in DP: 70

Länge: 16.431 km

LP-16A

Datum der letzten Änderung: 16.04.2024

Kataster: 16.04.2024

Topographie: 26.02.2025

Plotsdatum: 04.07.2025

Maßstab 1: 500

Betriebsabteilung: Creos Deutschland Wasserstoff GmbH

Betriebsstelle Homburg

65424 Homburg

Tel.: 08841 / 9880 0

Fax.: 08841 / 9880 111

Planungskult für Gasnetze

Tel.: 08841 / 9880 - 150

Meckelstraße für Gasnetze

Tel.: 0800 0800 577

creos