


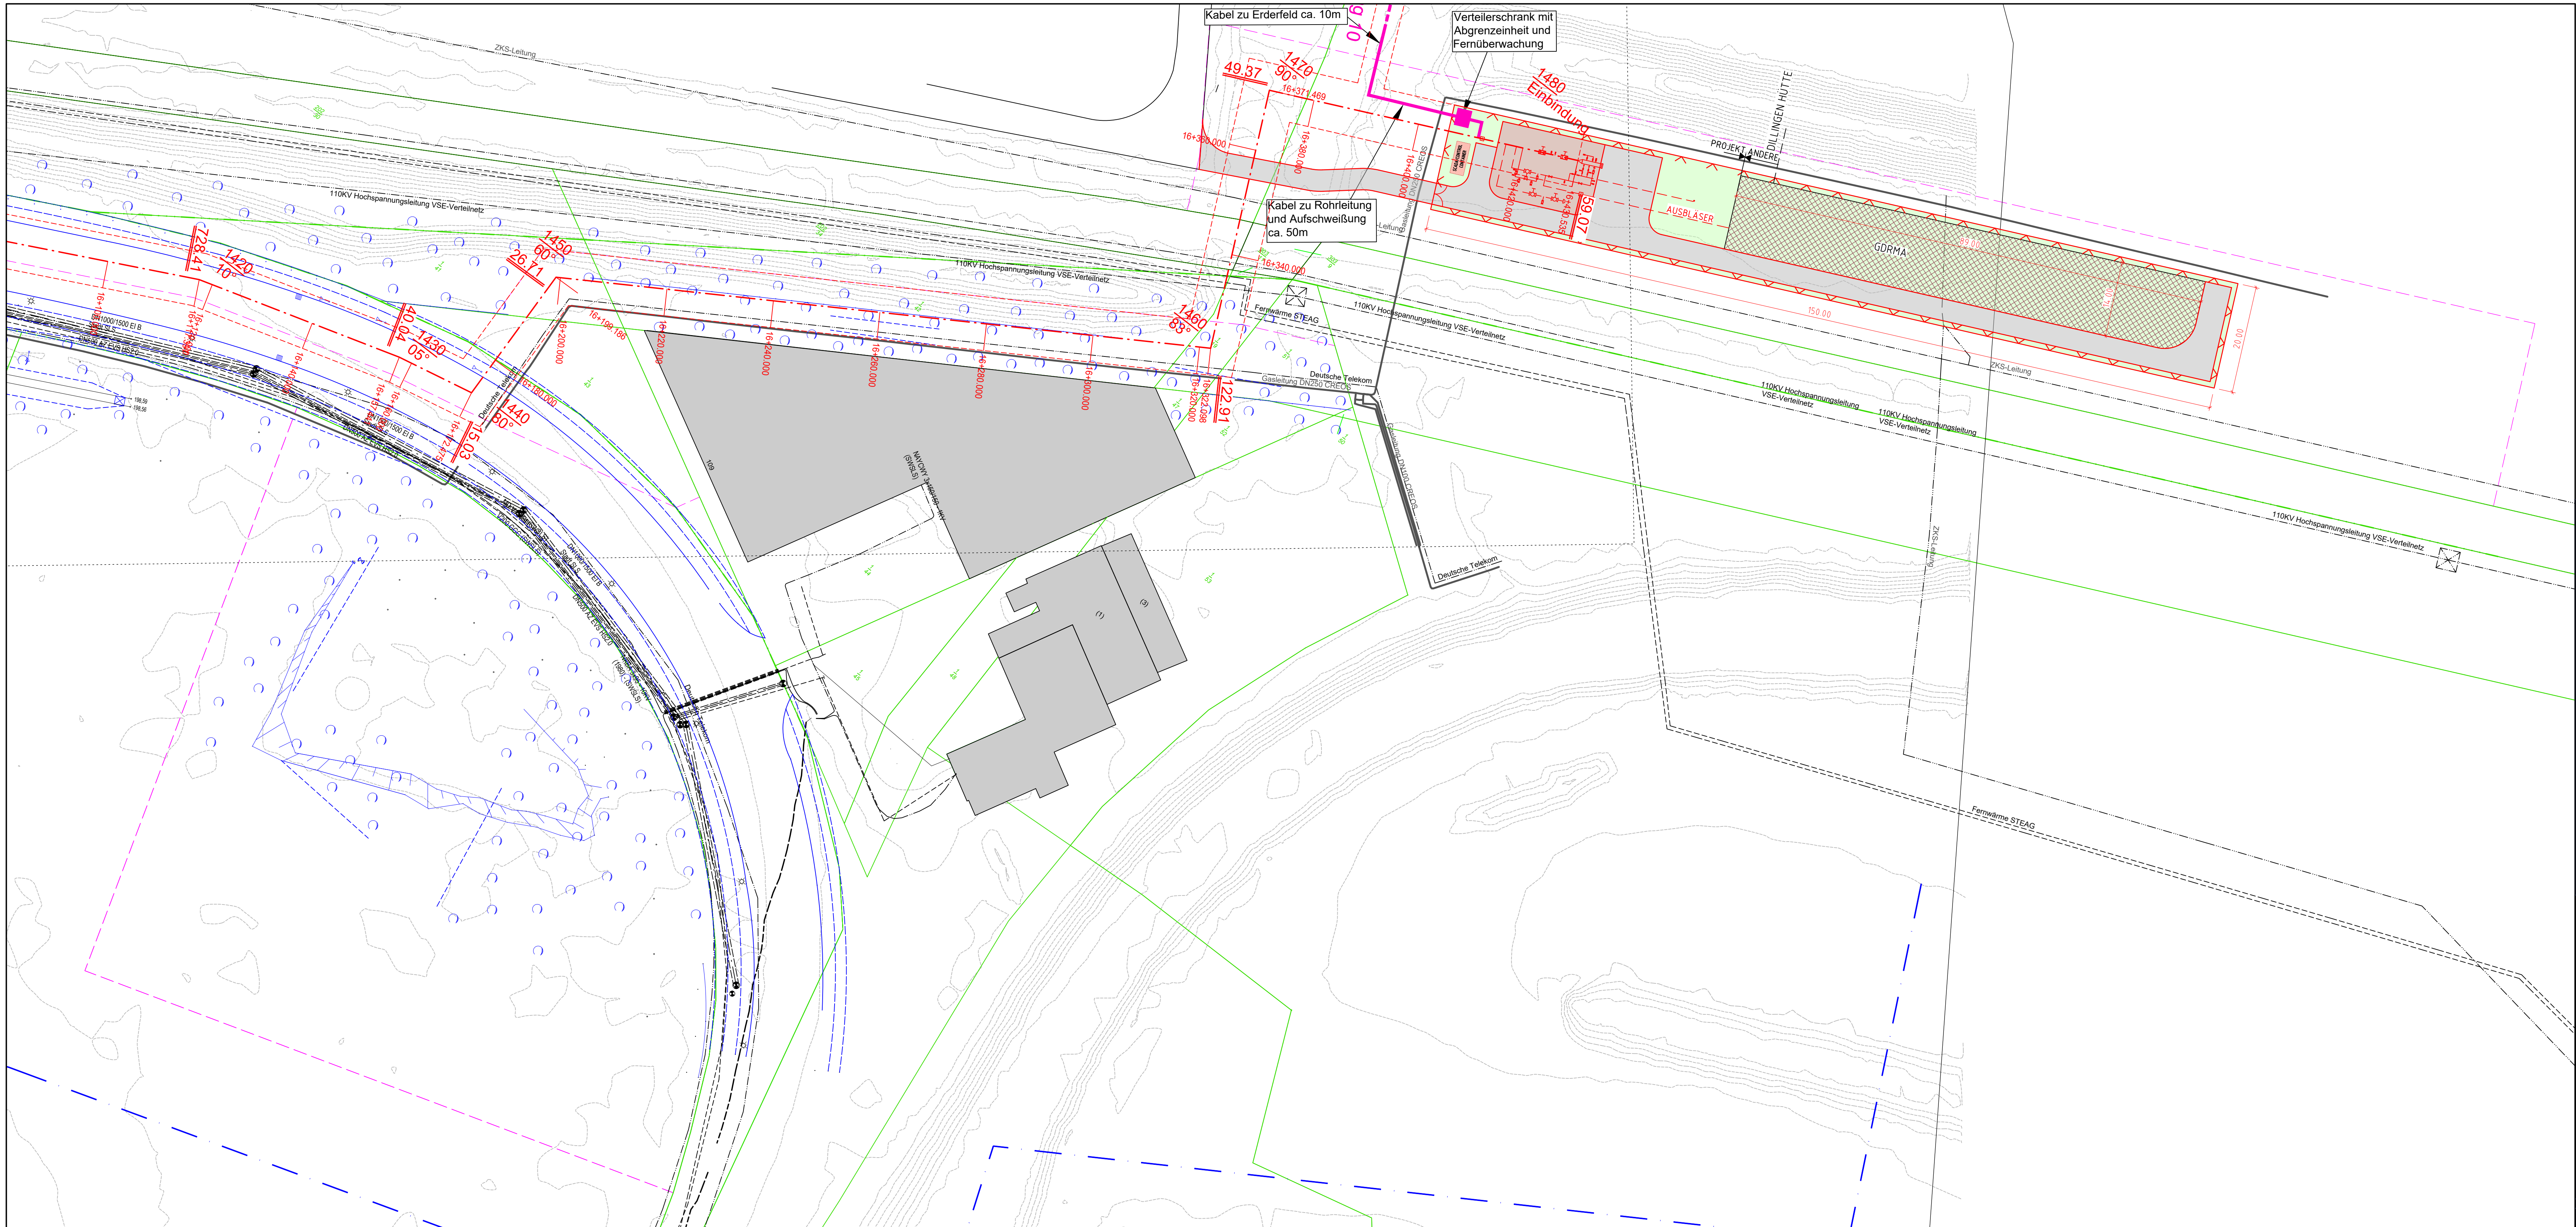

Legende

- 5 m Grenze Schutzstreifen
- 5 m Geplante H2-Leitung
- 5 m Grenze Schutzstreifen
- Geplante Leitung im Mantelrohr
- Arbeitstreifen, Lagerflächen, Schutzflächen, Baustellenzufahr.
- KKS-Anlage Planung
- Schilderpfahl / mit Dach
- TS-Punkt h, TS-Beschriftung

Bestand

- HD-Gasltg. in Betrieb
- HD-Gasltg. außer Betrieb/ausgeb.
- KKS-Anlage
- Schilderpfahl / mit Dach

Fremdanlagen


- DN, Medium, Betreiber
- xx, KV, Betreiber
- DN, Werkstoff

Grenzen

- Flurstücksgrenze
- Flur
- Gemarkungsgrenze
- Gemeindegrenze
- Kreisgrenze

Hinweise für die Bauausführung

Eintragung der Fremdanlagen ohne Gewähr für Richtigkeit und Vollständigkeit. Erkundung der genauen Lage bzw. örtliche Erweiterung durch Betreiber der Fremdanlagen sind vom Auftragnehmer vorzunehmen bzw. zu veranlassen. Die Aufgaben der Betreiber sind zu berücksichtigen. Alle nicht besonders bezeichneten horizontalen und vertikalen Knicke sind in elastischer Biegung oder mittels Schrittbömmen auszuführen. Abstand zu kreuzenden Leitungen mind. 0,20 m. Bei der Bauausführung sind die Bestimmungen des Denkmalschutz- und Pflegegesetzes vom 23.3.1978 (GVBl. 1978, Nr. 10, Seite 158) zu beachten. Danach ist jeder zulage kommende archäologische Fund unverzüglich zu melden, die Fundstelle soweit als möglich unverändert zu lassen und die Gegenstände sorgfältig gegen Verlust zu sichern.

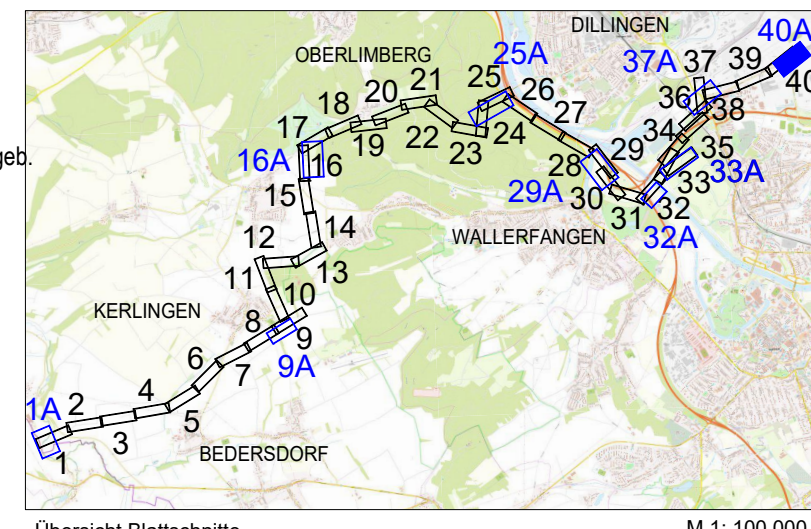

ILF Consulting Engineers Germany GmbH Heinrich-Barth-Str. 7 81829 München Tel.: +49 89 / 2555 94 - 0		ILF CONSULTING ENGINEERS		WSV Beratende Ingenieure GmbH Heinrich-Barth-Str. 31 66115 Saarbrücken Tel.: +49 681 / 95 08 33-0 Fax.: +49 681 / 95 08 33-99 E-Mail: kontakt@wsv-ingenieure.de		WSV BERATENDE INGENIEURE	
Ausführungsplan		bearbeitet Name/Datum		geprüft Name/Datum		freigegeben Name/Datum	
Genehmigungsplan							
Index	Datum	Bemerkung		bearbeitet		geprüft	
4	02/07/25	KKS-Anlage und Erder hinzugefügt		Trapp		Wagner	
3	06/05/25	Trasse wegen Änderung Anbindung angepasst		Trapp		Wagner	
2	28/03/25	Blattschnitte hinzugefügt		Trapp		Wagner	
1	04/03/25	Planlayout angepasst		Trapp		Wagner	
0	15/01/25	Erstellung Lageplan		Trapp		Wagner	
Projekt Nr. (PSP):		H.400.10.00001		Planfeststellung §43 EnWG		Genehmigungs-Lageplan	
Genehmigungs-Nr.:		WW 8004				in DN: 600	
ASSET-ID:		Bauteil-Nr.:				in DP: 70	
						Länge: 16.431 (m)	
						Plan Nr.: 49	
						LP-40A	
						Stand: 02.07.2025	
						Kombi / DN: Abchnitt / PN: Plan Nr.:	
Leitungsbezeichnung		Datum der letzten Änderung:		Maßstab 1: 500		Betriebsabteilung: Crea Deutschland Wasserstoff GmbH, Betriebsstelle Homburg, Am Zündturm 8, 6624 Homburg, Tel.: 06841 / 9886 0, Fax.: 06841 / 9886 115	
Kataster: 16.04.2024		Topographie: 26.02.2025		Photostadium: 04.07.2025		Planautorität für Gasnetze: Crea Deutschland Wasserstoff GmbH, Tel.: 06841 / 9886 150, Melderstelle für Gasnetze: Tel.: 0800 0800 577	