


LEGENDE

Bestand

- Kataster
- Bauwerke / Topologie
- Vermessung
- Kanalschachtdeckel
- Solarfeld
- Entwässerungsrinne
- Exolennetze
- Sanitärabwasser
- Frischwasser
- Fernheizung
- Regenabwasser
- Chemieabwasser
- Hochspannung
- Niederspannung
- Signal - Telefon
- Zugsteinnetz
- Leerrohre
- PV-Verteiler
- Straßenbeleuchtung

Planung


- Trinkwasserleitung
- Trinkwasserleitungsschieber
- 20 kV - Kabel
- Leerrohre
- 1 Kabelstrecke 1 (20 kV - Kabel)
Gebäude 686 bis HPGL
- 2 Kabelstrecke 2 (20 kV - Kabel)
Gebäude 686 bis Standort flexibler Trafo
- 3 Kabelstrecke 3 (20 kV - Kabel)
Gebäude 686 bis mobile Trafostation

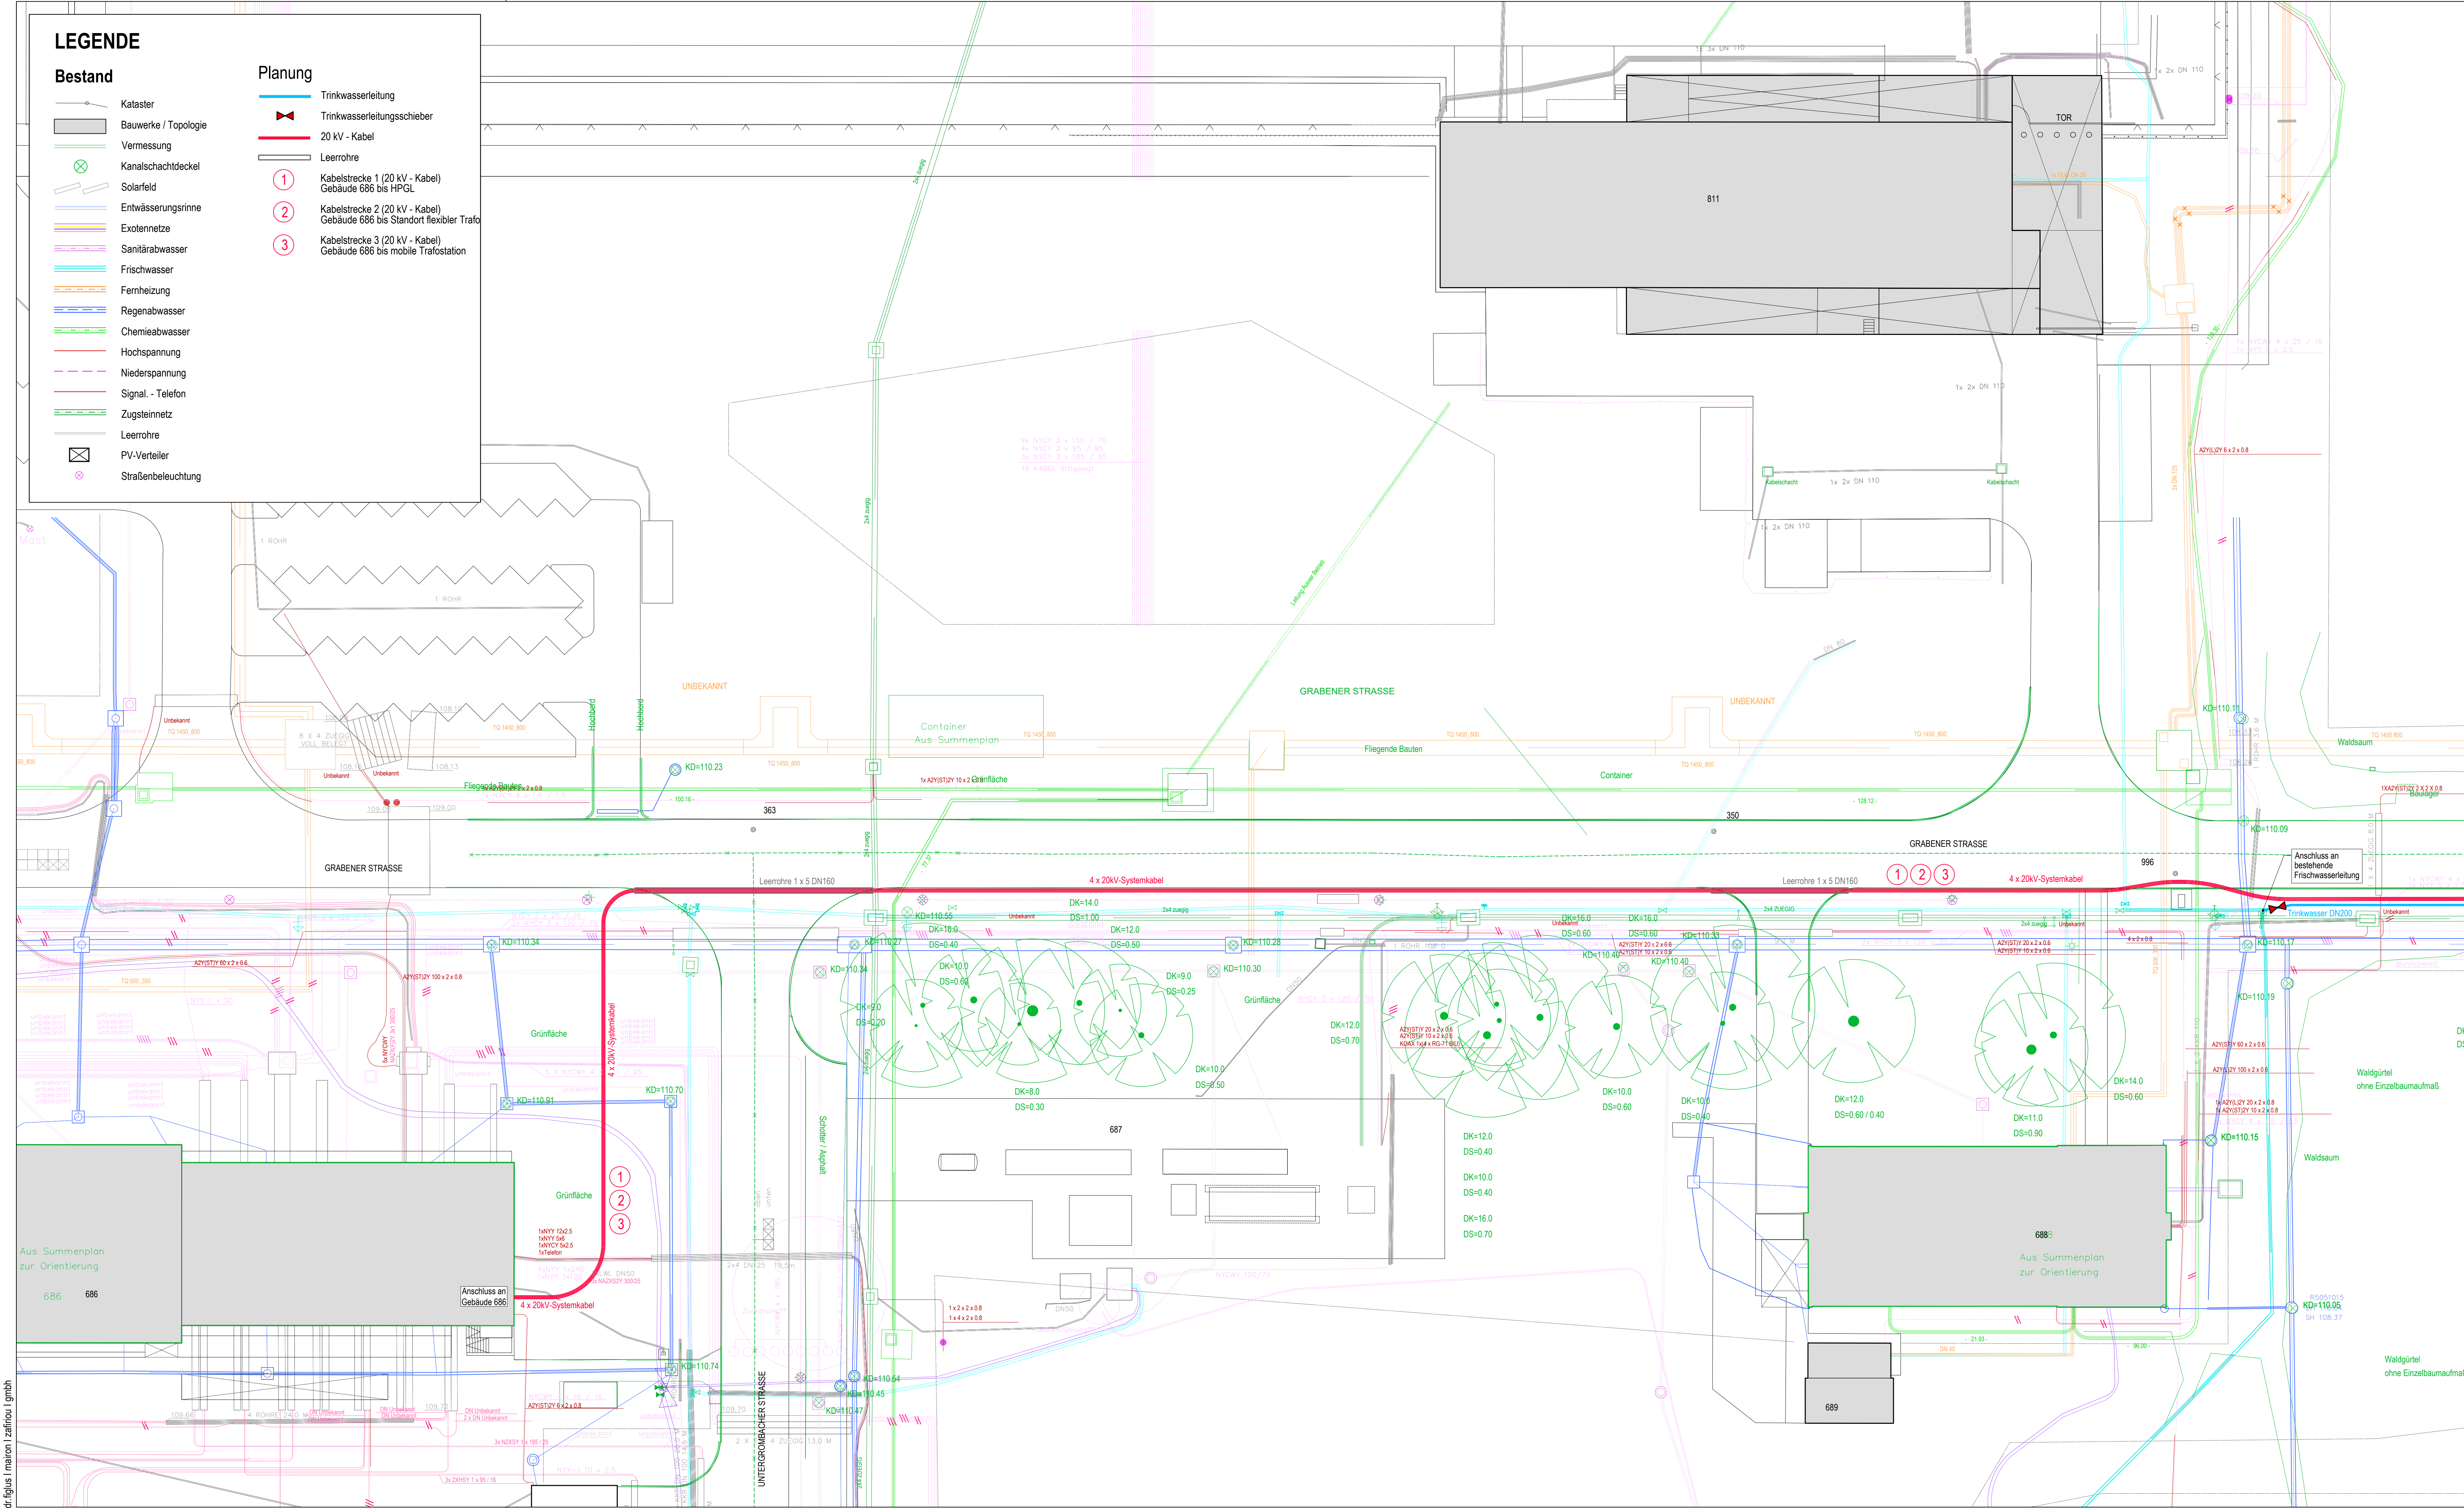

NUR FÜR AUSSCHREIBUNGSZWECKE

Übersichtskarte

unmaßstäblich

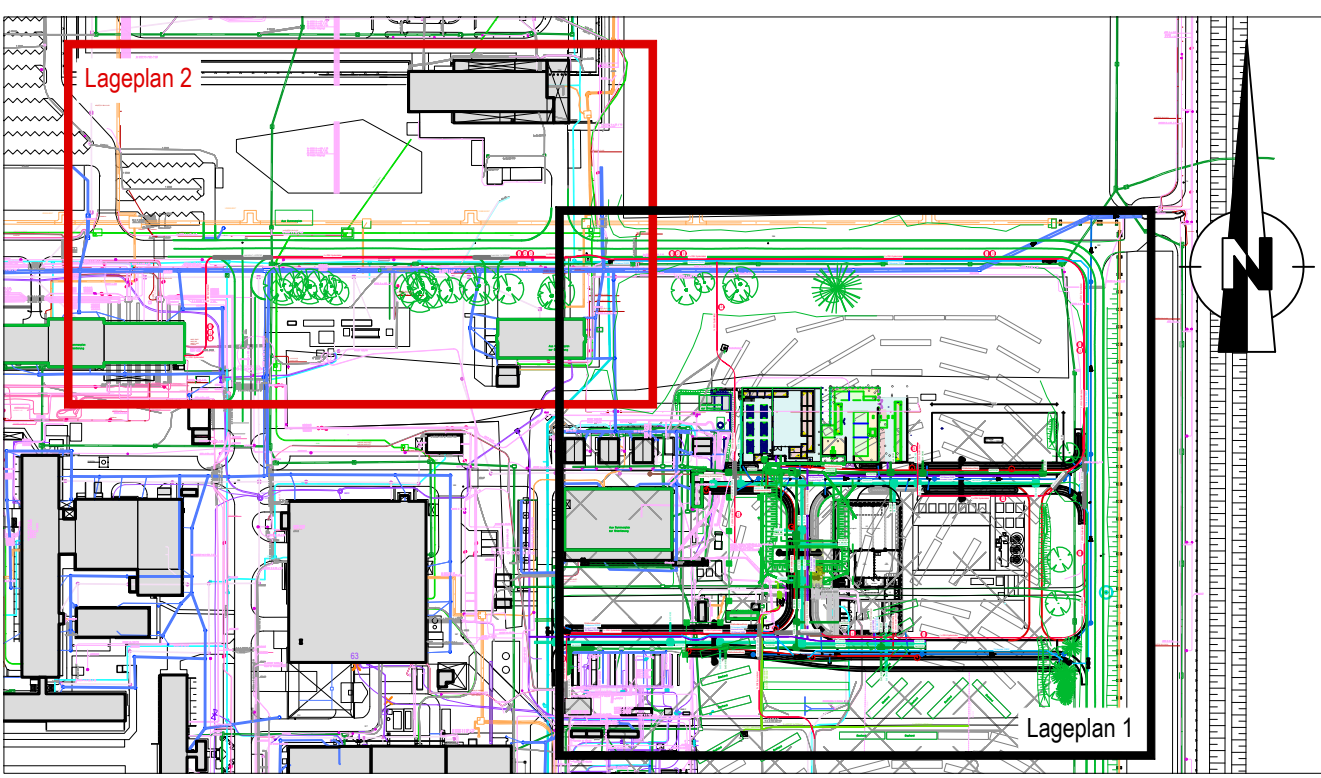

Freigegeben:	Geprüft:	Geprüft:
den	den	den

Index:	Datum:	Änderungen / Ergänzungen:	Name:
--------	--------	---------------------------	-------

Plangrundlage: Vermessung: Vermessungsbüro RAPPOLD & RAPPOLD GbR, 10.2024; Kataster & Leitungen: Tiefbaustand KIT, 11.2022;
Planung Baufelder: KIT, 06.2025

Bauherr:	KIT Karlsruher Institut für Technologie Hermann-von-Helmholtz-Platz 1 76344 Eggenstein-Leopoldshafen	 Eggenstein-Leopoldshafen, den
----------	--	---

Planverfasser:	dr. figlus mairon zafiriou gmbh Ingenieurbüro für Bauwesen fmz Ingenieurbüro für Bauwesen Jahnstraße 1 76133 Karlsruhe Telefon 0721 - 6095 - 1710 Telefax 0721 - 6095 - 0338 info@fmz-ingenieure.de www.fmz-ingenieure.de	Karlsruhe, den 14.07.2026
----------------	--	------------------------------

Projekt:	Infrastrukturelle Entwicklung EnergyLab		
Phase:	Ausschreibung		
Inhalt:	Lageplan 2 Ver- und Entsorgung	Bearbeitet: Gezeichnet: SAN Geprüft: Datum: 14.07.2026	Mail: Plan-Nr.: 0359-VBA-LP2-LTG Maßstab: 1:250
Gewerk:	Ver- und Entsorgungsleitungen	Projekt Nr.: 09-24-0359 Dateiname: 0359-VBA	Fertigung: Anlage: Index: