


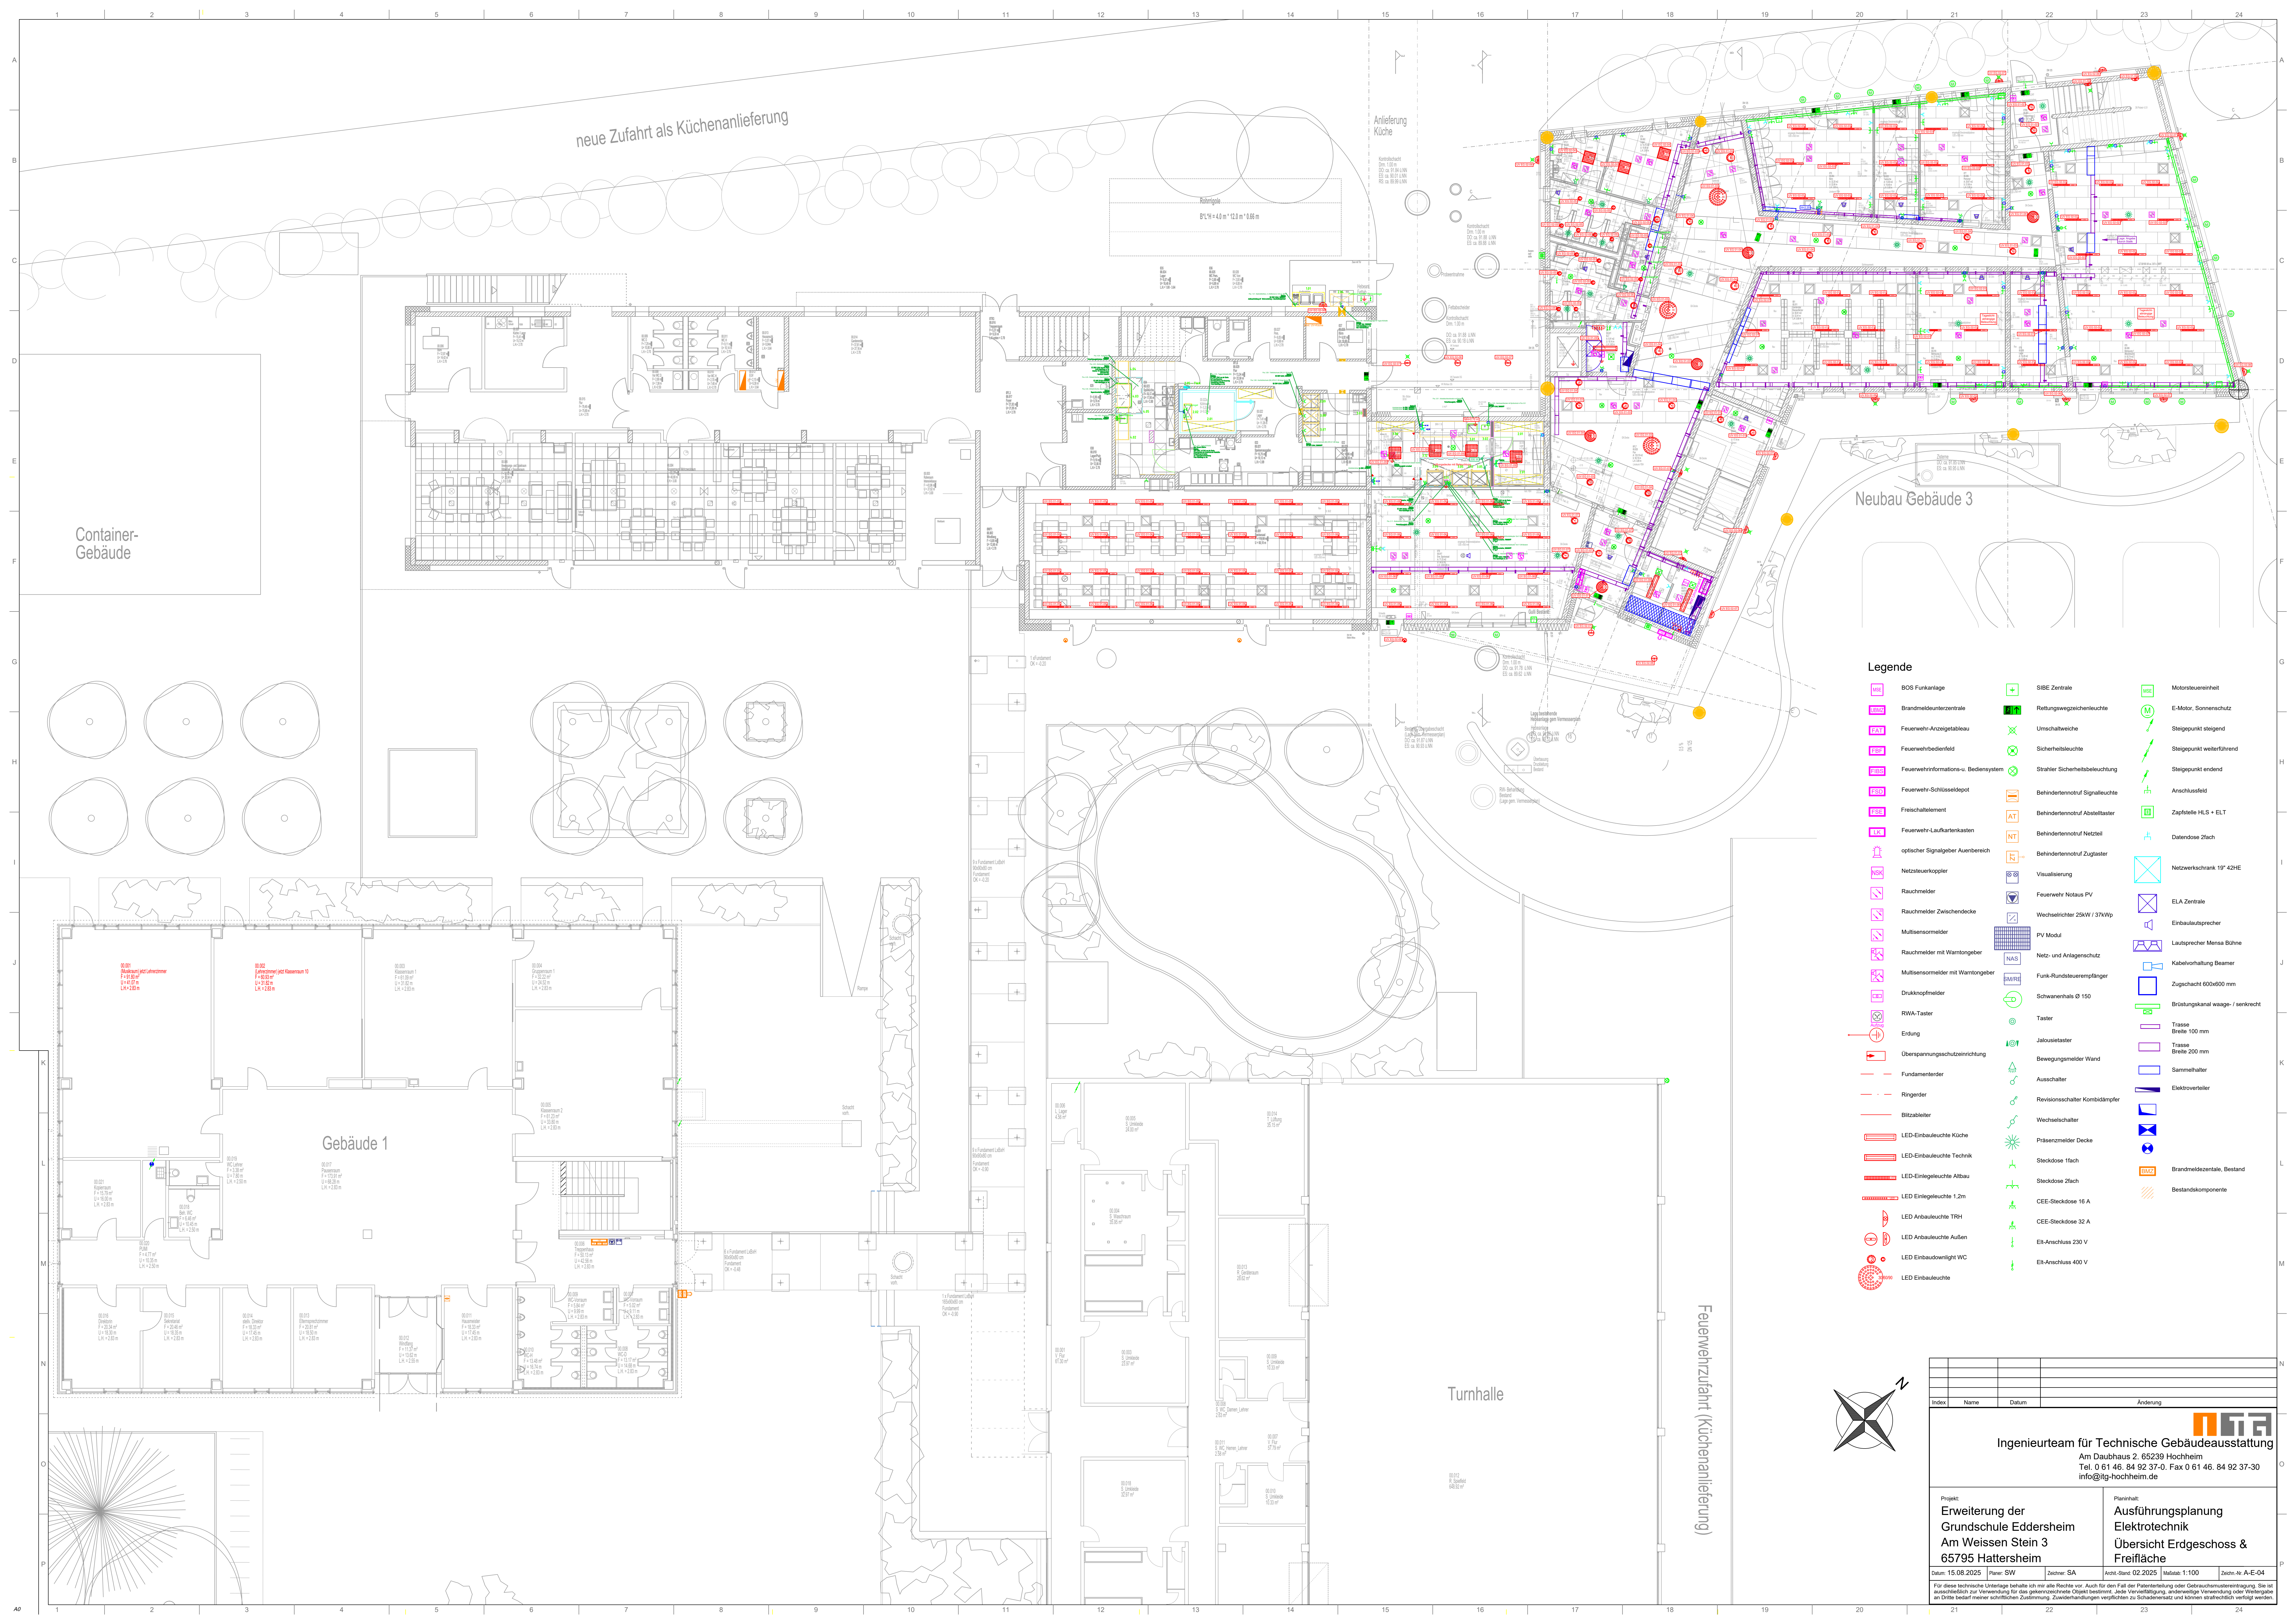

- Legende**
- | | | |
|--------------------------------------|---------------------------------|-----------------------------------|
| BOS Funkanlage | SIBE Zentrale | Motorsteuereinheit |
| Brandmeldeunterzentrale | Rettungswegezeichenleuchte | E-Motor, Sonnenschutz |
| Feuerweh-Anzeigetafel | Umschaltweiche | Steigepunkt steigend |
| Feuerwehbedienfeld | Sicherheitsleuchte | Steigepunkt weiterführend |
| Feuerwehinformations-u. Bediensystem | Strahler Sicherheitsbeleuchtung | Steigepunkt endend |
| Feuerweh-Schlüsseldepot | Behinderdenotruf Signalleuchte | Anschlussfeld |
| Freischallelement | Behinderdenotruf Abstellaster | Zapfstelle HLS + ELT |
| Feuerweh-Laufkartenkasten | Behinderdenotruf Netzteil | Datendose 2fach |
| optischer Signalgeber Außenbereich | Behinderdenotruf Zugaster | Netzwerkschrank 19" 42HE |
| Netzsteuerelement | Visualisierung | ELA Zentrale |
| Rauchmelder | Feuerweh Notaus PV | Einbaudisprecher |
| Rauchmelder Zwischenbohle | Wechselrichter 25kW / 37kWp | Lautsprecher Mensa Bühne |
| Multisensormelder | PV Modul | Kabelvorhaltung Beamers |
| Rauchmelder mit Warntrichter | Netz- und Anlagenschutz | Zugschack 60x600 mm |
| Multisensormelder mit Warntrichter | Funk-Rundsteuerempfänger | Brüstungskanal waage- / senkrecht |
| Druckknopfmelder | Schwarzhals Ø 150 | Trasse Breite 100 mm |
| RWA-Taster | Taster | Trasse Breite 200 mm |
| Erdung | Jalousietaster | Sammelhalter |
| Überspannungsschutzvorrichtung | Bewegungsmelder Wand | Elektrovorteiler |
| Fundamentleiter | Ausschalter | |
| Ringleiter | Revisionsschalter Kombidämpfer | |
| Blitzableiter | Wechselschalter | |
| LED-Einbauleuchte Küche | Präsenzmelder Decke | |
| LED-Einbauleuchte Technik | Steckdose 1fach | |
| LED-Einbauleuchte Altbau | Steckdose 2fach | Brandmeldezentrale, Bestand |
| LED Einbauleuchte TRH | CEE-Steckdose 16 A | Bestandskomponente |
| LED Einbauleuchte Außen | CEE-Steckdose 32 A | |
| LED Einbaudownlight WC | Etl-Anschluss 230 V | |
| LED Einbauleuchte | Etl-Anschluss 400 V | |

Index	Name	Datum	Änderung

Ingenieurteam für Technische Gebäudeausstattung
Am Daubhaus 2, 65239 Hochheim
Tel. 0 61 46, 84 92 37-0, Fax 0 61 46, 84 92 37-30
info@itg-hochheim.de

Projekt: Erweiterung der Grundschule Eddersheim
Am Weissen Stein 3
65795 Hattersheim

Planinhalt: Ausführungsplanung Elektrotechnik
Übersicht Erdgeschoss & Freifläche

Datum: 15.08.2025 Plan: SW Zeichner: SA Archt-Stand: 02.2025 Maßstab: 1:100 Zeichn.-Nr.: A-E-04

Für diese technische Unterlage behalte ich mir alle Rechte vor. Auch für den Fall der Patentverletzung oder Gebrauchsmusterverletzung. Sie ist ausschließlich zur Verwendung für das gekennzeichnete Objekt bestimmt. Jede Vervielfältigung, anderweitige Verwendung oder Weitergabe an Dritte bedarf meiner schriftlichen Zustimmung. Zuwiderhandlungen verpflichten zu Schadenersatz und können strafrechtlich verfolgt werden.