


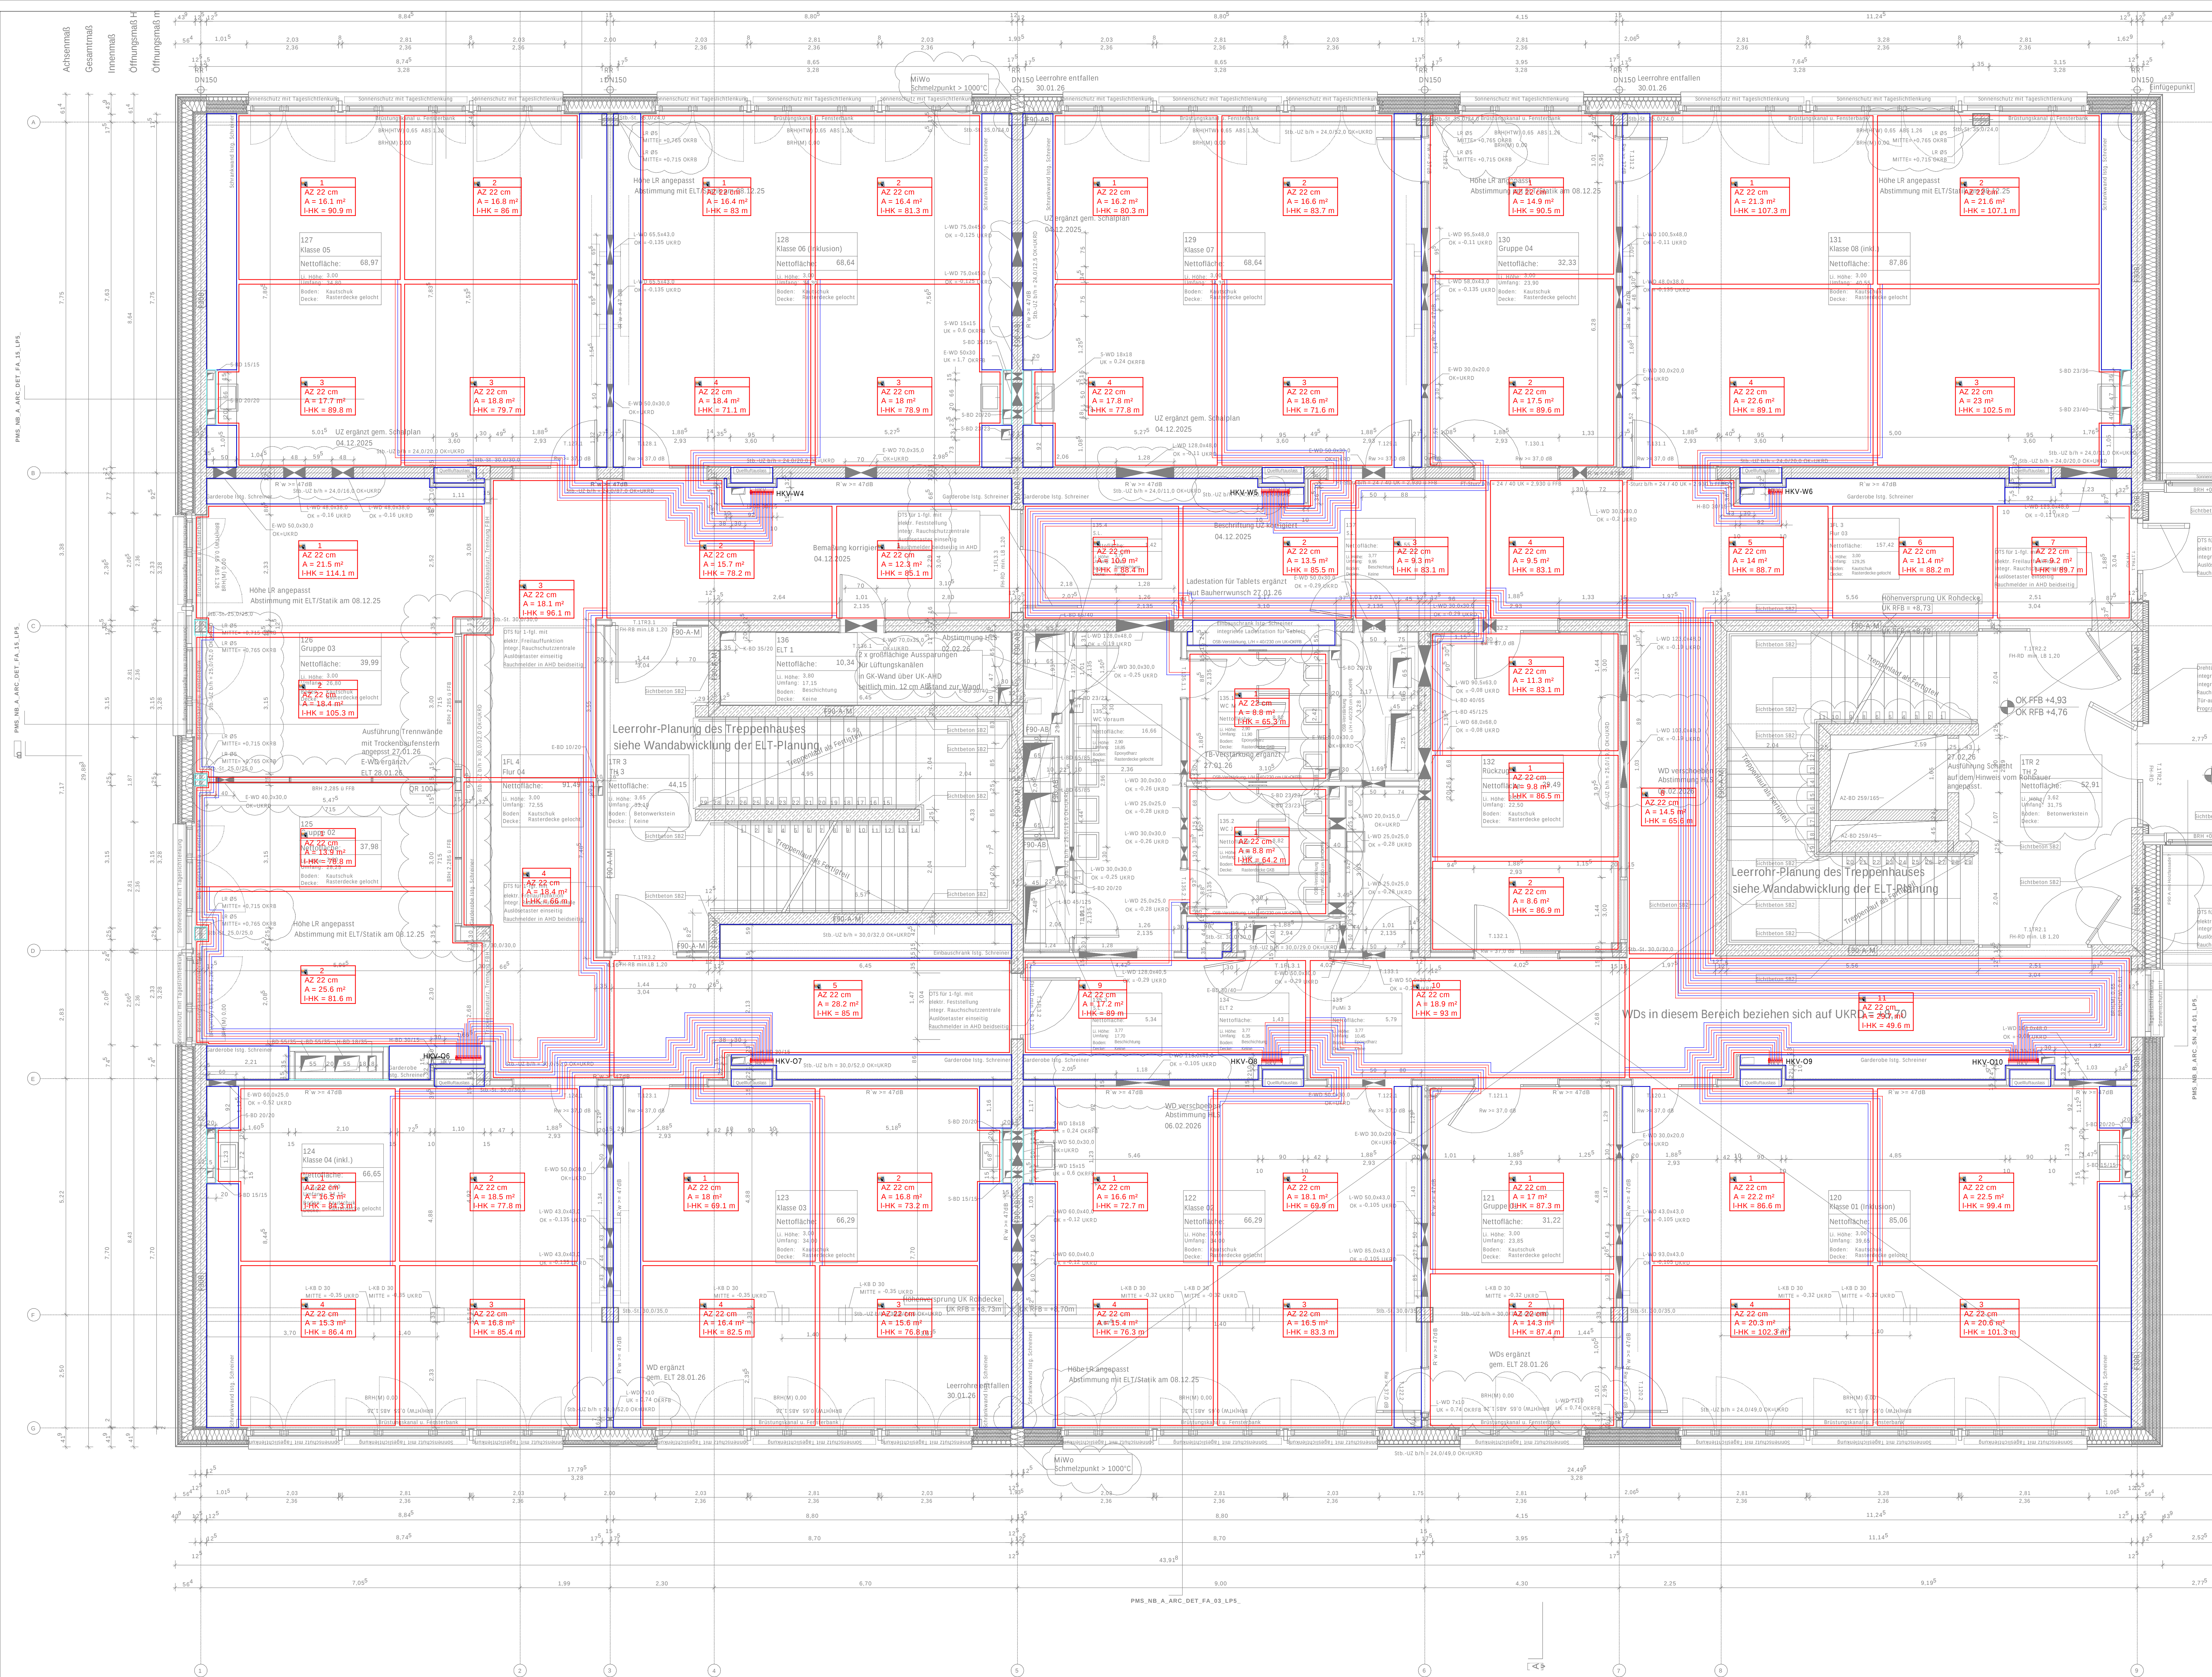

Legende Heizung				
	Heizkreisverteiler FBH			
	Heizkreis			
	Stellfläche			
	Blindfläche			

Nr.	HK	mbar	hgh	E _{hgh}
1	128 Klasse 06 3	4	23.1	< 1
2	128 Klasse 06 2	4	23.8	< 1
3	128 Klasse 06 1	4	22.5	< 1
4	128 Klasse 06 4	3	19	< 1
5	127 Klasse 05 2	5	23.1	< 1
6	127 Klasse 05 3	4	23.4	< 1
7	127 Klasse 05 1	4	24.4	< 1
8	127 Klasse 05 5	5	24.1	< 1

Nr.	HK	mbar	hgh	E _{hgh}
1	129 Klasse 07 4	4	23.4	< 1
2	129 Klasse 07 1	5	24.2	< 1
3	129 Klasse 07 2	5	25.2	< 1
4	129 Klasse 07 3	4	23.4	< 1
5	130 Gruppe 04 1	5	24.5	< 1
6	130 Gruppe 04 2	5	24.1	< 1
7	132 Rückzug 3	4	22.5	< 1
8	132 Rückzug 1	5	23.2	< 1
9	132 Rückzug 2	5	23.3	< 1
10	135.1 WC M.1	2	17.5	< 1

Nr.	HK	mbar	hgh	E _{hgh}
1	131 Klasse 08 3	13	37.1	< 1
2	131 Klasse 08 2	24	38.7	< 1
3	131 Klasse 08 1	4	38.6	< 1
4	131 Klasse 08 4	9	32.2	< 1

Nr.	HK	mbar	hgh	E _{hgh}
1	126 Gruppe 03 1	10	30.7	2
2	126 Gruppe 03 2	9	28.1	1.5
3	125 Gruppe 02 1	4	23.1	< 1
4	125 Gruppe 02 2	4	23.2	< 1
5	124 FLR 04 1	2	17.7	< 1
6	124 FLR 04 3	6	25.8	1.5
7	124 FLR 04 2	4	21	< 1
8	124 FLR 04 4	5	22.8	< 1
9	124 FLR 04 5	5	22.8	< 1

Nr.	HK	mbar	hgh	E _{hgh}
1	123 Klasse 03 2	5	26.5	< 1
2	123 Klasse 03 3	5	27.8	< 1
3	123 Klasse 03 4	7	29.9	1.5
4	123 Klasse 03 1	4	26	< 1
5	124 Klasse 04 3	8	30.9	1.5
6	124 Klasse 04 2	6	28.2	< 1
7	124 Klasse 04 4	8	31.3	1.5
8	124 Klasse 04 1	7	30.5	1.5

Nr.	HK	mbar	hgh	E _{hgh}
1	125.2 WC 1	2	17.2	< 1
2	121 Gruppe 01 1	9	31.6	1.5
3	121 Gruppe 01 2	9	31.7	1.5
4	122 Klasse 02 2	5	25.2	< 1
5	122 Klasse 02 3	7	30.2	1.5
6	122 Klasse 02 4	6	27.6	< 1
7	122 Klasse 02 1	5	26.3	< 1

Nr.	HK	mbar	hgh	E _{hgh}
1	120 Klasse 01 2	13	38.6	2.5
2	120 Klasse 01 3	24	39.4	2.5
3	120 Klasse 01 1	4	38.6	< 1
4	120 Klasse 01 4	9	33.6	2.5

Nr.	HK	mbar	hgh	E _{hgh}
1	123 FLR 03 7	3	17.4	< 1
2	123 FLR 03 6	3	17.1	< 1
3	123 FLR 03 5	3	17.2	< 1
4	123 FLR 03 4	3	16.1	< 1
5	123 FLR 03 3	3	16.1	< 1
6	123 FLR 03 2	3	16.6	< 1
7	123 FLR 03 1	3	17.2	< 1
8	123 FLR 03 8	1	12.7	< 1
9	123 FLR 03 11	1	9.6	< 1
10	123 FLR 03 10	3	18.1	1.5
11	123 FLR 03 9	3	17.3	< 1

B

Vollständige Überarbeitung

18.05.2026

FF

A

Allgemeine Überarbeitung / Neue Plan-Nummer vergeben

09.03.2026

FF

Index

Änderungen

Datum

Geändert

Ingenieurbüro Frank Fuchs

Technische Gebäudeausrüstung

Clameyerstraße 14 - 16 • 65751 Gelnhausen

Telefon 06651 / 6 86 66 • Telefax 06651 / 6 92 39

E-Mail: info@fuchs-engineure.de

Bauherr

Kreisschuss des Main-Taunus-Kreises

Bauvorhaben

Neubau Paul-Maar-Schule

Am Kreishaus 1-5

65719 Hofheim am Taunus

Projektnr.

919 24

Datum

22.09.2025

Leistungsphase

Ausführungsplan

Gewerke

H

FF

CAD-File

PMS_NB_A_TGA_GR_E01_00_LP5_F_A

Maßstab

1:50

Format

A0

Blatt-Nr.

PMS_NB_A_HZG_FBH_E01_00_LP5_F_A

Grundriss 1. Obergeschoss - Fußbodenheizung