


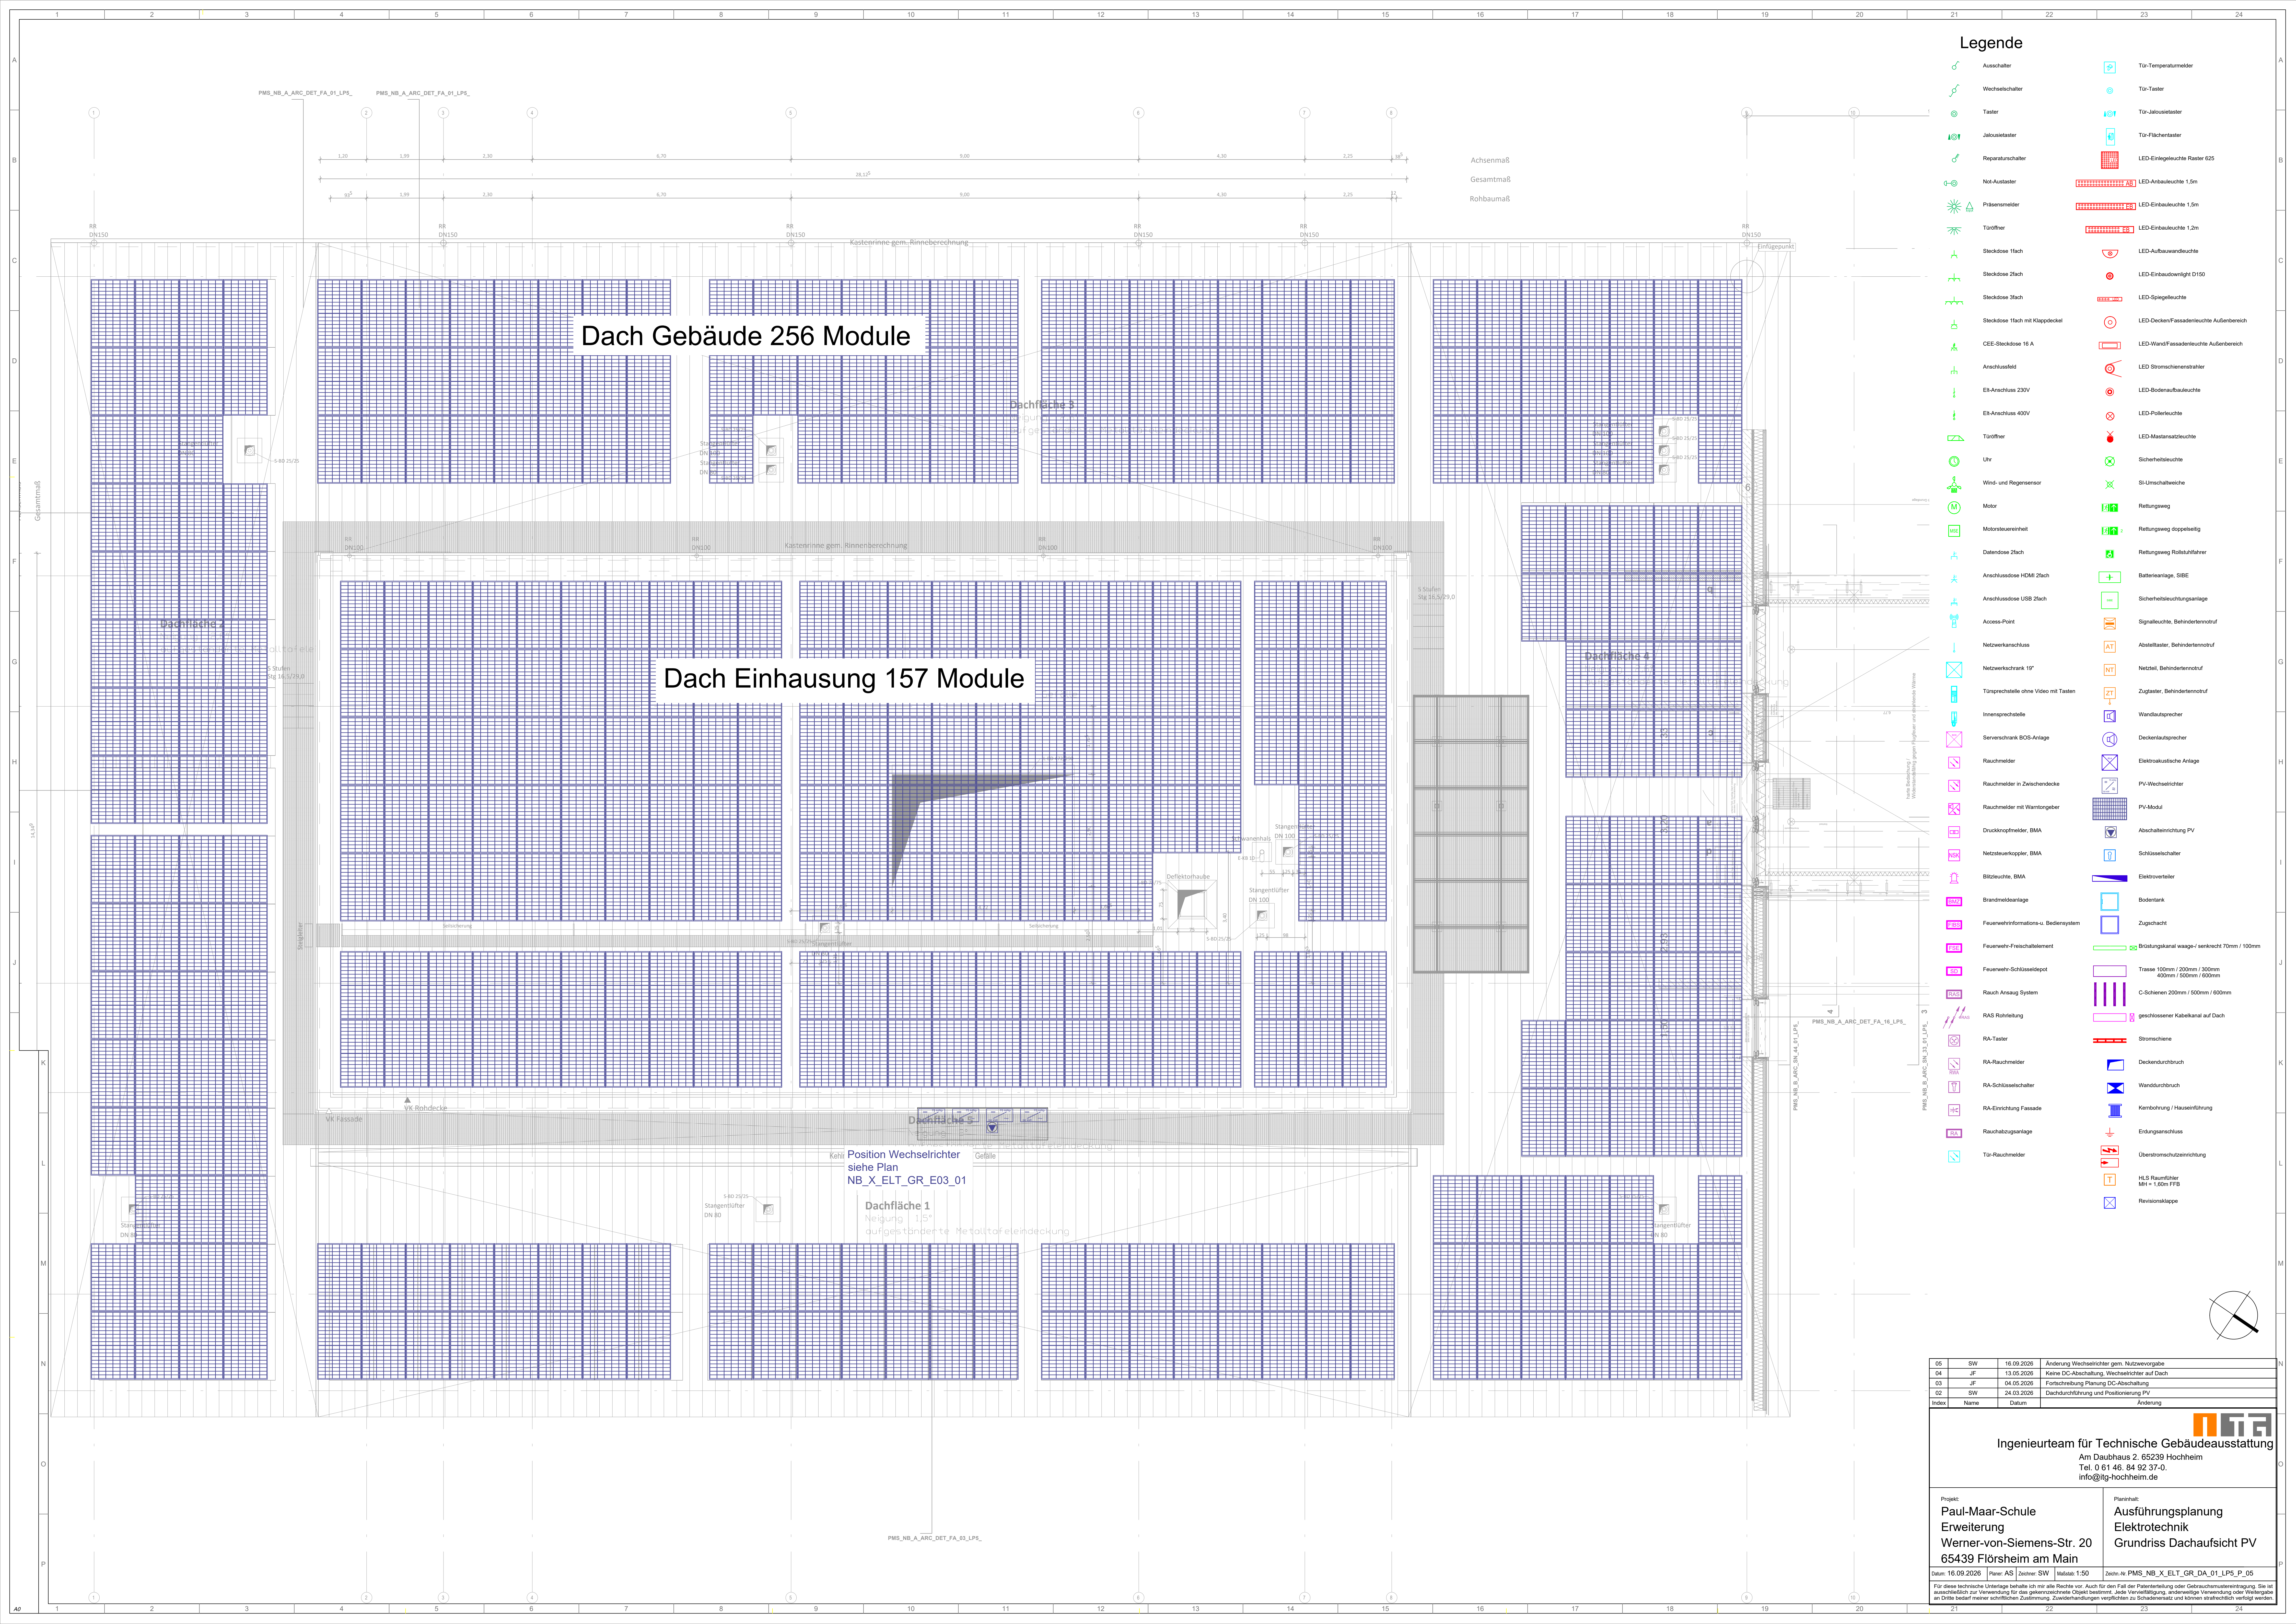

Legende

- Ausschalter
- Wechselschalter
- Taster
- Jakusdetaster
- Reparaturschalter
- Not-Auslaster
- Präsenmelder
- Türöffner
- Steckdose 1fach
- Steckdose 2fach
- Steckdose 3fach
- Steckdose 1fach mit Klappdeckel
- CEE-Steckdose 16 A
- Anschlussfeld
- Elk-Anschluss 230V
- Elk-Anschluss 400V
- Türöffner
- Uhr
- Wind- und Regensensor
- Motor
- Motorsteuereinheit
- Datendose 2fach
- Anschlussdose HDMI 2fach
- Anschlussdose USB 2fach
- Access-Point
- Netzwerkanschluss
- Netzwerksteck 19"
- Türsprechanlage ohne Video mit Tasten
- Innensprechstelle
- Servuerschrank BOS-Anlage
- Rauchmelder
- Rauchmelder in Zwischendecke
- Rauchmelder mit Wartunggeber
- Druckknopfmelder, BMA
- Netzsteuerkopier, BMA
- Blitzschutz, BMA
- Brandmelderanlage
- Feuerwehreinformations- u. Bediensystem
- Feuerwehreinformations- u. Bediensystem
- Feuerwehreinformations- u. Bediensystem
- Feuerwehreinformations- u. Bediensystem
- Rauch Anzug System
- RAS Rohleitung
- RA-Taster
- RA-Rauchmelder
- RA-Schleierschalter
- RA-Einrichtung Fassade
- Rauchzuganlage
- Tür-Rauchmelder
- Tür-Temperaturmelder
- Tür-Taster
- Tür-Jakusdetaster
- Tür-Flächentaster
- LED-Einbauleuchte Raster 625
- LED-Einbauleuchte 1.5m
- LED-Einbauleuchte 1.5m
- LED-Einbauleuchte 1.2m
- LED-Aufbauwandleuchte
- LED-Einbaudownlight D150
- LED-Spiegelbeleuchte
- LED-Deckenfassadenleuchte Außenbereich
- LED-Wandfassadenleuchte Außenbereich
- LED-Stromschienenstrahler
- LED-Bodenleuchte
- LED-Poleleuchte
- LED-Mastansatzleuchte
- Sicherheitsleuchte
- SI-Umschaltweiche
- Retungsweg
- Retungsweg doppelseitig
- Retungsweg Rollstuhlführer
- Batterienanlage, SIBE
- Sicherheitsleuchtungsanlage
- Signalleuchte, Behinderternotruf
- Abstelltafel, Behinderternotruf
- Netzeil, Behinderternotruf
- Zugtafel, Behinderternotruf
- Wandausprecher
- Deckenausprecher
- Elektronische Anlage
- PV-Wechselschalter
- PV-Modul
- Abschaltanlage PV
- Schlüsselschalter
- Elektroventiler
- Bodenkanal
- Zugschacht
- Brückungskanal waagw./senkrecht 70mm / 100mm
- Trasse 100mm / 200mm / 300mm
- 400mm / 500mm / 600mm
- C-Schienen 200mm / 500mm / 600mm
- geschlossener Kabelkanal auf Dach
- Stromschiene
- Deckendurchbruch
- Wanddurchbruch
- Kerndurchbruch / Hausdurchführung
- Erdbusanschluss
- Überspannungsschutzanlage
- HLS Raumfühler MH = 1,00m FFB
- Revisionsklappe

05	SW	16.02.2026	Änderung Wechselschalter gem. Nutzervorgabe
04	JF	13.05.2026	Keine DC-Abschaltung, Wechselschalter auf Dach
03	JF	04.05.2026	Fortschreibung Planung DC-Abschaltung
02	SW	24.03.2026	Dachdurchführung und Positionierung PV
Index	Name	Datum	Änderung

Ingenieurteam für Technische Gebäudeausstattung
Am Daubhaus 2, 65239 Hochheim
Tel. 0 61 46. 84 92 37-0.
info@itg-hochheim.de

Projekt:
**Paul-Maar-Schule
Erweiterung
Werner-von-Siemens-Str. 20
65439 Flörsheim am Main**

Planinhalt:
**Ausführungsplanung
Elektrotechnik
Grundriss Dachaufsicht PV**

Datum: 16.02.2026 | Reviz: AS | Zeichner: SW | Maßstab: 1:50 | Zeichner: PMS_NB_X_ELT_GR_DA_01_LP5_P_05

Für diese technische Unterlage behalte ich mir alle Rechte vor. Auch für den Fall der Patentverletzung oder Gebrauchsmusterverletzung. Sie ist ausschließlich zur Verwendung für das genehmigte Objekt bestimmt. Jede Vervielfältigung, anderweitige Verwendung oder Weitergabe an Dritte bedarf meiner schriftlichen Zustimmung. Zweihandlungen verpflichten zu Schadensersatz und können strafrechtlich verfolgt werden.