


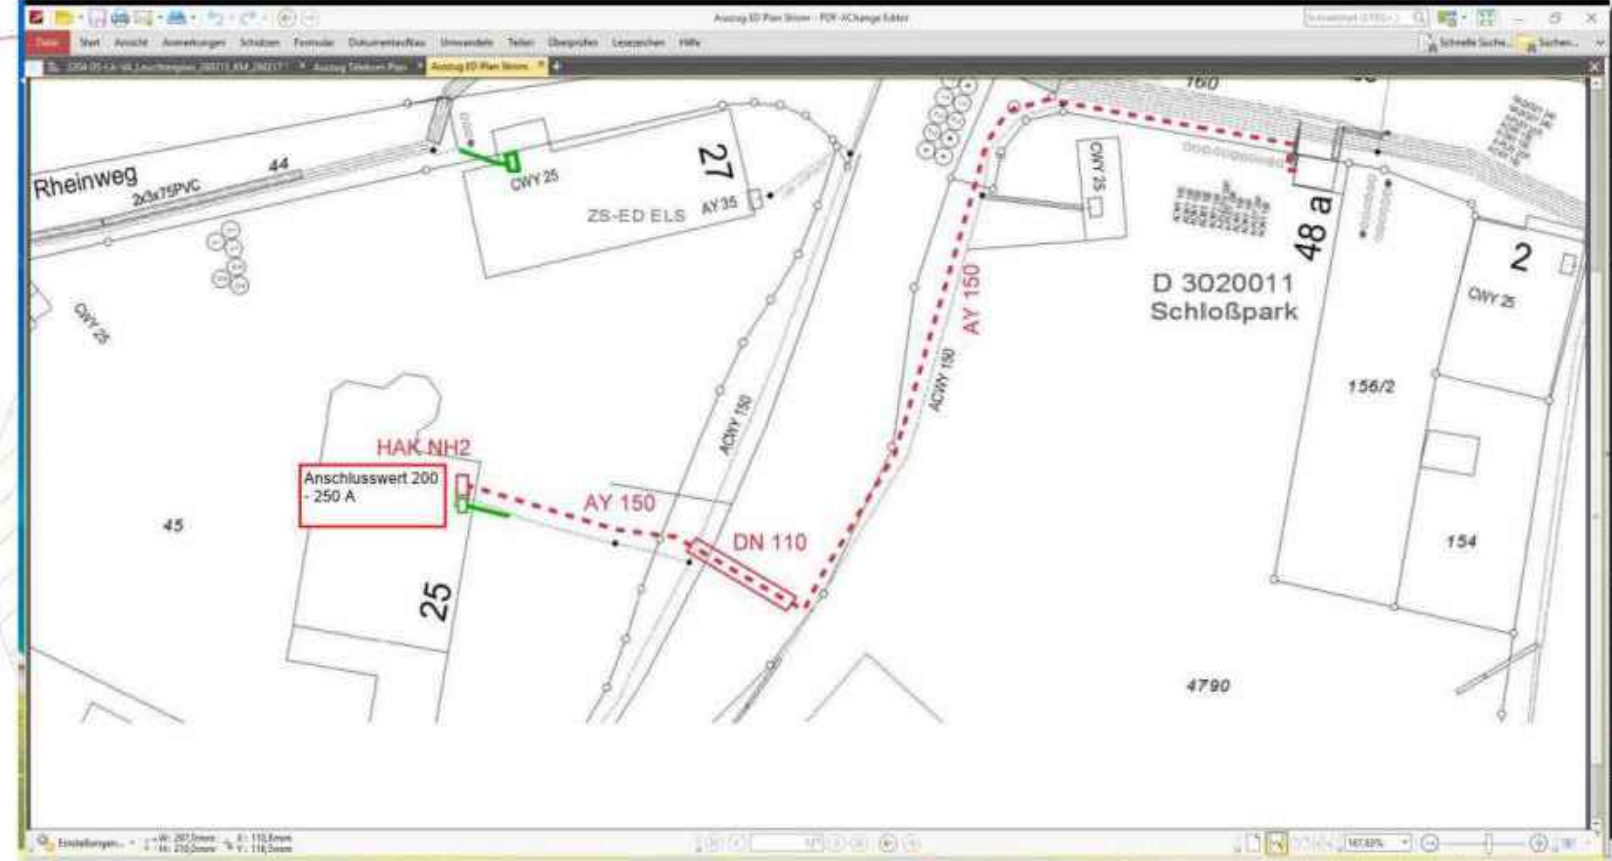

Erschliesung Strom



Handlaufbeleuchtung

Vorschaltgerät Ort ist zu klären



Handlaufbeleuchtung

Für Weg zu Aufzug Vorbereitung Übergabe Säule TYP HAK Kasten Zuleitung und eventuell Telefon Daten

E Ladesäule Platz 2x11 KW

E Ladesäule ResPlatz 2x11 KW

Einspeise VT Generator 125 A 780 mm x 300 mm bxt

Lichtstele LS-2

Lichtstele LS-3

Erschließung Glasfaser von vorhandenem Schacht



Vorhandene Energiesäule



Wibre Rohrverbinder + Flansch

Abstand Brunnenrohr bei zu Schacht maximal 3 M

Lichtstele LS-6

Überabgeschacht für Brunnen und oder Bodenanschlüsse Sonstiges

Leerrohr 125 mm mit Deckel aus Schacht für event Anschlüsse

Lichtstele LS-7

Überabepunkt / Starkstrom EVU noch nicht definiert siehe Pläne EVU

Lichtstele LS-8

Strassen Querung siehe EVU Planung

Eventuell leerrohre E Säule 125 mm

Lichtstele LS-5

Leerrohrausslass nach oben mit 125 Kabuflex und Zugdraht sowie Deckel für Reserve Energie

Lichtstele LS-4

Vorabzug

07.07.2026


Zusätzliche Stehle 9 + 1 Mehrung

Lichtstele Zusätzlich Mail w+P 6.07.26

Leerrohranbindung an vorhandene Strassenleuchte oder Außenverteilerpunkt noch offen



Leuchtmast: H = 4200mm, Ø 170mm / Leuchtaufsatz / Körper: h = 600mm

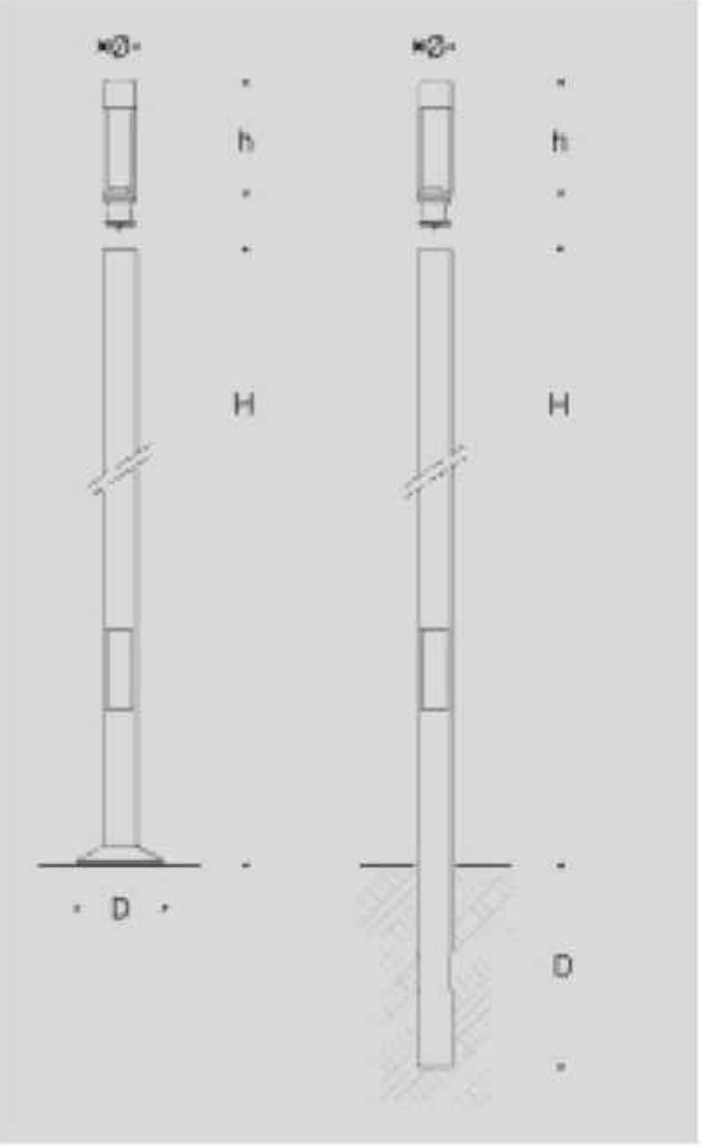

Bestandsbrunnen

Legende

Lichtstele mit Leuchtkegel, gesamt 9 Stk. (LS-1 bis LS-9)

Strahler in Bestandsbrunnen, gesamt 1 Stk.

Beleuchtung

Lichtstele

Gesamt 9 Stk. (LS-1 bis LS-9)

Strahler in Bestandsbrunnen, gesamt 1 Stk.


Planzeichen

Bearbeitungsgrenze

Flutdickengrenze

Lageplan elektrische Anlagen

AUS-GR-E0-003-600

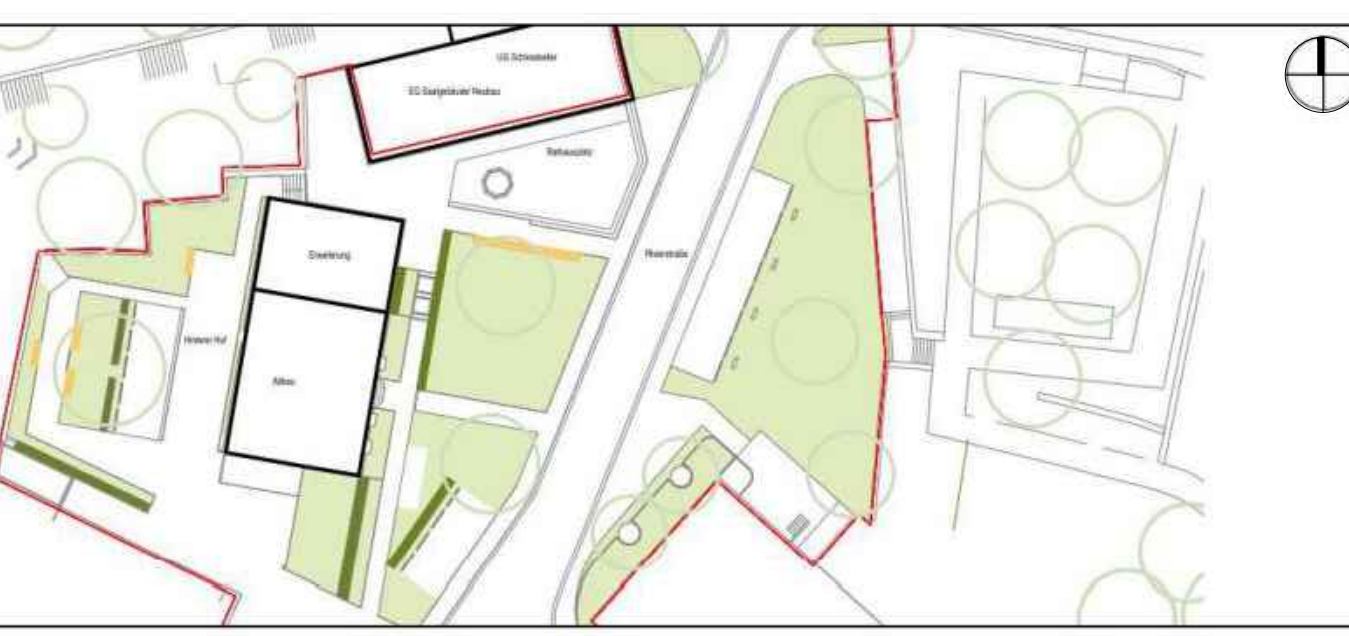

Änderung

Nr.	Datum	Bem.

Hinweis:
Es gelten die Plangrundlagen und Hinweise der Lagepläne. Alle Höhen- und Maßangaben sind vom AN eigenverantwortlich vor Ort zu überprüfen. Unstimmigkeiten oder Abweichungen sowie Bedenken sind vor der Ausführung unverzüglich der Bauleitung mitzuteilen. Der Auftraggeber ist sich über die genaue Lage aller Vor- und Erdungsleitungen zu informieren. Der statische Nachweis sowie die Werk- und Montageplanung sind durch den AN zu erbringen. Alle Maßangaben in Metern.

Plangrundlagen

LV Plan

Plan Lageplan elektrische Anlagen	Plan-Nr. AUS-GR-E0-003-600
Projekt Rathausanierung und Erweiterung Bad Bellingen	Maßstab 1:100
Phase LP 06 - Ausschreibung	Datum 01.09.2026
Architekt schaudt architekten bda	Index -
Bauherr Gemeinde Bad Bellingen	Dat 2204-06-LA Plangröße: 1189841