


BRANDSCHUTZPLAN

Brandmeldeanlage (Vollschutz, Kategorie 1) nach DIN 14675 und DIN VDE 0833-2 erforderlich

Brutto-Grundfläche
ca. 3601,02m²

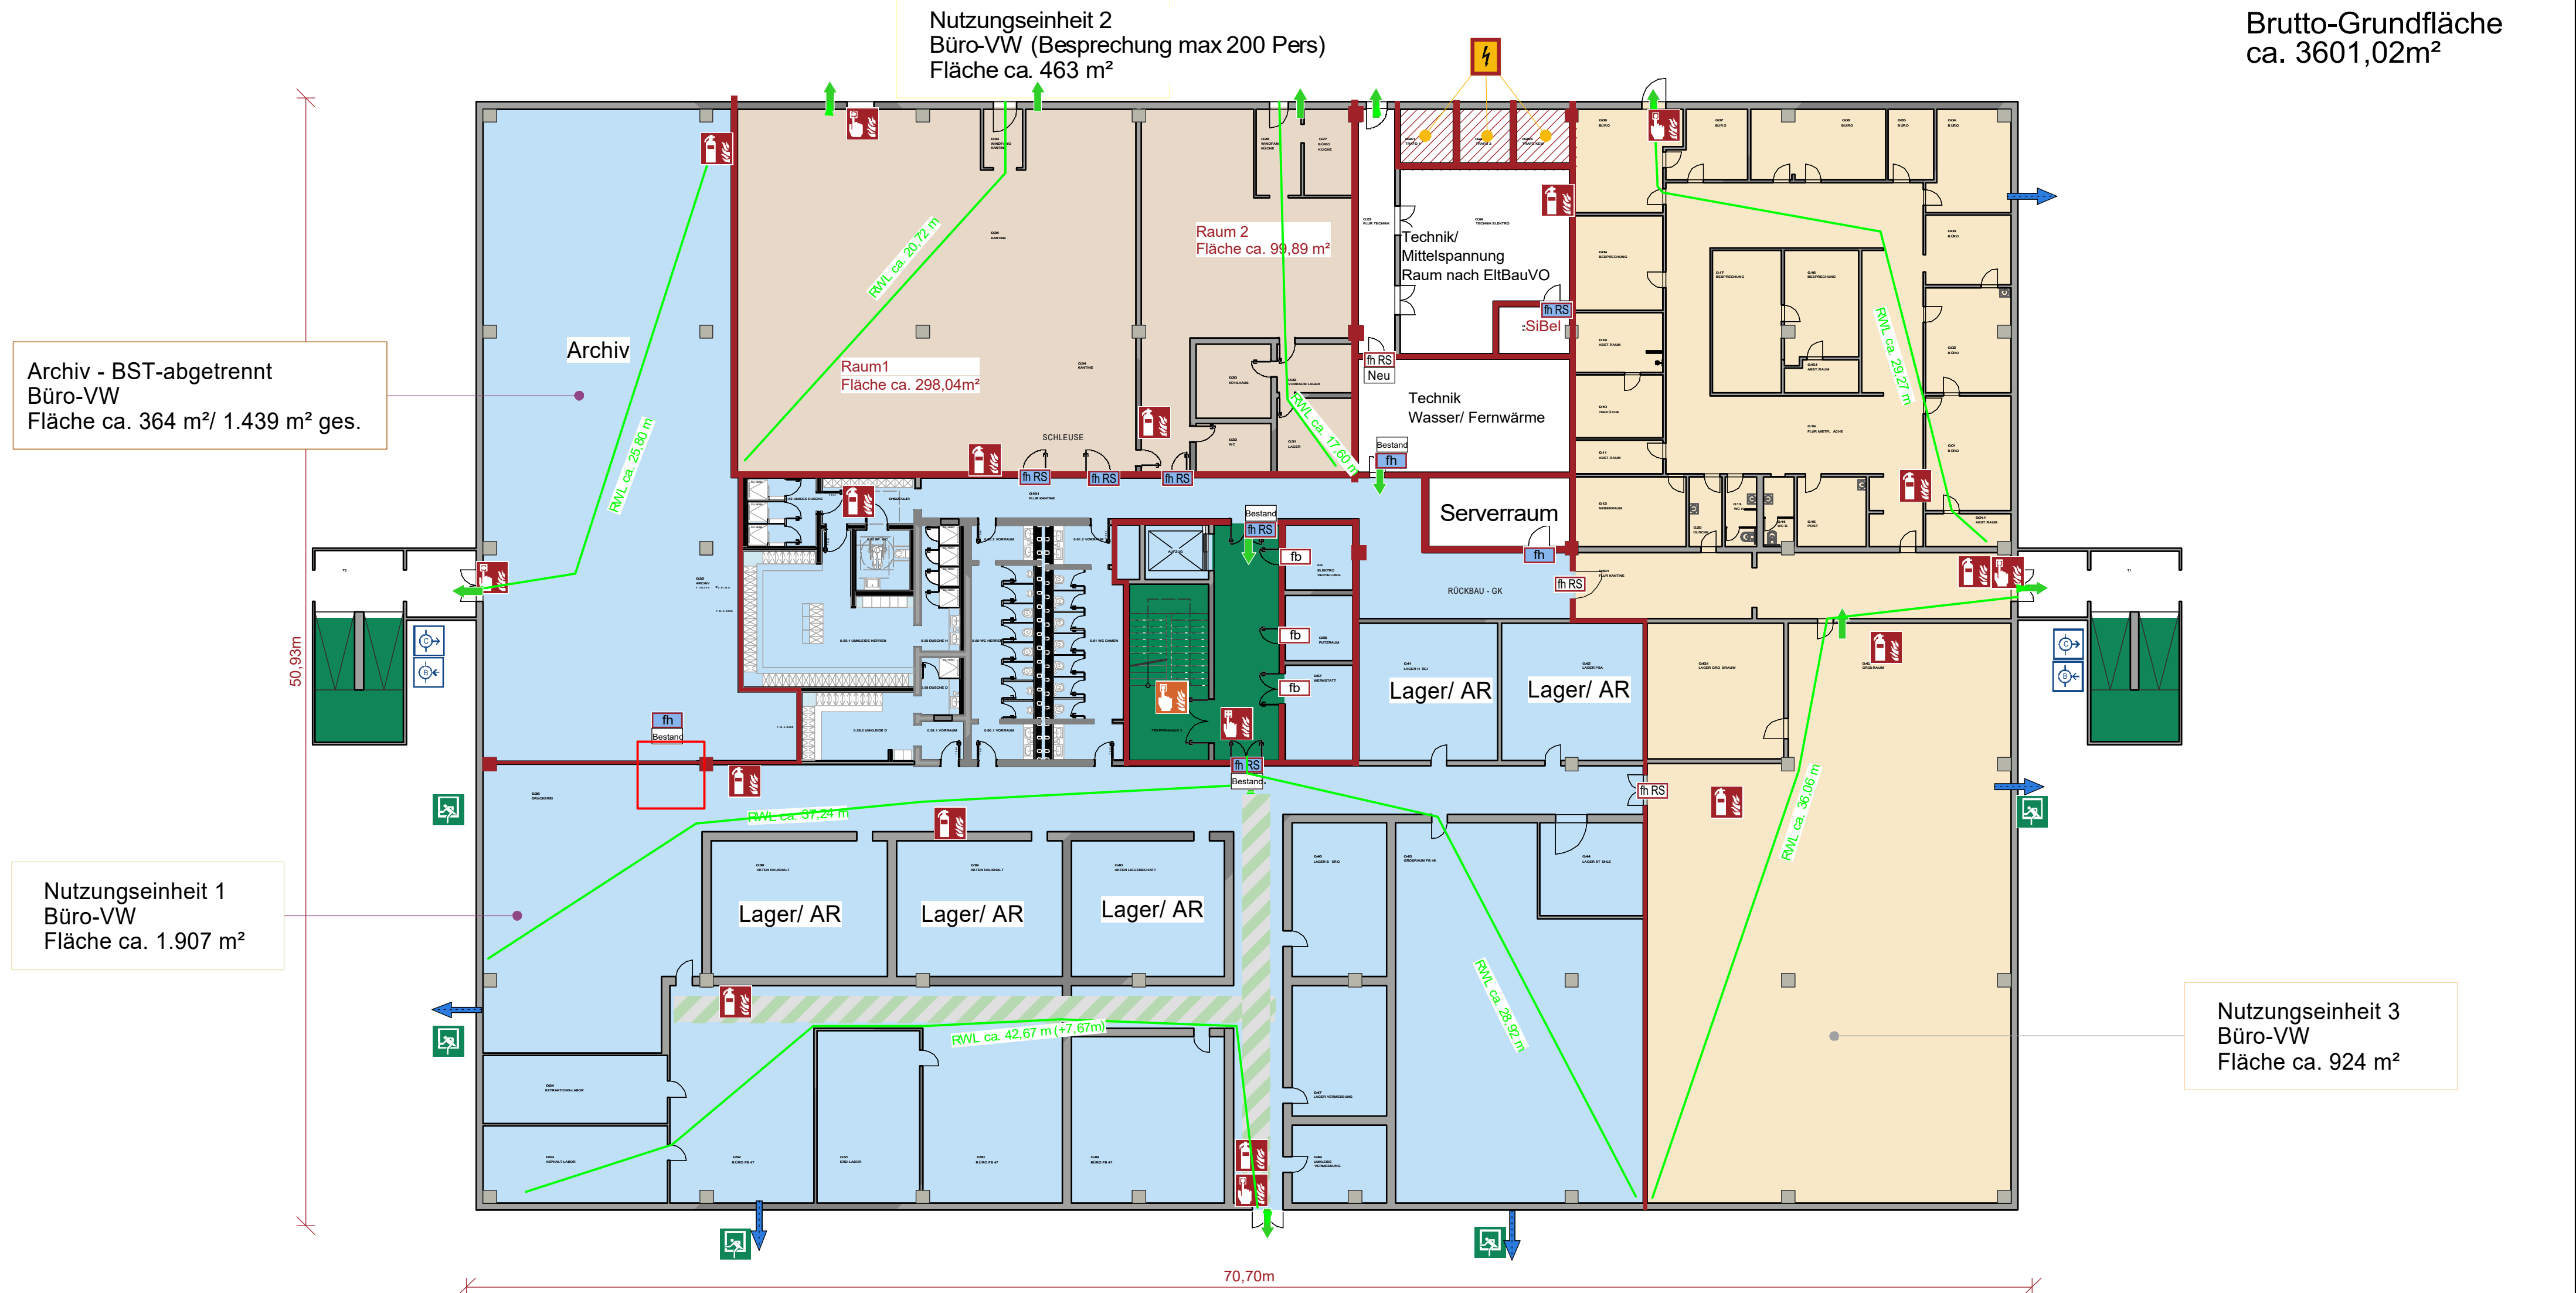

Der Plan ist nur in Verbindung mit dem schriftlichen Teil des Brandschutznachweises anzuwenden!

Erdgeschoss

Objekt:	Landesbetrieb für Straßenbau Peter-Neuber-Allee 1, 66538 Neunkirchen		
Gebäude:	Büro und Verwaltung	Geschoss:	Erdgeschoss
Stand:	04.03.2025	Plan-Nr.:	23_174.01-1-02b
Planersteller:			
Maßstab 1:200	Ralf Brill Engineering GmbH Am TÜV 24 66280 Sulzbach www.brill-eng.de		