



Draufsicht auf NN -1,60m  
M. 1 : 200


Schnitt a - a  
M. 1 : 200

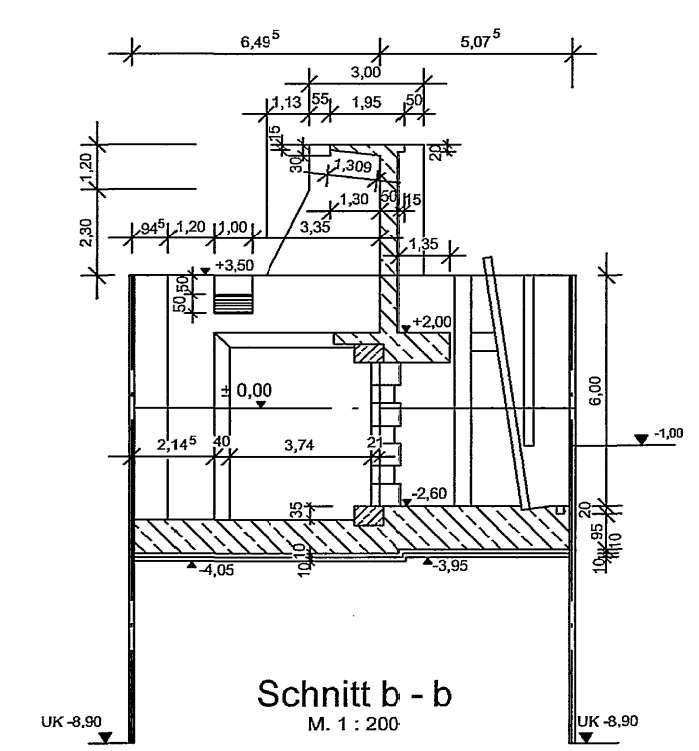


Schnitt b - b  
M. 1 : 200

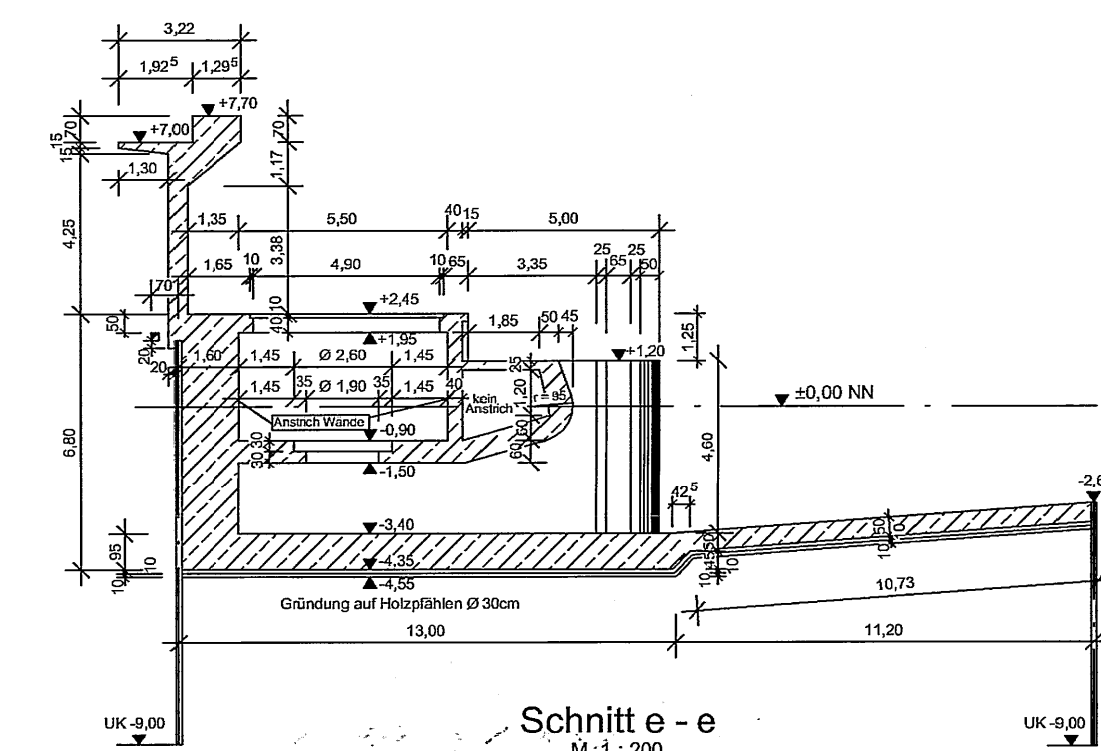


Schnitt e - e  
M. 1 : 200

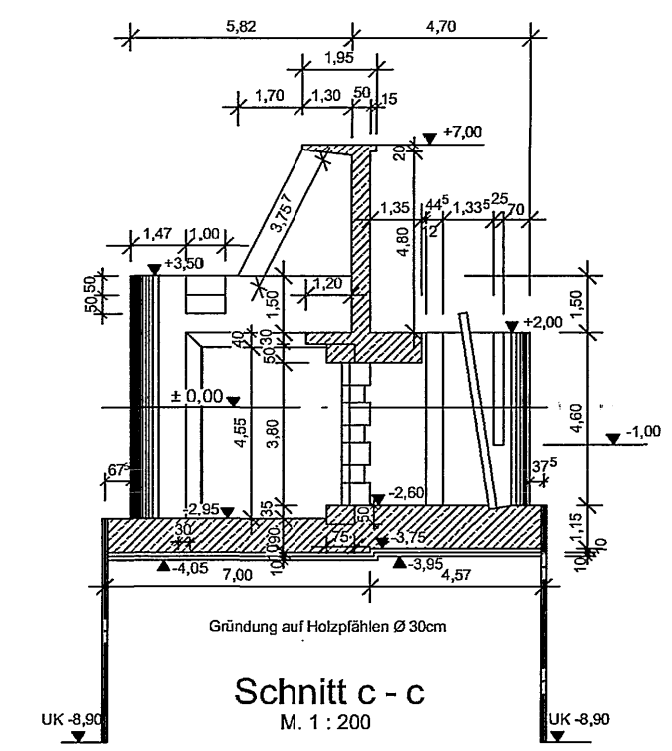

Schnitt c - c  
M. 1 : 200

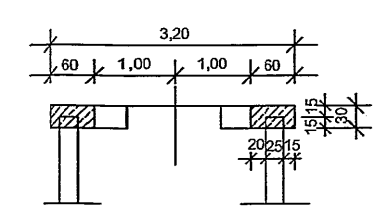


Schnitt f - f  
M. 1 : 100

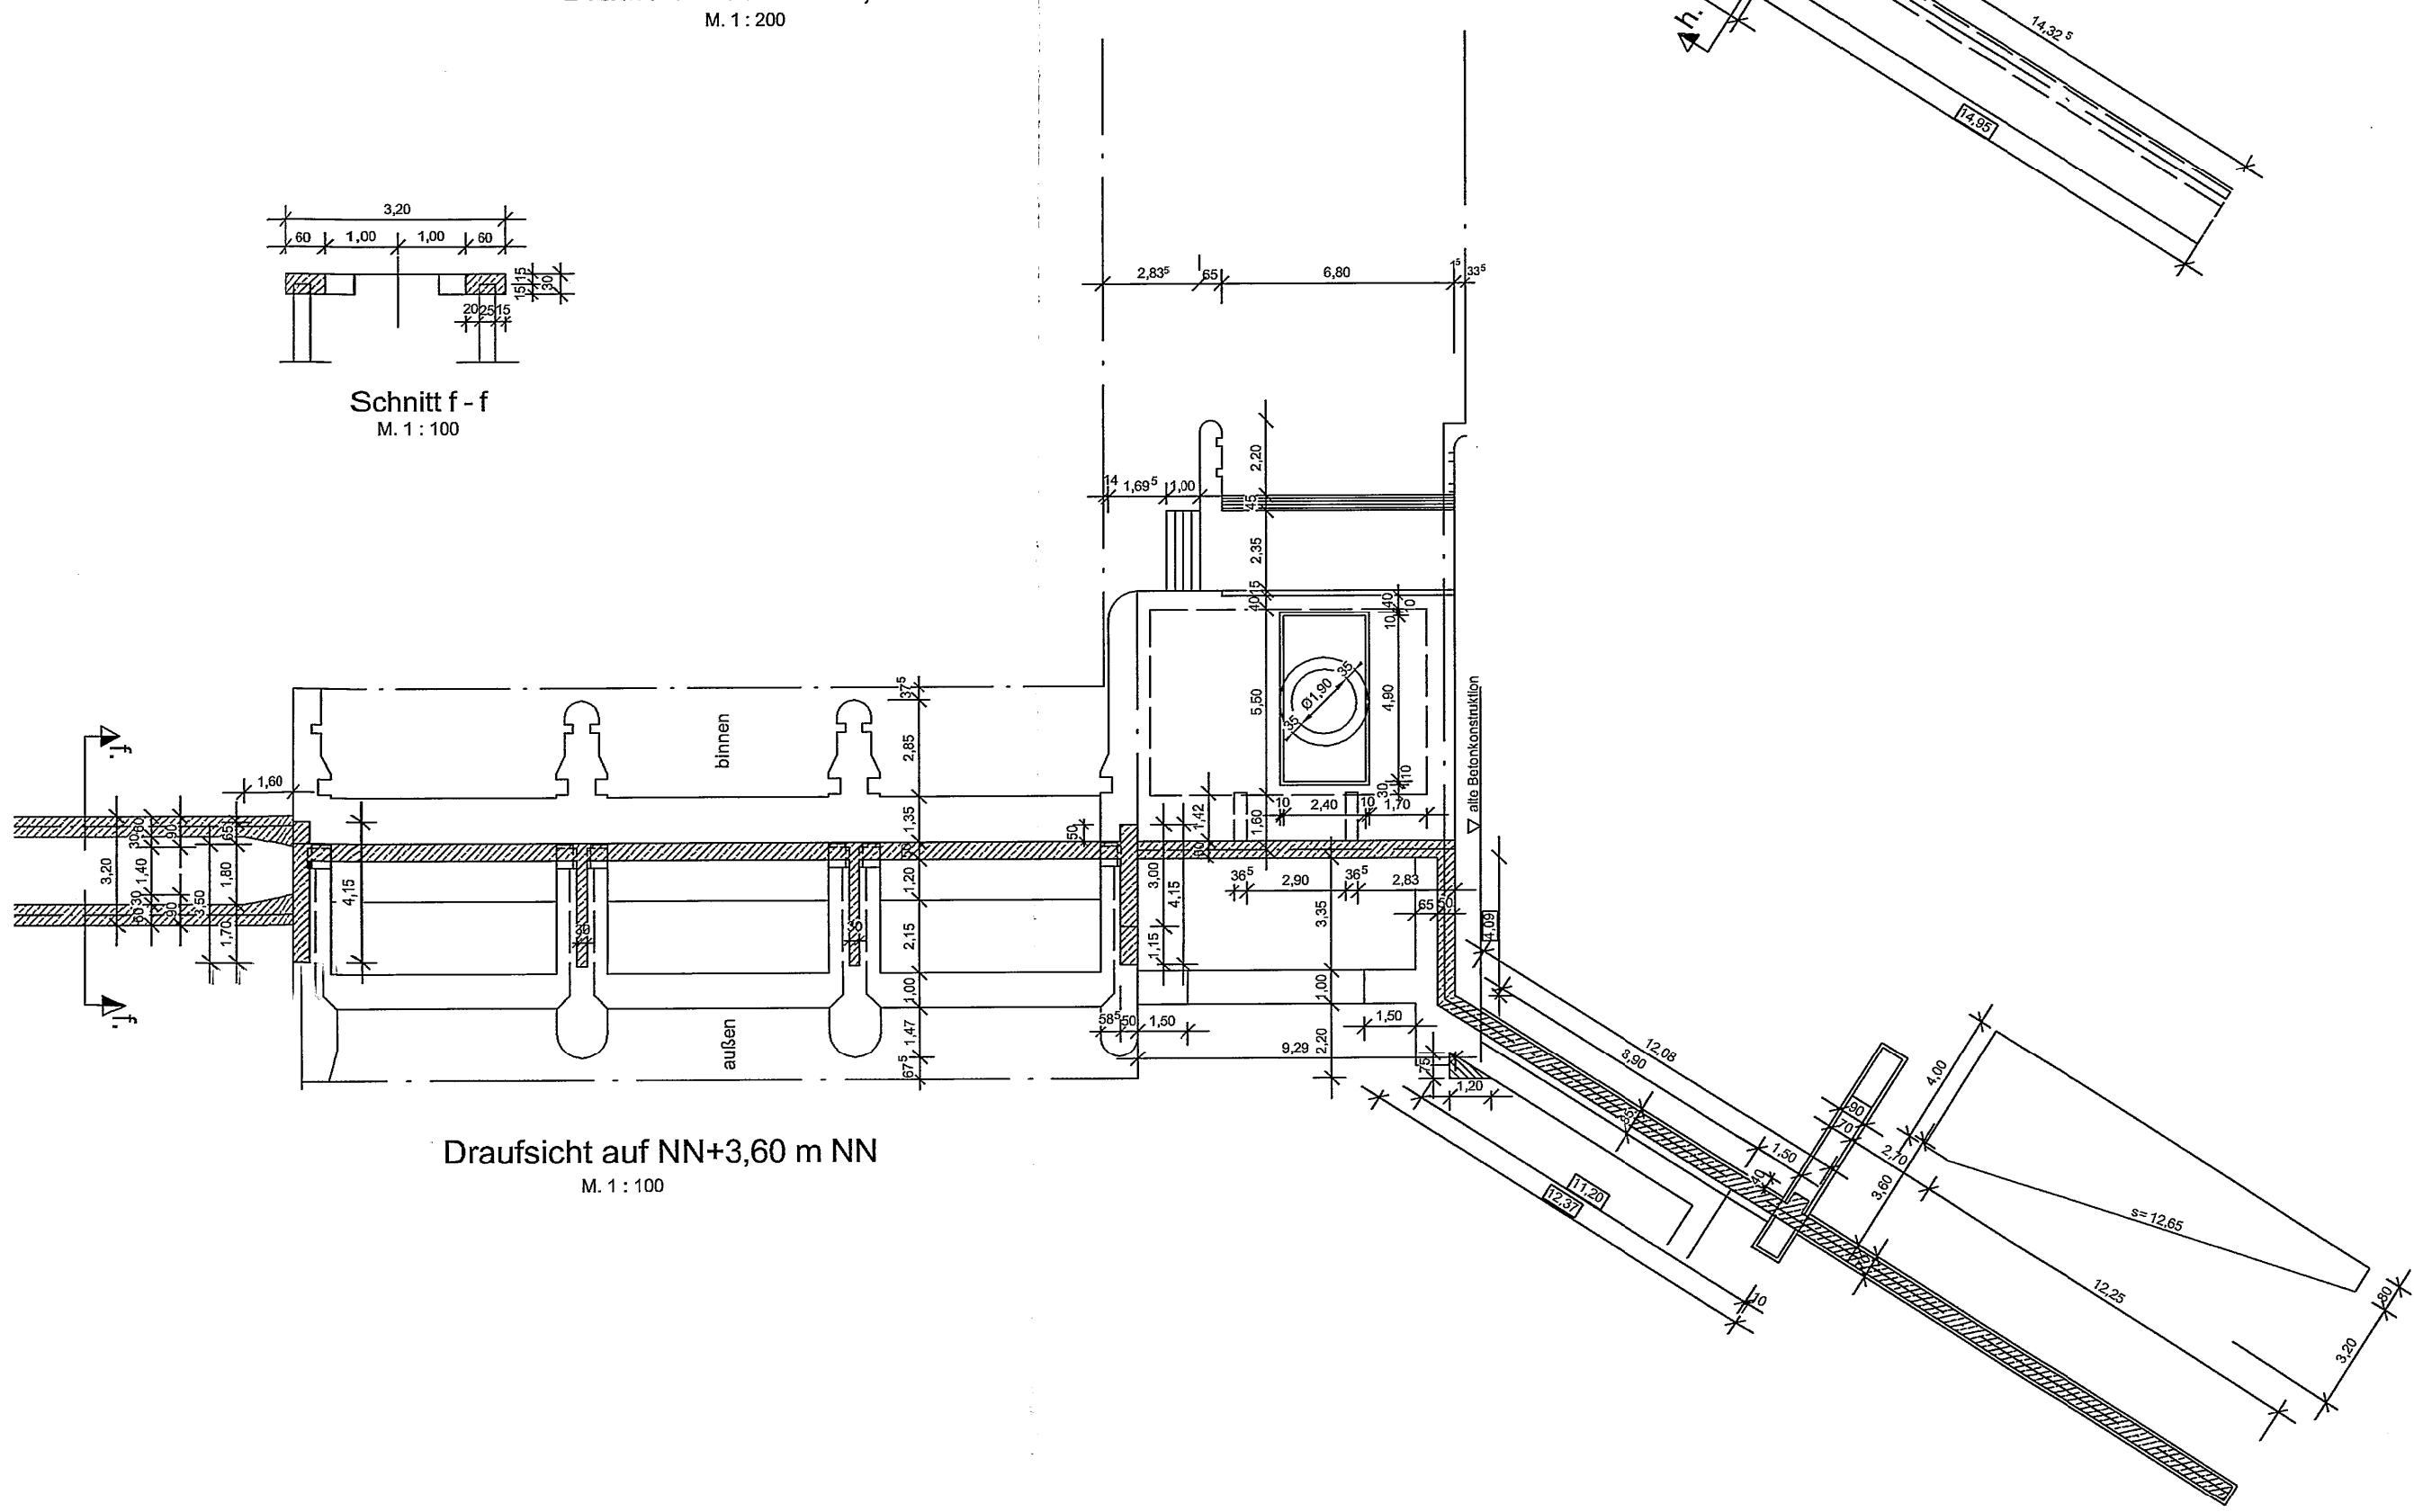


Draufsicht auf NN+3,60 m NN  
M. 1 : 100

Schnitt d - d  
M. 1 : 200

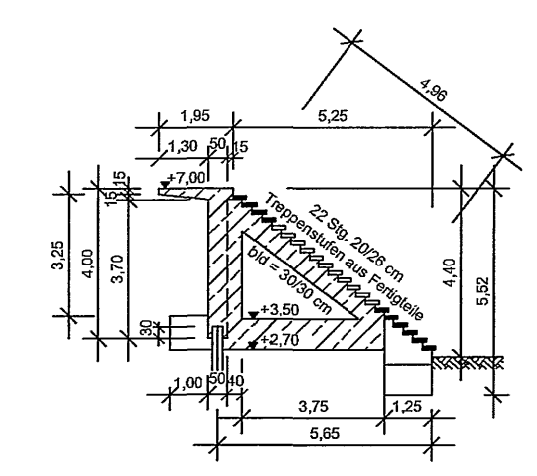

Schnitt h - h  
M. 1 : 200

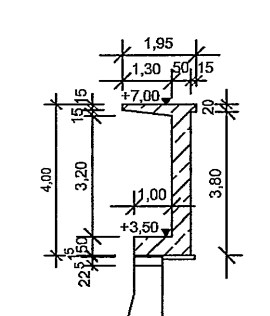

Schnitt g - g  
M. 1 : 200

Entwässerungsverband Stedingen			
Lichtenberger Siel mit Mündungsschöpfwerk			
Grundrisse und Schnitte von Siel- und Schöpfwerksweiterung Bestandszeichnung Maßstab 1 : 200 / 1 : 100			Anlage
			Blatt
 NLWK Betriebsstelle Brake	Bearb.	Datum	Name
	Bearb.		
	ACad	März 02	Moormann