

Legende Medientechnik

Lautsprecher

DECT Empfänger

UHF-Sender (Hörunterstützung)

Kamera

Delay Display für Projektion auf Stele

Interaktives Touchdisplay mit Weißwandtafel-Flügeltüren und manueller Pylonen Höhenverstellung

Aufputzkanal (horizontal/vertikal) Vorleistungen Trockenbau

Kabelweg im Deckenbereich

Aufputzkabelkanal Kunststoff, weiß

Revisionsöffnung im Deckenbereich 400x400 mm (bausseitige Herstellung)


Medientechnik-Rack

Deckenmikrofonarray

Versatzkasten Aufputz

Versatzkasten in U-Decke

Technik Bereitstellung Uni Leipzig

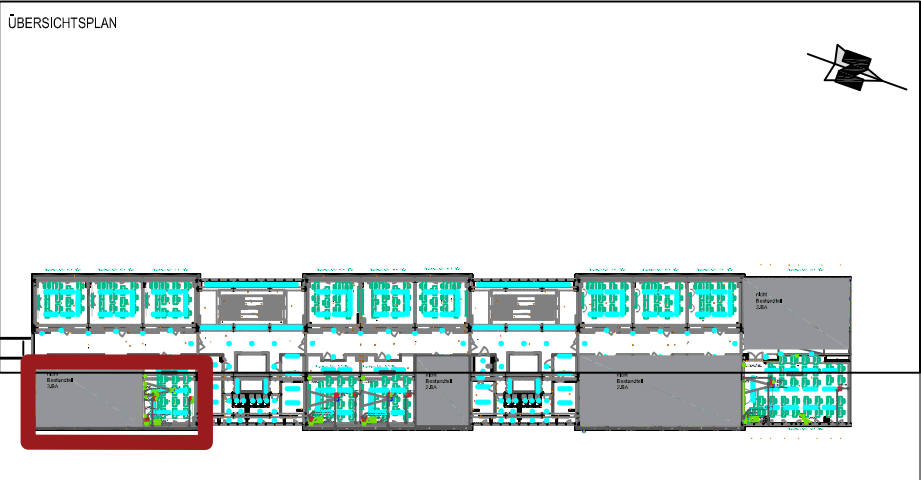

Alle Maße sind vom Unternehmer eigenverantwortlich und mit der statischen Berechnung auf Übereinstimmung zu prüfen.

E			
D			
C			
B	Ausführungsplanung 3. BA - Raumtyp 3	26.11.2025	Stüber
A	Ausführungsplanung 2. BA	06.09.2024	Stüber
Zust. Bezeichnung/ Änderung		Datum	Gez./Bearb.

LIEGENSCHAFT Universität Leipzig Campus Augustusplatz - Seminargebäude Universitätsstraße 1, 04109 Leipzig	PLANINHALT Planauszug Grundriss 1. OG Haus 1 / Raum 104 Medientechnik Entfertigung	PLANERSTELLER Akustik Bureau Dresden Julius-Otto-Straße 13 in 01219 Dresden Tel: 0351 207 255 00 mail@abd-online.com	BAUHERR Staatsbetrieb Sächsisches Immobilen- und Baumanagement Niederlassung Leipzig II Technische 2 04275 Leipzig Tel.: (0341) 2175-0 Fax: (0341) 2175-222
GEBAU 1144	CODIERUNG PLANINHALT 1144_ELA_5APL_GROG1	BEARBEITET st/ver	PLANDATUM 06.07.2023
		MAßSTAB 1:50	