


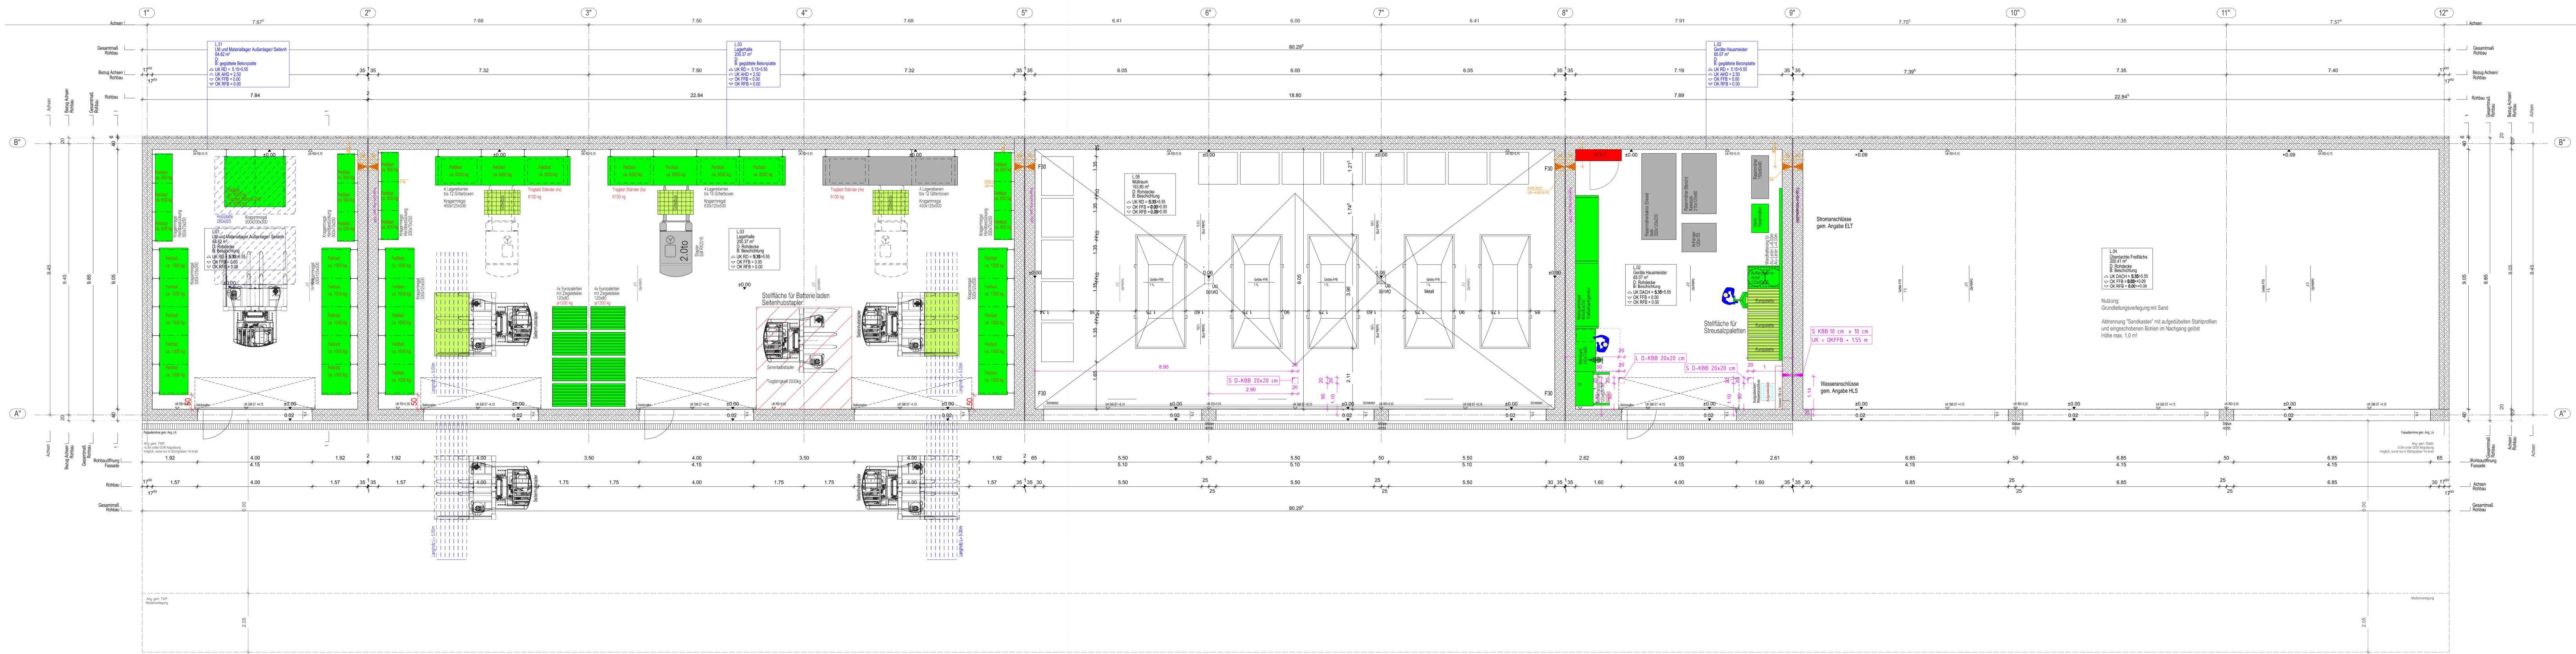

Legende Medienanschlüsse

- Neue Medienanschlüsse
- Neue Bodenelektanten
- Bei Elektro-Festanschlüssen ist eine Kabellänge von 3,00 m zu berücksichtigen
- Strom 230V für Syba-Net (Labor-AP's) Simplex
- Energiespeiser
- Reinigung-Holzstaub/Späne
- NOT-AUS-Schleife für alle Stromkreise der Labor-AP / Experimentierbereichen im Raum, ausgenommen der Raumbeleuchtung, PC-Arbeitsplätze und Standardsteckdosen
- Experimentier-Steckdosen abschaltbar über NOT-AUS-Schleife
- Einzelne Elektroanschlüsse an Innenwänden: UK = +1,00 m OKFF
- Die Raum-Lichtschalter werden vom TGA-Fachplaner vorgegeben und wurden bei der PBS-Planung nicht berücksichtigt.
- Alle Leermöbel (Leistungsumfang Bau) sind mit Zugkraft zu verlegen
- Druckluftanschlüsse Standardmontage Höhe +1,40 m Ausnahmen siehe Eintragung im Plan

Legende Werkstatteinrichtung

- Einrichtung - Bestand: Laborausstattung, Labormöbel
- Einrichtung - Bestand: Mobilar (Schränke)
- Einrichtung - Bestand: Mobilar (Tische, Bestuhlung)
- Einrichtung - Bestand: Werkstattausstattung, Maschinenpark
- Einrichtung - Bestand: Dokumentenkamera, Beamer
- Einrichtung - Neu: PC + Monitor, Drucker, Dokumentenkamera
- Einrichtung - Neu: Mobilar, Werkstattausstattung, Maschinenpark
- Einrichtung - Neu: Laborausstattung, Labormöbel
- Bewegungsfähige Werkbänke/Tische T=0,85 m
- Bewegungsfähige Maschinen T=1,00 m
- Einrichtung - Neu: Mobilar, Werkstattausstattung, Maschinenpark
- Leistungsumfang IB Hot Summer (BHP)

Einrichtung	Bestand	Neu	Alt	Summe
Einrichtung - Bestand: Laborausstattung, Labormöbel	1	0	0	1
Einrichtung - Bestand: Mobilar (Schränke)	1	0	0	1
Einrichtung - Bestand: Mobilar (Tische, Bestuhlung)	1	0	0	1
Einrichtung - Bestand: Werkstattausstattung, Maschinenpark	1	0	0	1
Einrichtung - Bestand: Dokumentenkamera, Beamer	1	0	0	1
Einrichtung - Neu: PC + Monitor, Drucker, Dokumentenkamera	1	0	0	1
Einrichtung - Neu: Mobilar, Werkstattausstattung, Maschinenpark	1	0	0	1
Einrichtung - Neu: Laborausstattung, Labormöbel	1	0	0	1
Bewegungsfähige Werkbänke/Tische T=0,85 m	1	0	0	1
Bewegungsfähige Maschinen T=1,00 m	1	0	0	1
Einrichtung - Neu: Mobilar, Werkstattausstattung, Maschinenpark	1	0	0	1
Leistungsumfang IB Hot Summer (BHP)	1	0	0	1

PLANINHALT: E1 GRUNDRISS L
PLANNR.: BSZPAN_05_E1_L_OR_04

AUSFÜHRUNGSPLAN
WP1

AUSFÜHRUNGSPLANUNG
NEUBAU BERUFLICHES SCHULZENTRUM PFARRKIRCHEN
BAUHERR: ARCHITEKT
LANDKREIS ROTAL-IN
RINGSSTRASSE 4-7
86347 PFARRKIRCHEN
WERKSTATTTECHNIK

PLANINHALT: GRUNDRISS E1 LÖSUNG	PLANNR.: BSZPAN_05_E1_L_OR_04 PLANGRUNDLAGE BSZPAN_05_E1_L_OR_04 - Grundriss E1 Lösung 2004
MASSSTAB: 1:50	DATUM: 11.09.2024
FREIGEZEIGEN	DATUM: 03.12.2021