


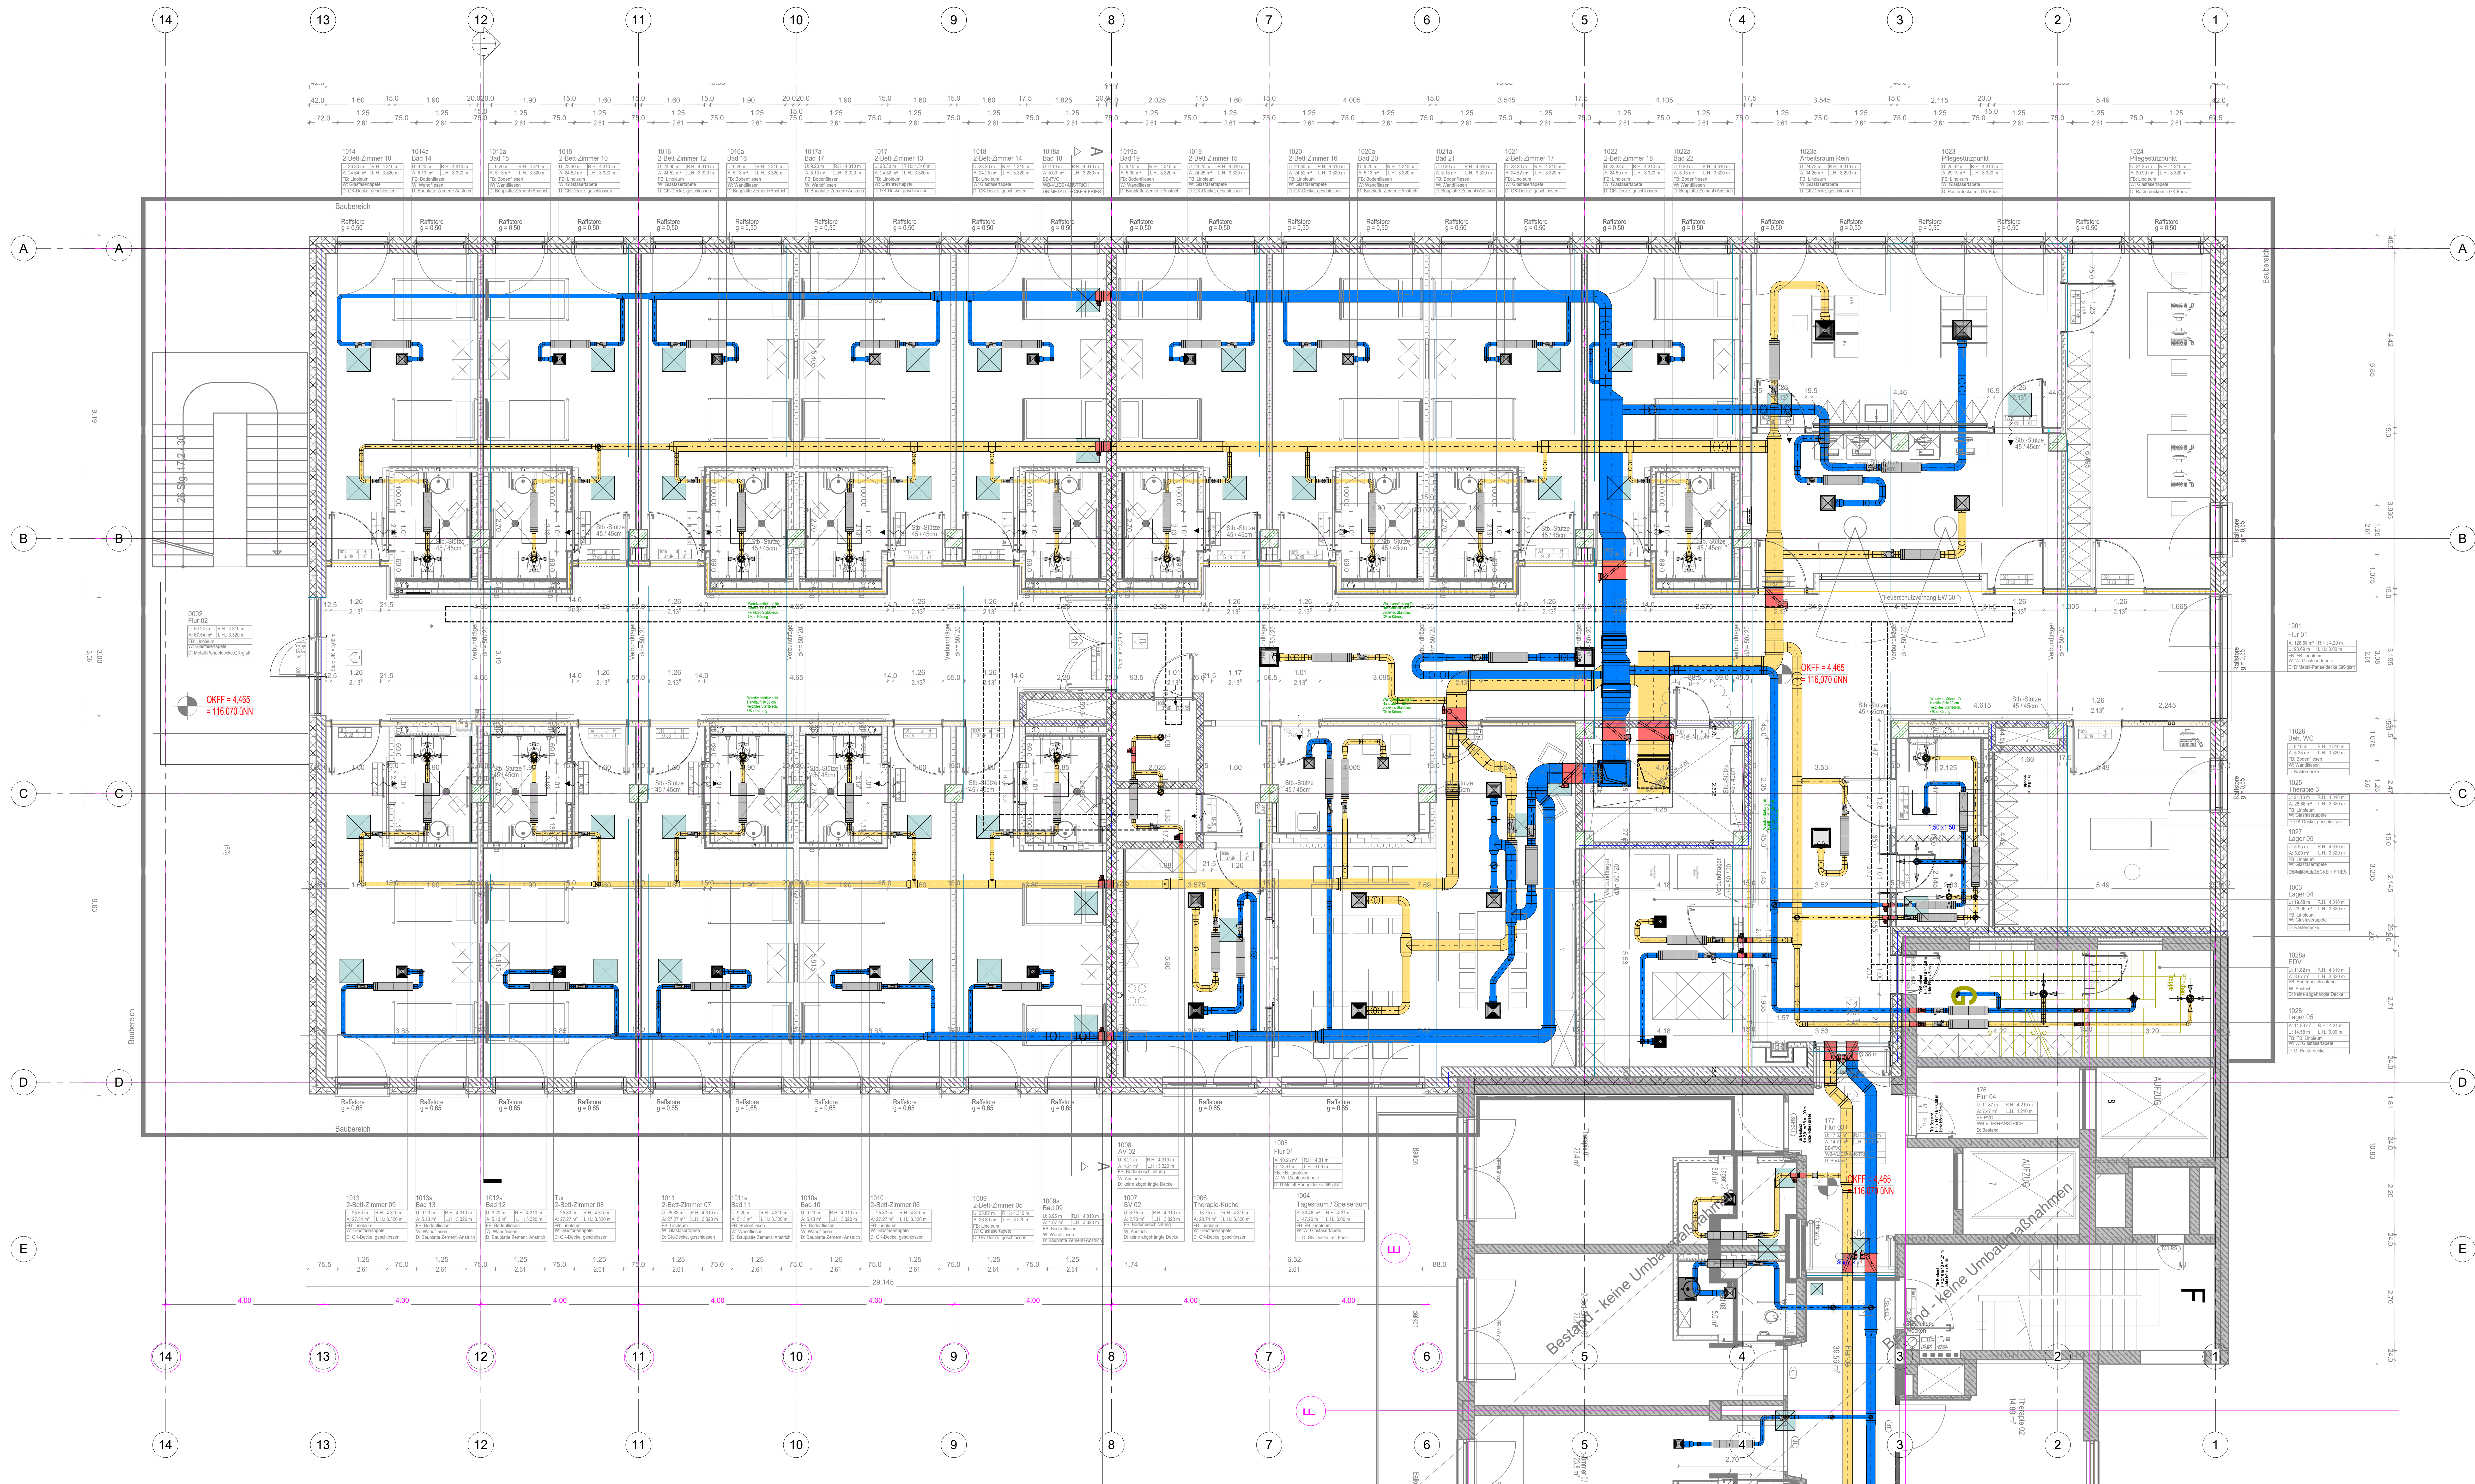

Legende Lüftung

- Außenluft
- Zuluft 1-fach
- Zuluft 2-/3-fach
- Zuluft 4-fach
- Abfuhr
- Fortluft
- Abfuhr belastet
- Umluft
- L80-Ummantelungsbrandschutzdämmung
- Bestand

TV Tellerventil Zuluft

TV Tellerventil Abfuhr

DL Deckendurchlass Zuluft/Abfuhr

RSD Rohrschalldämpfer

KSD Küssenschalldämpfer

BSK Brandschutzklappe RE

BSK Brandschutzklappe RU

Nachströmung

FIL Filter

NK Kühler

VT Einbauventilator

NE Erhitzer

VSR-K Volumenstromregler konstant

VSR-V Volumenstromregler variabel

JK Jalousieklappe

Korridorstrahl

Deckung

verbleibtes Deck

ZuluftMAK: 30 mm Mindestdicke akustisch

AbfuhrMAK: 15 mm geschweissene galvanneutrierter Kautschuk

ZuluftMAK: 50 mm Mindestdicke akustisch beschummelter Kautschuk

AbfuhrMAK: 50 mm geschweissene galvanneutrierter Kautschuk

ZuluftMAK: 50 mm Mindestdicke akustisch beschummelter Kautschuk

AbfuhrMAK: 50 mm geschweissene galvanneutrierter Kautschuk

Index Datum Bearbeiter Änderung

ALLE MASS SIND AM BAU ZU PROFIL

Der Ausführer ist verpflichtet, den Auftraggeber auf etwaige Unklarheiten der Ausführungsunterlagen hinzuweisen (DIN EN 12063:3).

Leistungsphase 5 - AUSFÜHRUNGSPLANUNG

Projekt **ST ELISABETH-HOSPITAL BECKUM**

St. Elisabeth-Hospital Beckum
Anbau Bettenhaus II Altersmedizin
Elisabethstraße 10, 59269 Beckum

Bauherr **St. Elisabeth-Hospital Beckum GmbH**
Elisabethstraße 10
59269 Beckum

Planung **FACCT GmbH**
Partner im Gesundheitswesen

Planinhalt **Grundriss 2. Obergeschoss Lüftungstechnische Anlagen Neubau**

Gewerk **RLT**

Projekts-Nr. **721_22369**

Maßstab **1:50**

Datum **Entwurf: 03.06.2026**

Plannummer **5_RLT_NB_GR_E02**

Blattgröße **1.550 x 0.841**

Gezeichnet **gl**

Index