



Detail A:

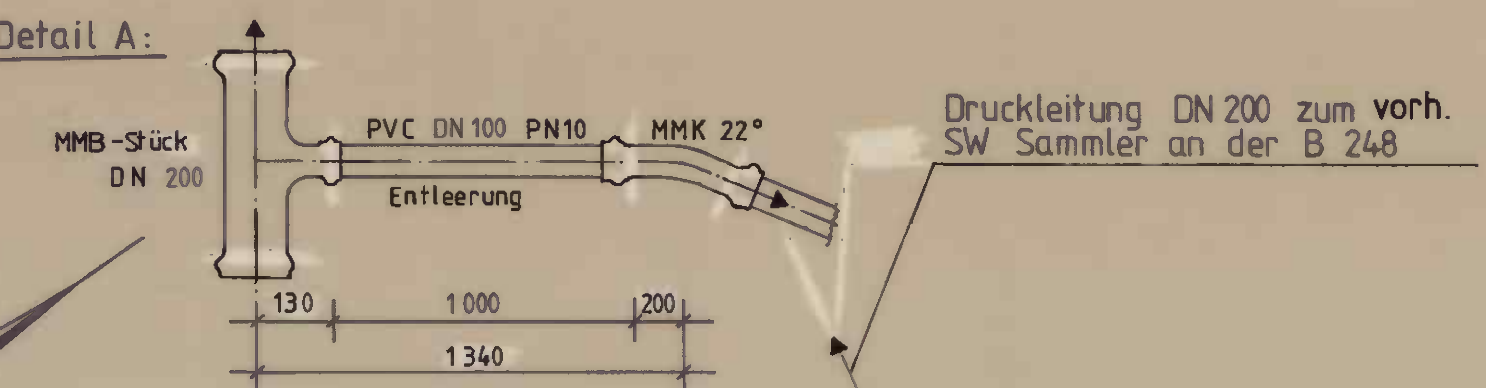

vorh. Druckleitung DN 150 von Ehenen
PVC PN10

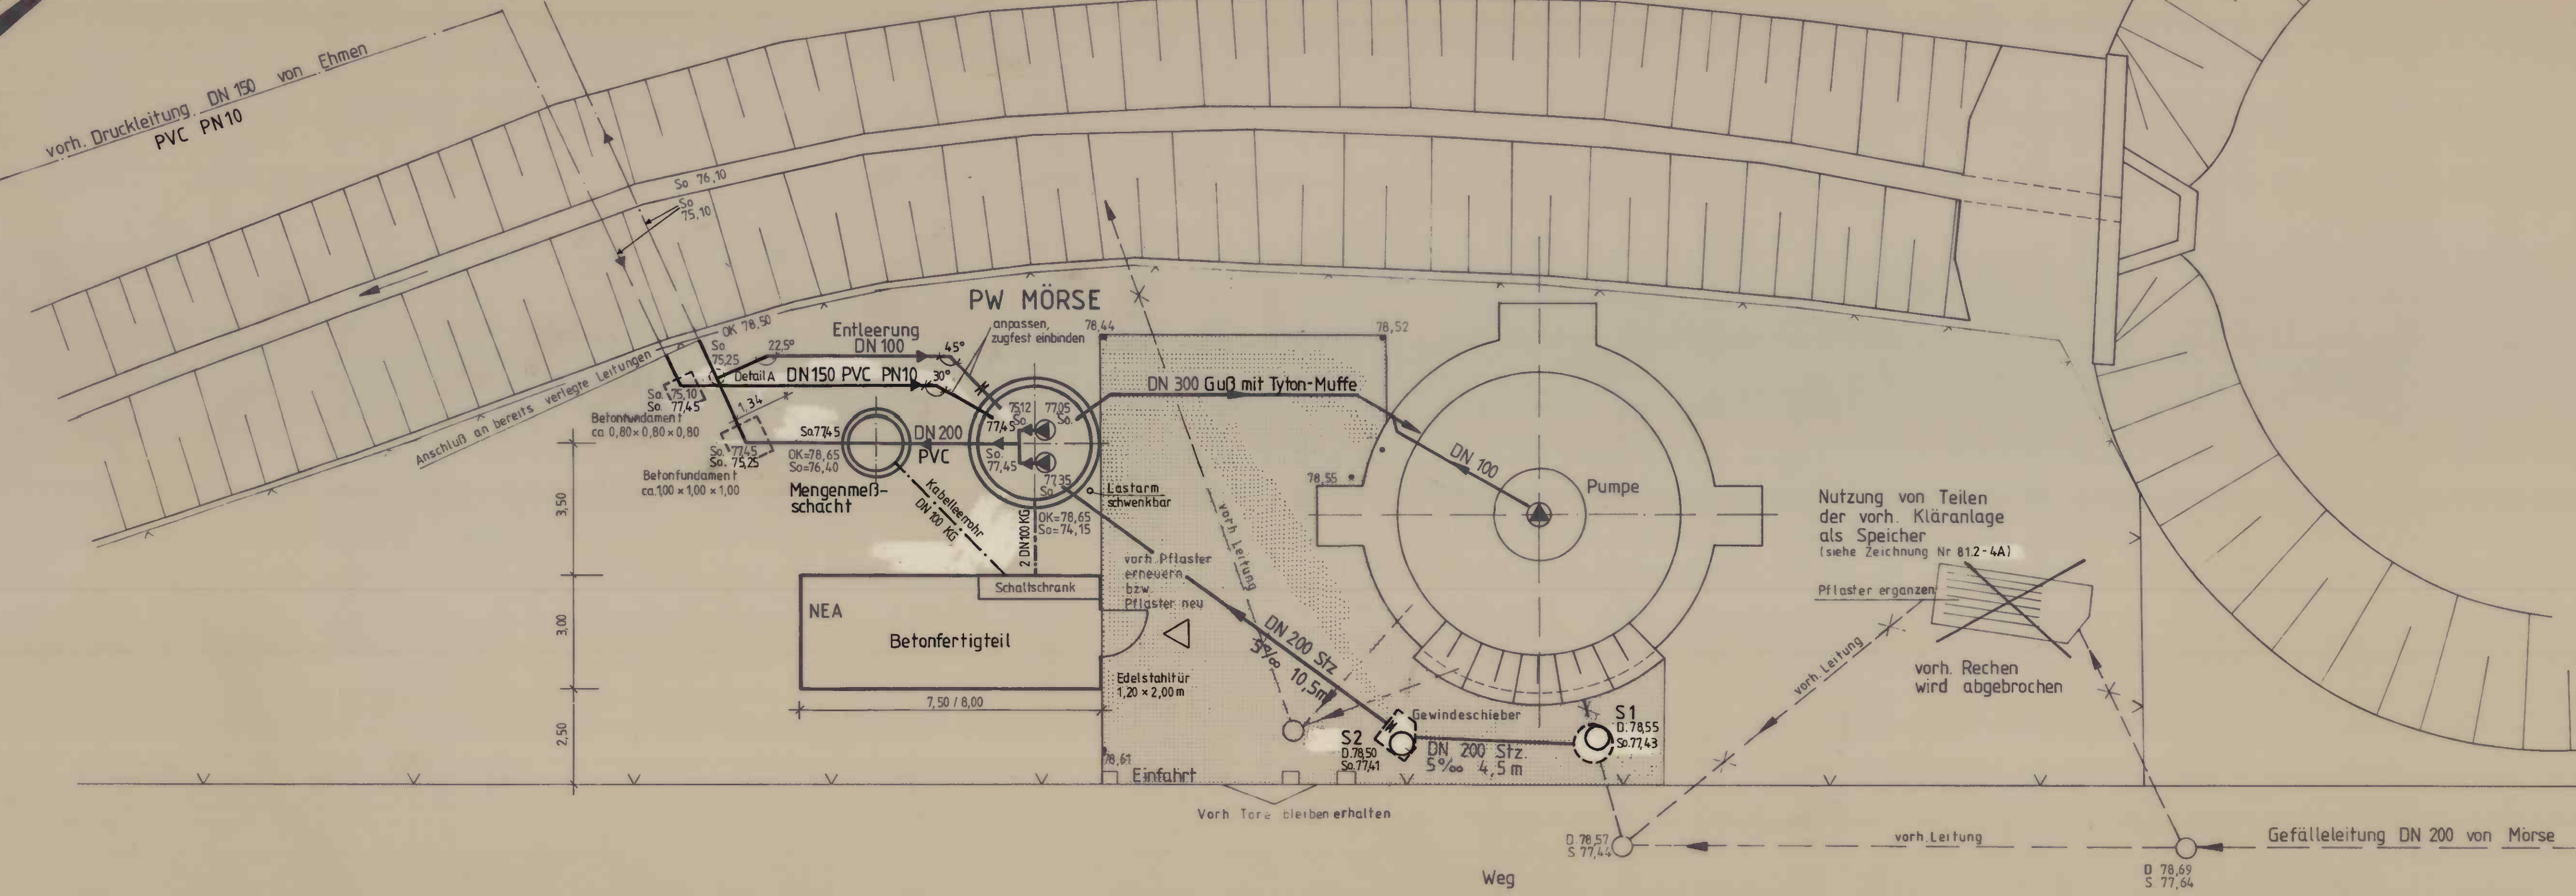

Index	Art der Änderung	Datum	Name
STADT WOLFSBURG			
AUSFÜHRUNG Anschluß der Schmutzwassernetze Ehenen und Mörsen an die zentralen Abwasseranlagen Wolfsburg LAGEPLAN PUMPWERK MÖRSE			
Maßstab: 1:100	Blattgröße	Plan-Nr. 812.4A	Koordinaten
		56.18/94	
-Tiefbauamt-	aufgestellt	PROF. DR.-ING. W. HARTUNG + DIPL.-ING. R. TRAPPE	
überprüft		INGENIEURGESELLSCHAFT NRI LEONHARDSTRASSE 10 38100 BRAUNSCHWEIG TELEFON (0531) 45 51	
Datum	Datum	Datum	Name
21.07.94	21.07.94	21.07.94	Prof. Dr.-Ing. W. Hartung
gezeichnet	geprüft	Anlage	Blatt
geprüft			Ausfertigung
1. Baudirektor	S.P.		

56.18/94