



Detail A:

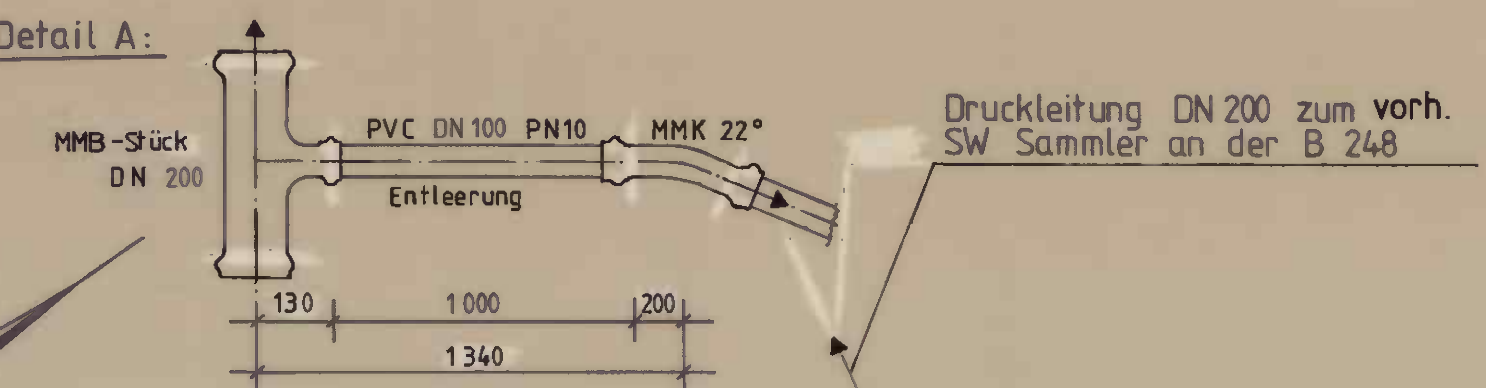

Legende

- Belastung max. 5 kN/m<sup>2</sup>
- Fläche, die nur kurzfristig durch Baustellenfahrzeuge befahren werden darf, keine Lagerfläche während der Bauphase, 2 m umlaufend um das Gebäude

vorh. Druckleitung DN 150 von Ehenen  
PVC PN10

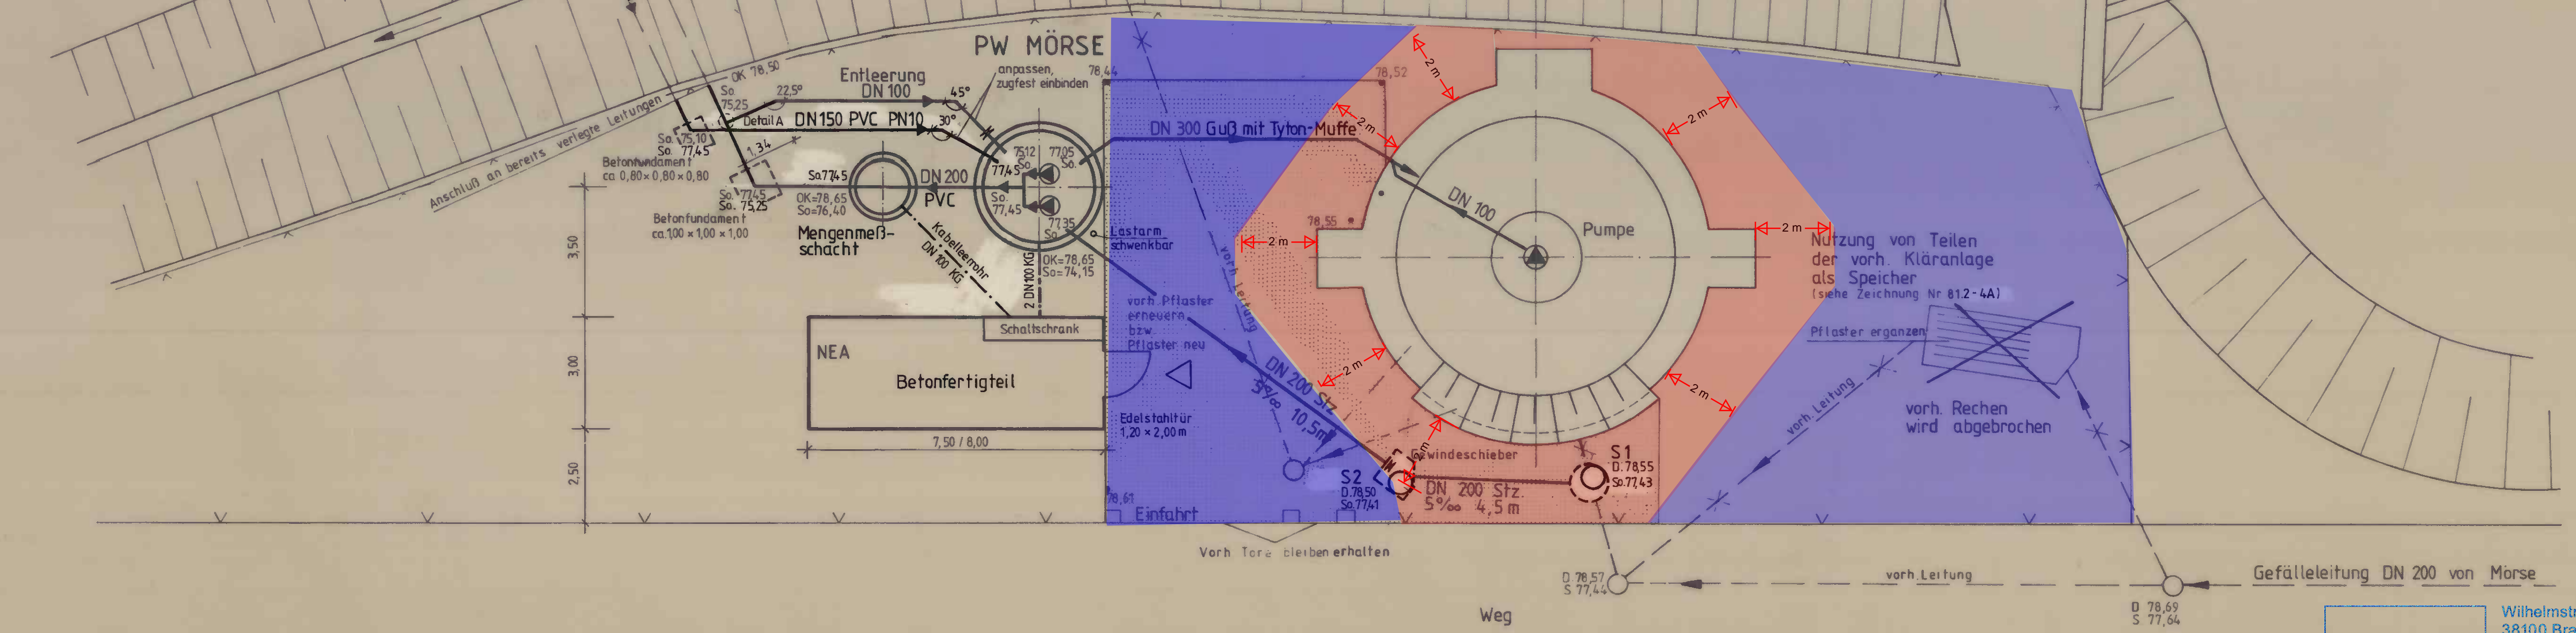

**con cycle**

Wilhelmstraße 20  
38100 Braunschweig  
Telefon 0531 23832-0  
info@con-cycle.de

**martens+puller**  
Ingenieurgesellschaft mbH

STADT WOLFSBURG		AUSFÜHRUNG	
Anschluß der Schmutzwassernetze Ehenen und Mörse an die zentralen Abwasseranlagen Wolfsburg			
LAGEPLAN PUMPWERK MÖRSE			
Maßstab: 1:100	Blattgröße: 56.18/94	Plan-Nr: 812.4A	Koordinaten
-Tiefbauamt-		aufgestellt: PROF. DR.-ING. W. HARTUNG + DIPL.-ING. R. TRAPPE	
überprüft: <i>[Signature]</i>	INGENIEURGESELLSCHAFT MBH LEONHARDSTRASSE 10 38100 BRAUNSCHWEIG TELEFON (0531) 45 51		
Datum: 21.07.94	Arbeitsleiter: <i>[Signature]</i>	Datum: 21.07.94	Name: <i>[Signature]</i>
gezeichnet: <i>[Signature]</i>	geprüft: <i>[Signature]</i>	Anlage: Blatt	Ausfertigung
Lfd. Baurektor: <i>[Signature]</i>		S.F.	

56.18/94