


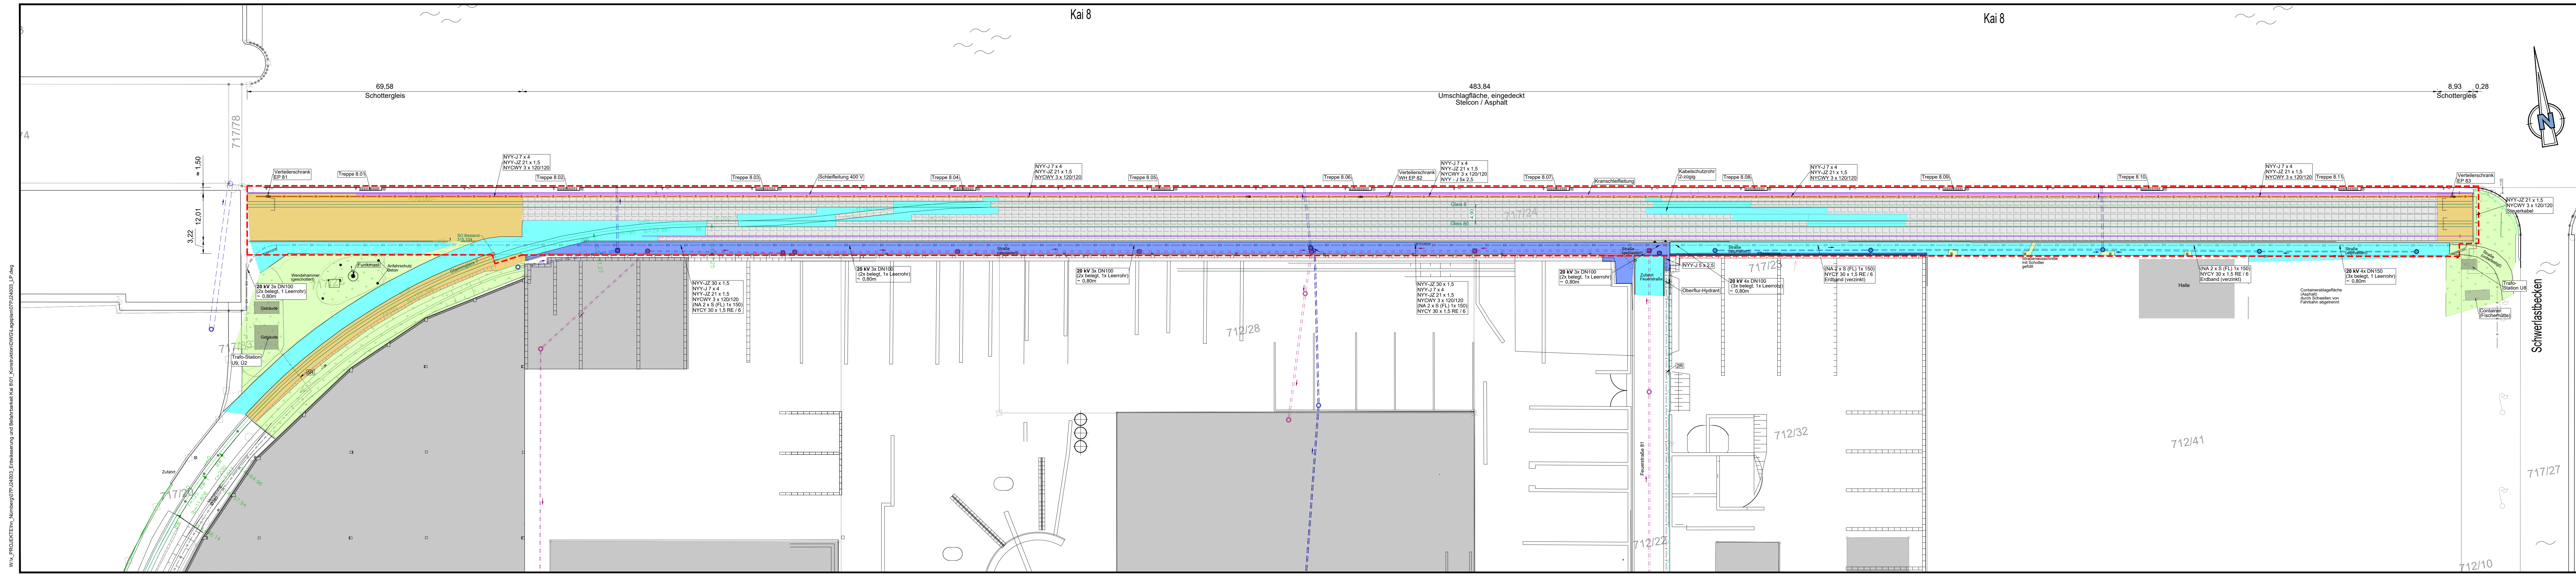

RÜCKBAU		BESTAND BLEIBT	
	Bereich Rückbau nachfolgend aufgelisteter Einbauten:		Gebäude
	Kabeltrog		20 kV - Kabel - zu schützen
	Schleifleitung Kran		Absturzsicherung
	Kabeltrasse Kaiquerung		RW-Kanal mit Einstiegschacht
	Steuerkabel - zum Wiedereinbau seitlich lagern		MW-Kanal mit Einstiegschacht
	Straßenablauf		
	Polter 50 kN		
	Kabelbeleuchtung		
	Gleis		
	Kranbahn		
	Randeinfassungen		
	Schiene als Fahrbahnbegrenzung		
	Stelconplatten		
	Asphalt		
	Pflaster		
	Gleisschotter		
	Schotter		

ZEICHENERKLÄRUNG	
	Flurstücksgrenze; Flurstücksnummer
	Schotter
	Schotter, Bewuchs
	Wasserleitung
	Kabeltrasse
	Verteilerschrank (hafeneigener Rückbau)

-	Erstellt am	30.07.2026	N. Schmidt
Index	Änderungen	Datum	Name

Standort: bayernhafen Nürnberg Bayernhafen GmbH & Co. KG Linzer Straße 6 93055 Regensburg nuernberg@bayernhafen.de Tel.: 0941 79504-0		Dokument: Lageplan
Plan-Nr.: 07PJ24003 LP Bestand und Rückbau		Maßstab: 1 : 500
Lagereferenz: DE_ETRS89_UTM32		Höhenreferenz: DE_DHHN2016_NH

Maßnahme:	07PJ24003_Entwässerung und Befahrbarkeit Kai 8	bearbeitet:	C. Gessner
Phase:	Vergabe	gezeichnet:	N. Schmidt
Bereich:	Eisenbahn Straßenbau Abwasser Strom	geprüft:	C. Gessner
Anlage:	Kai 8	Regensburg, den 06.08.2026	
Inhalt:	Bestand und Rückbau	i.A. [Prüfer] / [Unterschrift] [Stellenbezeichnung]	



Bayernhafen GmbH & Co. KG
Linzer Straße 6
93055 Regensburg
holding@bayernhafen.de
www.bayernhafen.de

Tel.: 0941 79504-0
Fax: 0941 79504-20

bayernhafen
Aschaffenburg – Bamberg – Nürnberg – Roth – Regensburg – Passau