


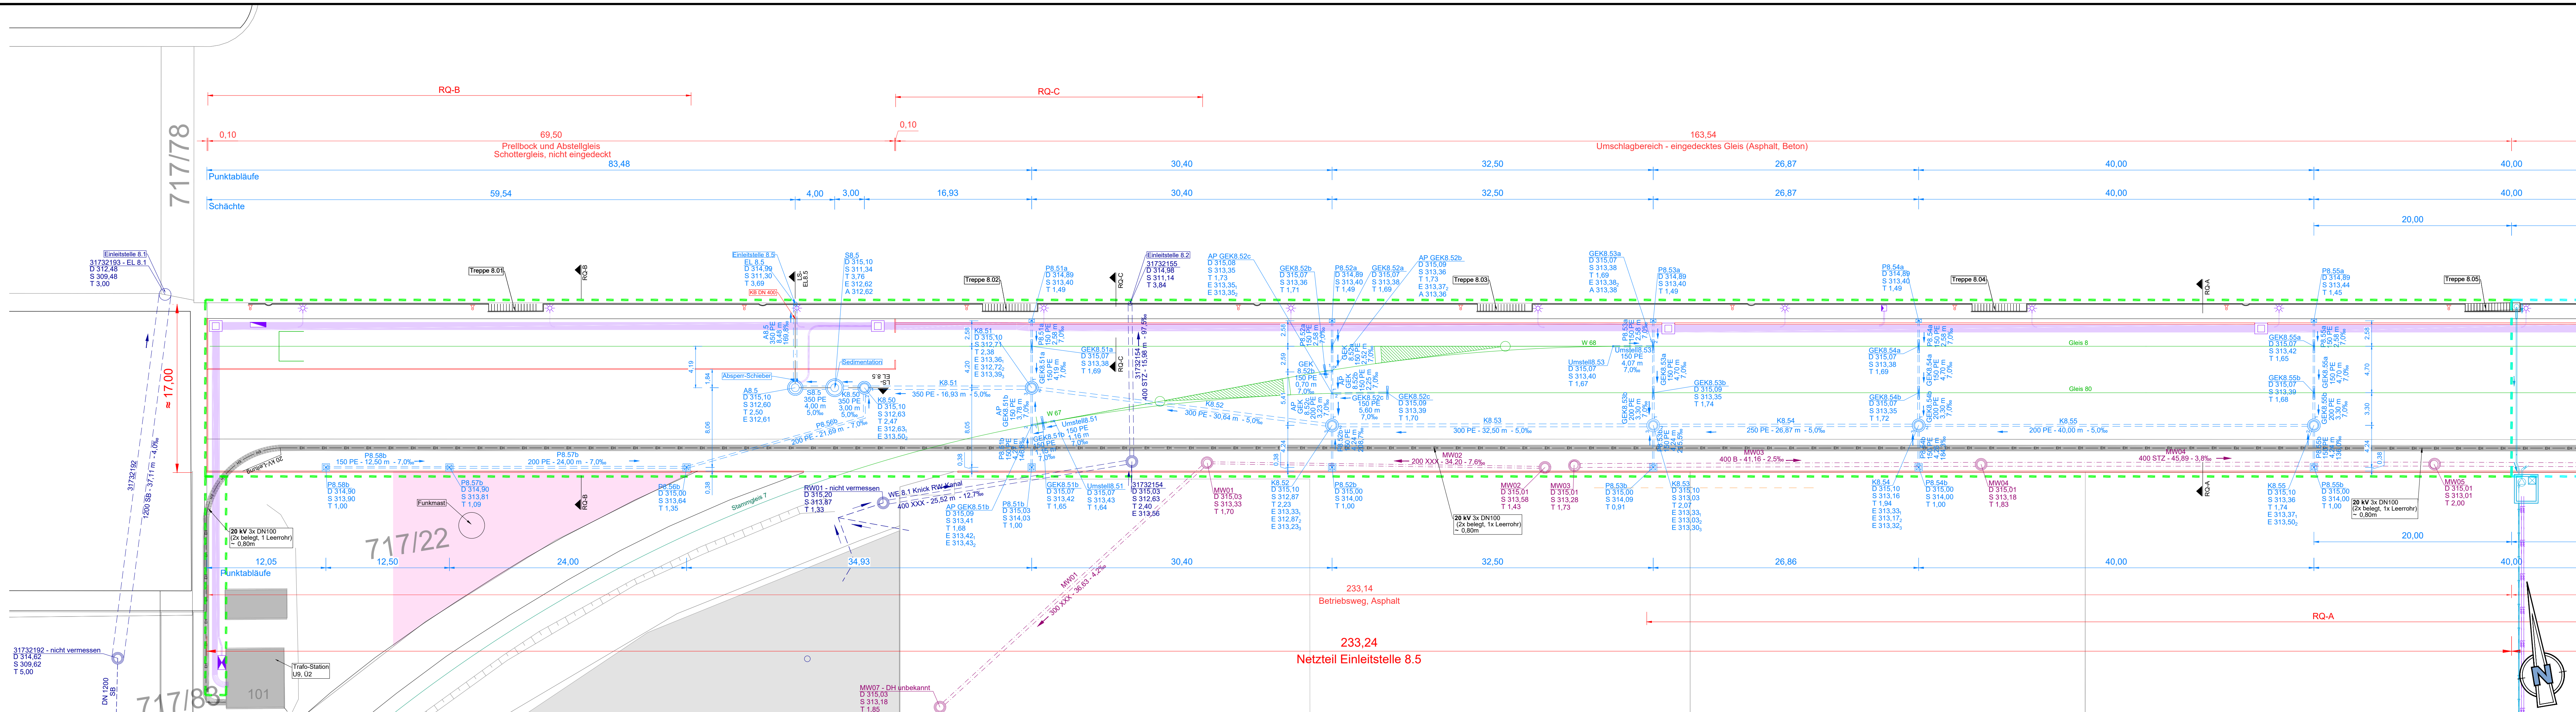

PLANUNG ENTWÄSSERUNG		ZEICHENERKLÄRUNG	
	RW-Kanal mit Einsteigschacht		Netzteil Einleitstelle 8.3
	Absperrschieber-Schacht		Gleisachse, geplant
	Absperrschieber, elektrisch fernbedient		Flurstücksgrenze; Flurstücksnummer
	Kontrollschacht		Gebäude
	Sedimentationsschacht		Bestand
	Punktablauf		Wasserleitung Bestand, nicht vermessen
	Anschlusspunkt, kein Schacht		Randeinfassung, geplant
	Entwässerung Umstellvorrichtung		RW-Kanal mit Einsteigschacht, Bestand
	Gleis-Entwässerungskasten (Gleisbau)		MW-Kanal mit Einsteigschacht, Bestand
	Netzteil Einleitstelle 8.5		Poller 200 kN, geplant
			Kabelleerrohr mit 20 kV-Leitung, Bestand
			Elektrant, geplant
			Kaibleuchtung, geplant
			Verteilerschrank, geplant
			Steuerkasten für Absperrschieber, geplant
			Kabelzugschacht, geplant
			Kabel-Leerrohre, geplant
			Mietfäche DFMG freihalten + Zufahrt gewährleisten

a	RQ B + C	09.09.2026	N. Schmidt
Index	Änderungen	Datum	Name

Standort: Bayernhafen Nürnberg Bayernhafen GmbH & Co. KG Linzer Straße 6 93055 Regensburg nuernberg@bayernhafen.de Tel.: 0941 79507-0		Dokument: Lageplan
		Plan-Nr.: 07P_J24003 LP Entwässerung 8.5
		Maßstab: 1:250
		Lagereferenz: DE_ETRS89_UTM32
		Höhenreferenz: DE_DHHN2016_NH

Maßnahme:	07P_J24003_ Entwässerung und Befahrbarkeit Kai 8	bearbeitet:	C. Gessner
Phase:	Vergabe	gezeichnet:	N. Schmidt
Bereich:	Abwasser	geprüft:	C. Gessner
Anlage:	Kai 8	Regensburg, den 09.09.2026	
Inhalt:	Entwässerung Netzteil Einleitstelle 8.5	i.A. [Prüfer] / [Unterschrift] [Stellenbezeichnung]	



Bayernhafen GmbH & Co. KG
Linzer Straße 6
93055 Regensburg
holding@bayernhafen.de
www.bayernhafen.de

Tel.: 0941 79504-0
Fax: 0941 79504-20



Aschaffenburg – Bamberg – Nürnberg – Roth – Regensburg – Passau