




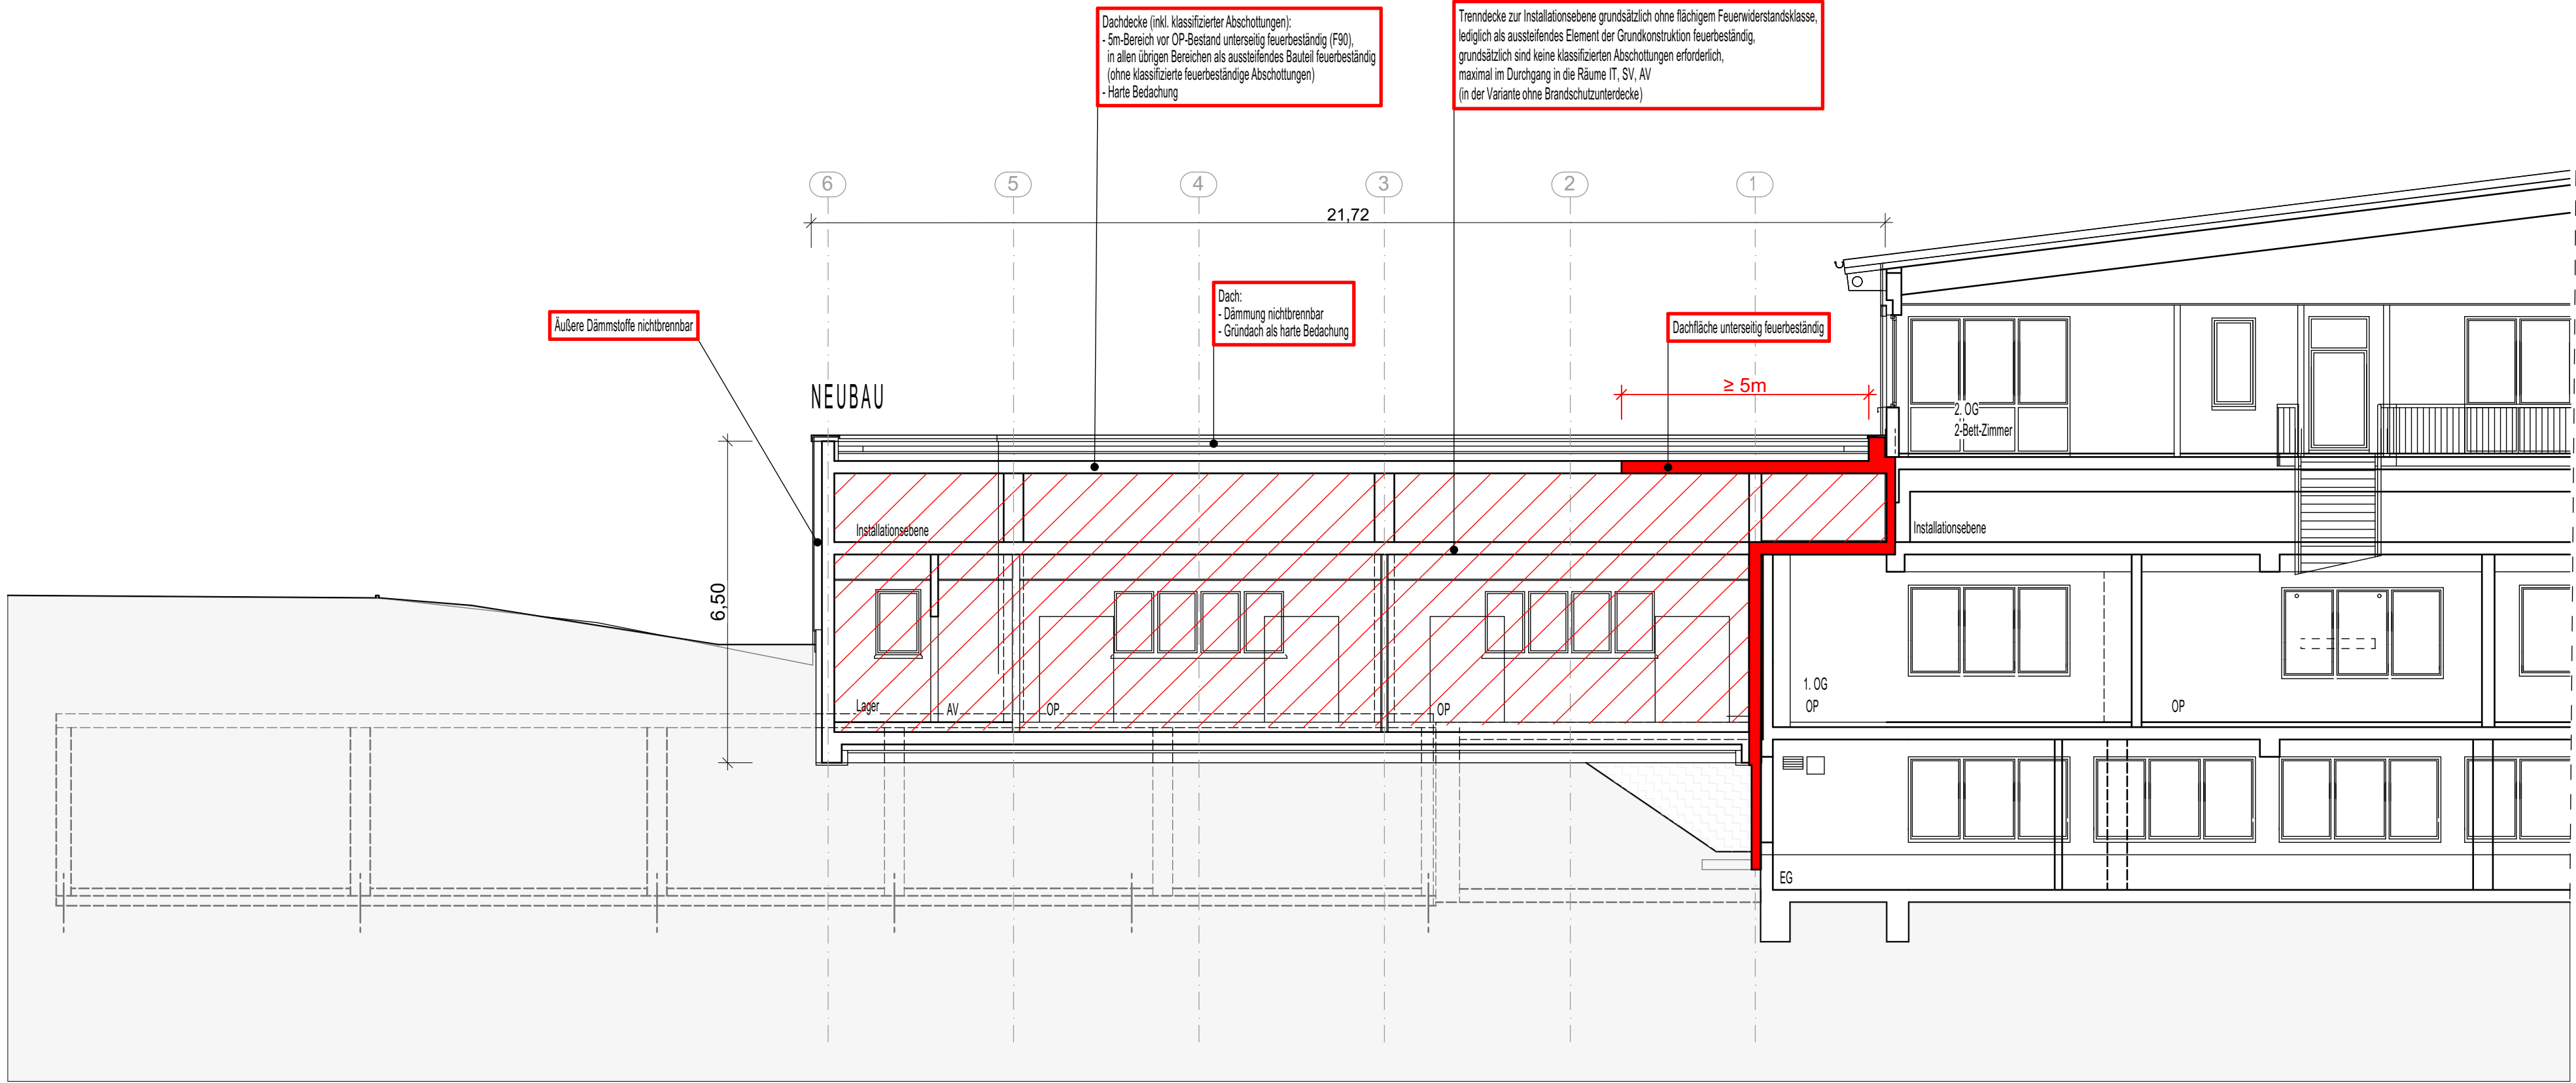

Schnitt A-A

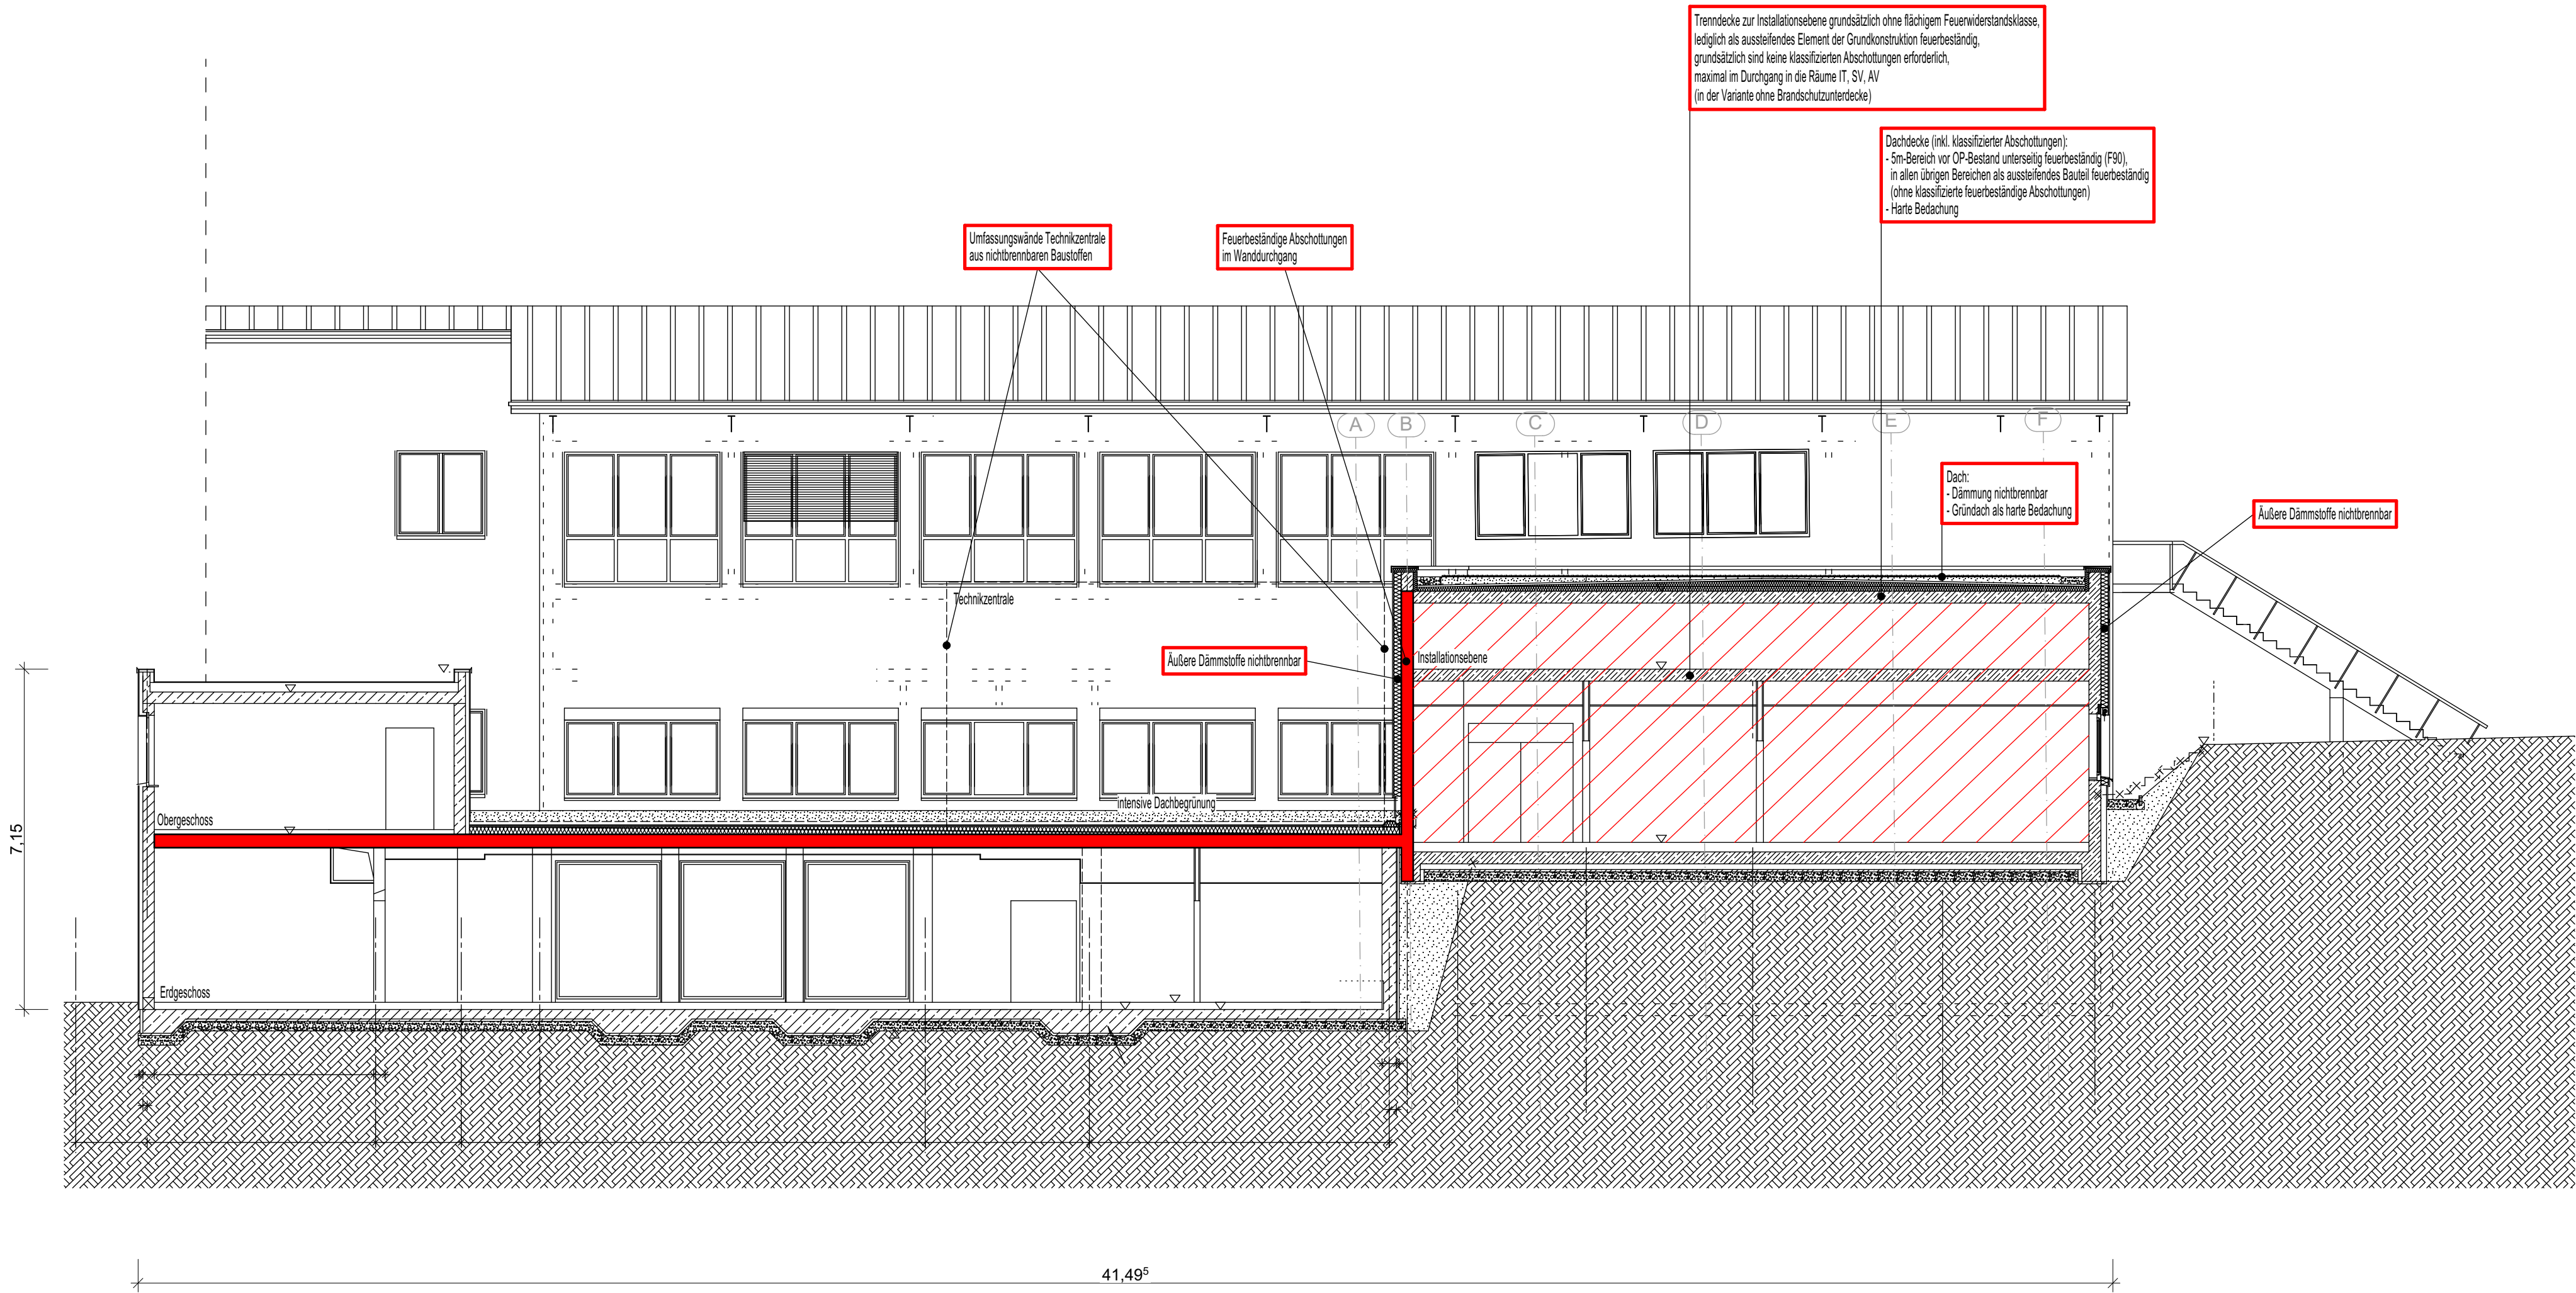

Schnitt B-B

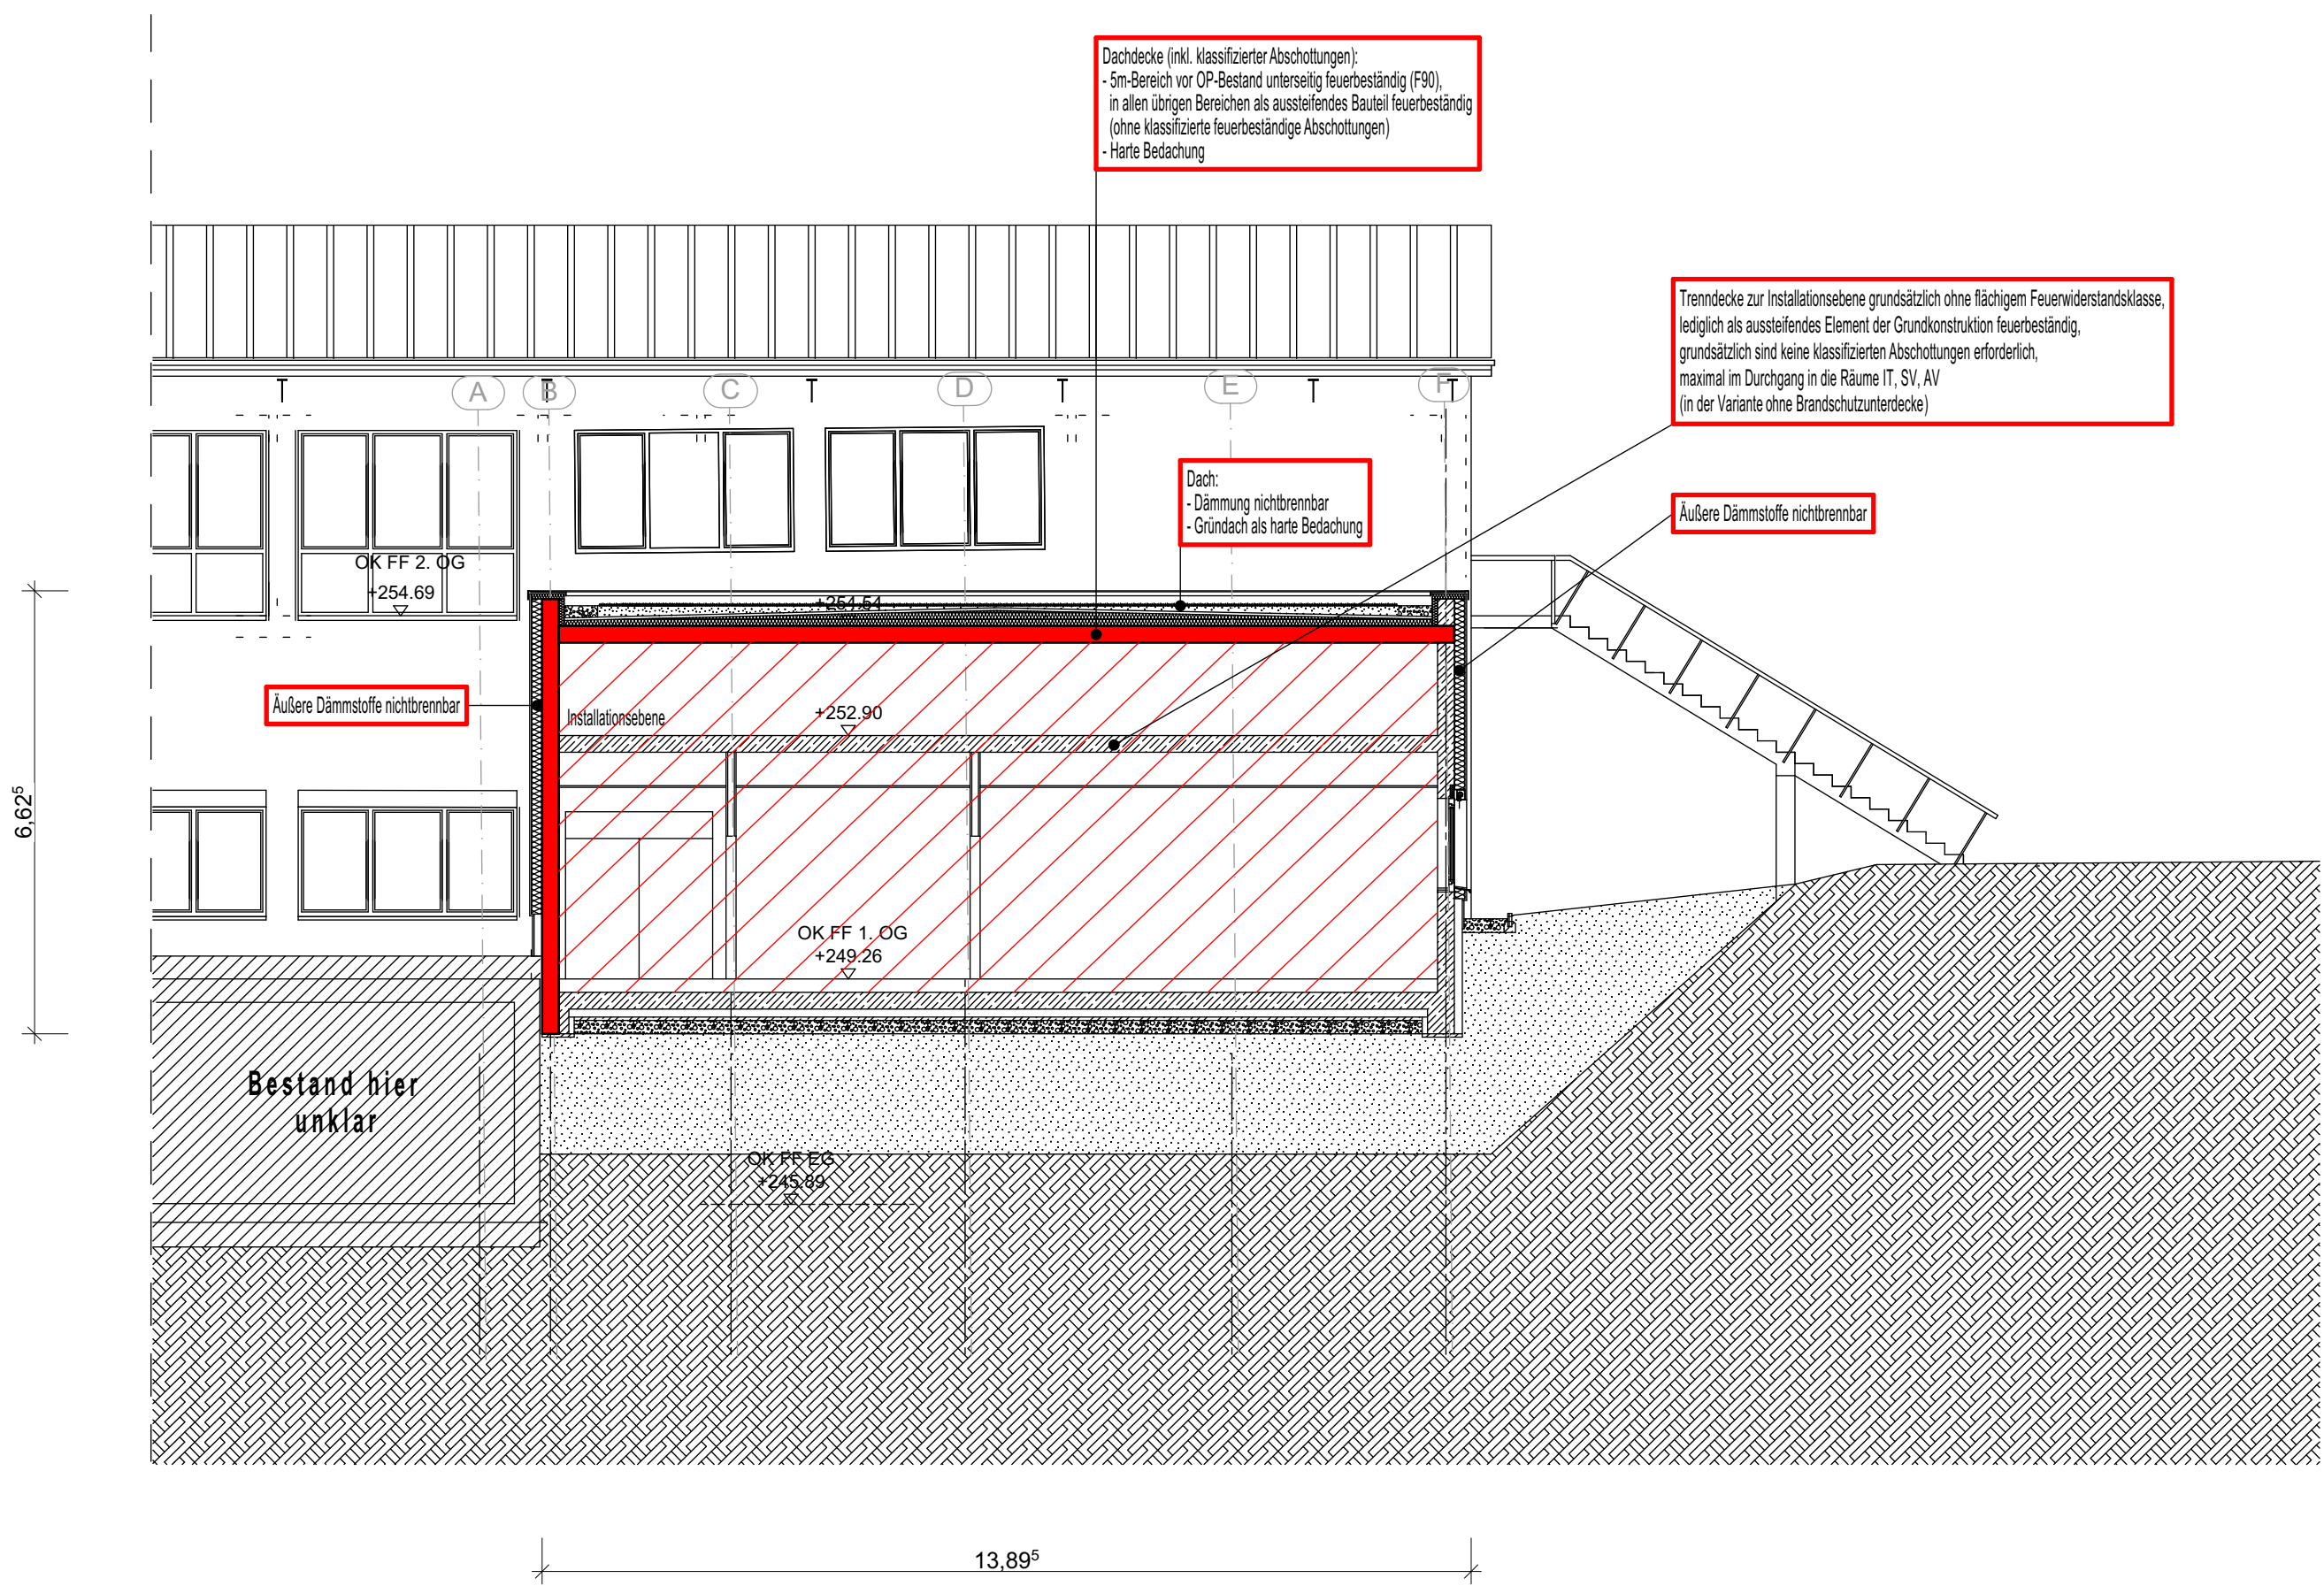

Schnitt C-C

Flächendeckende Brandmeldeanlage gem. DIN VDE 0833-2 und DIN 14675
Schutzkategorie 1: Vollschutz, Ausnahmen gem. DIN VDE 0833-2,
Überwachung der Schächte in Abhängigkeit von der Schachtbelegung

Flächendeckende interne Alarmlierung (Festlegung siehe Brandschutzkonzept)

Sicherheitsbeleuchtung:
Rettungswege, Patientenzimmer, Aufenthaltsräume für Besucher,
Räume zur Untersuchung und Behandlung sowie elektrische Betriebsräume

Dämmstoffe in äußeren Bauteilen jeweils nichtbrennbar

Die Anordnung der brandschutztechnischen Infrastruktur
ist schematisch. Die genaue Lage, Art + Anzahl der notwendigen
Komponenten wird durch den zuständigen Fachplaner festgelegt.

LEGENDE	
baulicher Brandschutz	brandschutztechn. Infrastruktur
Wände:	Türen:
feuerbeständig (fb) (F90)	Flächendeckende Brandmeldeanlage Kat. 1 "Vollschutz"
Erläuterungen: fb = feuerbeständig fb = hochfeuerhemmend fh = feuerhemmend nb = nichtbrennbar sa = schwer entflammbar na = normal entflammbar M = mech. Beanspruchung D = dichtschließend S = selbstschließend RD = rauchdicht	
Anforderungen an die tragenden u. aussteifenden Bauteile sowie an die Trenndecken siehe Brandschutzkonzept!	

Name	Änderung	Datum	Index
	WERNER Bauingenieure Ingenieurbüro Dipl.-Ing. G. Werner · Dipl.-Ing. D. Werner Beratende Ingenieure (BGR) v.d.B. Staatl. anerk. Sachverständige für Schall-, Wärme- u. Brandschutz	Innen: Newton-Str. 1 59423 Urmke Tel. 02303/98350-0 Fax: 02303/98350-24 www.ing-werner.de info@ing-werner.de	
Bauherr	KATH. KLINIKEN IM MÄRKISCHEN KREIS HOCHSTRASSE 63, 58638 ISERLOHN		
Projekt	ERWEITERUNG DER OP-ABTEILUNG DES ST. ELISABETH HOSPITALS, ISERLOHN HOCHSTRASSE 63, 58638 ISERLOHN		
Bauteil	- BRANDSCHUTZ - SCHNITTE A-A, B-B, C-C -OP-ERWEITERUNG-		Auftrag 2-21-0055
gez.	Datum 05.05.2023	Name Baumert	Maßstab 1:100 Blatt BS 2