



Grundriss

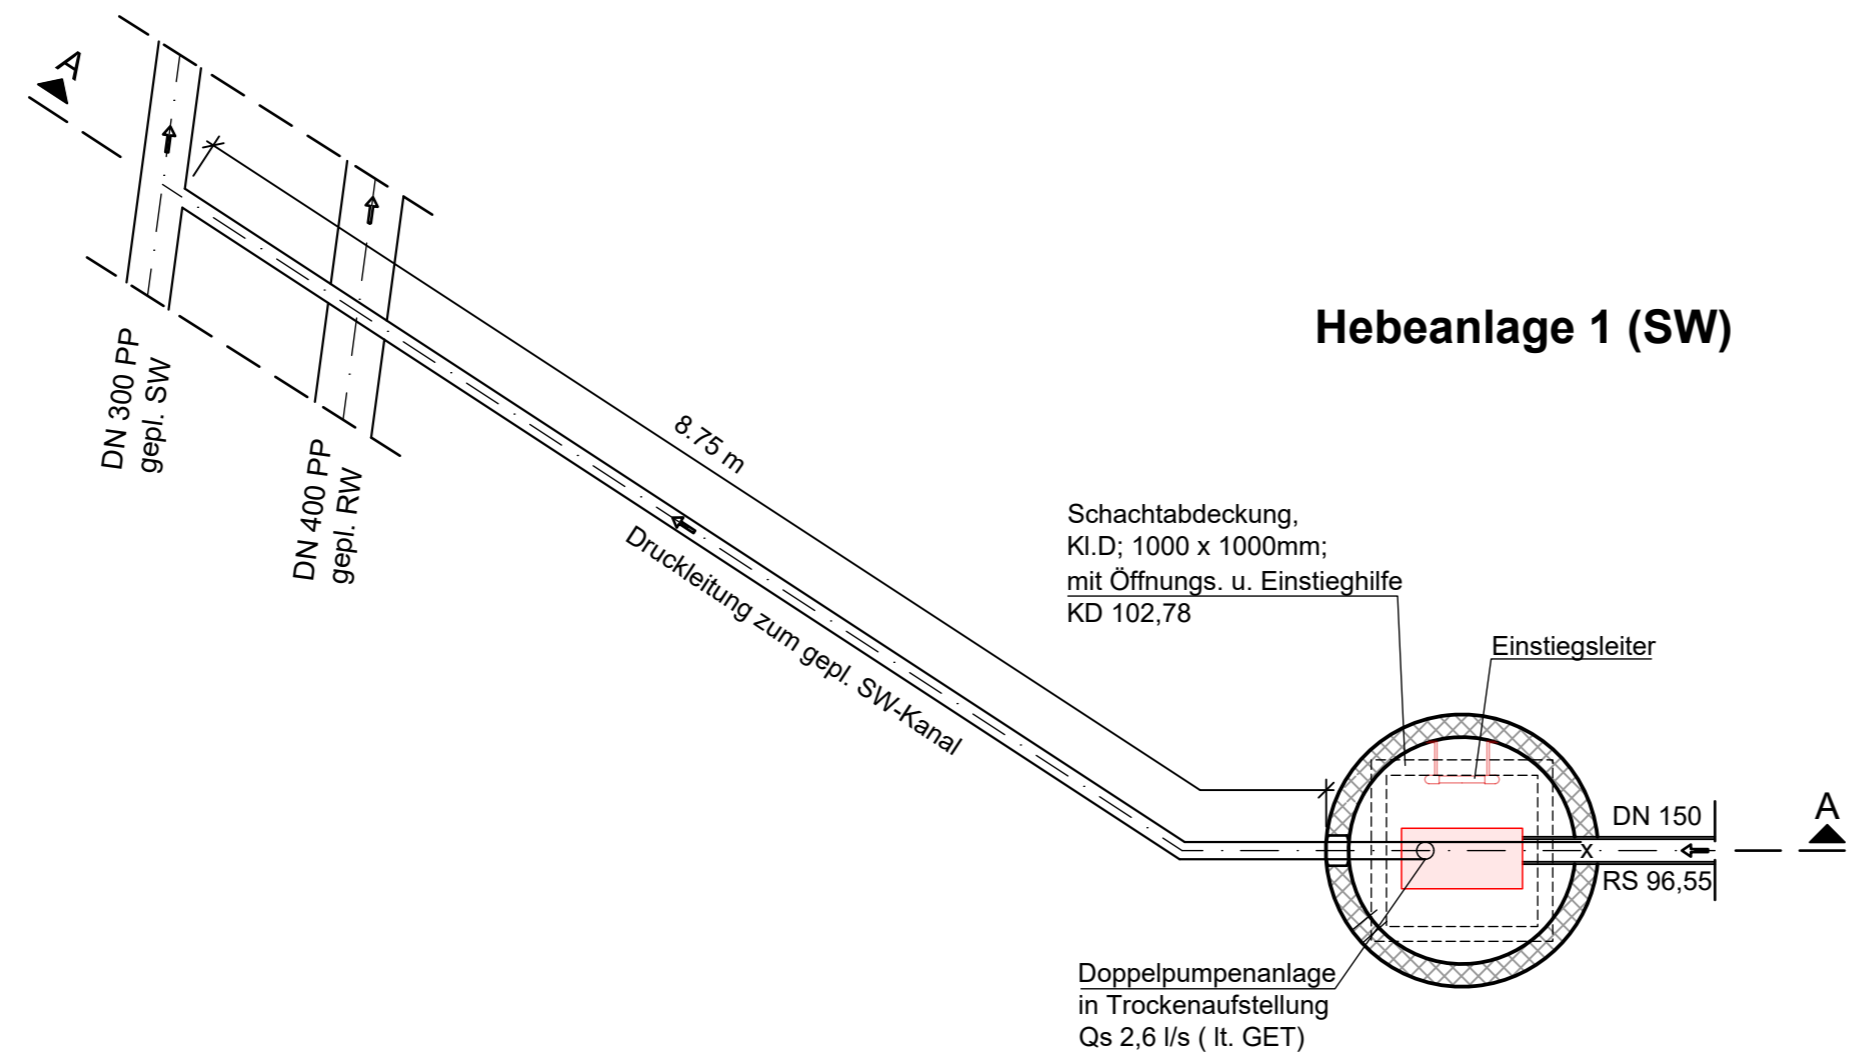

Schnitt A-A

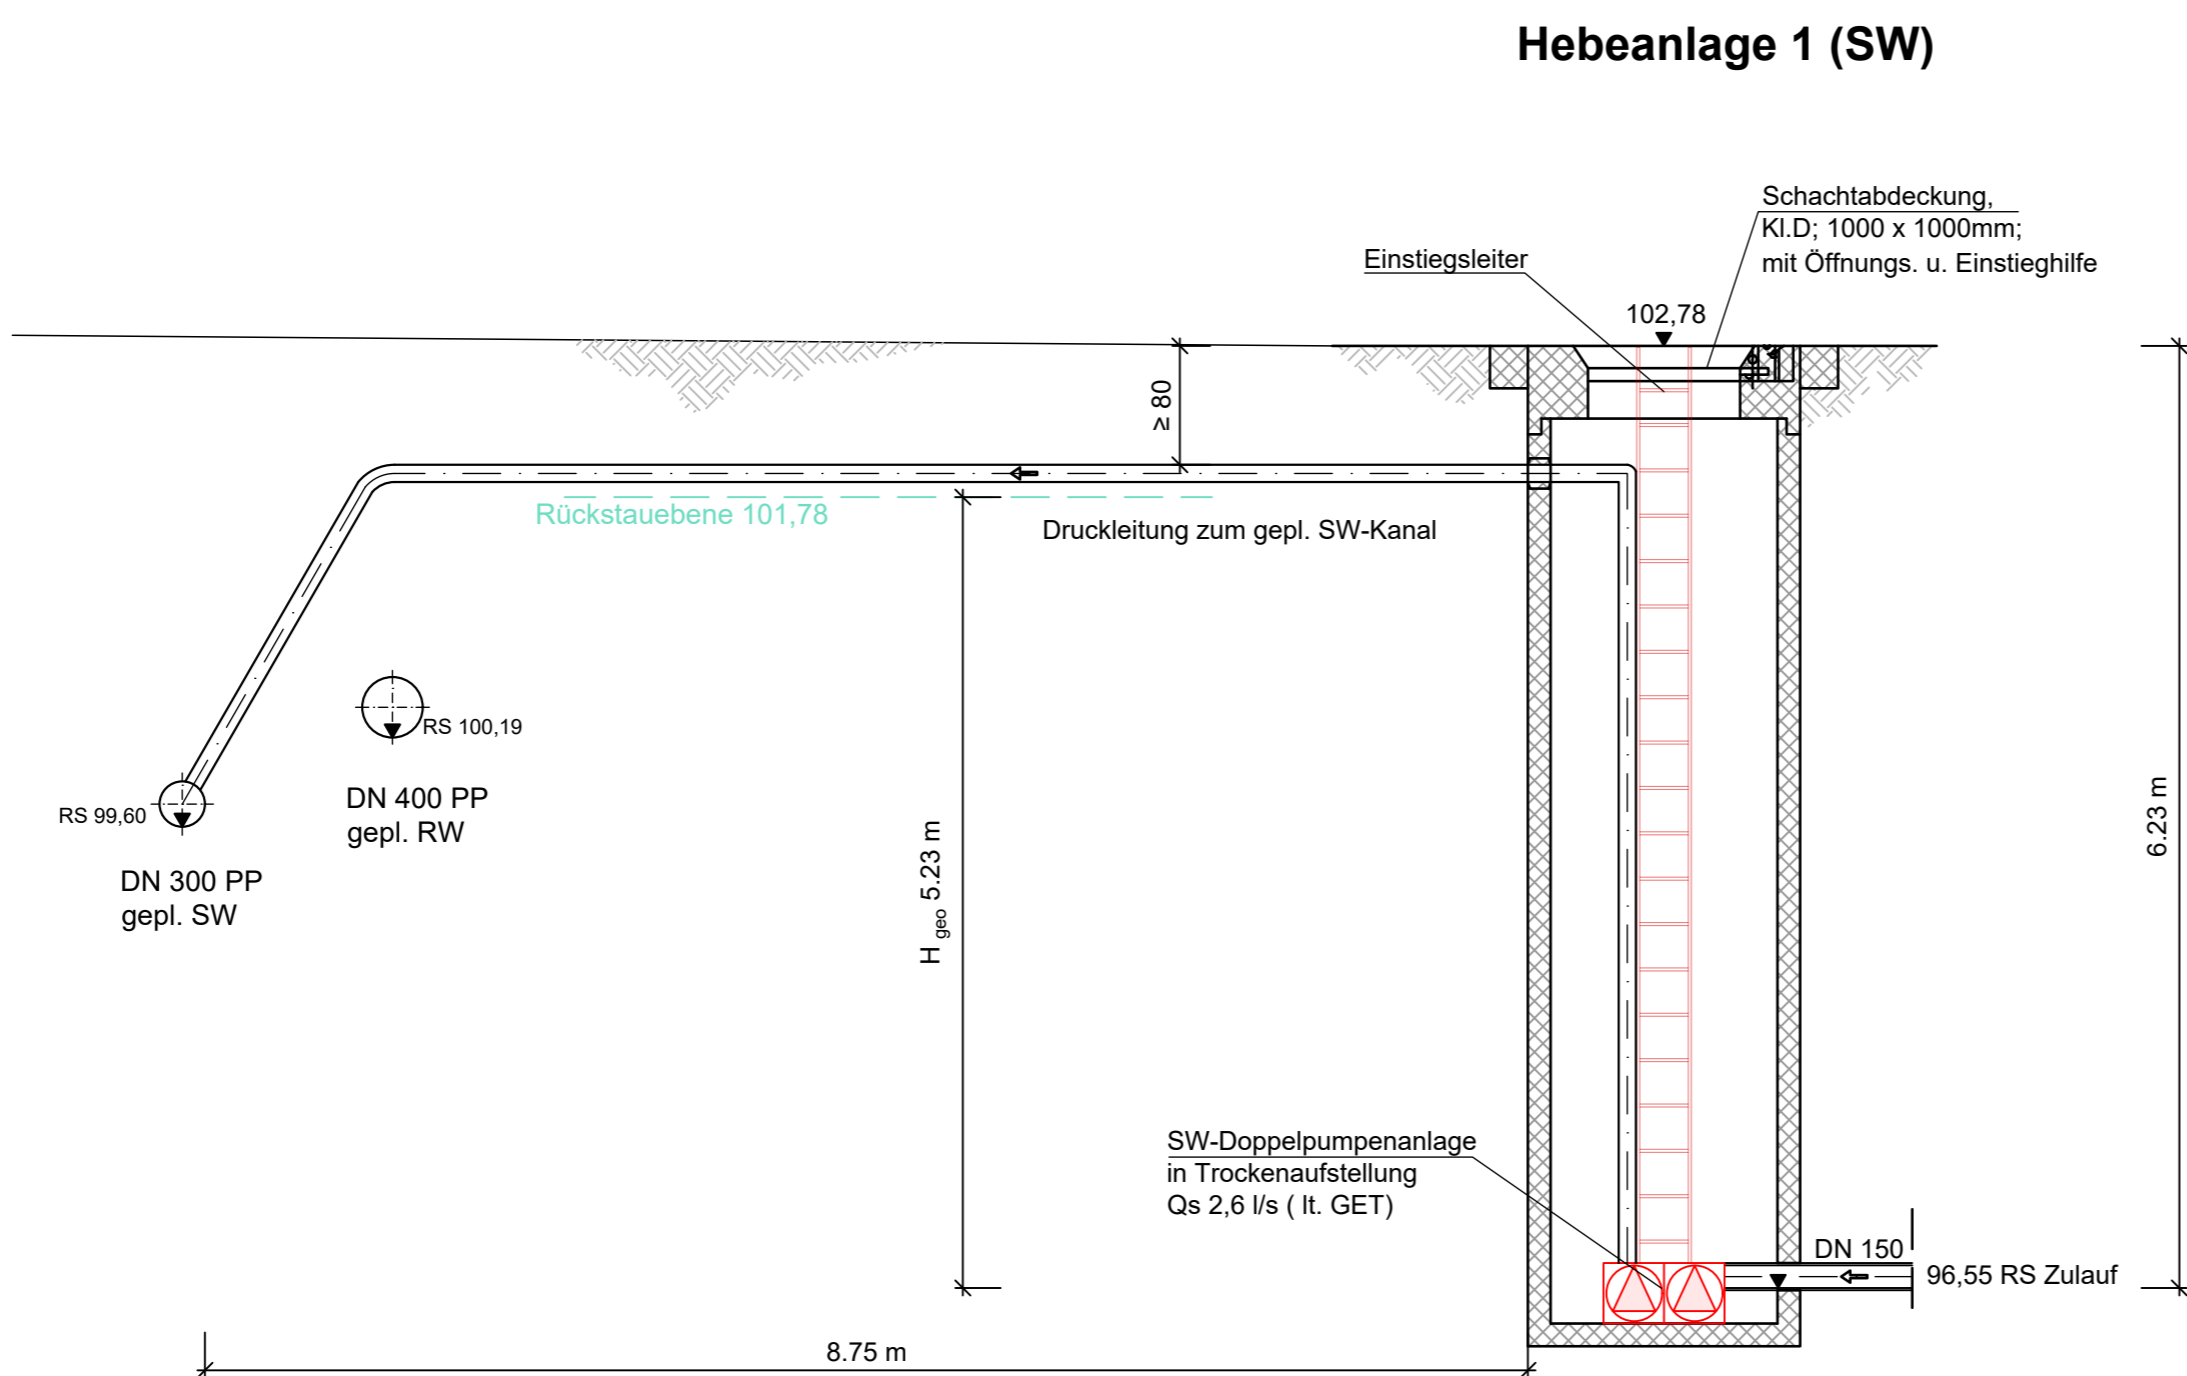

INGENIEURBERATUNG SCHILLER GmbH

Wilhelm-Röntgen-Str. 4
59439 Holzwickede

Tel.: 0 23 01 / 91 22 - 40
Fax: 0 23 01 / 91 22 - 48
E-Mail: info@ibschiller.de

Auftraggeber:

Christliches Klinikum Unna

Obere Husemannstr. 2
59423 Unna

**CHRISTLICHES
KLINIKUM
UNNA**

Projekt:
A384

Erweiterung des Christlichen Klinikums Unna Entwässerung

Maßstab
1 : 50

Anlage:
Blatt-Nr.: 6
Kontroll-Nr.:

	Datum	Name			
gez.	01.06.2026	Penk			
geä.					
geä.					
geä.					

Planungsphase: **Ausführungsplanung / Ausschreibung LV 1_203**

Planbezeichnung: **Systemzeichnung Hebeanlage 1 (SW)**

<p style="font-size: x-small; margin: 0;">INGENIEURKAMMER-BAU NORDRHEINWESTFALEN MITGLIED 337230</p>	<p style="font-size: x-small; margin: 0;">Holzwickede,</p> <p style="font-size: x-small; margin: 0;">Entwurfsverfasser</p>	<p style="font-size: x-small; margin: 0;">Holzwickede,</p> <p style="font-size: x-small; margin: 0;">Geschäftsführer</p>
--	--	--