



Längsschnitt

SediPipe level 400/6, Ablauf gerade
Bsp.: Zu-/Ablauf Anschluss Vollwandrohr**

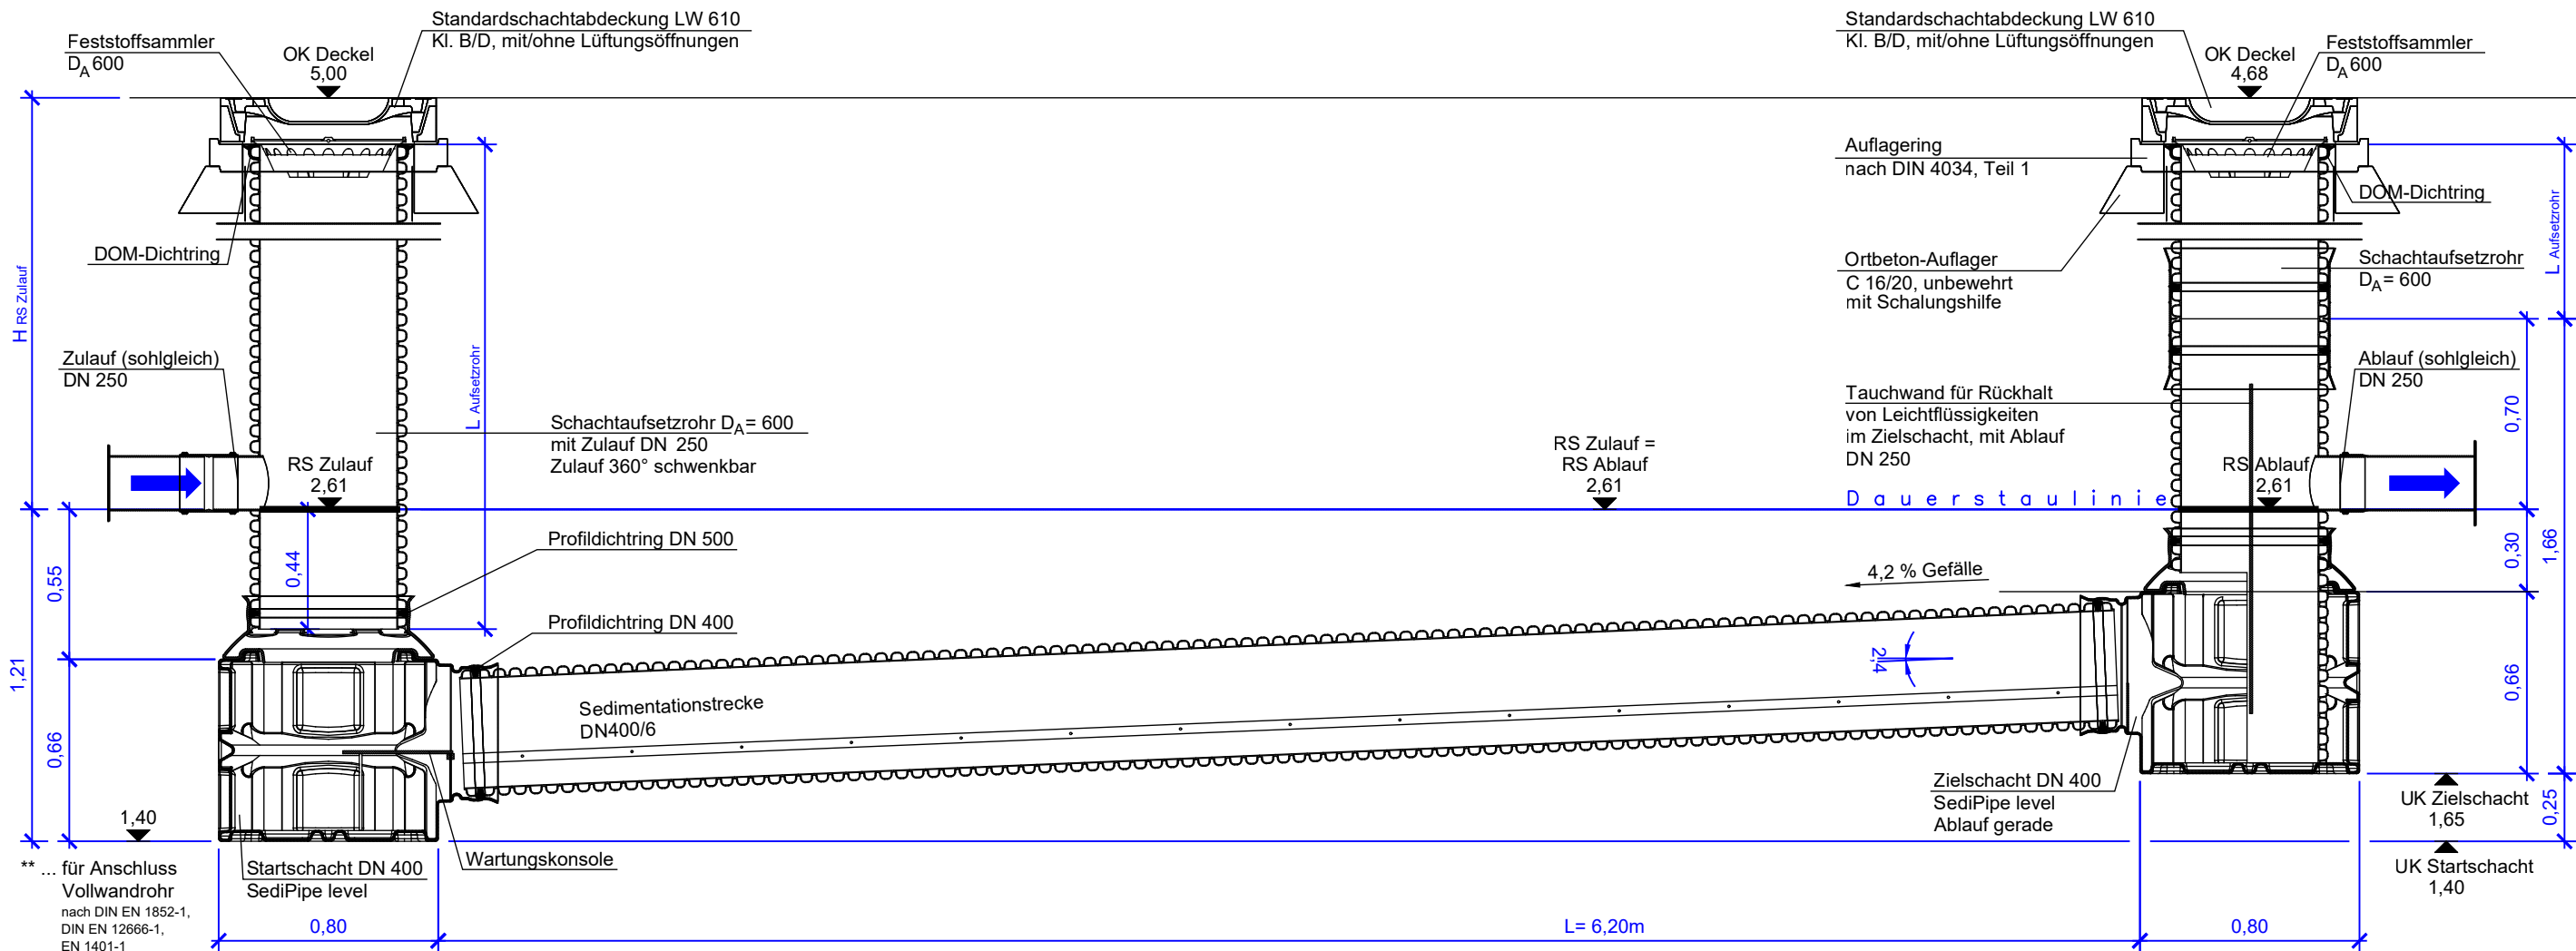


Grundriss

SediPipe level 400/6, Ablauf gerade

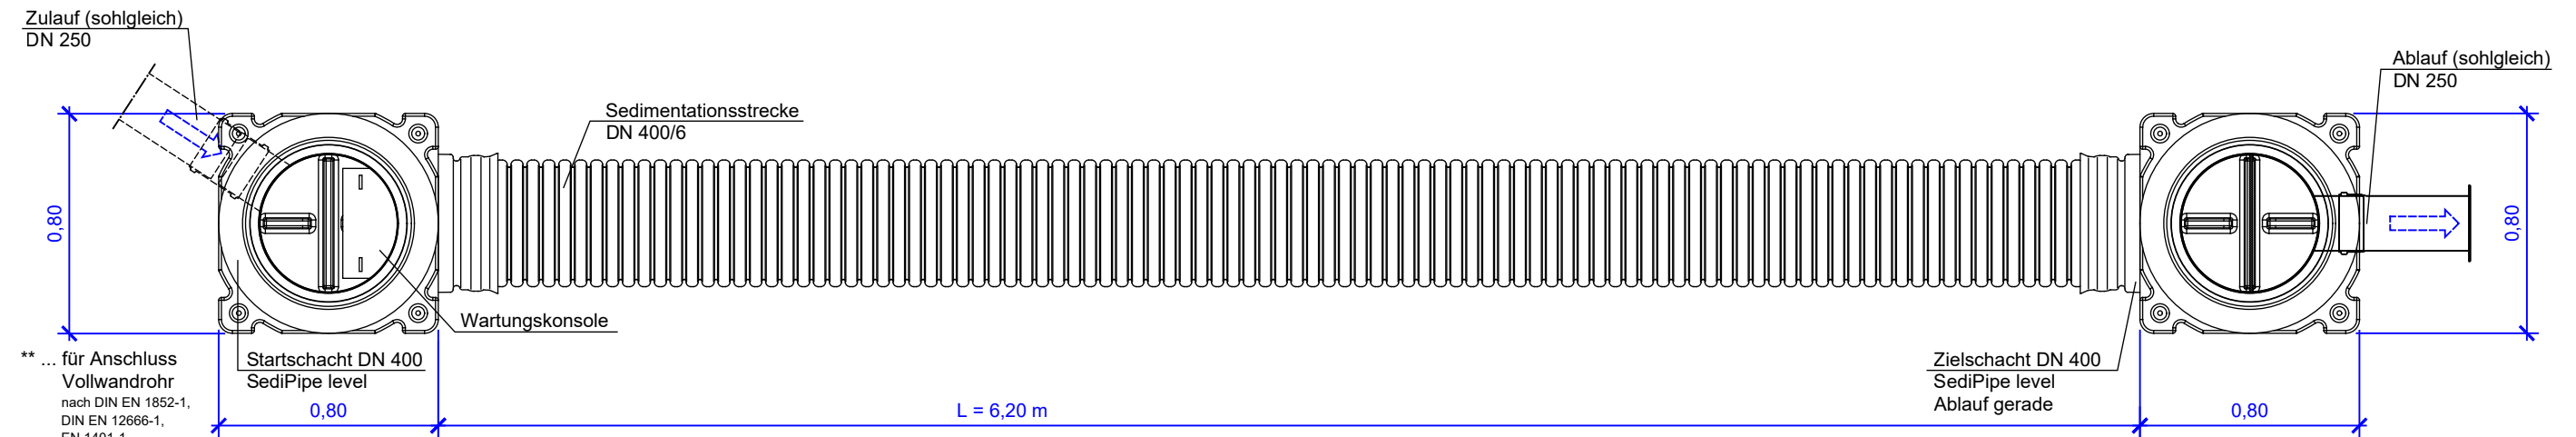

Übersichtslageplan
M 1:250

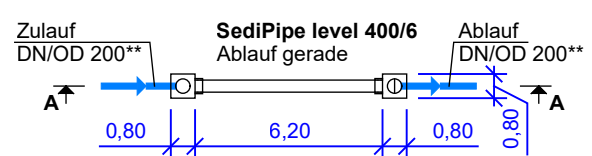

FRÄNKISCHE

Datum gez. 10/2016

Bearbeiter

Vers./Art der Änderung	Datum	Name
Bauvorhaben: Bauvorhaben Grundriss + Übersichtslageplan		Maßstab 1: 25
RW-Behandlungsanlage SediPipe level 400/6, Ablauf gerade, Zu-/Ablauf KG DN/OD 200		Bl.-Nr. 1.2a
Objekt-Nr.: XX XXX		

Nr.	Art der Änderung	Datum	Name

ARGE MMHP B-Plan 89.1	Datum	Name
M Maas + Müller GbR Ingenieurbüro für Tiefbau Burgtorstraße 53 23758 Oldenburg i.H. Telefon 04361 / 1012 E-Mail info@ib-maas-mueller.de	bearbeitet: 17.12.2020	P. Maas
	gezeichnet: 17.12.2020	M. Kasper
	geprüft:	
	Projekt-Nr.: 200577	

	geprüft:
Gemeinde Grömitz	bearbeitet:

Ausführungsunterlagen Stand 31.08.2026	Anlage Nr.:
	Blatt Nr.:
	RW-Behandlungsanlage
	Maßstab: 1 : 25

Erschließung B-Plan Nr. 89.1
in der Gemeinde Grömitz

aufgestellt:	
, den	
Planverfasser: Maas + Müller GbR Ingenieurbüro für Tiefbau Burgtorstraße 53 23758 Oldenburg i.H.	Grundplan hergestellt:
Oldenburg , den	