


Schnitt A - A

| | | | | | | | | | | | | | | | | | | | | | | | | | | | | | | | |
|-------------|-------|--------|--------|--------|--------|--------|--------|--------|--------|--------|--------|--------|--------|--------|--------|--------|--------|--------|--------|--------|--------|--------|--------|--------|--------|--------|--------|--------|--------|--------|--------|
| Längsprofil | 0,000 | 56,216 | 98,247 | 99,321 | 99,352 | 99,417 | 99,520 | 99,554 | 99,752 | 99,874 | 97,065 | 97,155 | 97,137 | 97,121 | 97,106 | 97,087 | 97,063 | 97,047 | 97,024 | 96,999 | 96,971 | 96,944 | 96,904 | 96,787 | 96,403 | 95,504 | 94,526 | 93,787 | 93,712 | 93,665 | 93,632 |
| Station | 0,000 | 1,000 | 2,000 | 3,000 | 4,000 | 5,000 | 6,000 | 7,000 | 8,000 | 9,000 | 10,000 | 11,000 | 12,000 | 13,000 | 14,000 | 15,000 | 16,000 | 17,000 | 18,000 | 19,000 | 20,000 | 21,000 | 22,000 | 23,000 | 24,000 | 25,000 | 26,000 | 27,000 | 28,000 | | |
| Km | 0+000 | | | | | | | | | | | | | | | | | | | | | | | | | | | | | | |

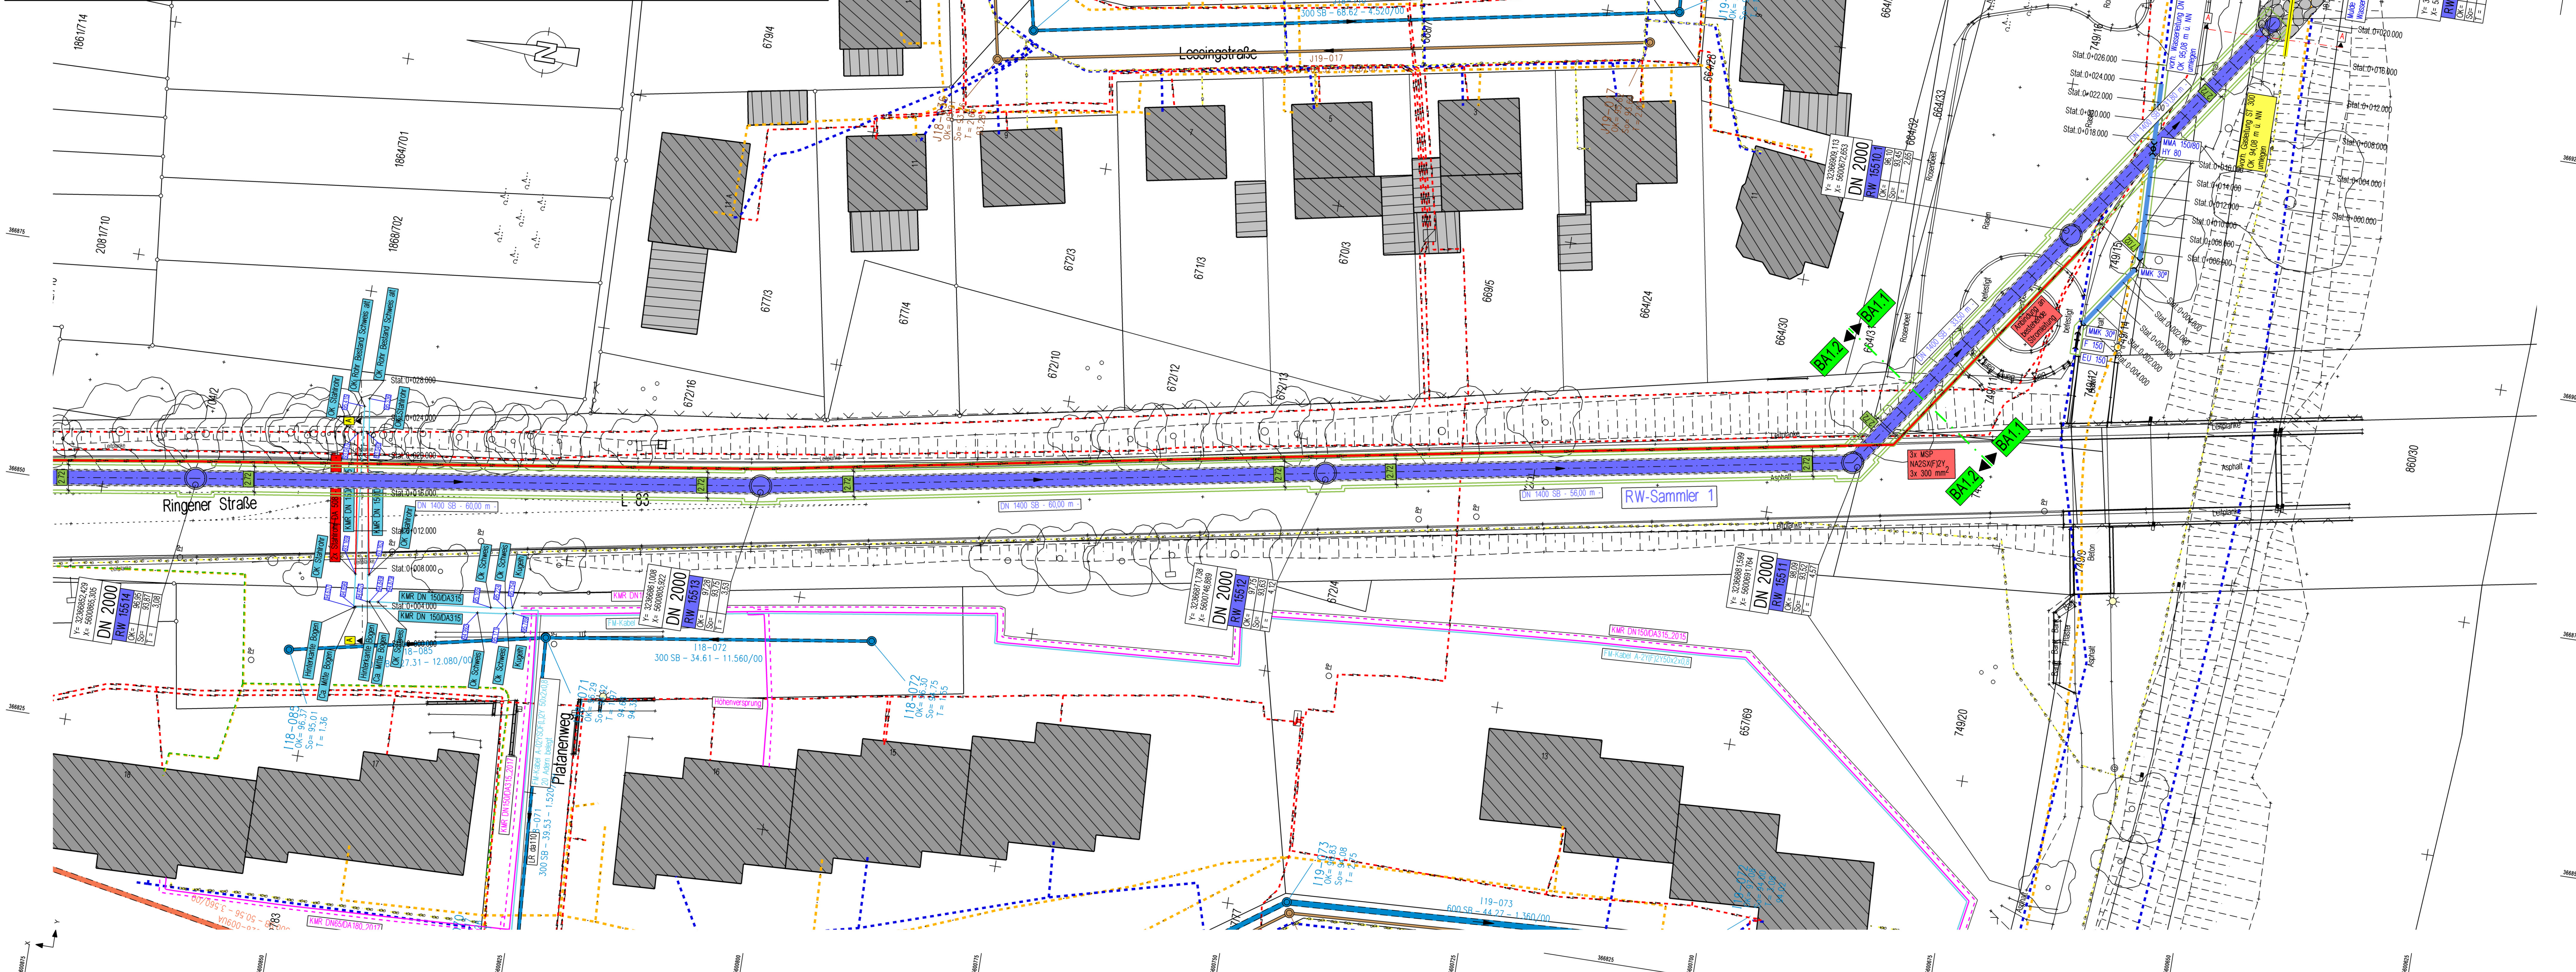

- Legende:**
- vorh. Regenwasserkanal
 - vorh. Schmutzwasserkanal
 - vorh. Verbindungssammler AZV-Untere Ahr
 - gepl. Regenwasserkanal
 - gepl. Verbindungssammler AZV-Untere Ahr
 - vorh. Fernwärmeleitung
 - vorh. Wasserleitung
 - vorh. Gasleitung
 - vorh. Stromleitung
 - vorh. Telefonkabel
 - vorh. Vodafone
 - Abbruch vorh. Kanalbestand
 - Induktionsschleifen Lichtsignalanlagen
 - gepl. Stromversorgungsleitung 3x MSP, NA2SX(F)2Y, 3x 300 mm²

HERMANN TERPORTEN
 Büro für Ing.-u. Tiefbau GmbH

Planung und Bauleitung
 Ingenieurtechnische Vermessung
 Straßen-, Brücken- und Kanalbau
 Wasserversorgung, Landespflege
 und Bauleitplanung
 Statik, Bodenprüfung

Friedrichstraße 5a
 53474 Bad Neuenahr-Ahrweiler

Tel: 02641 / 3893-30
 Fax: 02641 / 3893-55
 E-Mail: info@ib-terporten.de

| | | | | | | | | | |
|---|------------------|-------------|-------|------------------------|-------|-------|--|-------|--|
| Datum | 06.06.2024 | gez. | S.G. | bearb. | P.Te. | Datum | | gepr. | |
| Ringener Straße - Abwasserwerk - Stadt Bad Neuenahr-Ahrweiler Gemarkung Bad Neuenahr | | | | | | | | | |
| Lageplan Kanalplanung | | Anlage | | EP00400 | | | | | |
| ENTWURFSPLANUNG | | Blatt-Nr. | | 1 | | | | | |
| | | Projekt-Nr. | | 04143-17 | | | | | |
| | | Maßstab | | 1: 250 | | | | | |
| | | Format | | 1.32 x 0.594 | | | | | |
| Nr. | Art der Änderung | | Datum | Name | | | | | |
| | | | | | | | | | |
| | | | | | | | | | |
| geprüft / anerkannt | | | | | | | | | |
| Datum | | | Datum | Unterschrift Terporten | | | | | |

Die ausführende Firma hat gemäß VOB DIN 1861 §§ 3 und 4 alle Maße und Unterlagen vor Beginn der Arbeiten zu prüfen. Unstimmigkeiten sind der Bauleitung zur Klärung sofort mitzuteilen. Die DIN-Vorschriften sind zu beachten. Das Urheberrecht an dieser Zeichnung ist zu beachten.