

Blattgröße: 841 x 594 mm, A = 0,50 m²
Gezeichnet: 03.03.2023, 16:17:31
Geprüft: 03.03.2023, 16:17:31
Druck: 03.03.2023, 16:17:31
Dateiname: C:\Users\jbm\OneDrive\Documents\Björnsen\Projekte\030323_03_F1_BMW2_GD\DWG\030323_03_F1_BMW2_GD.dwg / Layout: C4.10.1.10

Hinweis:
Rohrleitungsverlauf und -lage sind nicht v. Ort bestätigt.


Bestandsleitungen						
	RA müNHN	GOK Bestand müNHN	Verortung/ Position	DN	Material	Überdeckung Bestand 2021 m
Rohwasser TB2	107,80	109,75	Brunnen Ausgang	150	PE-HD	2,03
	108,05	109,61	WW Eingang			1,64
Rohwasser TB1	107,80	109,86	Brunnen Ausgang	150	GGG	2,14
	108,06	109,59	WW Eingang			1,61
Netzdruckleitung	108,08	109,65	WW Ausgang	200	GGG	1,67
	108,08	109,65	WW Ausgang			1,72
Überlauf	0,24	%	Pufferbecken	300	unbekannt	
	107,98	109,74	Einlauf			1,91
SW/Abwasser	107,80	109,64	WW Ausgang	125	unbekannt	1,90
Niederschlags- wasser	108,32	109,92	Grundstücks- grenze	200	PP	1,5

- mobile Trinkwasseraufbereitung (Bestand)
- UFA 12.192 x 2.438 x 2.926
 - AKF 12.192 x 2.438 x 2.926

Datengrundlage:
Koordinatensystem: ETRS89/UTM32 (EPSG: 25832)
Kataster: Stadtverwaltung Bad Neuenahr-Ahrweiler, 10.10.2023
Vermessung: Björnsen Beratende Ingenieure, 11.09.2023
Bodensondierung: Ingenieurgesellschaft Hart mbH (B-24014-NP/BC), Juni 2024

- Rohwasser
- Trinkwasser
- Verteilernetz
- Trinkwasser mob. Trinkwasseraufbereitung
- Schmutzwasser
- Datenkabel
- Gasleitung
- Niederschlagswasserkanal
- Schmutzwasserkanal

- Asphalt
- Beton
- Schotter
- Bestandsbauwerk Wasserwerk
- Bewuchs

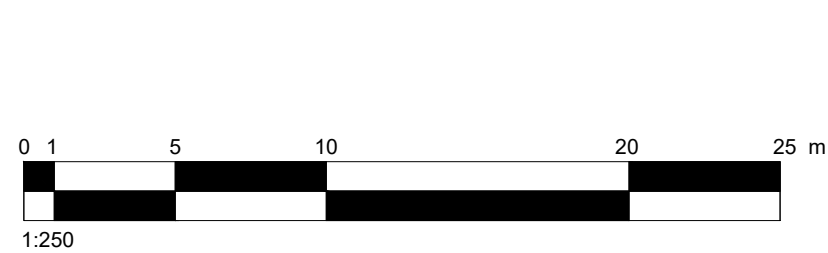

Anlage zur Ausschreibung Los 1, 2, 3, 4, 5, 6, 7, 8, 9, 10, 11

Rev.	Art der Änderung:	Bearbeitet:	Geprüft:	Datum:

Auftraggeber

Stadtverwaltung
Bad Neuenahr-Ahrweiler
Hauptstraße 116
Bad Neuenahr-Ahrweiler

Projekt

Wiederaufbau Wasserwerk Walporzheimer Straße MPL-Nr. 4001
Ausführungsplanung

Planbezeichnung

Lageplan Bestand Gesamtmaßnahme

Projektl-Nr.: 2023088.03

Plan-/Anlage-Nr.: C-4.10/1.10

Maßstab: 1:250

Bearb.: April 2026 Schrick

Gepr.: April 2026 Weigand

Björnsen Beratende Ingenieure

Björnsen Beratende Ingenieure GmbH
Maria Trost 3, 56070 Koblenz
Telefon: +49 201 8851-0, Telefax: +49 261 8851-191
info@bjoernsen.de, www.bjoernsen.de

