


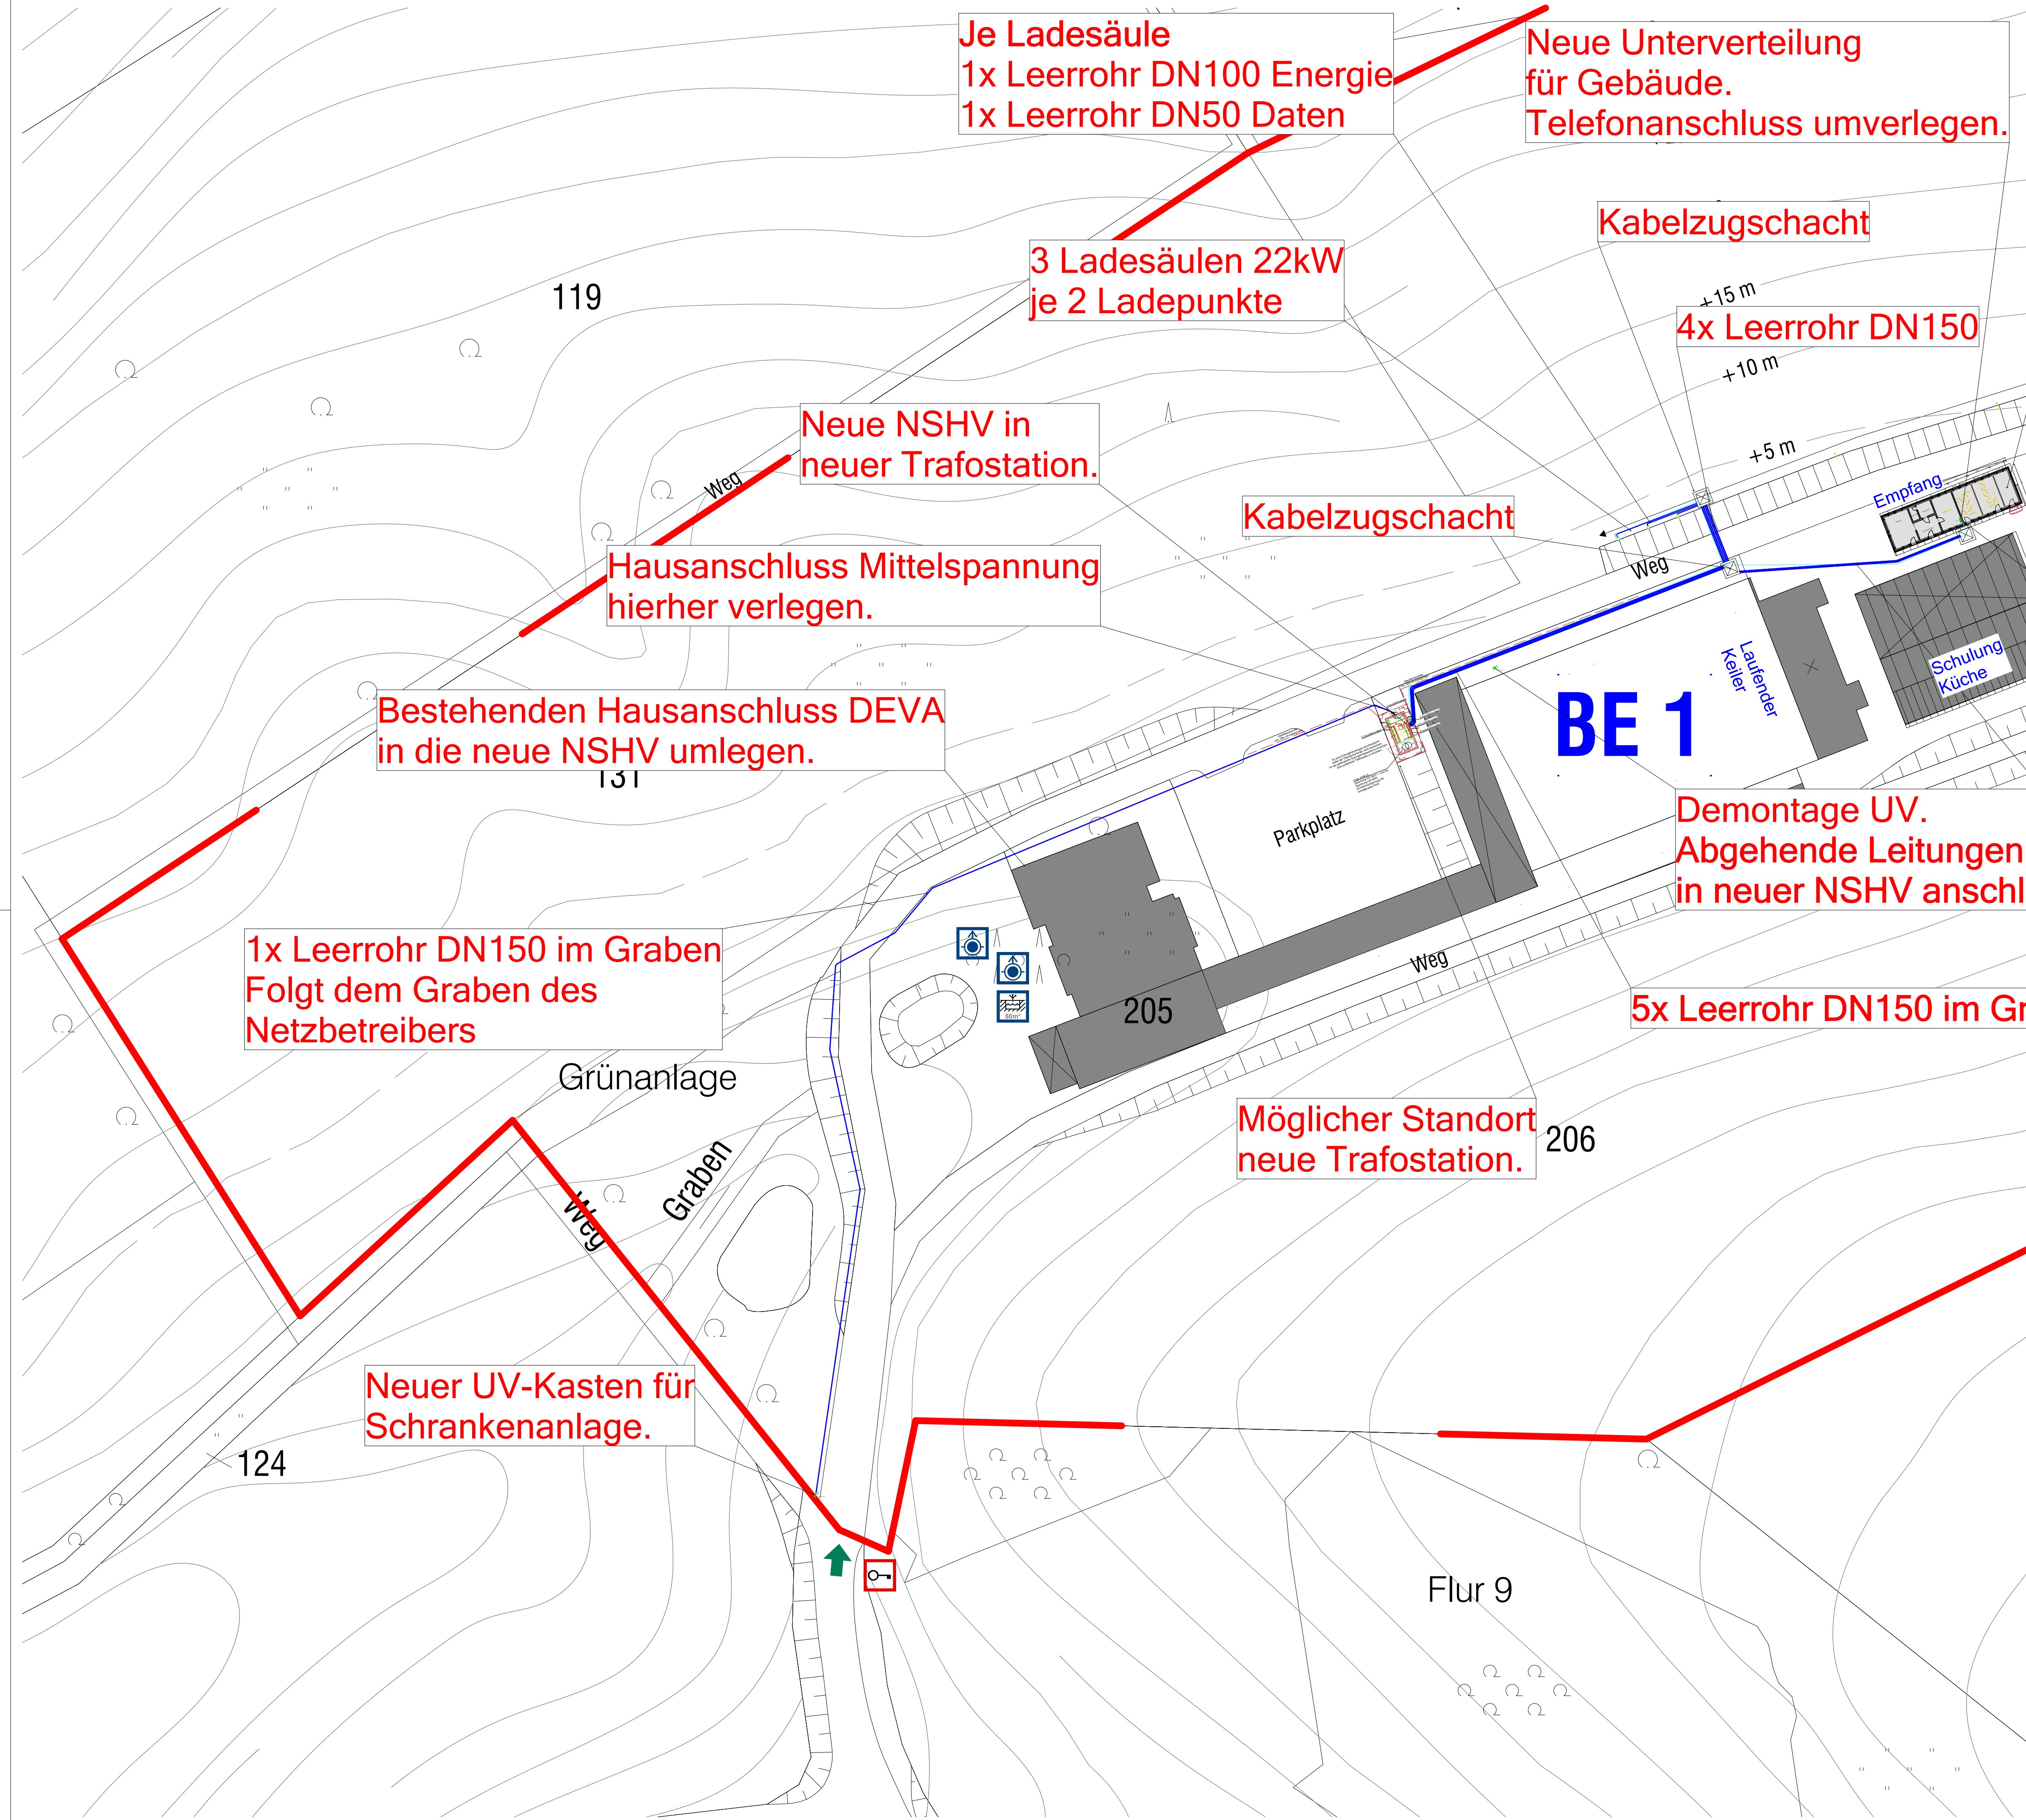

Je Ladesäule
1x Leerrohr DN100 Energie
1x Leerrohr DN50 Daten

Neue Unterverteilung
für Gebäude.
Telefonanschluss umverlegen.

3 Ladesäulen 22kW
je 2 Ladepunkte

Kabelzugschacht

4x Leerrohr DN150

Neue NSHV in
neuer Trafostation.

Hausanschluss Mittelspannung
hierher verlegen.

Kabelzugschacht

Bestehenden Hausanschluss DEVA
in die neue NSHV umlegen.

1x Leerrohr DN150 im Graben
Folgt dem Graben des
Netzbetreibers

Demontage UV.
Abgehende Leitungen
in neuer NSHV anschli

5x Leerrohr DN150 im Gr

Neuer UV-Kasten für
Schranksanlage.

Möglicher Standort
neue Trafostation.

Auftraggeber	Bauvorhaben
Jagdparcour Buke	Jagdparcour Buke
Dune 3a	Dune 3a
33184 Altenbeken	33184 Altenbeken



Ingenieurbüro Stieneke
Südhang 3
33034 Brakel
info@ib-stieneke.de
+49 5276 9862805

Index	Änderungen	geändert am	geändert von

Blatt: 1/1			Projekt: 21011 BUSCHI01		
Größe: A1 quer					
Urspr.					
Datei: 21016010					
Stand 15.09.2026					
	Datum	Name	Zeichnung: Lageplan Ausführungsplanung 21011_IBS_5_BT_X_EL_LP_00_405_00	Gewerk: Elektrotechnik Lageplan Einfahrt	Maßstab: 1:500
Bearb.	15.09.2026	D.St.			
Gepr.	15.09.2026				