


Grundriss Erdgeschoss

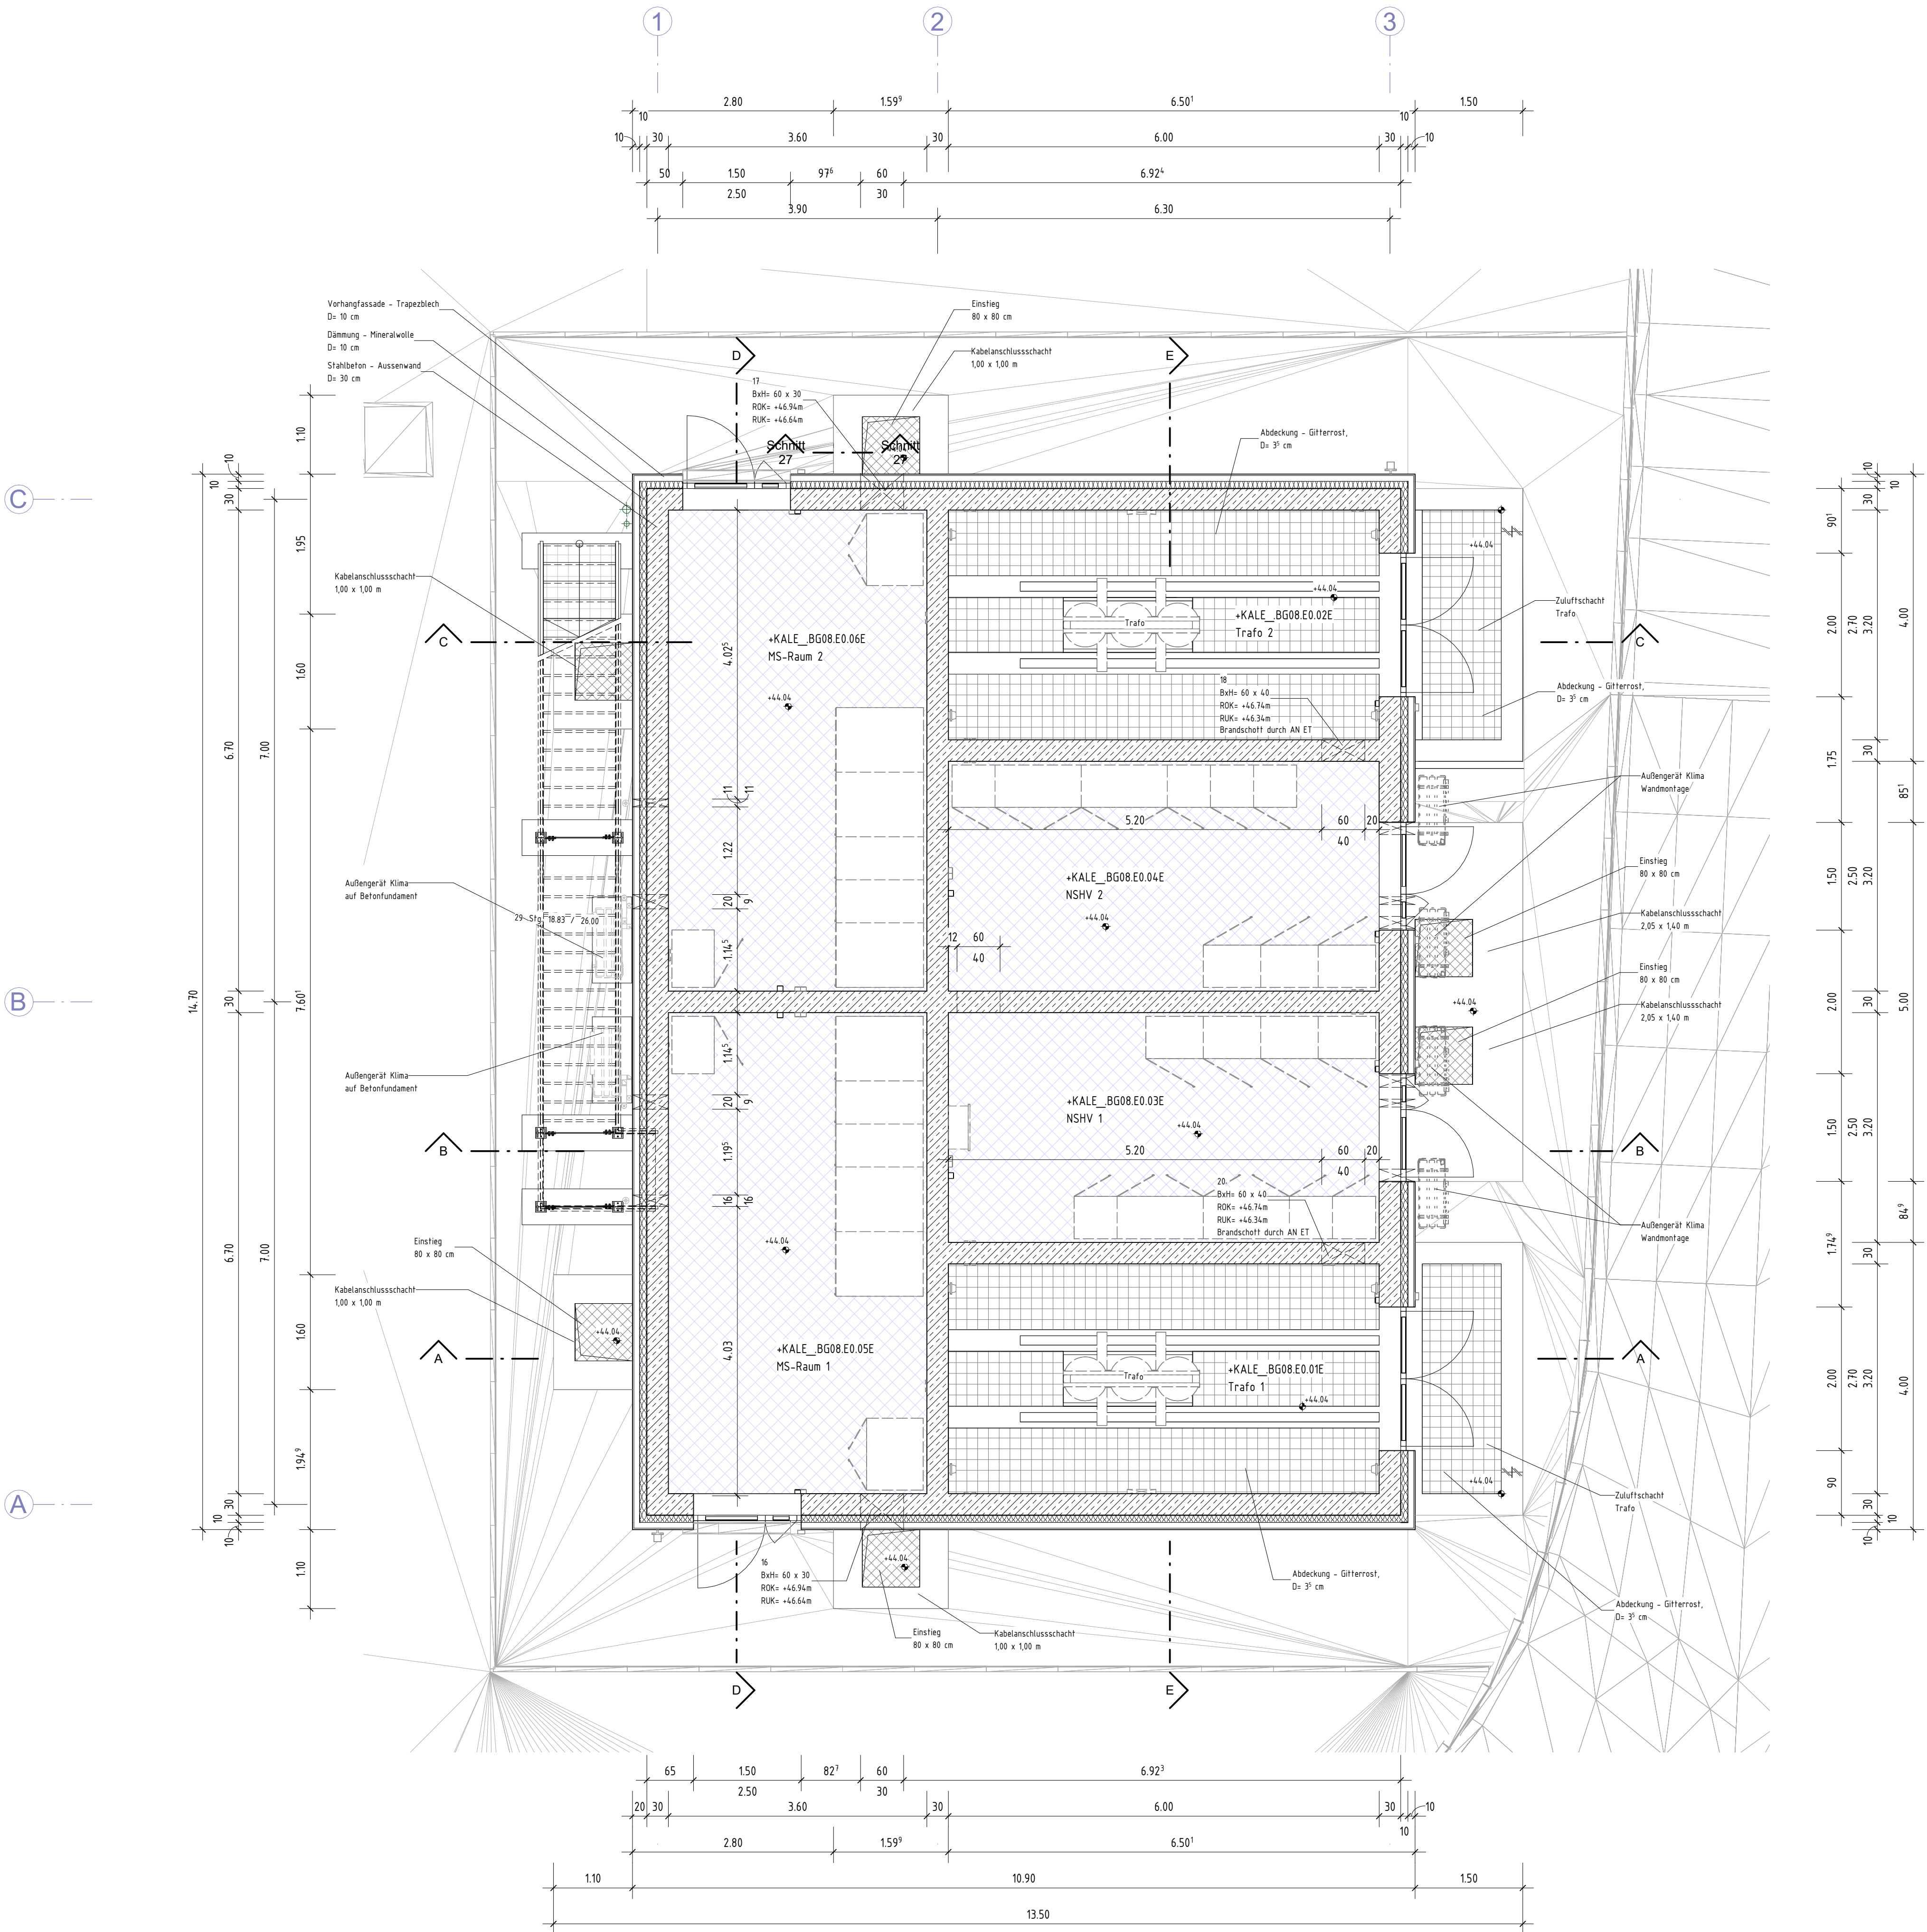

Legende externe Planer

- Los 5, E-Technik
- Los 6, HKL-Technik

zugehörige Zeichnungen

| Plannummer | Inhalt |
|-------------------------|---------------------------------|
| KALE_LP6_DA_OP_BG08_001 | Grundriss Doppelboden |
| KALE_LP6_DA_OP_BG08_002 | Grundriss Erdgeschoss |
| KALE_LP6_DA_OP_BG08_003 | Draufsicht |
| KALE_LP6_DA_OP_BG08_004 | Schnitt A - A bis Schnitt C - C |
| KALE_LP6_DA_OP_BG08_005 | Schnitt D - D und Schnitt E - E |
| KALE_LP6_DA_OP_BG08_006 | Ansichten |

nur gültig für Ausschreibung



WUPPERVERBAND

für Wasser, Mensch und Umwelt

Projektbezeichnung:

Neubau der Kläranlage Leverkusen-Bürrig

Projektnr. WV:

Ausschreibung

Zeichnungsgegenstand/-objekt/-sicht/-schnitt:

Übergabestation

Grundriss Erdgeschoss

Höhenbezug:

Plankennzeichen

Zeichnungsnummer

KALE | LP6 | DA | OP | BG08 | 002

Lagebezug:

Maßstab:

1:50

Wuppertal, den

Der Vorstand

Der Planverfasser