



Schnitt D - D

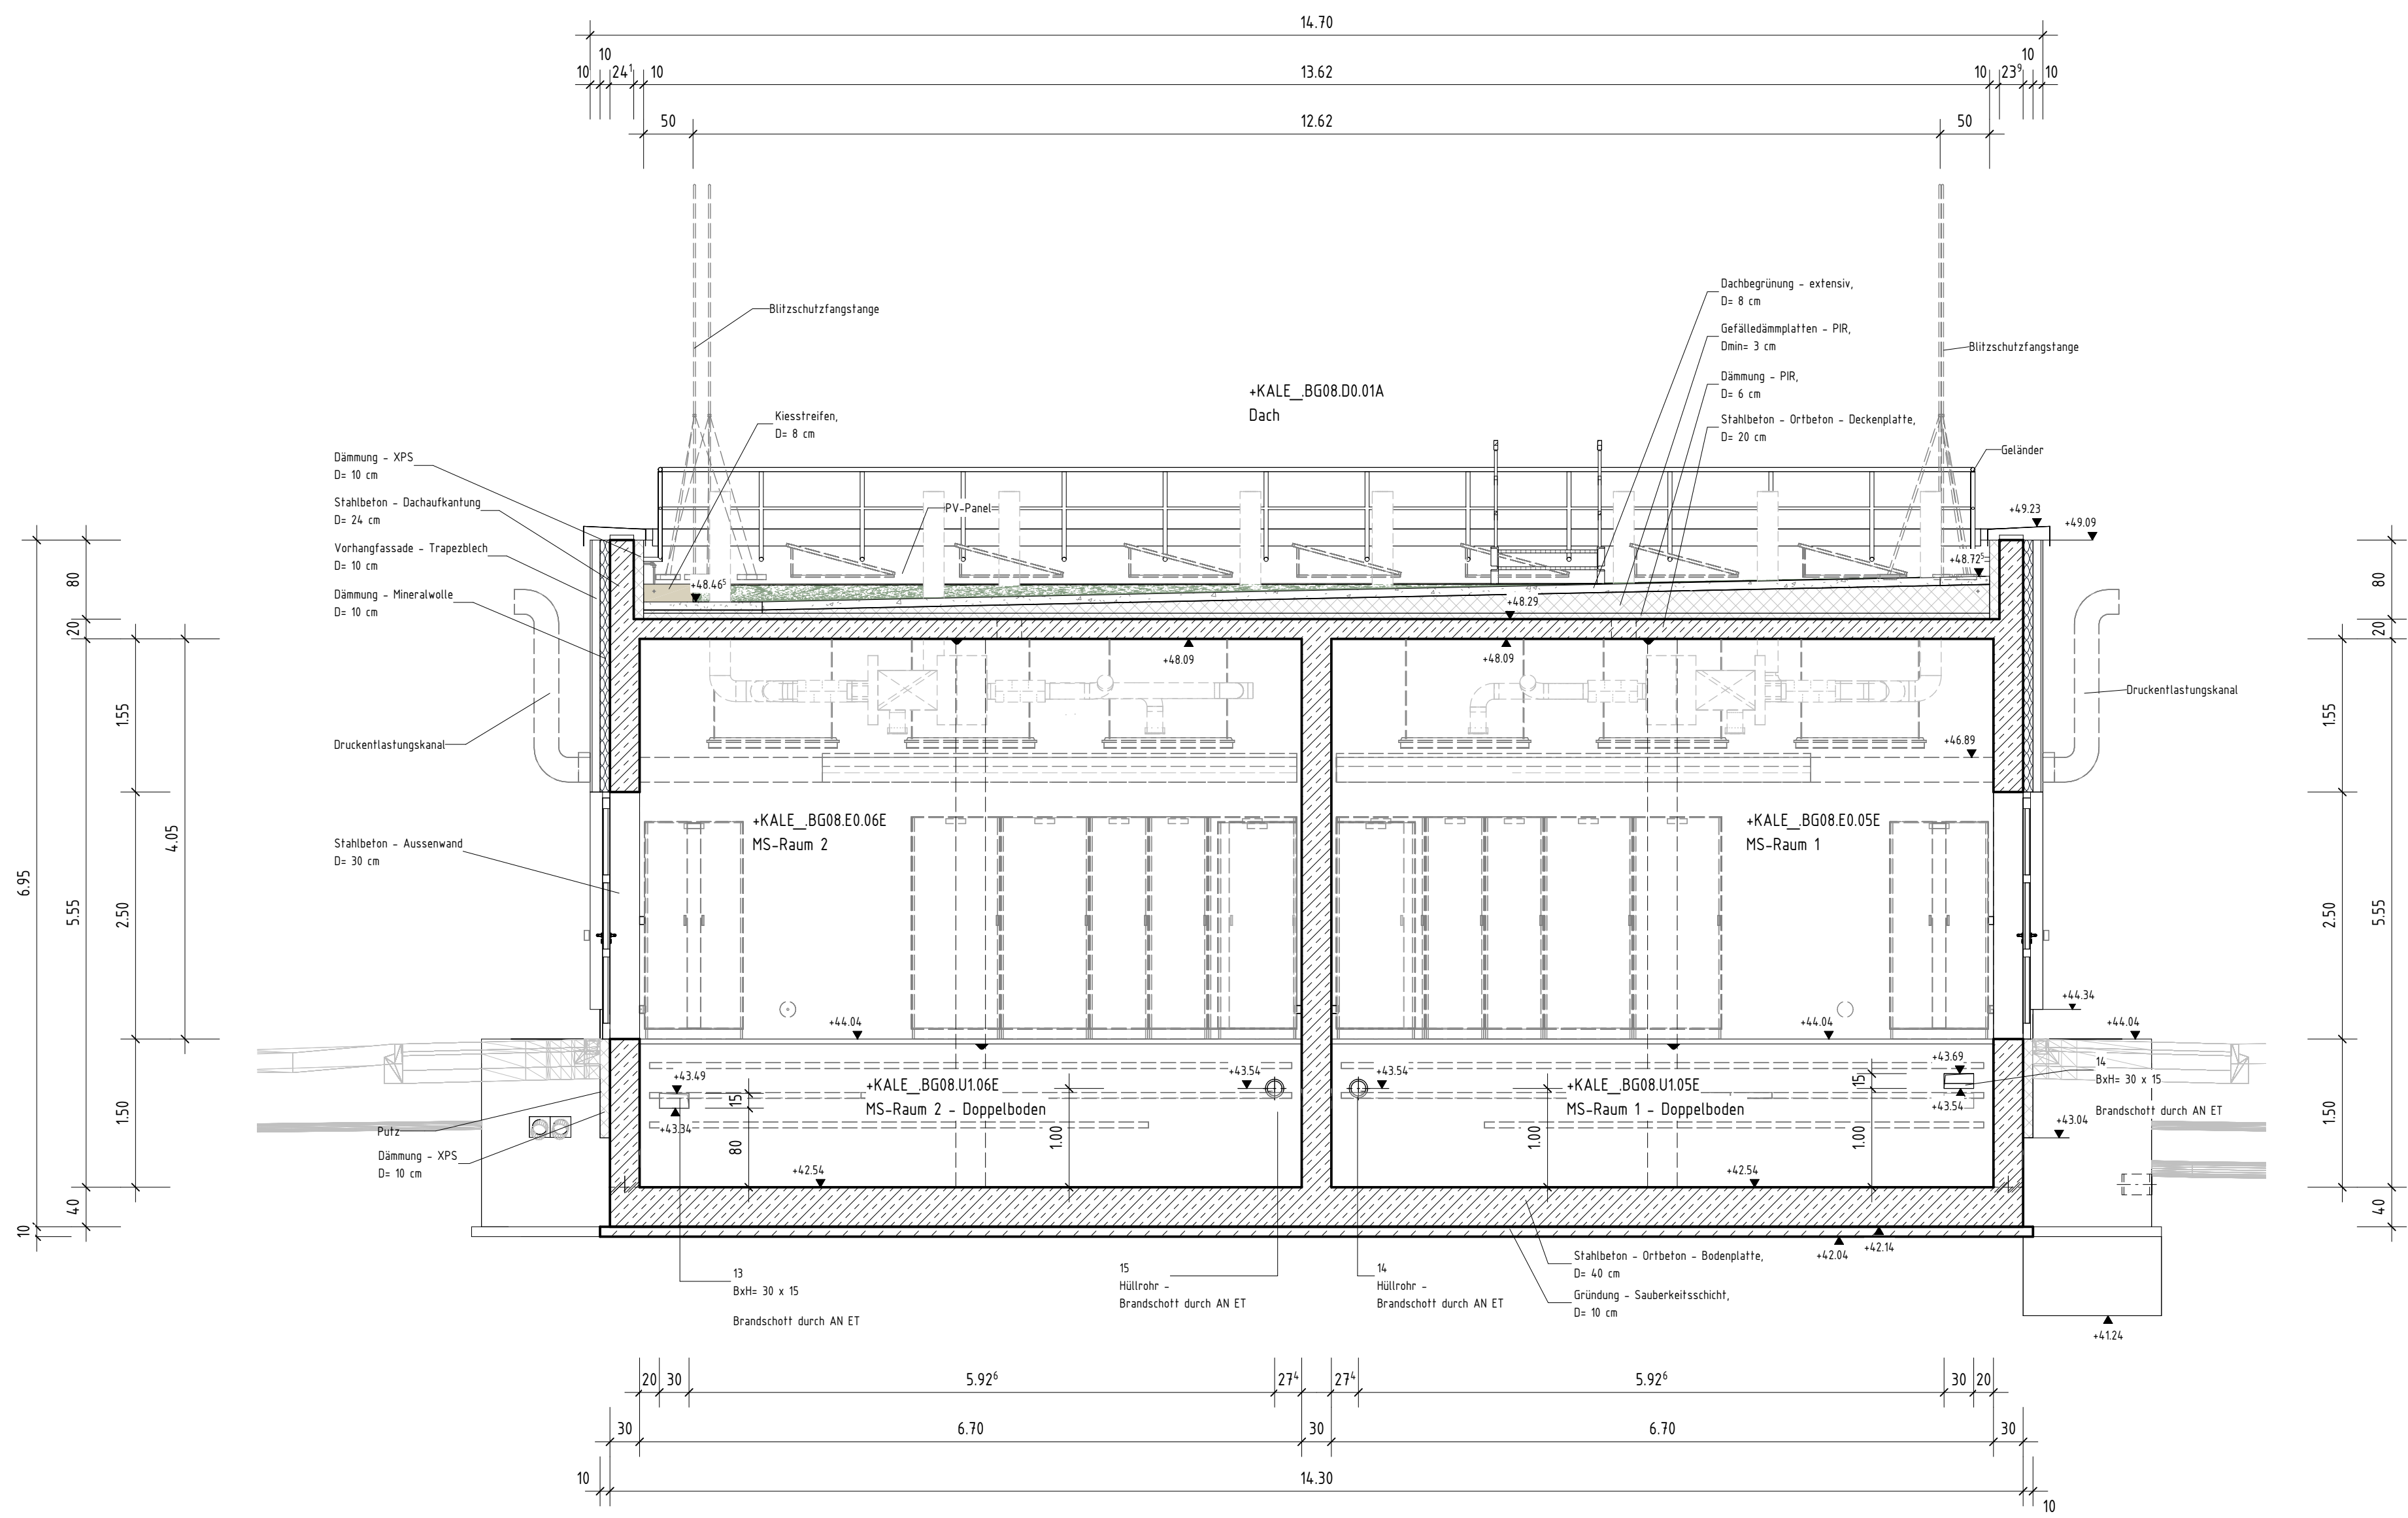

Schnitt E - E

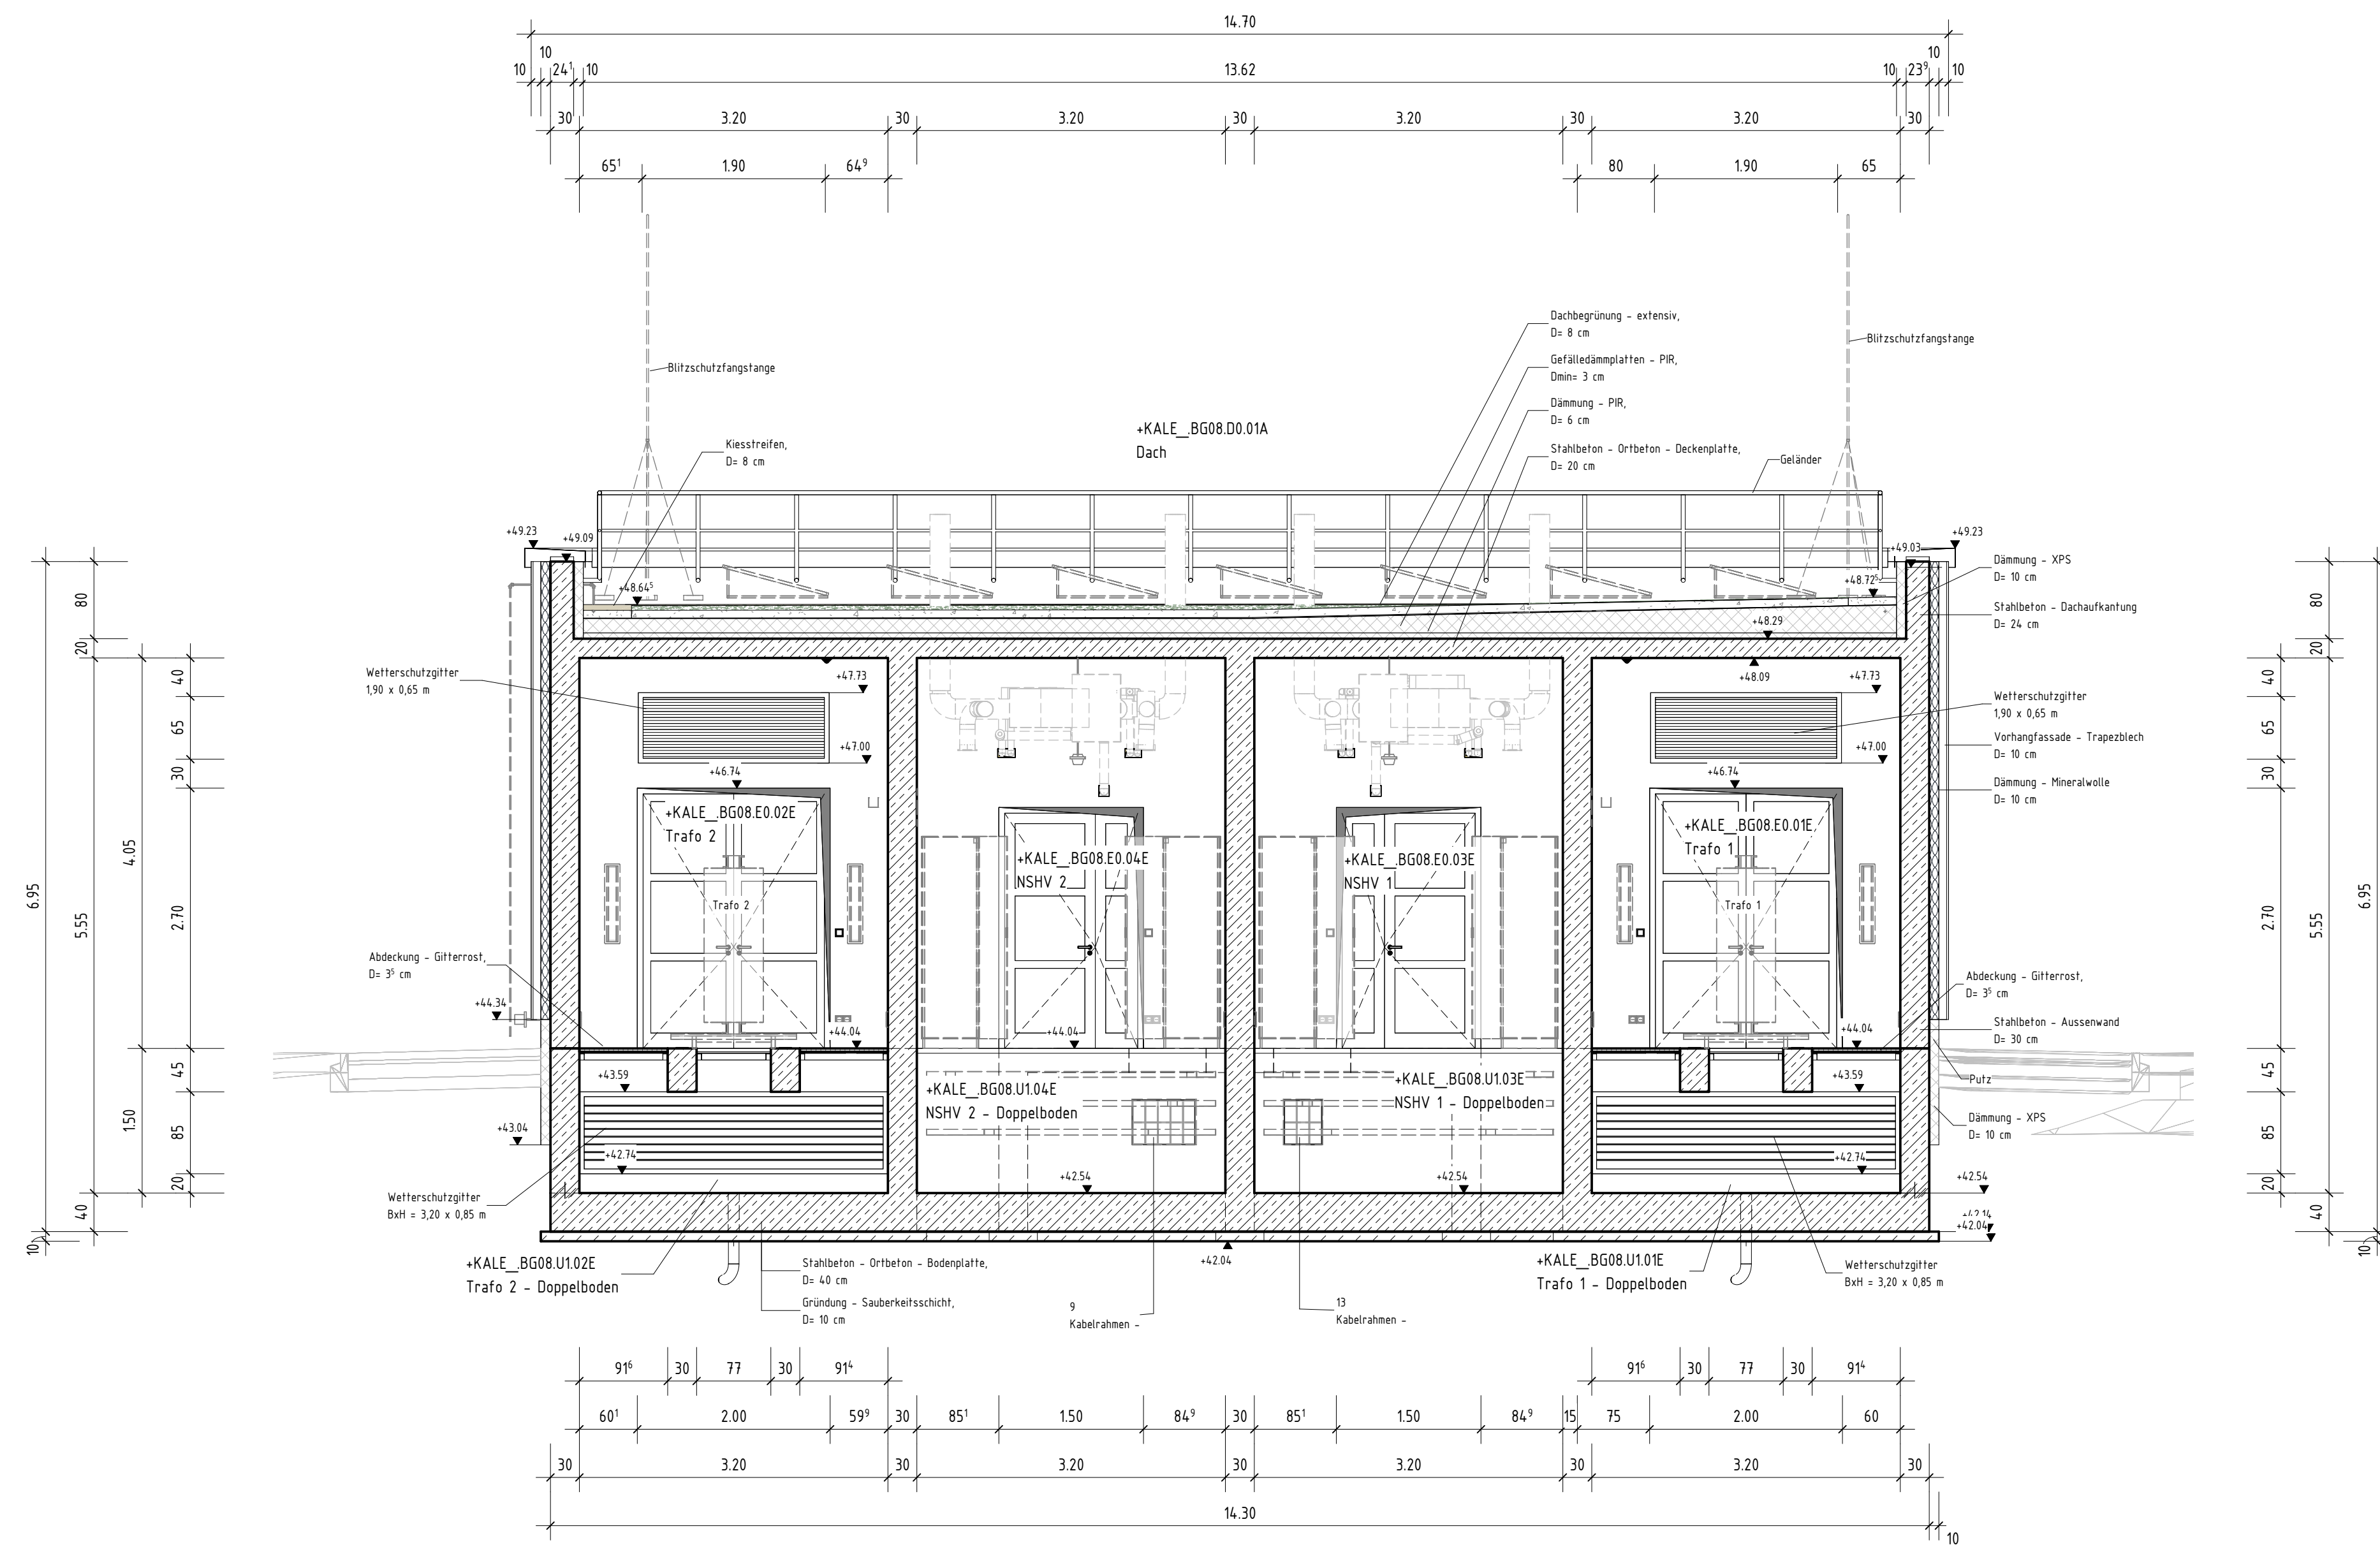

Legende externe Planer

- Los 5, E-Technik
- Los 6, HKL-Technik

zugehörige Zeichnungen

Plannummer	Inhalt
KALE_LP6_DA_OP_B08_001	Grundriss Doppelboden
KALE_LP6_DA_OP_B08_002	Grundriss Erdgeschoss
KALE_LP6_DA_OP_B08_003	Draufsicht
KALE_LP6_DA_OP_B08_004	Schnitt A - A bis Schnitt C - C
KALE_LP6_DA_OP_B08_005	Schnitt D - D und Schnitt E - E
KALE_LP6_DA_OP_B08_006	Anschlüssen

nur gültig für Ausschreibung

Projektbezeichnung: **Neubau der Kläranlage Leverkusen-Bürrig**

Projektnr. WV:  Ausschreibung:

Zeichnungsgegenstand/-objekt/-sicht/-schnitt: **Übergabestation**

Schnitt D - D und Schnitt E - E

Höhenbezug:

Plankennzeichen:

Wuppertal, den

Zeichnungsnummer: **KALE | LP6 | DA | OP | B08 | 005**

Der Vorstand

Maßstab: **1 : 50**

Der Planverfasser