


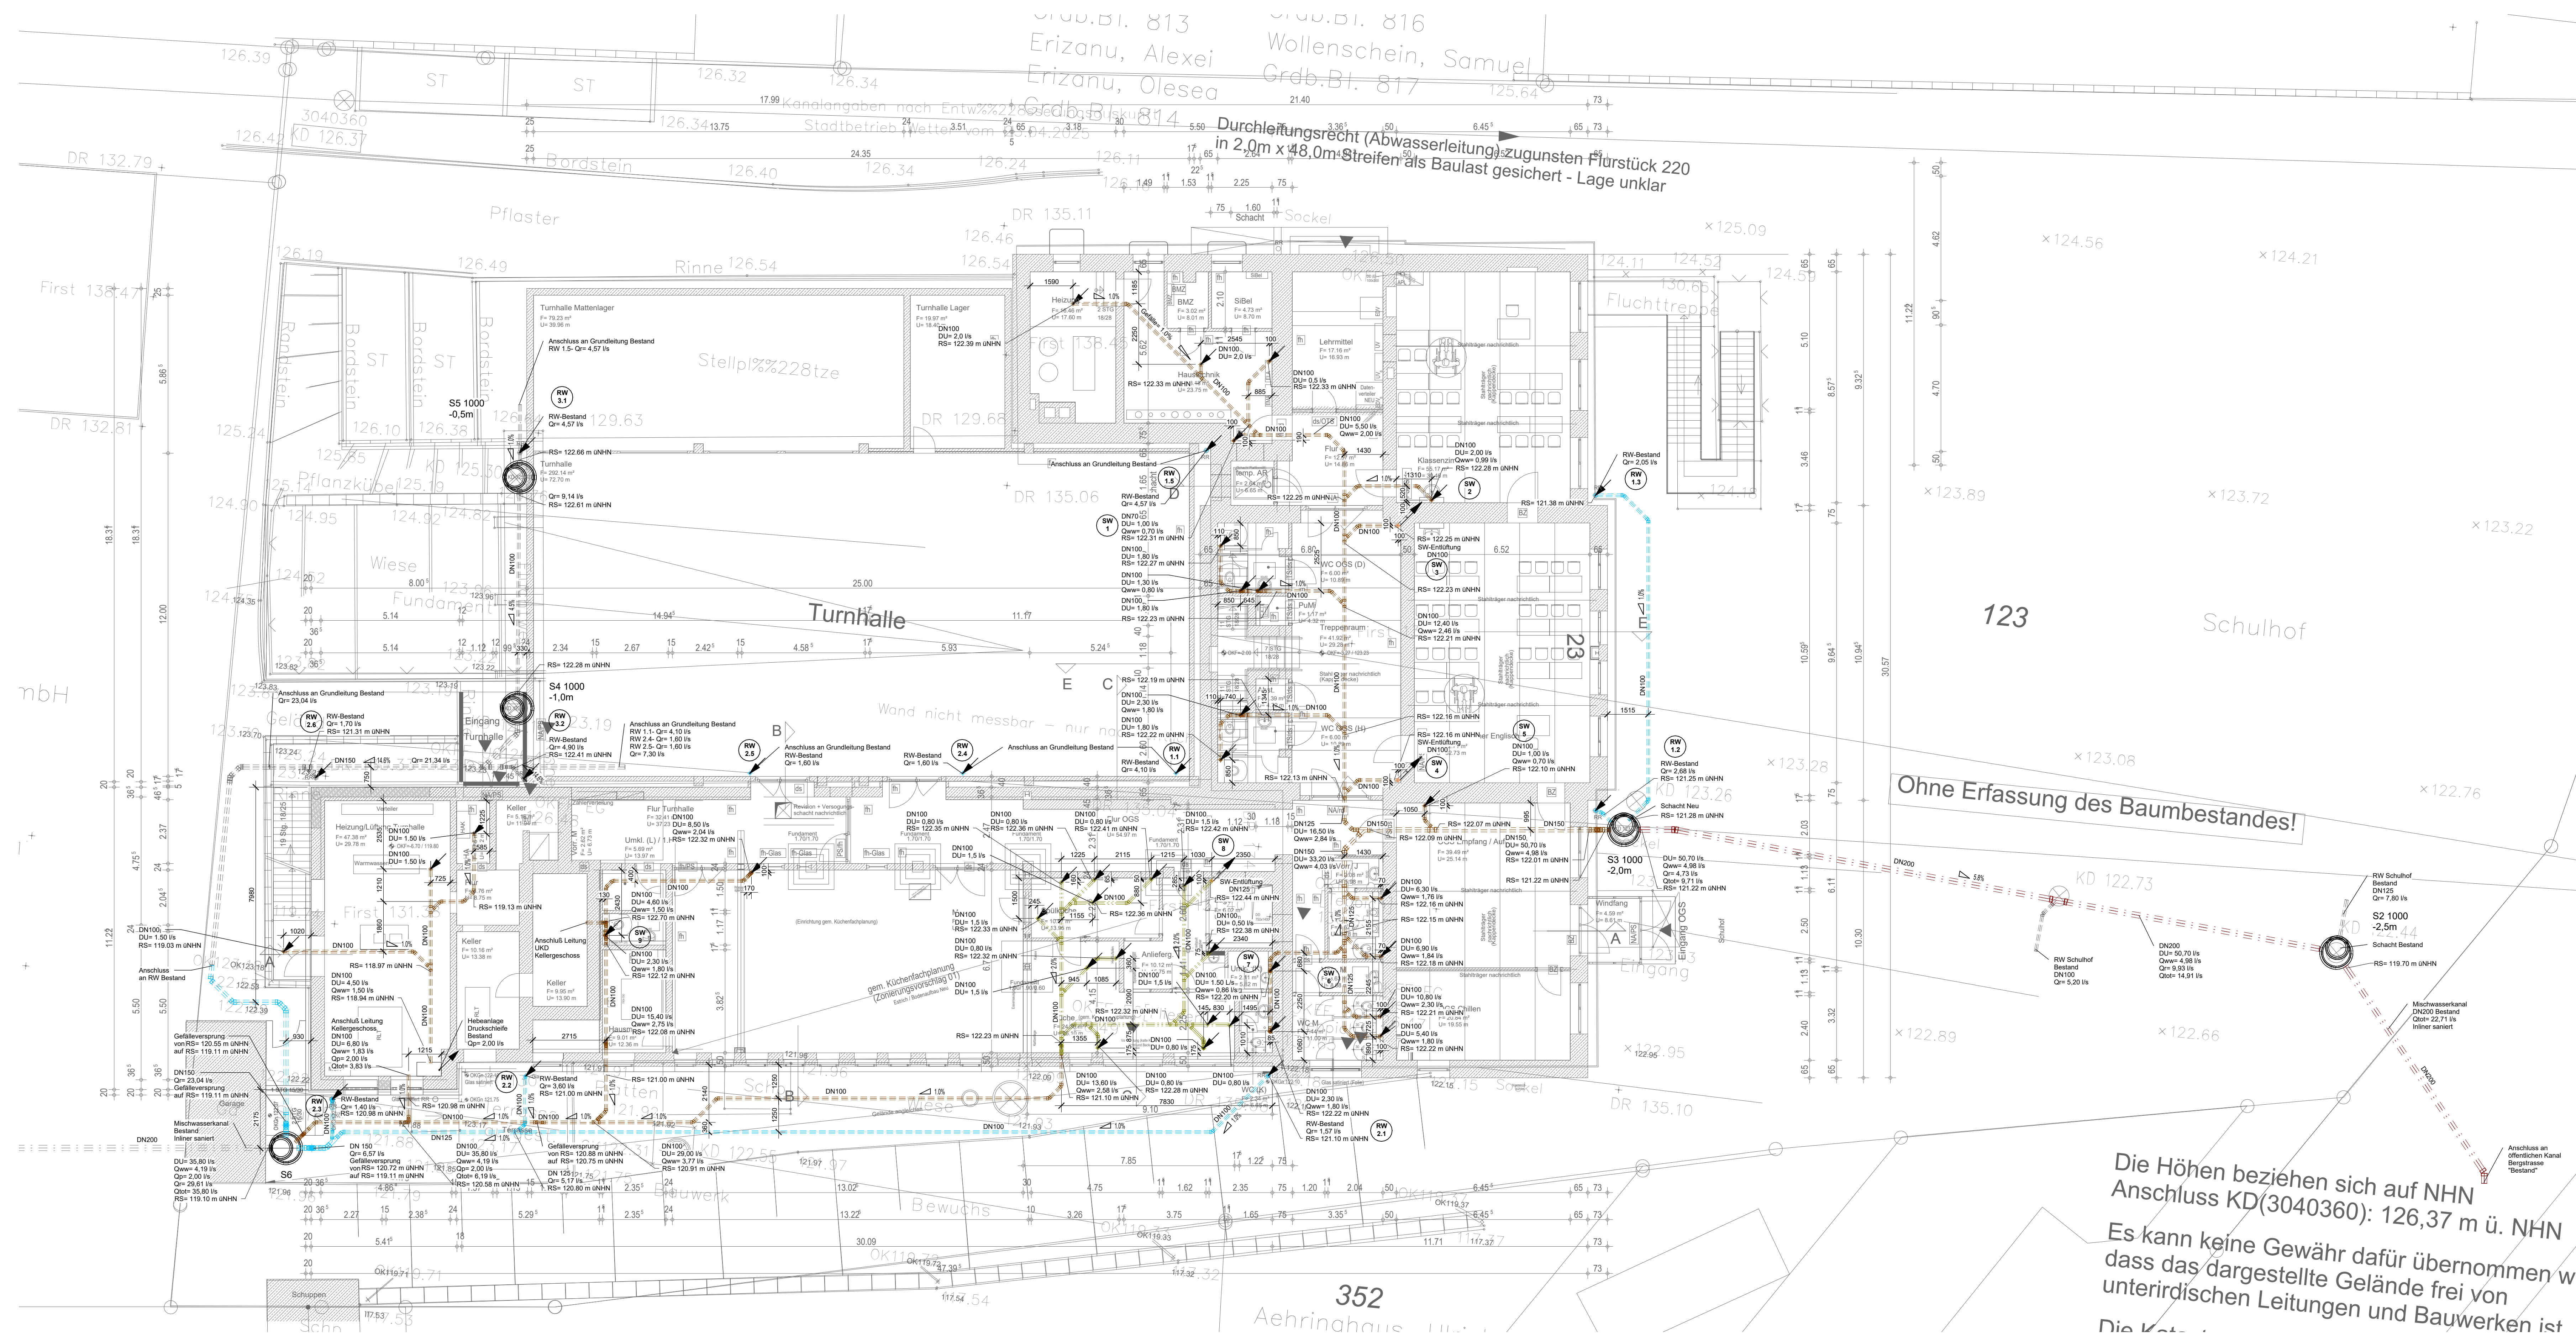

Legende

- SW Schmutzwasser
- SW Schmutzwasser Küche
- SW Mischwasser
- SW Regenwasser

beginnend nach unten / oben
kommend von oben / unten
durchgehend nach oben / unten

ABKÜRZUNGEN

- SW = Schmutzwasser
- RW = Regenwasser
- RA = Rohrschneide
- OKFB = Oberkante Fertigfußboden
- RFB = Rohfußboden
- UKD = Unterkante Rohdecke
- RS = Rohrschneide

HINWEISE

Die Lage der bereits verlegten Entwässerungsleitungen und über Suchschachtungen in der konkreten Lage zu bestätigen.

Bauherr

(Ort / Datum) (Unterschrift)

Planverfasser

(Ort / Datum) (Unterschrift)

Ingenieurbüro Paulus GmbH

Ruhrstraße 43
45209 Essen
fon: +49 (0)201 / 4900 3-0
fax: +49 (0)201 / 4900 3-33
mail: info@paulus.de

Index	Datum	Beschreibung	Name

Grundlagen für diese Zeichnung

bhp	2026-02-17_20260110_400_Keller- und Untergeschoss	17.02.2026	Index
Ersteller			

ingenieurbüro paulus GmbH

Ruhrstraße 43
45209 Essen
fon: +49 (0)201 / 4900 3-0
fax: +49 (0)201 / 4900 3-33
e-mail: info@paulus.de

Bauherr: Stadt Wetter (Ruhr), Kaiserstraße 170, 58300 Wetter (Ruhr)

Projekt: Gemeinschaftsgrundschule Bergstraße Alt-Wetter, Bergstr. 23, 58300 Wetter (Ruhr)

Planinhalt: GENEHMIGUNG Grundriss Grundleitungen Sanitär

Zeichnungs-Nummer: S-1111-G-G-GL

Massstab: 1:100

Datum: 14.04.2026

Geszeichnet: Papp

Projektleiter: Brümmer

Vorliegende Zeichnung ist urheberrechtlich geschützt. Vervielfältigung auch in Ausschnitten ist verboten.