


- Druckleitung PE-X / Verlegung im offenen Graben
- Druckleitung PE-X im Schutzrohr / Verlegung per Spülbohrung
- Aushub für Kopfloch
- Dehnpolster
- FW Trasse Bestand Vorlauf
- FW Trasse Bestand Rücklauf

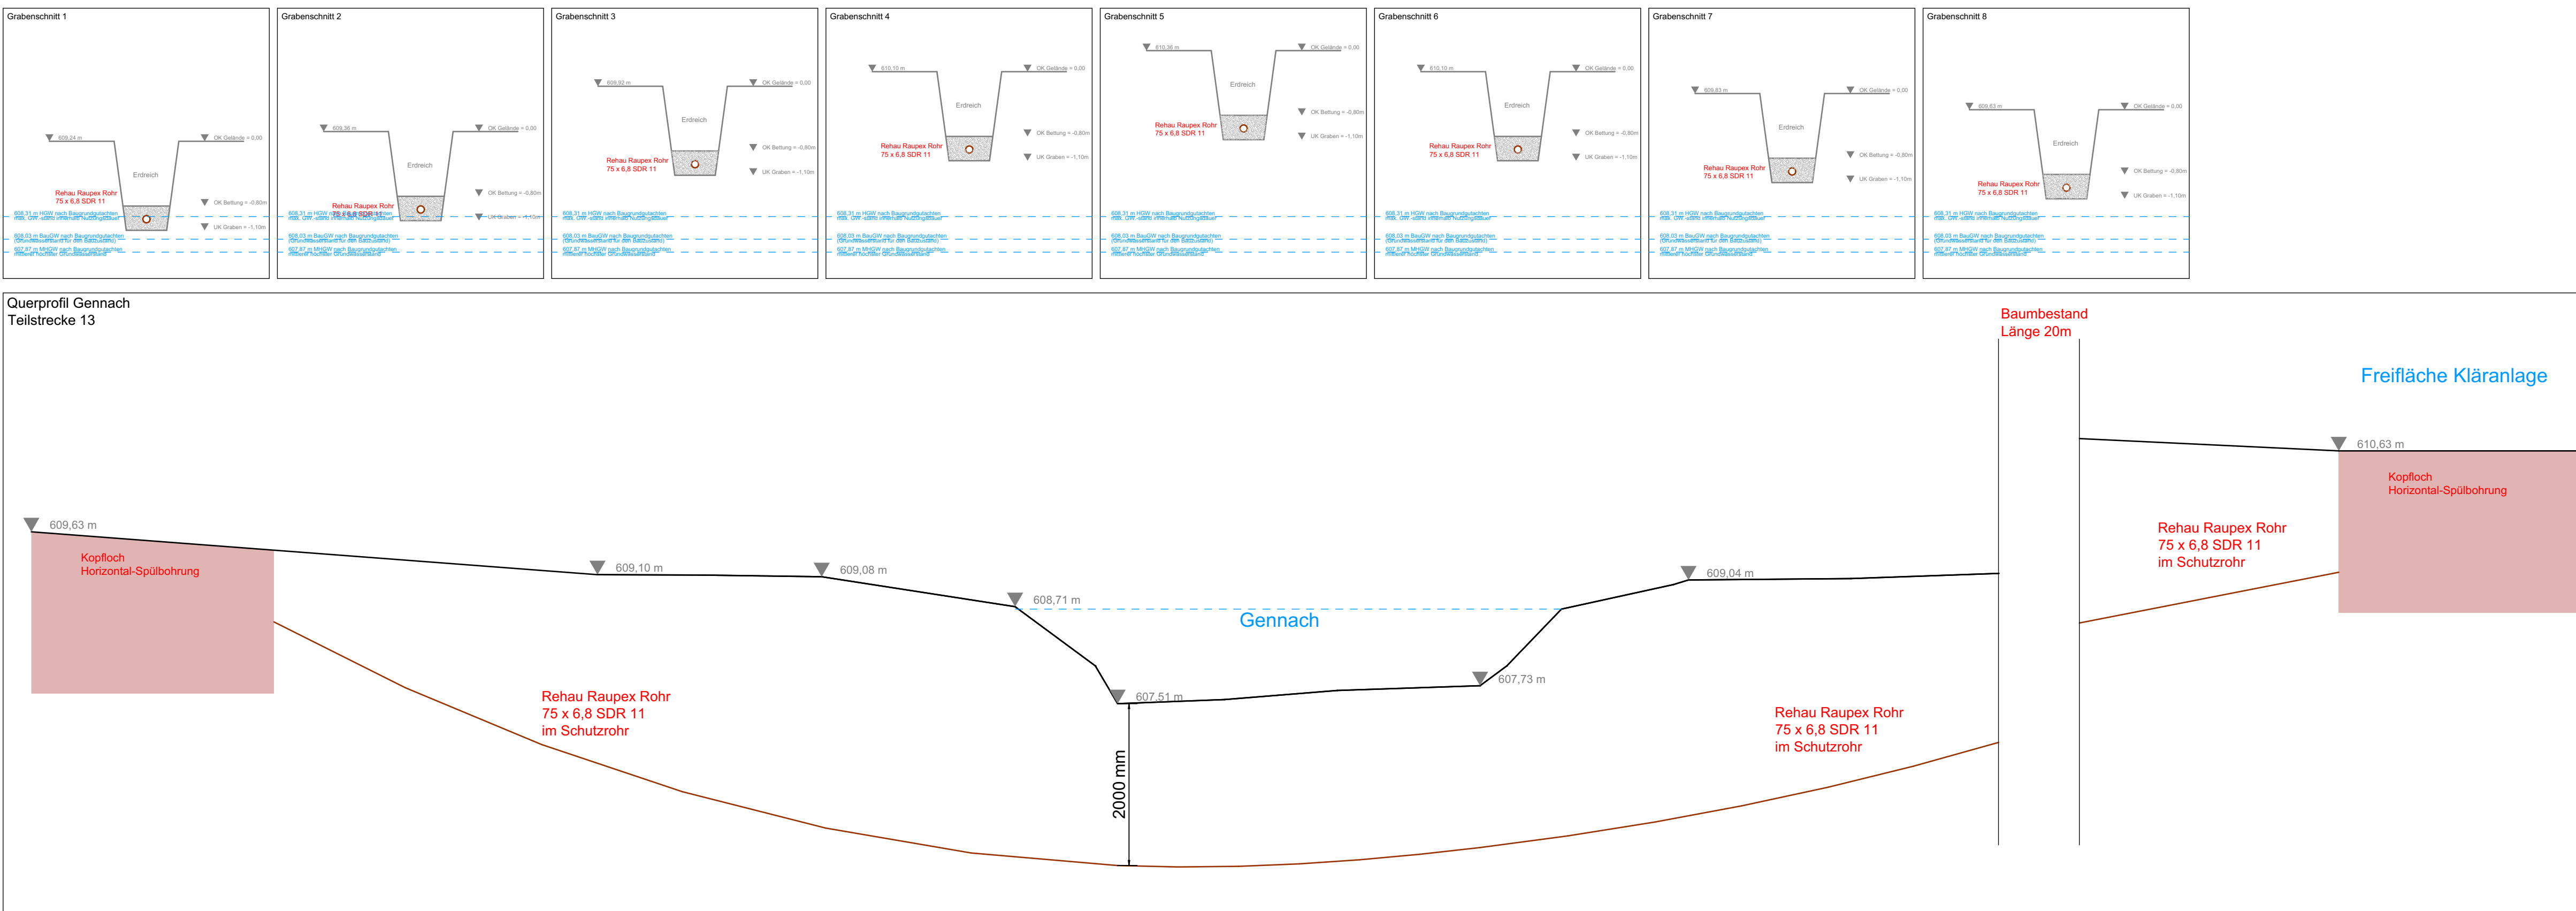

Bauvorhaben:
Neubau Klärschlammverwertung Buchloe
Xaver-Fendt Straße 2
86807 Buchloe

Bauherr:
Kommunale Energieverwertung Schwaben gKU
Fellhornstraße 15A
87719 Mindelheim

Architekt:

Planungsbüro:

02	Änderung Leitungsführung	19.06.2026	tb
01	Detail Schnitt hinzugefügt	20.05.2026	fd
Index	Änderungen	geändert am	geändert von

Planstand: Entwurf

Blattgröße: 1400 x 900

Planschlüssel IBR:
01007/012, E, LA, Druckleitung, XX, 9, 02

Planschlüssel Architekt:
Buchloe gKU Druckleitung Spure Kanal Wasser

Erstellt: 05.03.2026 tb

Gepr.:
Freig.:

Projekt:
Neubau Klärschlammverwertung Buchloe

Planinhalt:
Lageplan Druckleitung

Gewerk:
Abwasser

Maßstab:
1:500