



Grundriss Erdgeschoss
M: 1 : 50


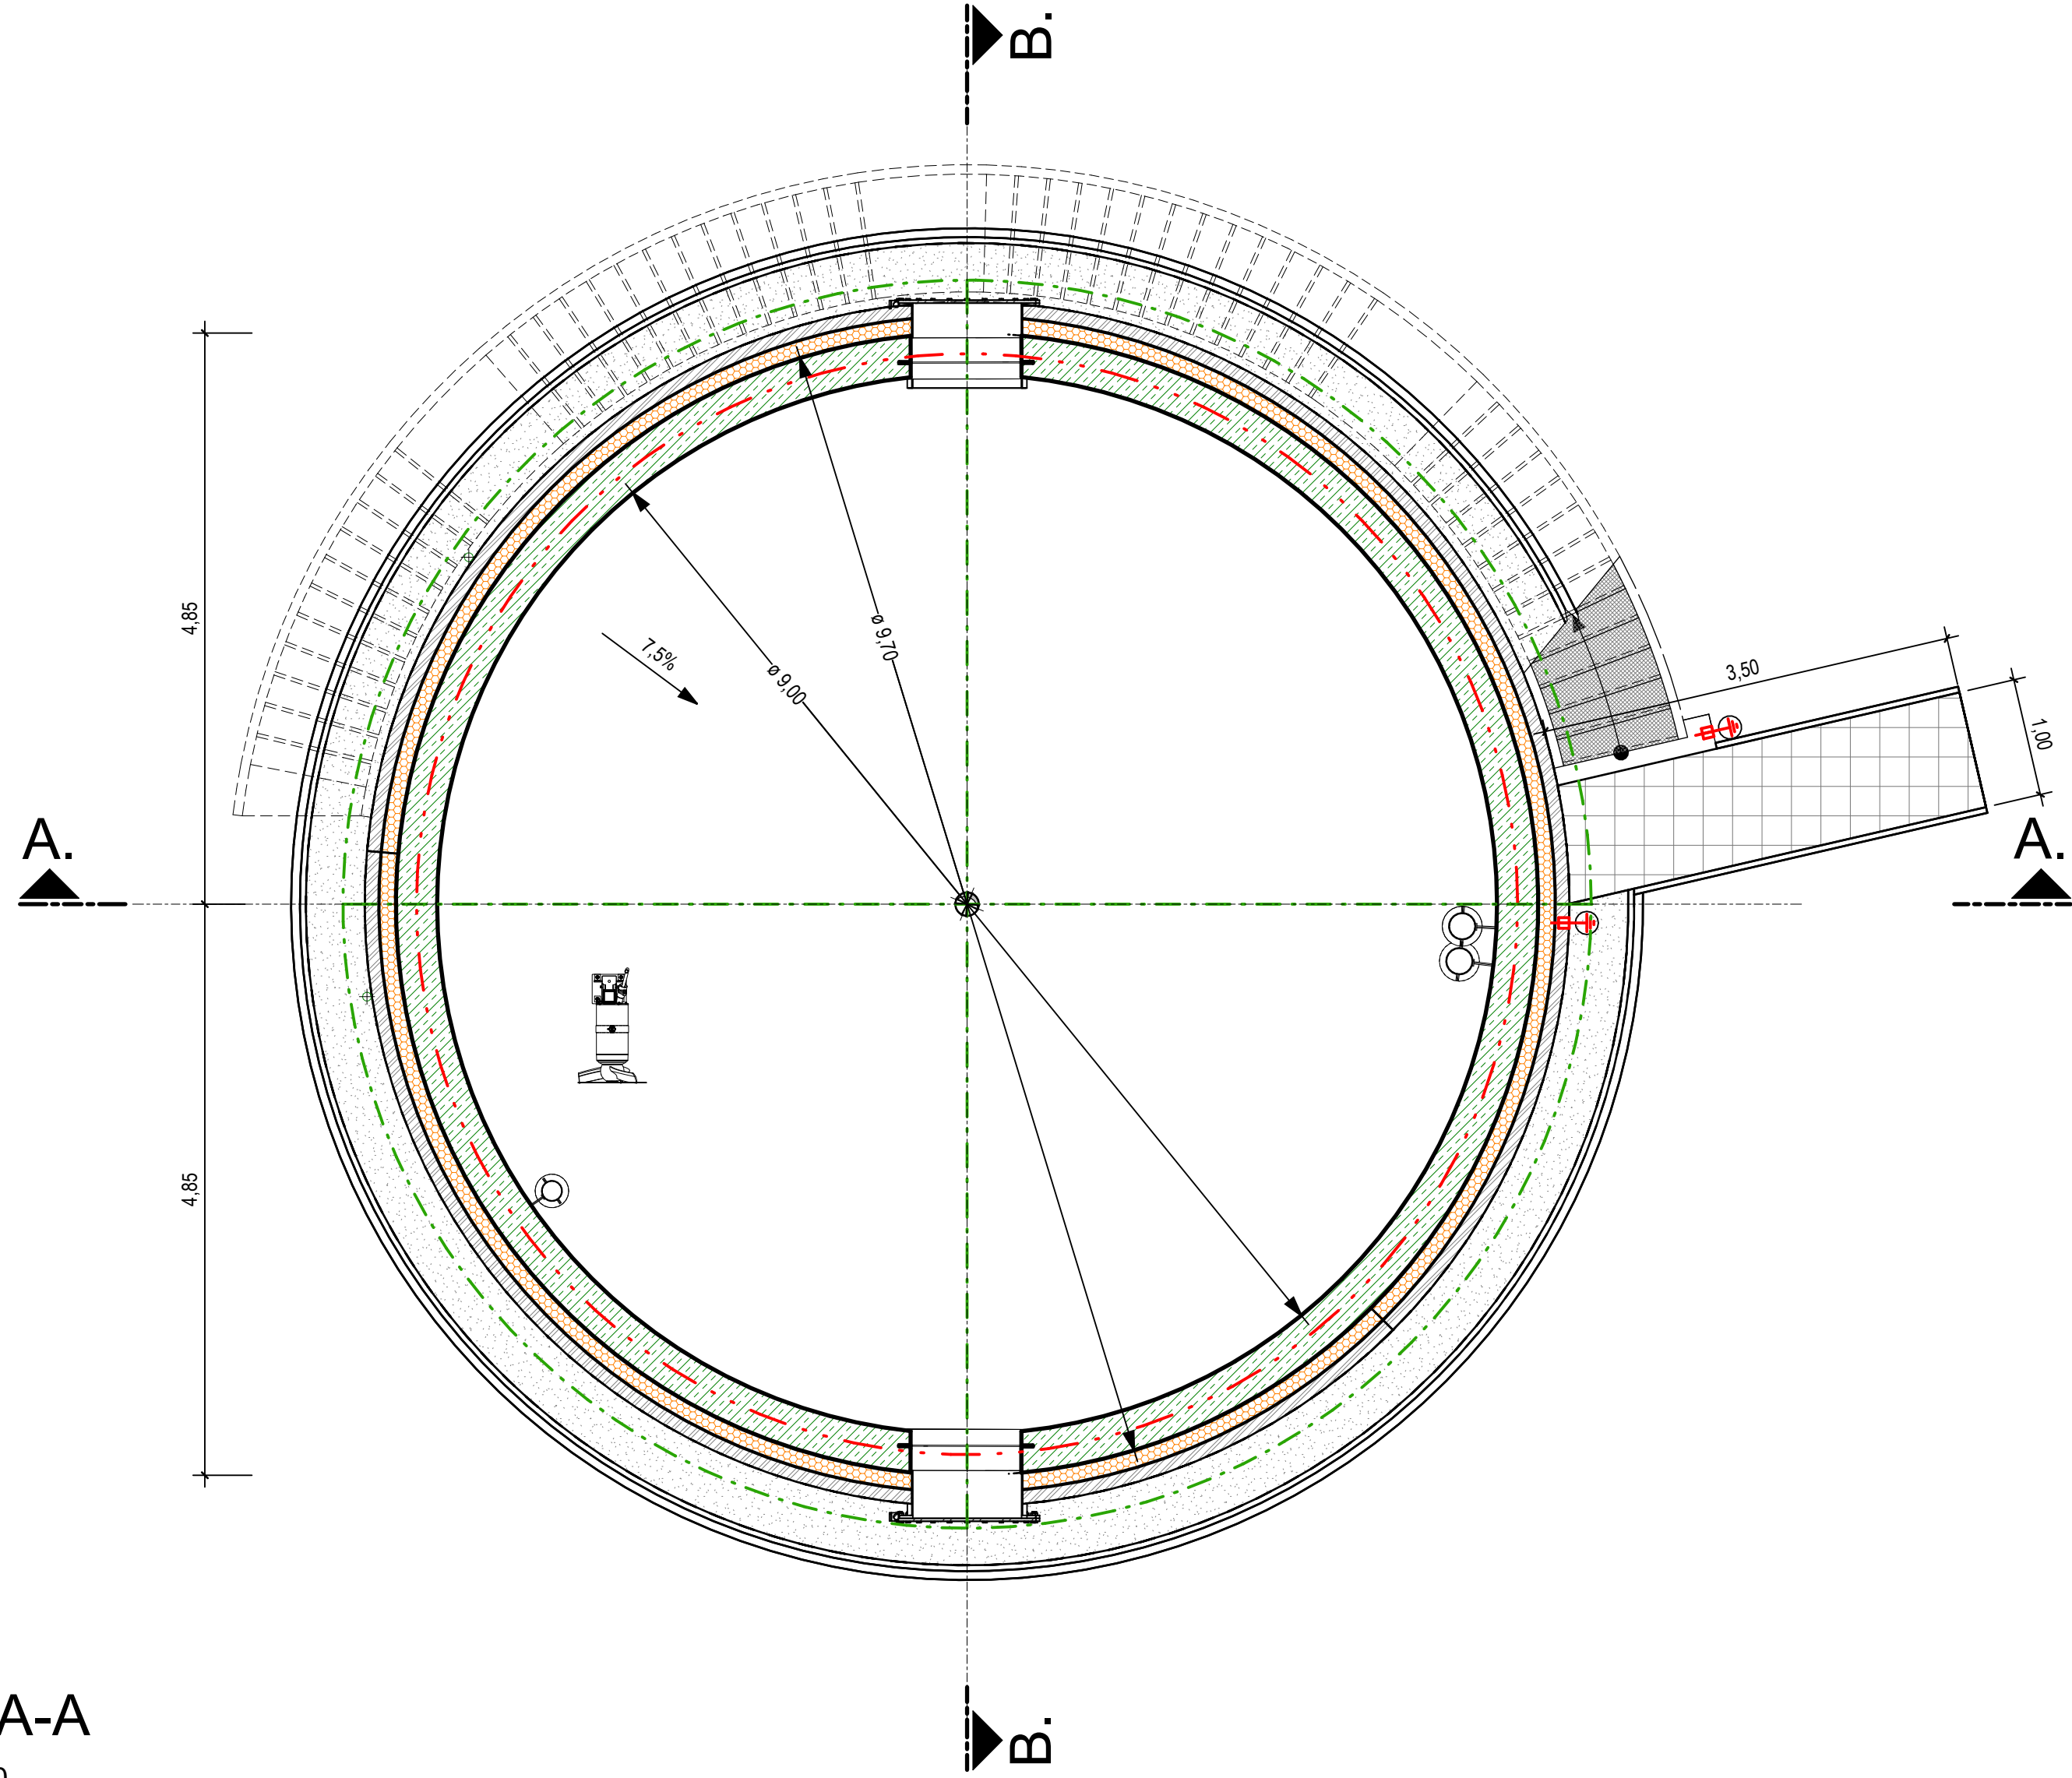


Schnitt A-A
M: 1 : 50

Draufsicht
M: 1 : 50

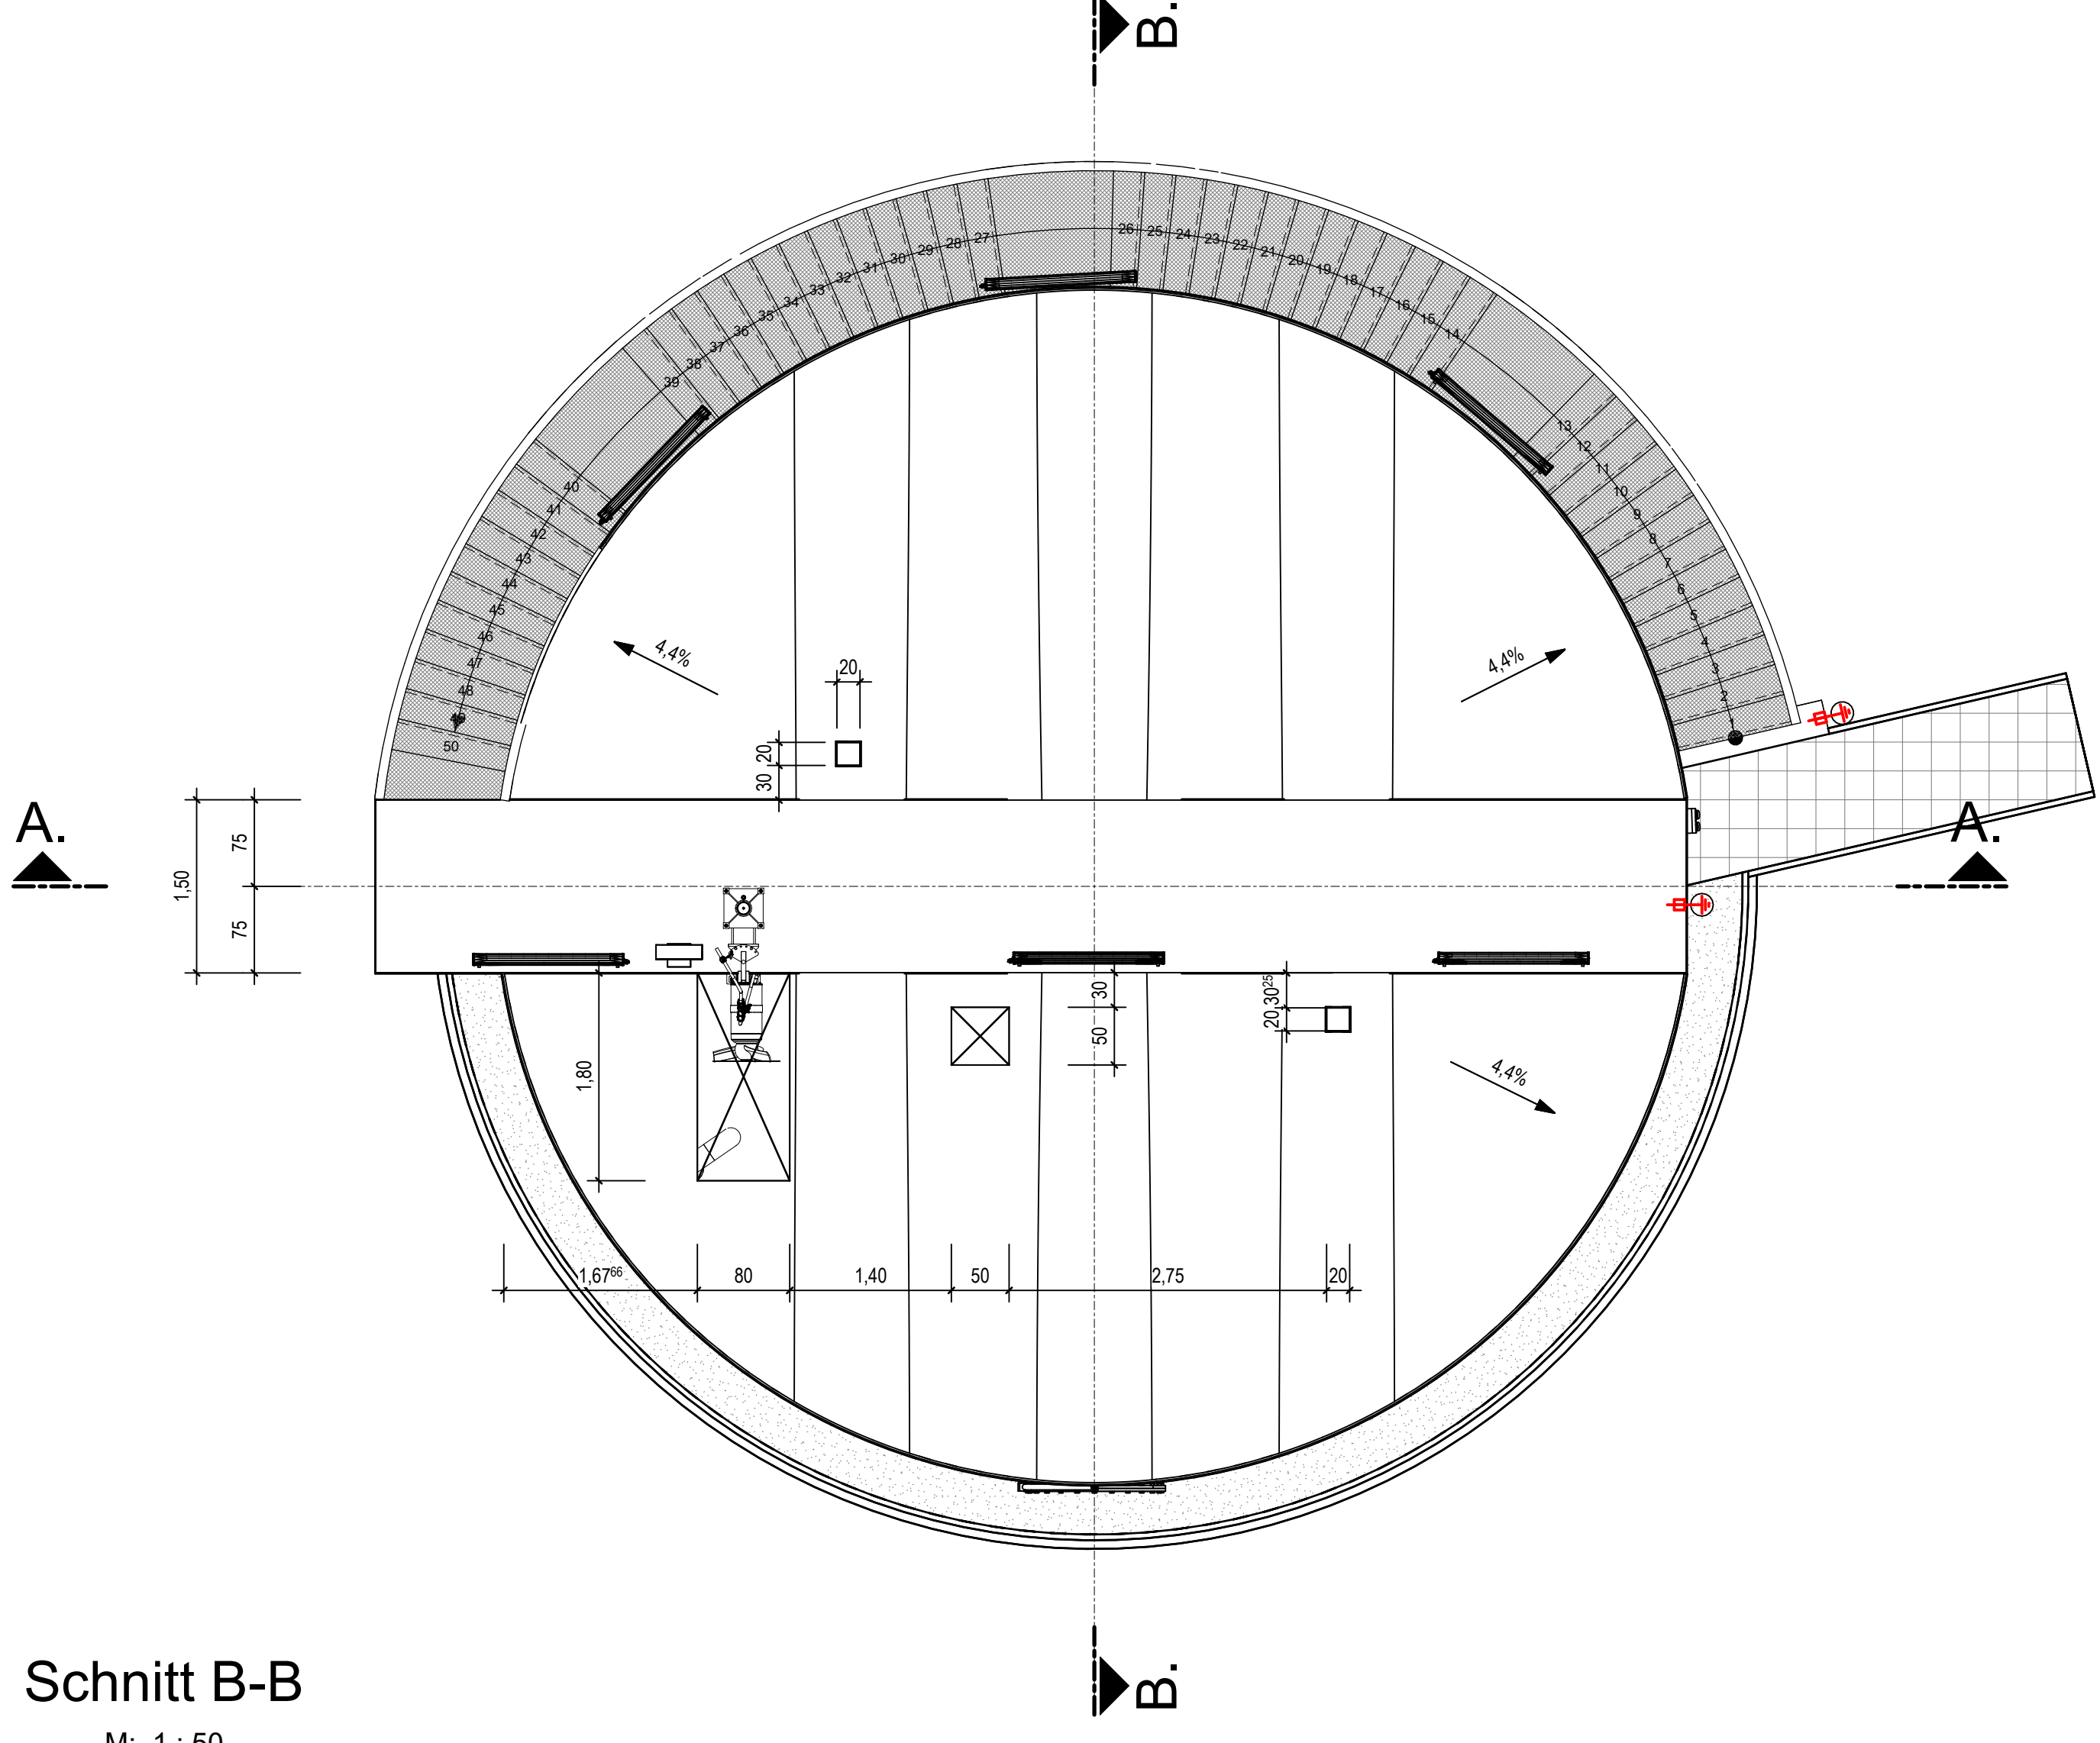

Schnitt B-B
M: 1 : 50

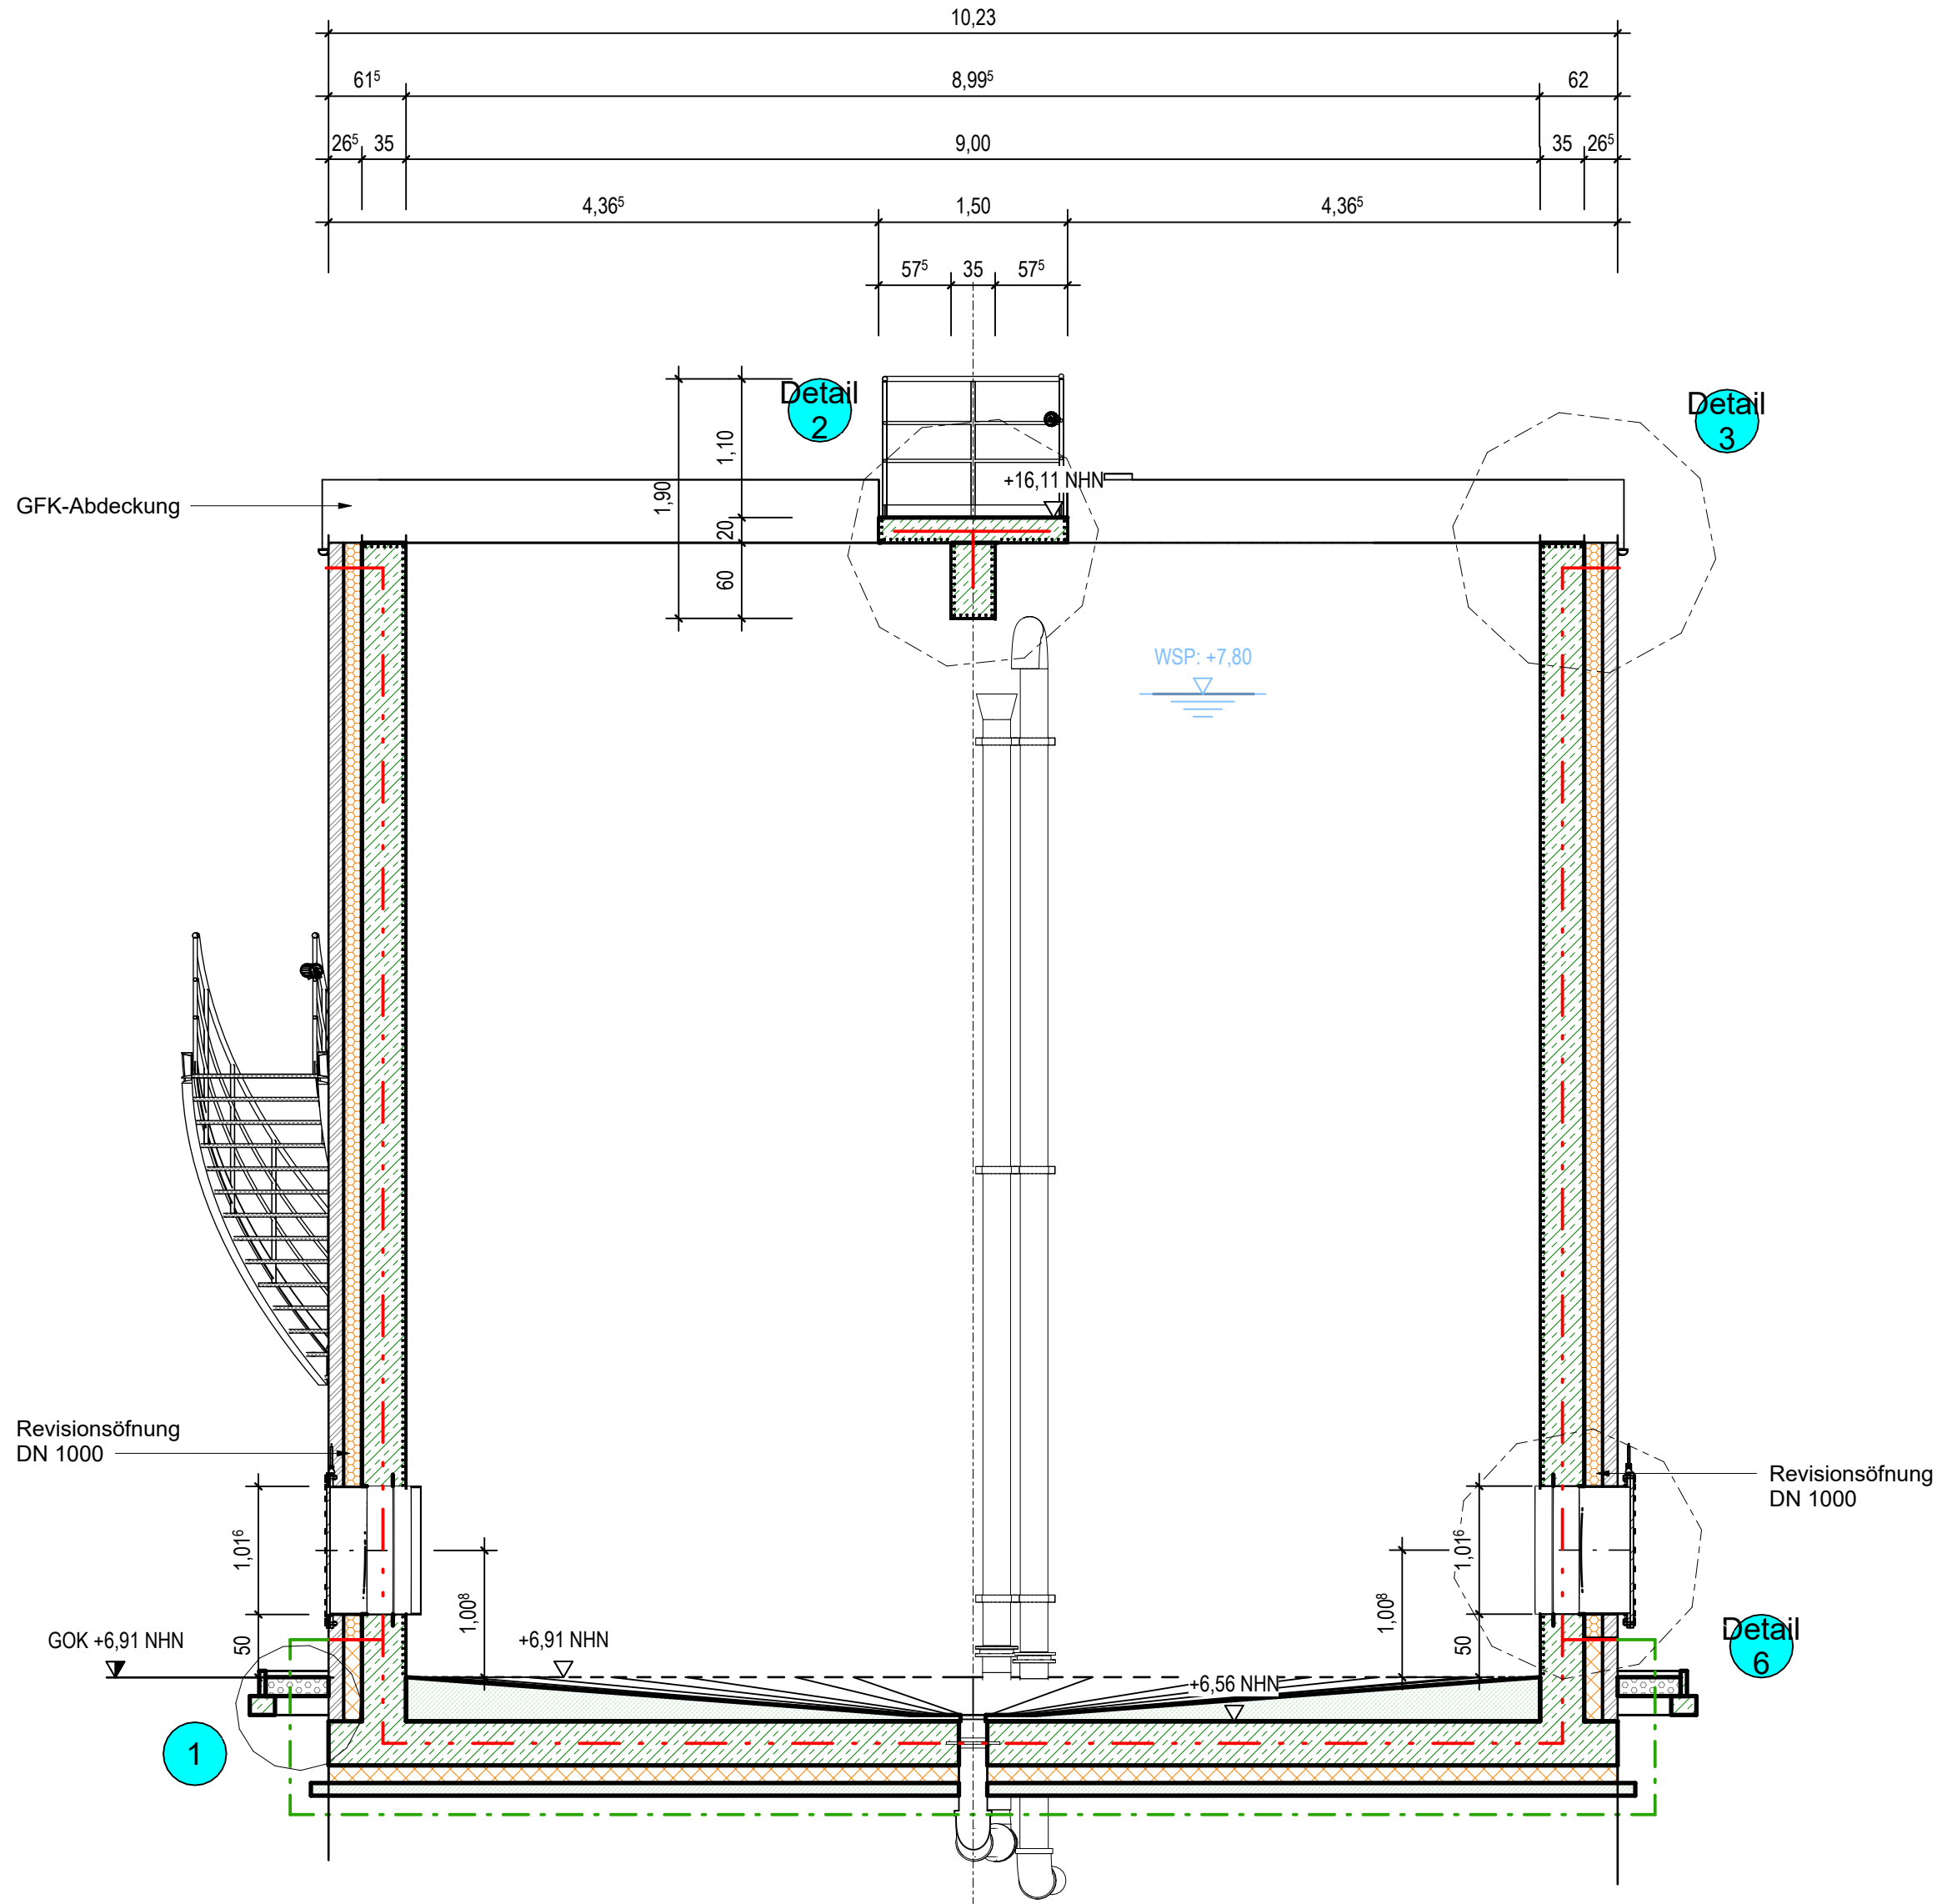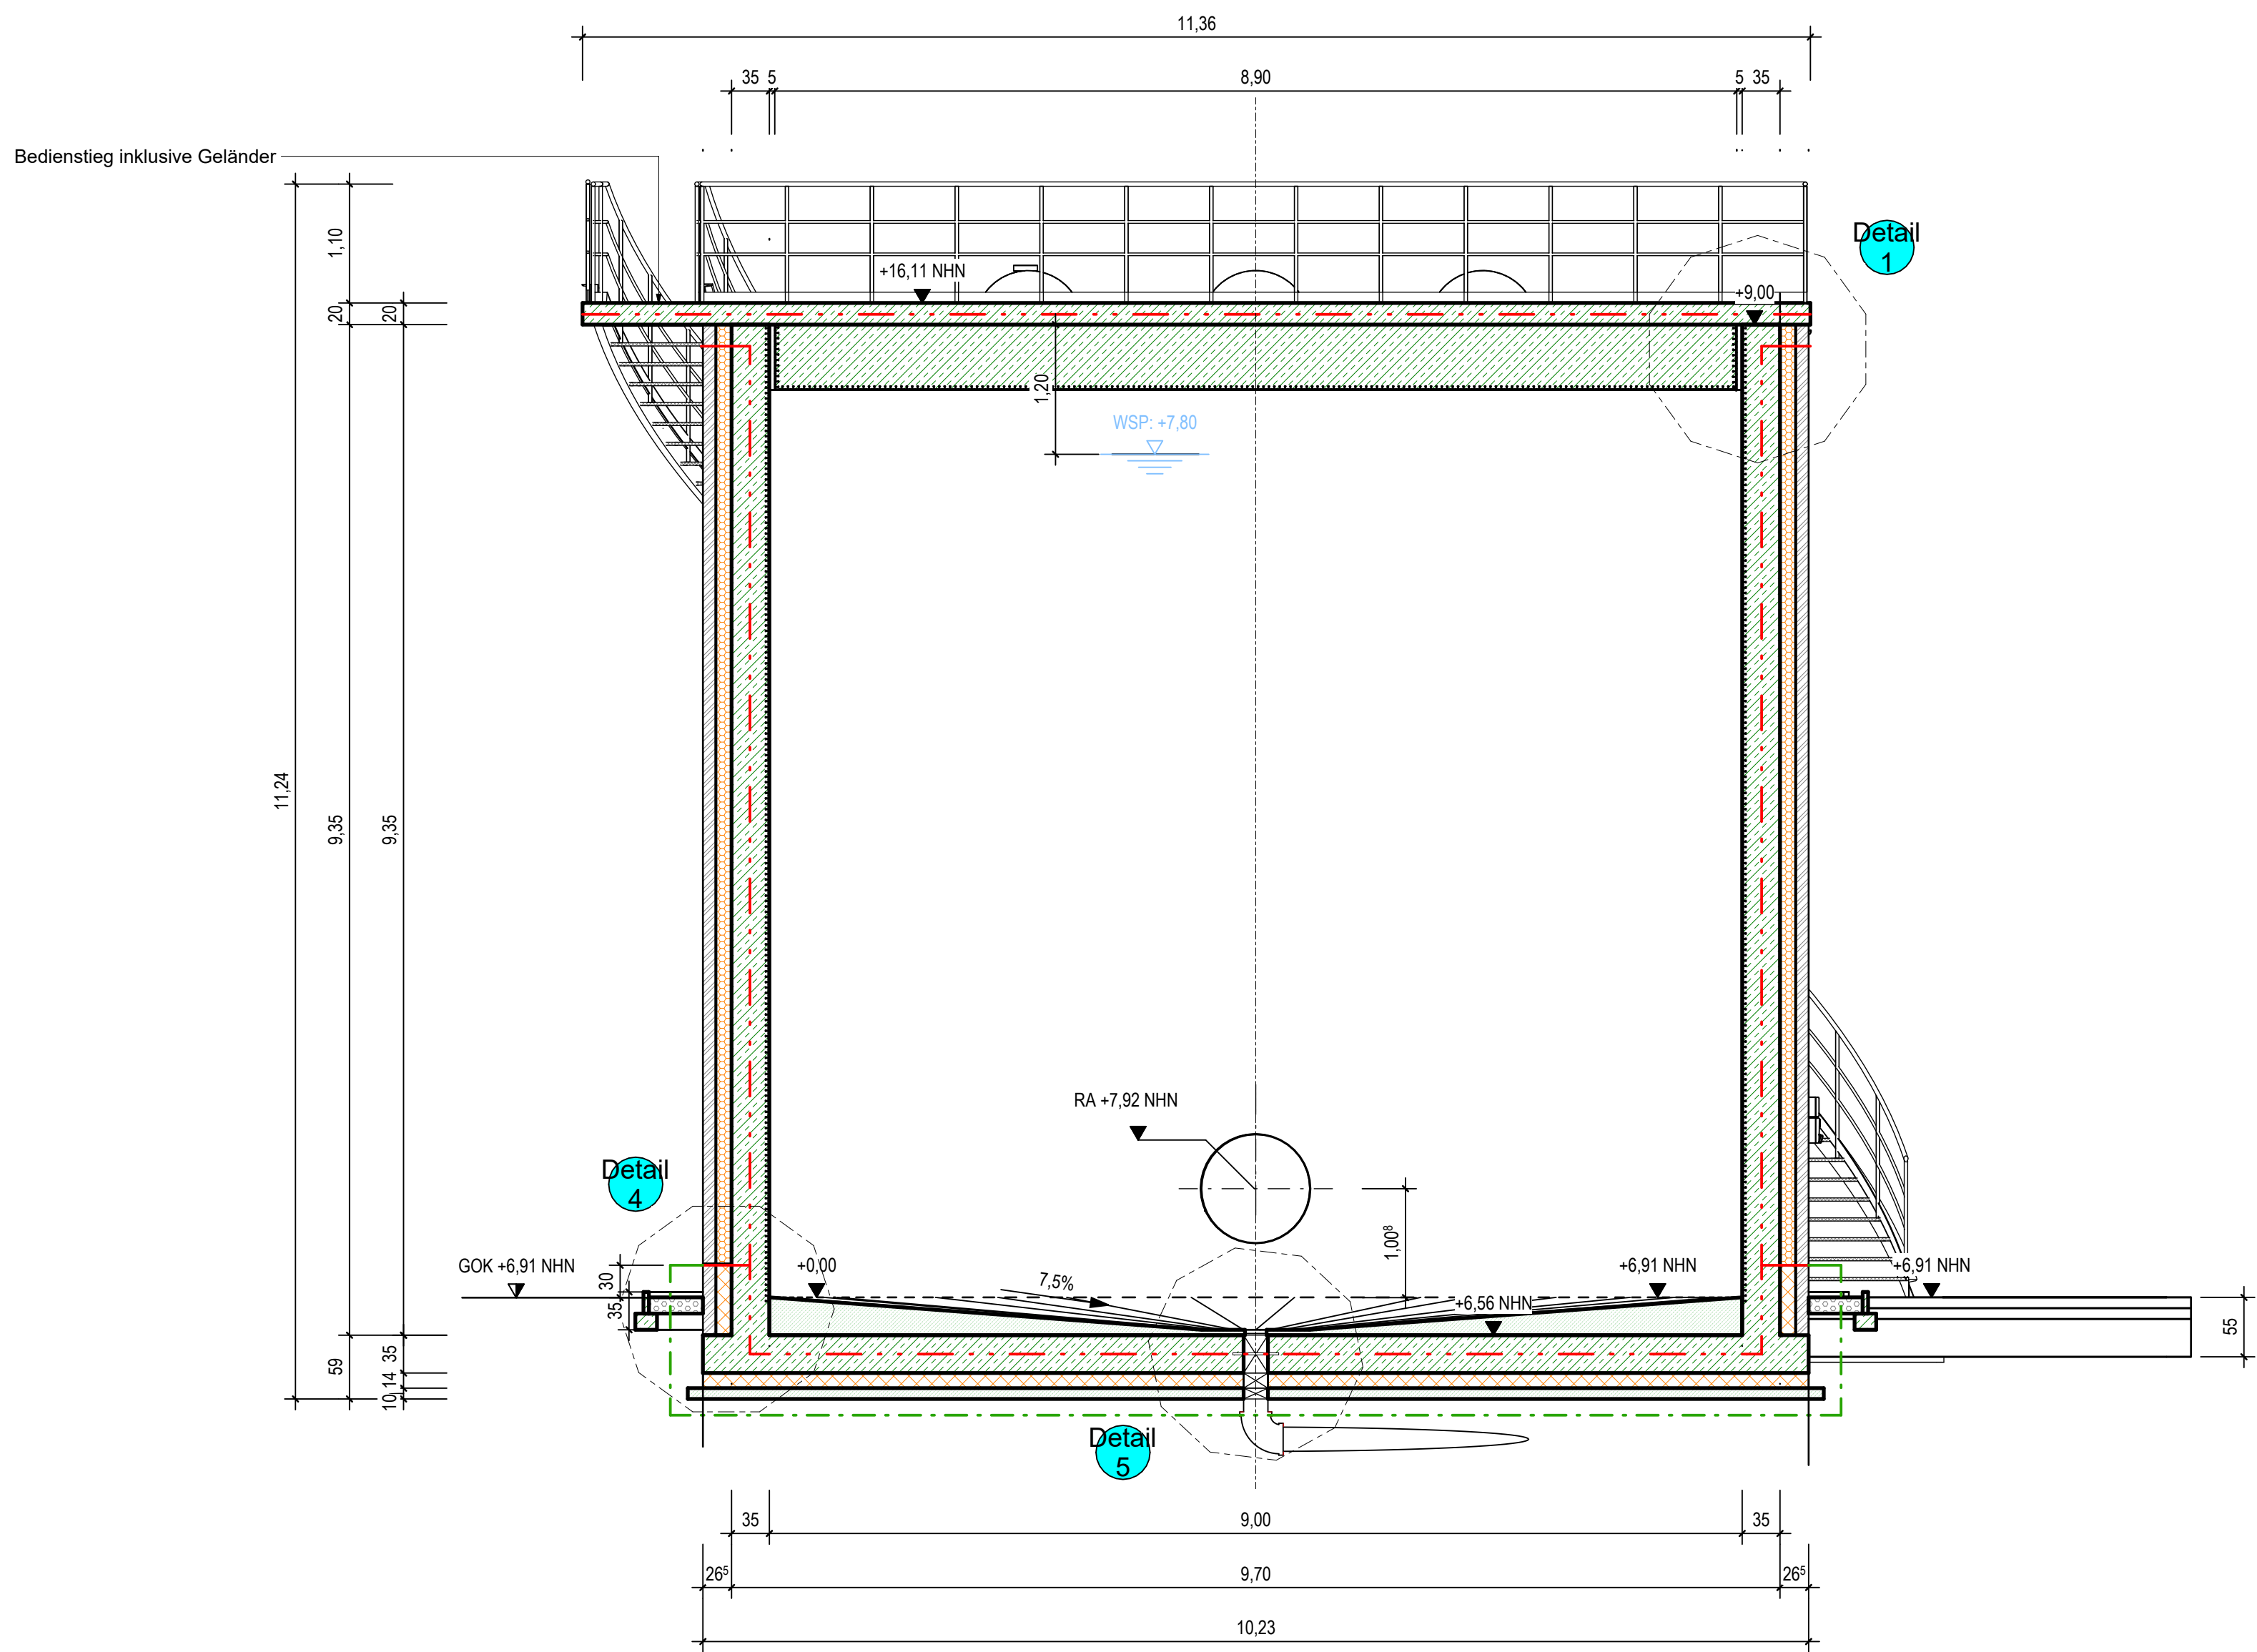

Legende

- MAUERWERK
- STAHLBETON
- DÄMMUNG WEICH
- DÄMMUNG HART

Erdung und Blitzschutz
nach DIN 18014 und DIN EN 62305-3

- Ständer ausserhalb der Bodenplatte / Dämmung
- Potentialgleichrichter (Fundamentstreifen)
- Erdungspunkt
- Druckwasserstreifen
- Erdungspunkt

Abwasser
Rendsburg

Abwasserentsorgung
Rendsburg

Kläranlage Rendsburg
Erneuerung der Klärschlammwässerung und
Neubau der Klärschlammbehandlung
- Genehmigungsplanung -

Schlammspeicher
Grundrisse, Schnitte

Projekt Nr.: 488-013	Maßstab: 1:100	Datum: 05.05.2026	Blatt Nr.:
gezeichnet:	gezeichnet:	geprüft:	KSB_A_FSP_03.1

NUR ZUR KALKULATION