




Grundriss Ablaufschacht  
M: 1 : 50

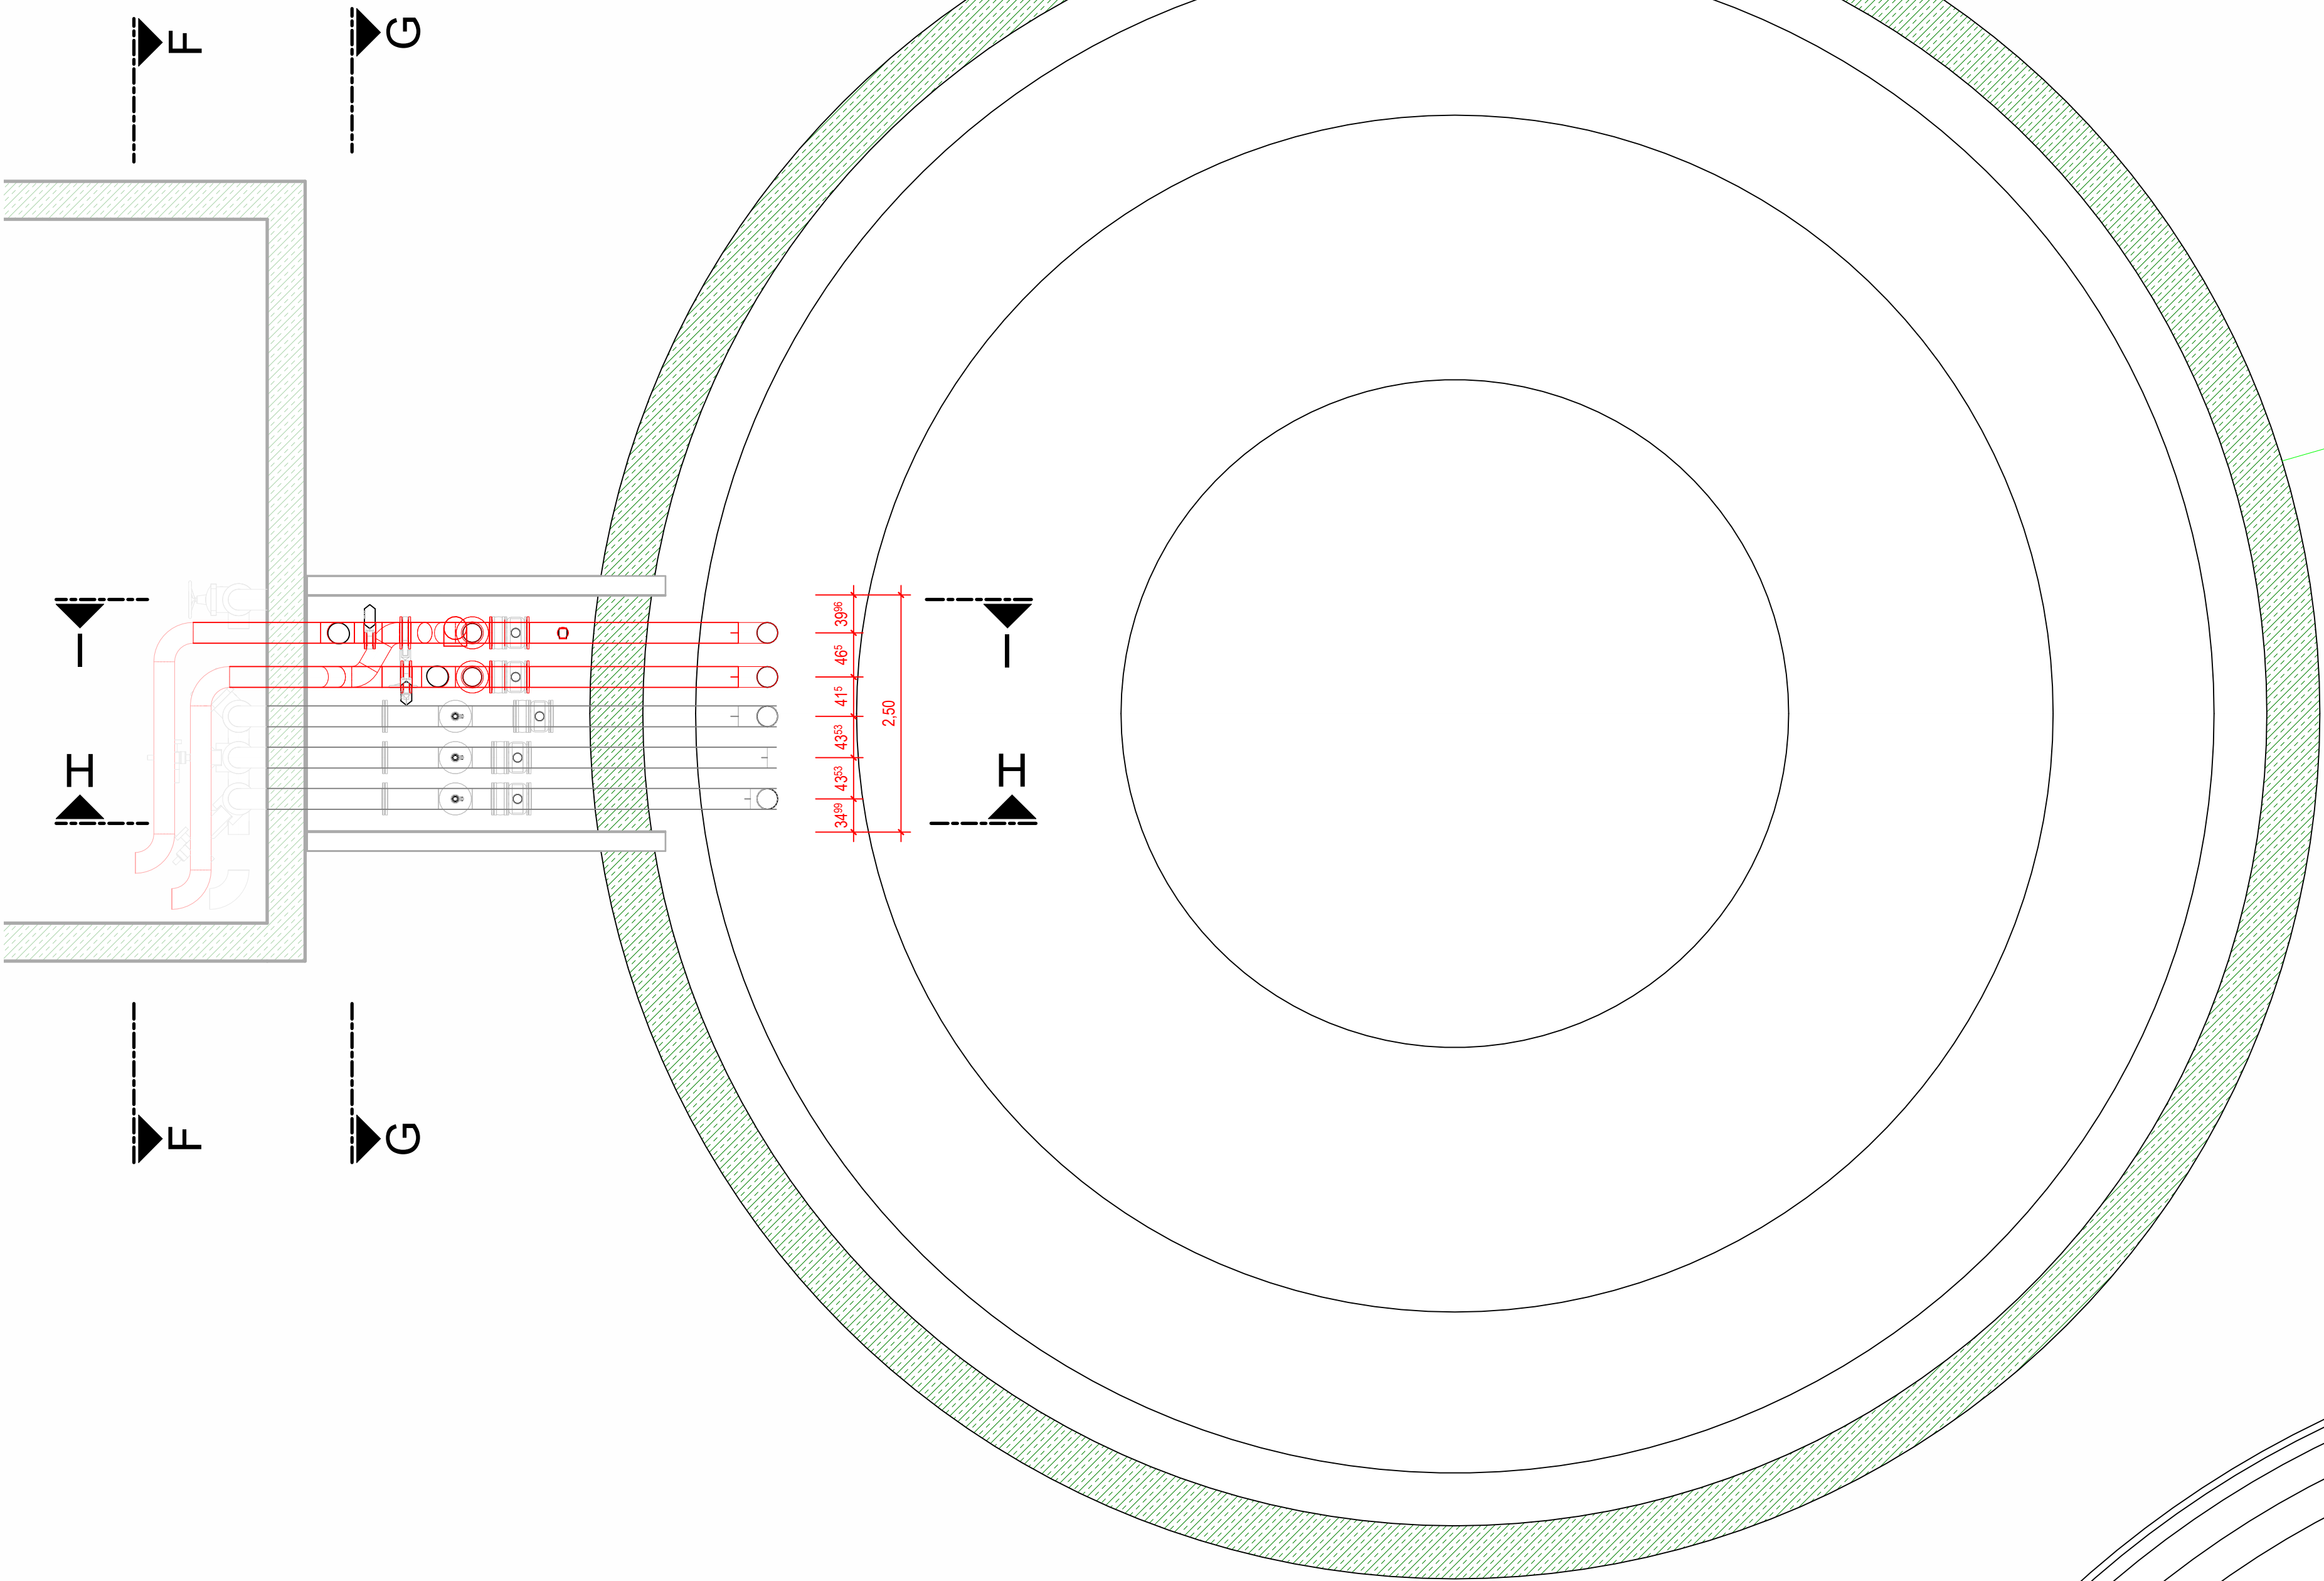

Grundriss Schlamm Tasche  
M: 1 : 50

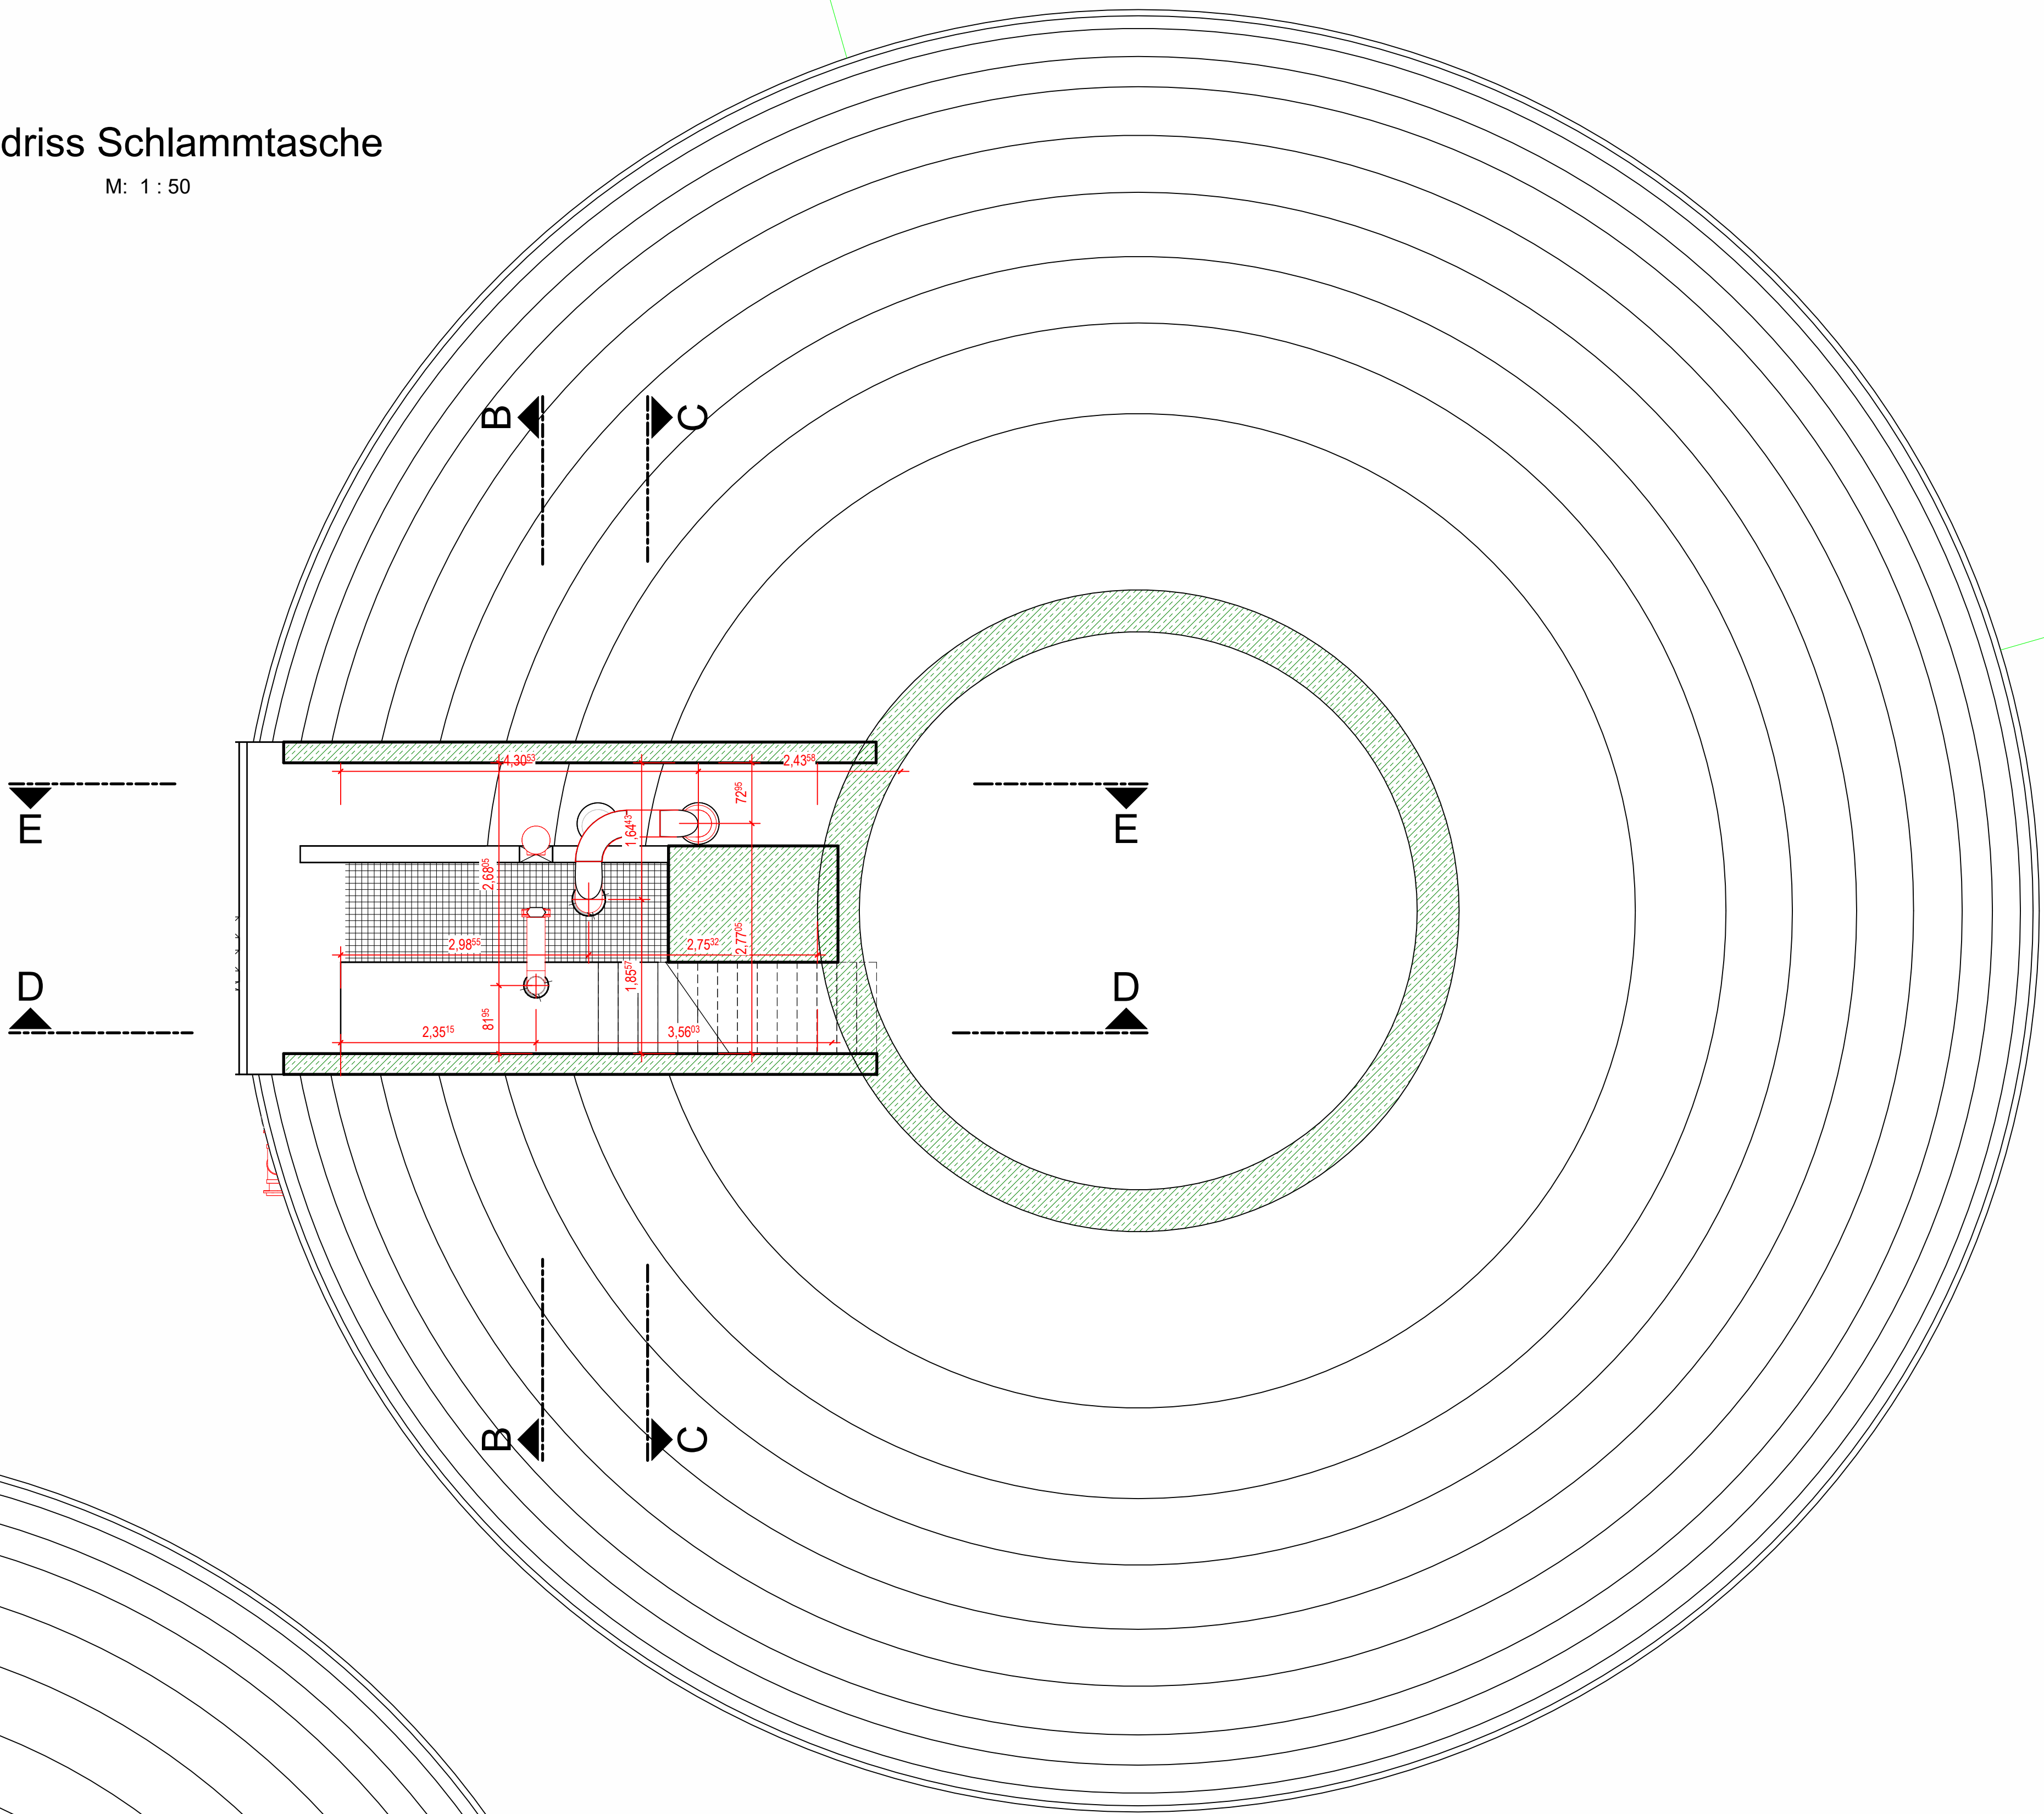

Draufsicht  
M: 1 : 50

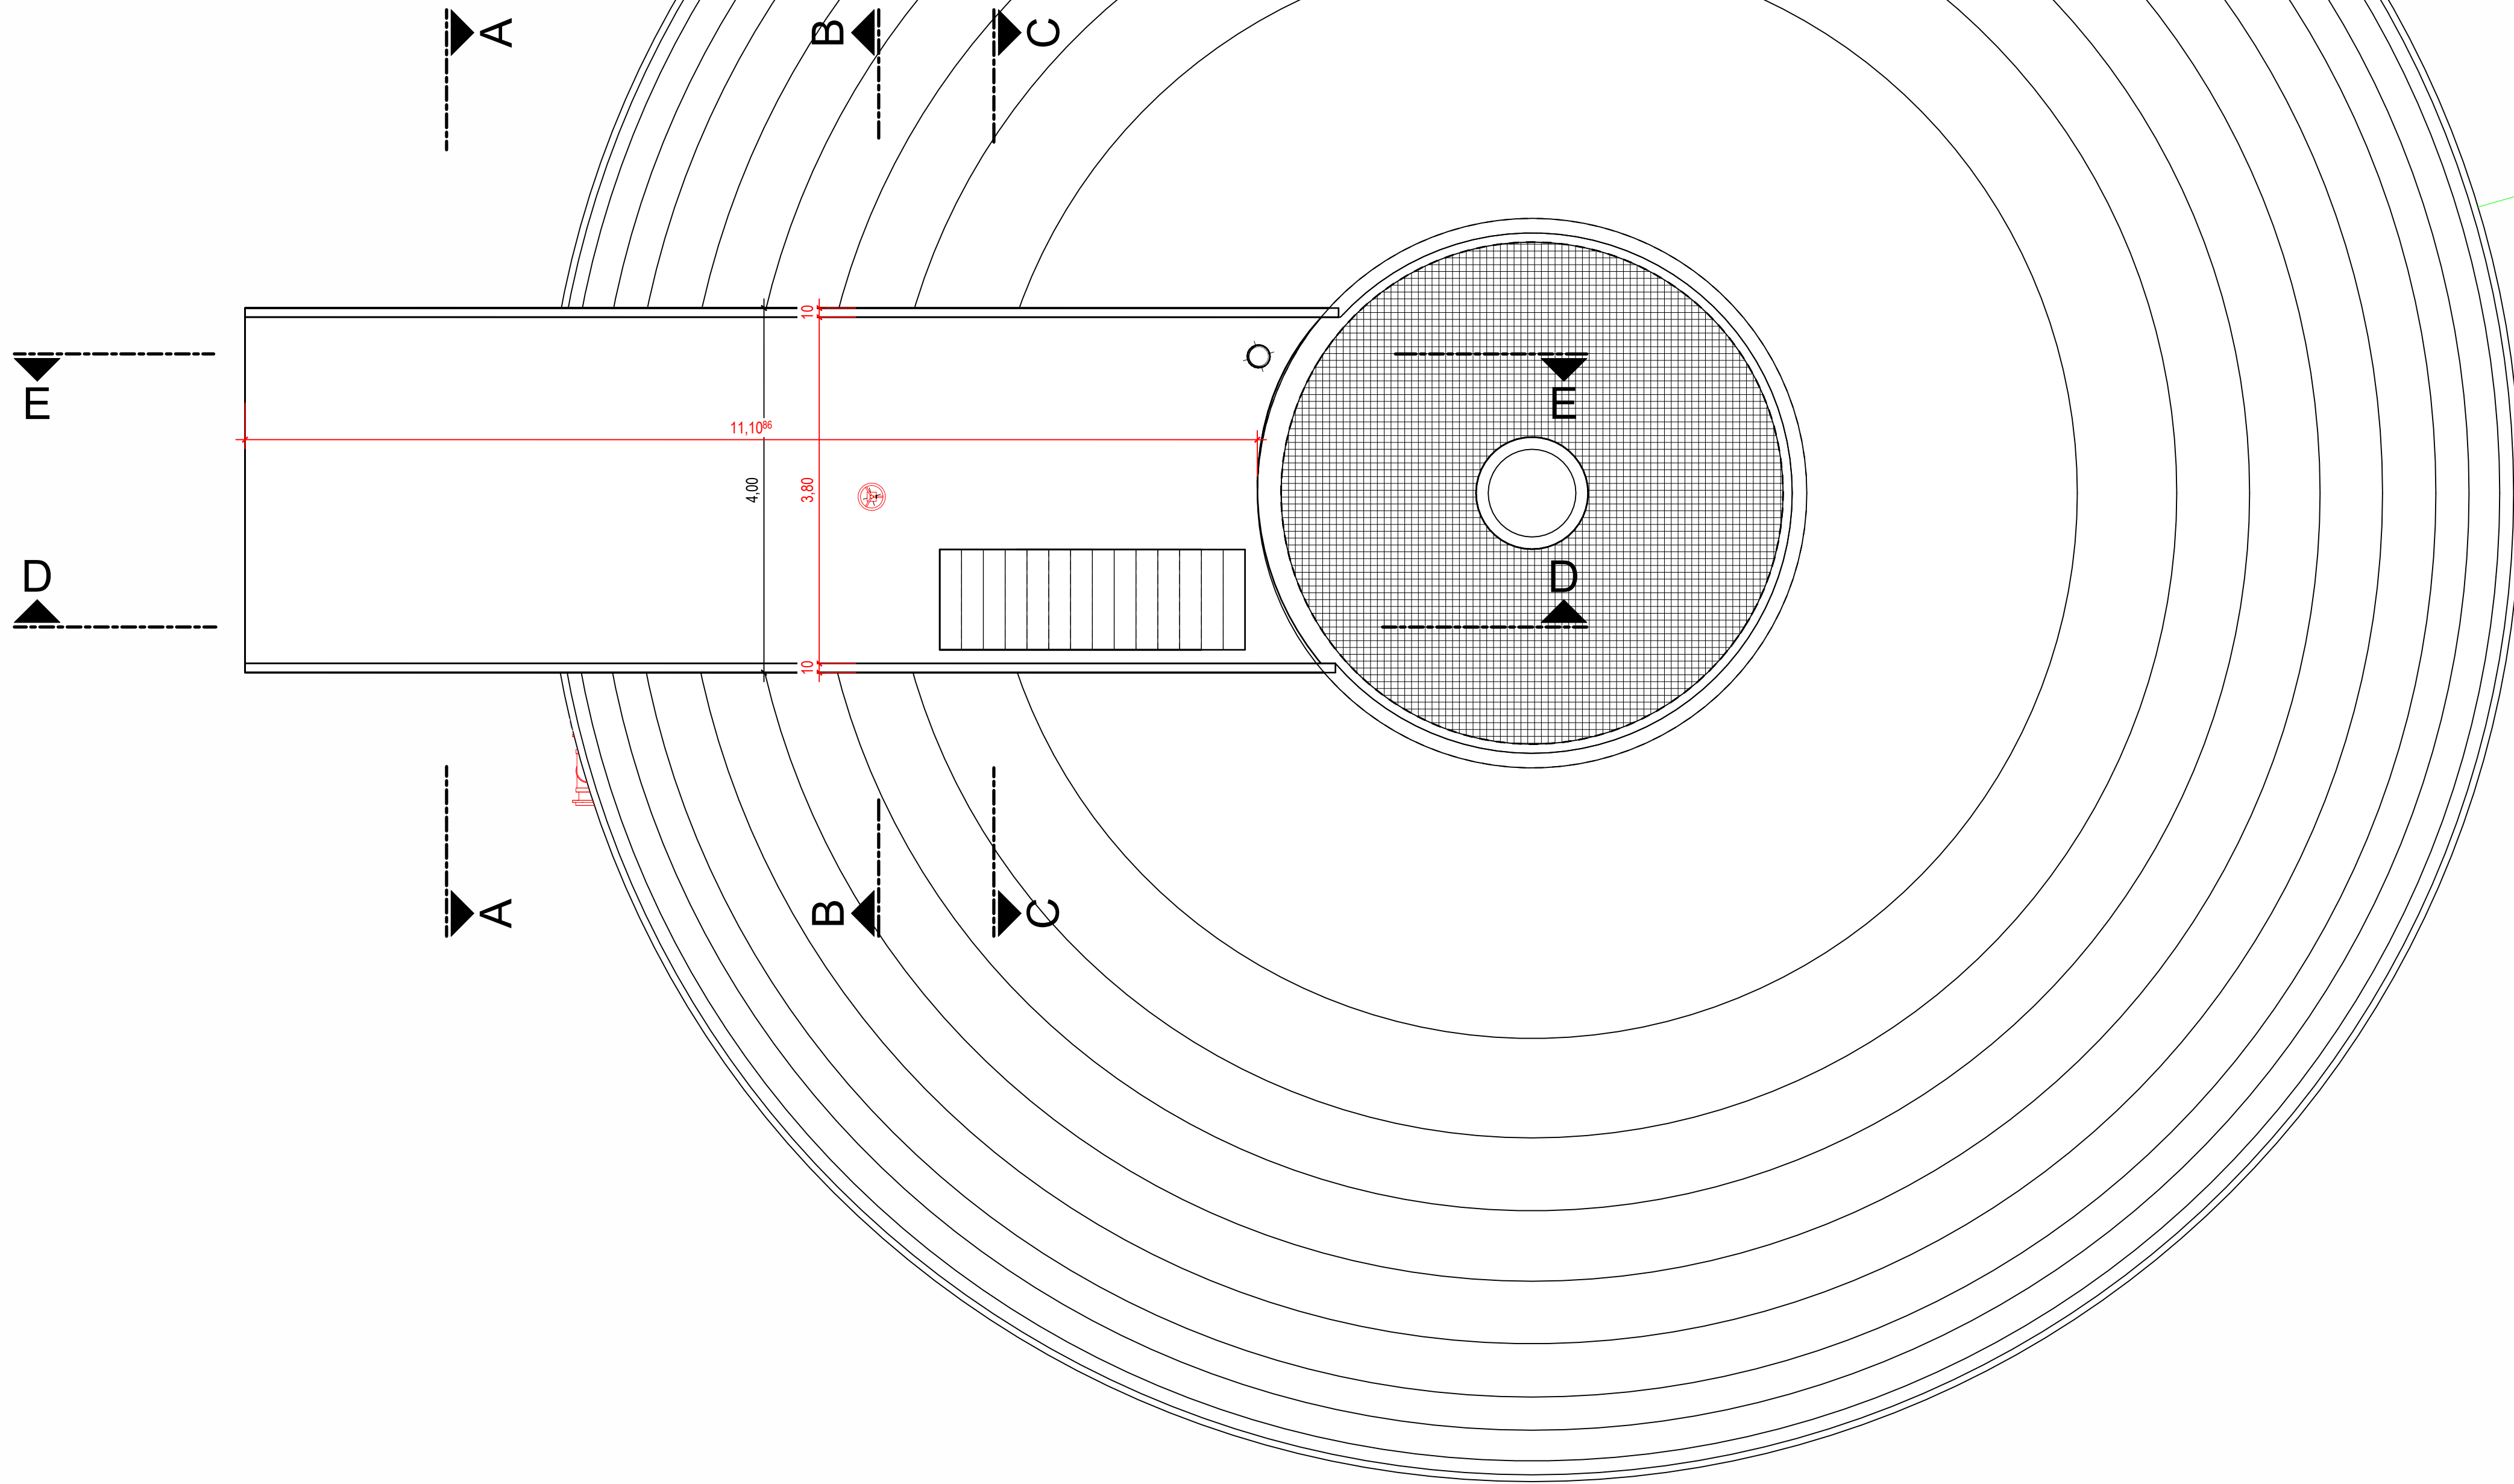

Legende

NEUBAU

|                                                                                                                                  |                 |                   |               |
|----------------------------------------------------------------------------------------------------------------------------------|-----------------|-------------------|---------------|
| <b>Abwasserentsorgung Rendsburg</b>                                                                                              |                 |                   |               |
| Kläranlage Rendsburg<br>Erneuerung der Klärschlammverwässerung und<br>Neubau der Klärschlammbehandlung<br>- Ausführungsplanung - |                 |                   |               |
| Anpassungen Schlamm Tasche und Ablaufschacht<br>Grundrisse und Draufsicht                                                        |                 |                   |               |
| Projekt Nr.: 488-013                                                                                                             | Maßstab: 1 : 50 | Datum: 19.09.2024 | Blatt Nr.:    |
| bearbeitet:                                                                                                                      | gezeichnet:     | geprüft:          | KSB_A_FT_01.1 |
| NUR ZUR KALKULATION                                                                                                              |                 |                   |               |