




Grundriss
M: 1 : 50

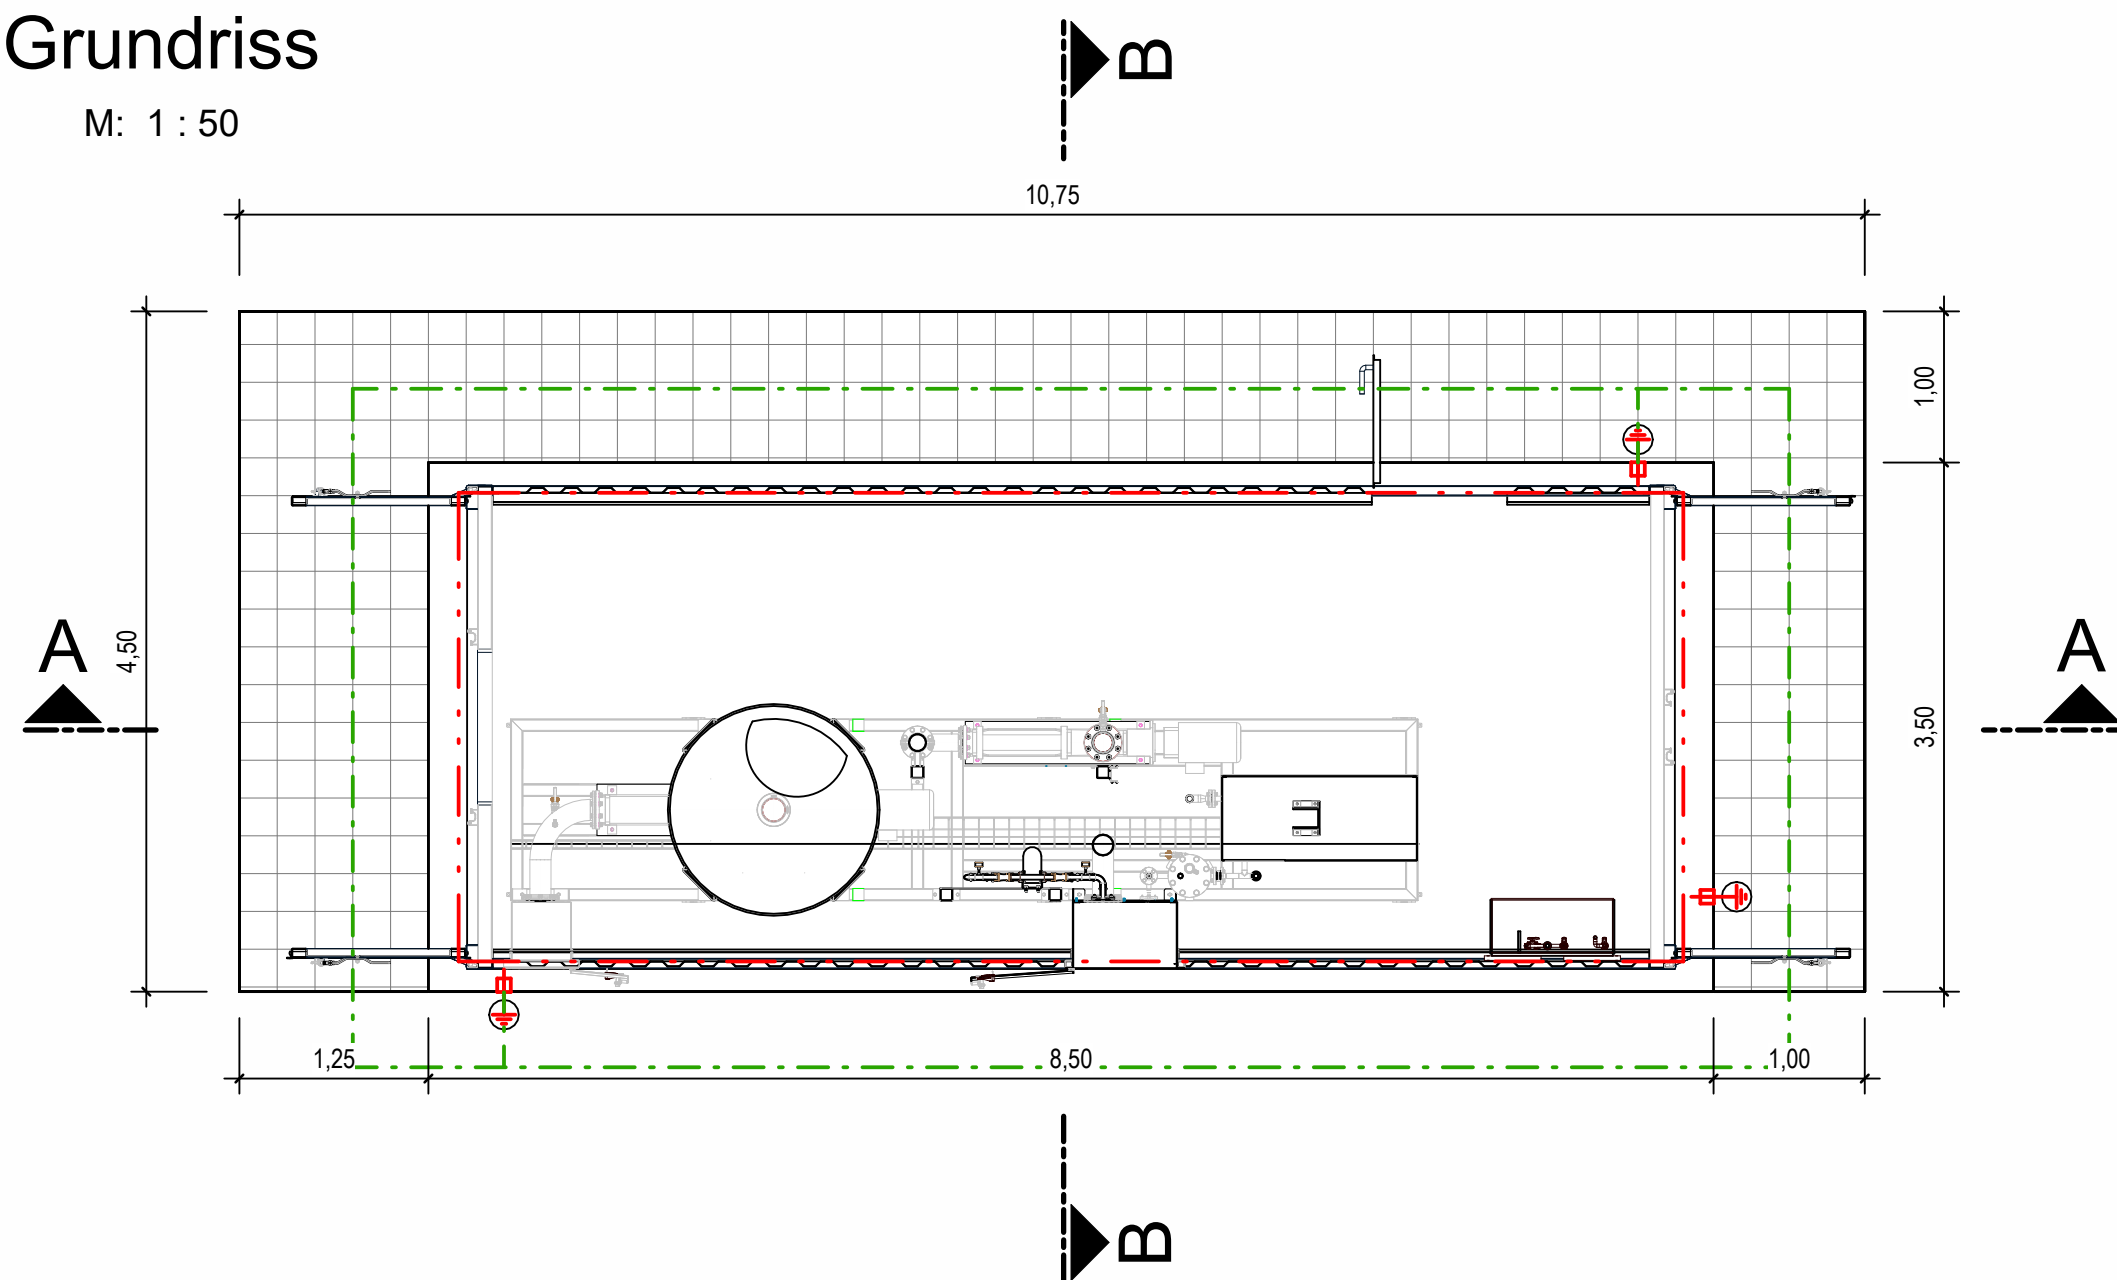


Schnitt A-A
M: 1 : 50

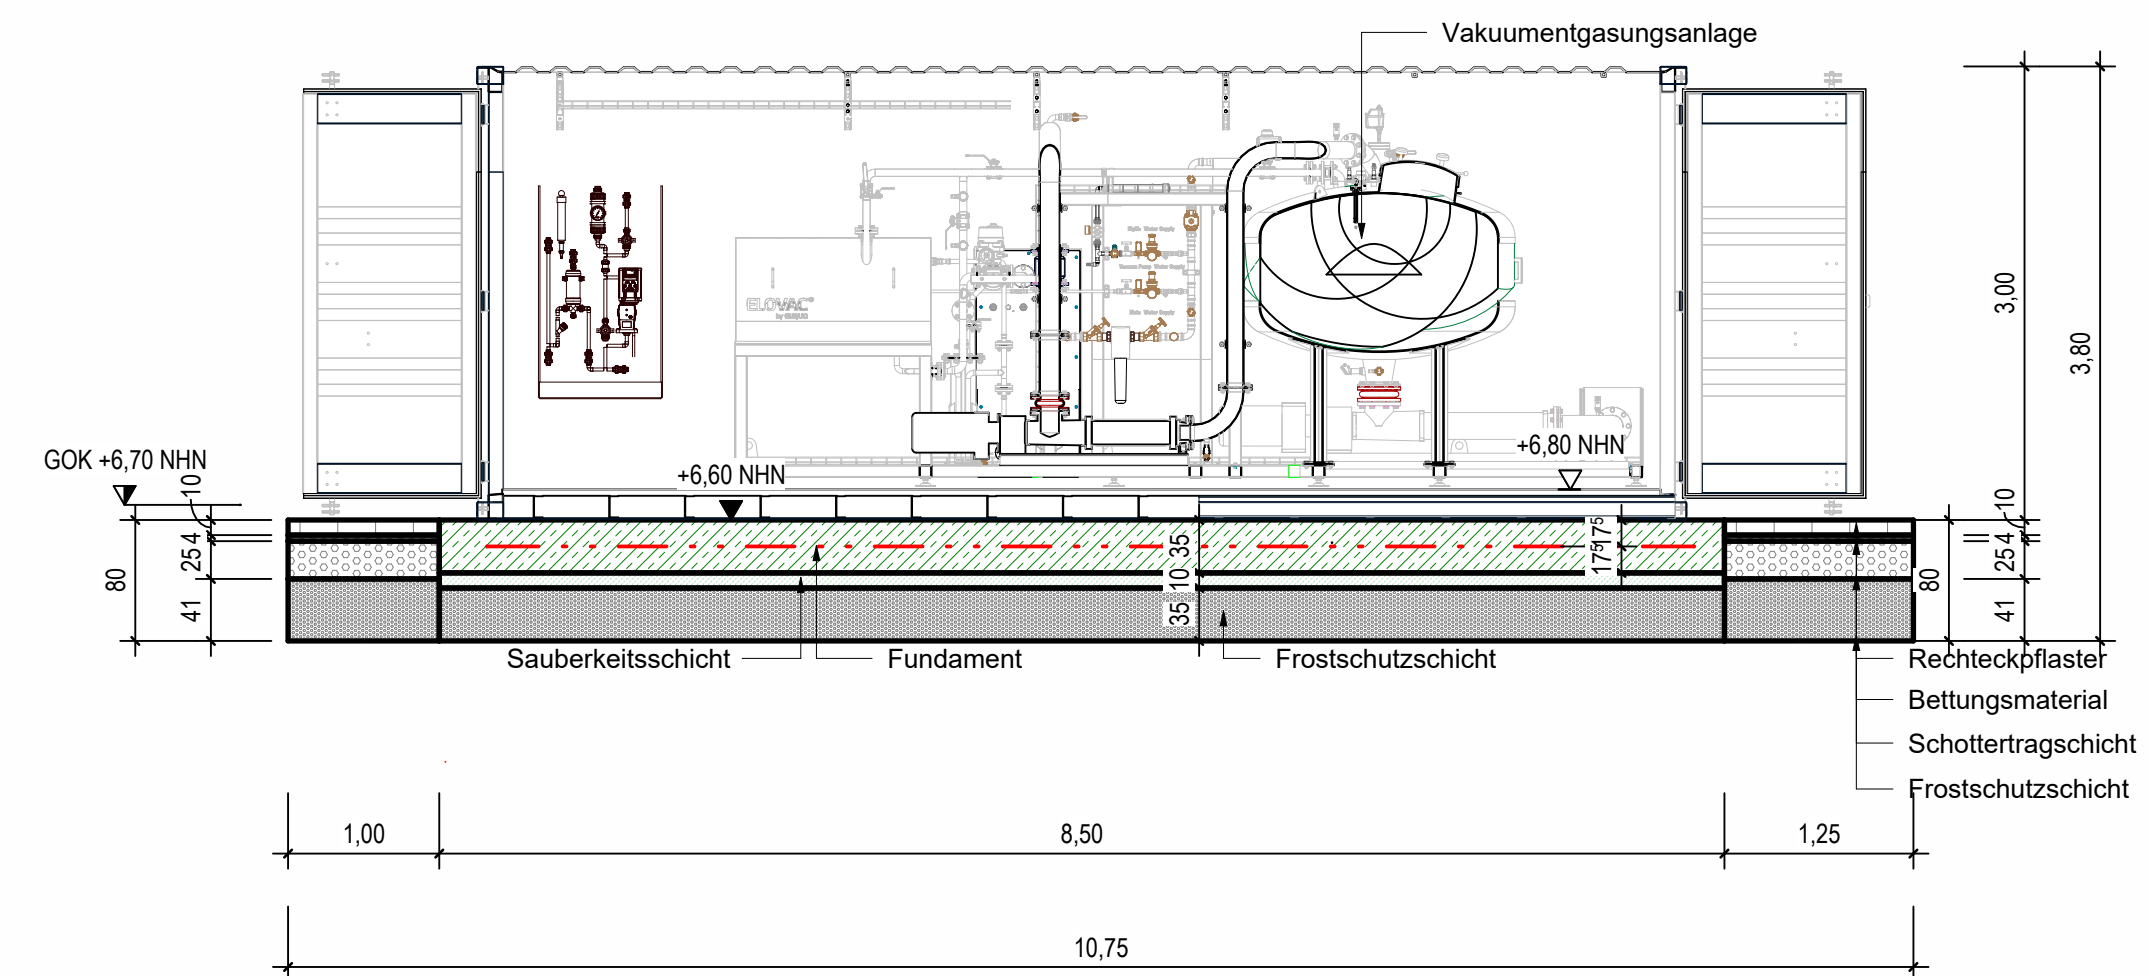

Schnitt B-B
M: 1 : 50

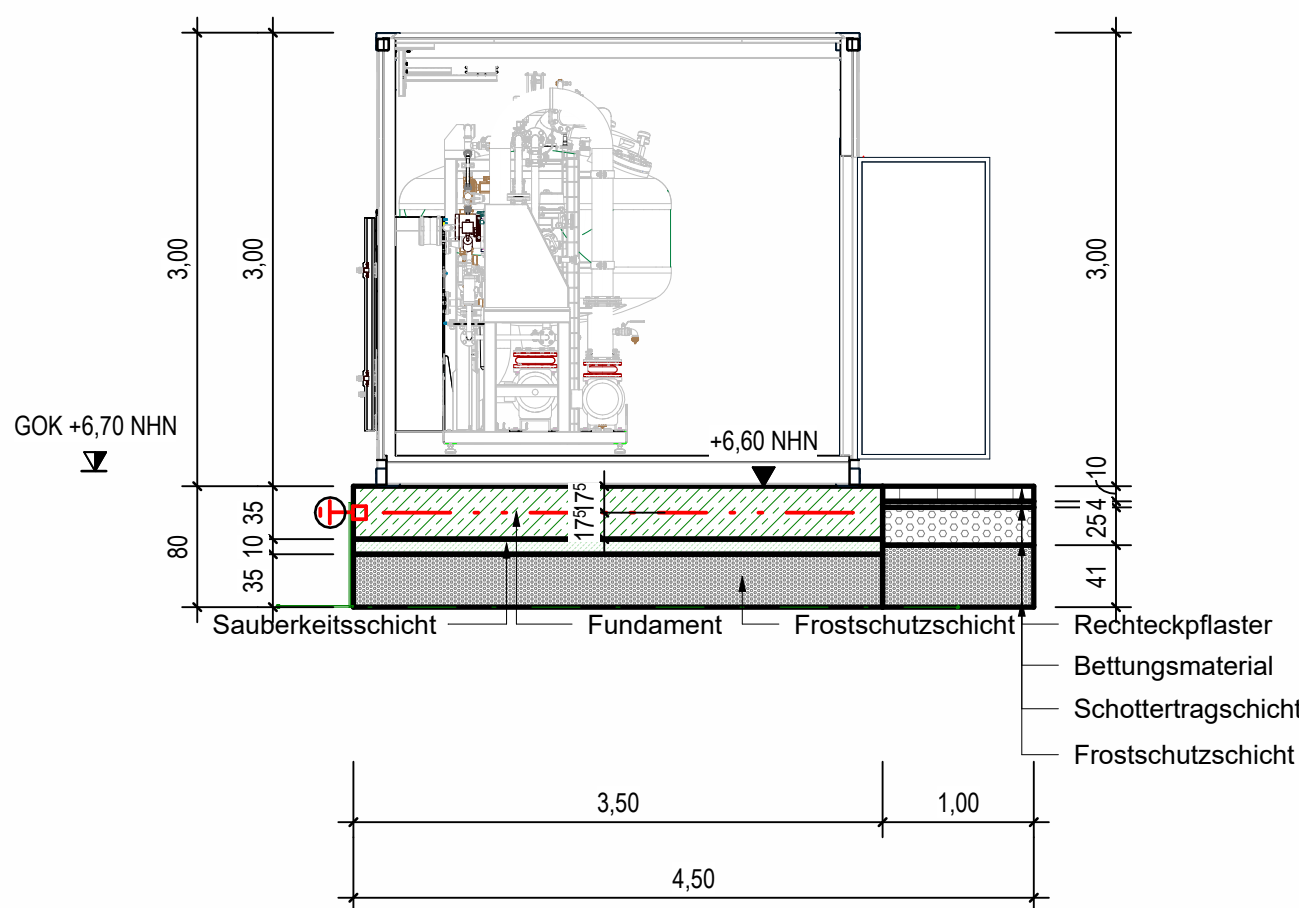

Isometrie

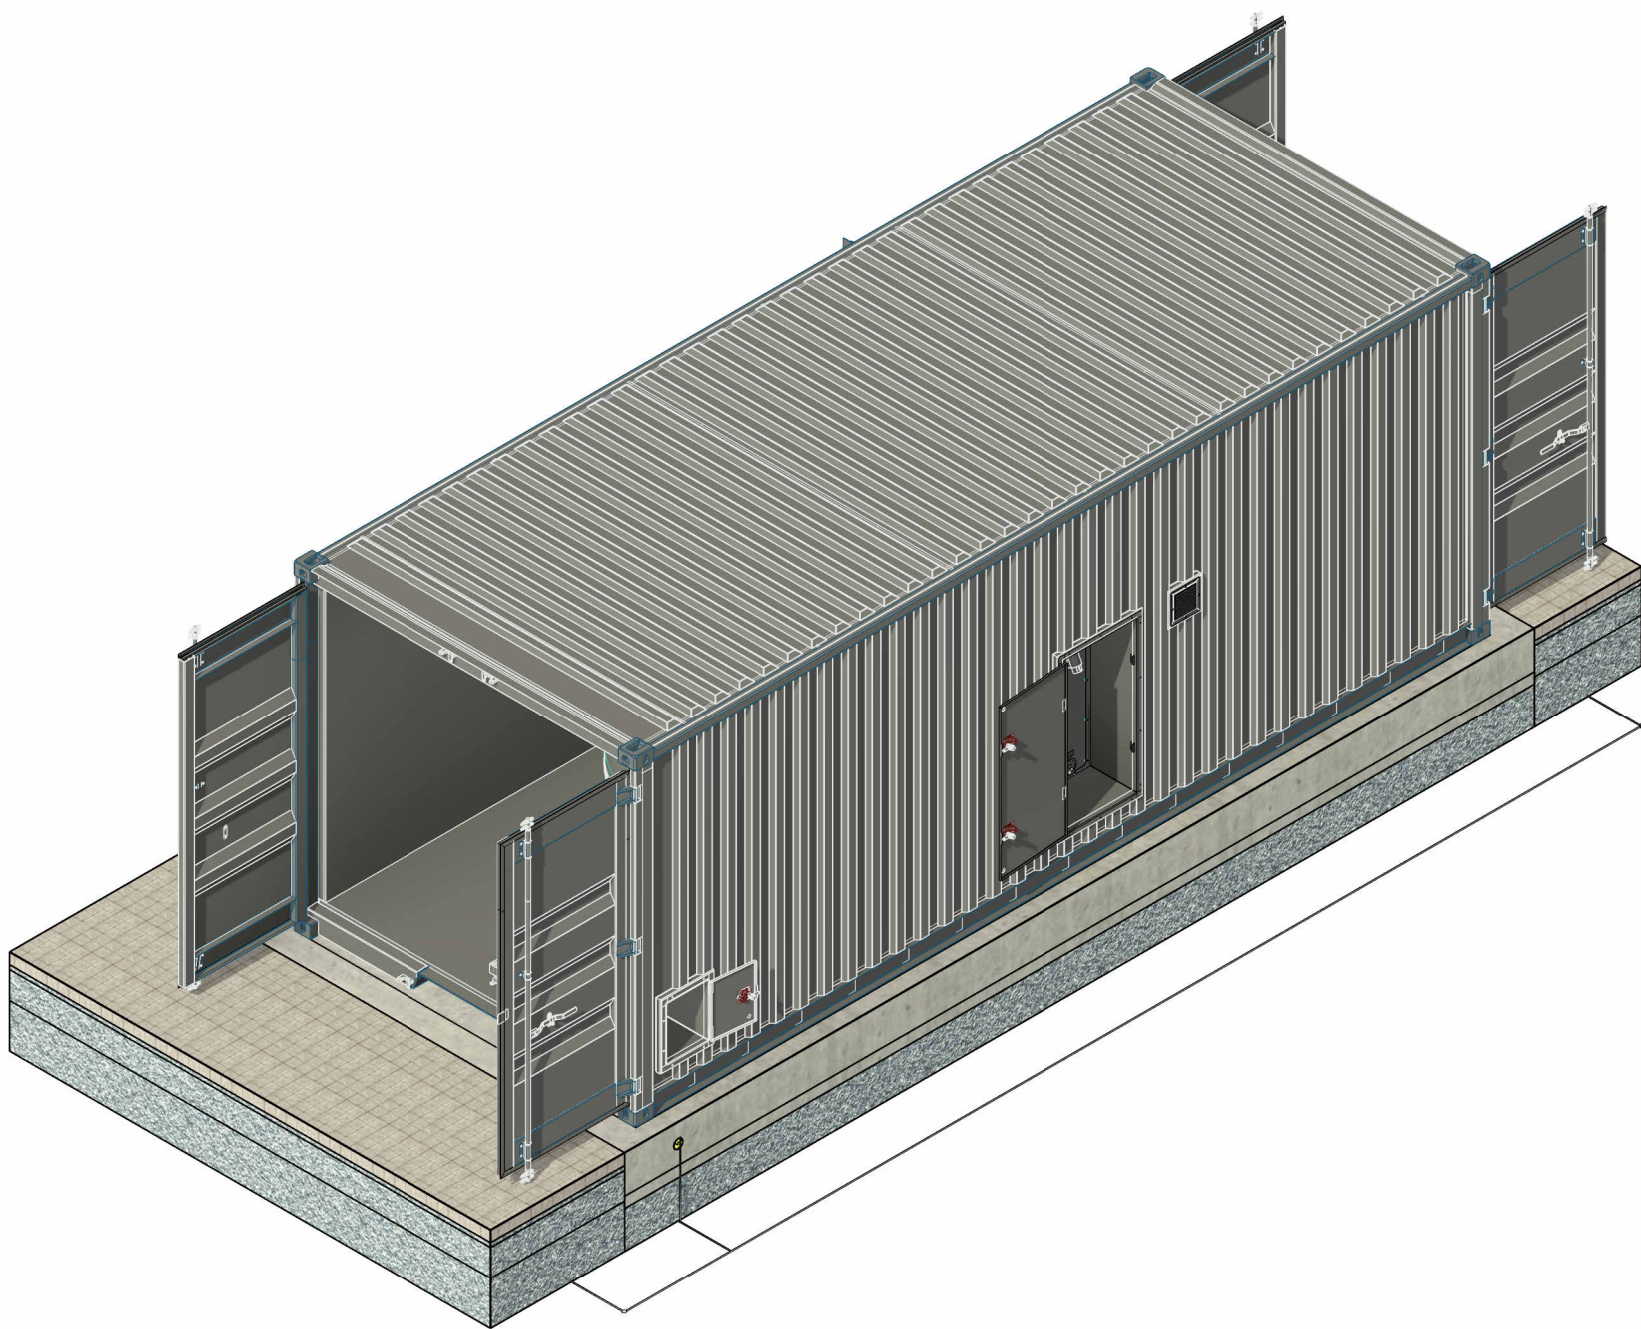

Legende

STAHLBETON

Erdung und Blitzschutz nach DIN 18014 und DIN EN 62305-3

Ringender ausserhalb der Bodenplatte / Dämmung Maschenweiten s 10m x 10m dauerhaft korrosionsbeständig (Rundstahl 12/10mm 1.4571) (Bandstahl 30x3,5mm 1.4571)

Potentialausgleichsleiter (Fundamente) innerhalb der Gebäude-Fundamente Maschenweiten s 20m x 20m (Bandstahl 30x3,5mm verzinkt)

Erdungsfestpunkt (M12 1.4571)

druckwasserdichter Erdungsfestpunkt (M12 1.4571)

Mindestens alle 20m des Gebäudeumfangs eine Verbindung zwischen Ringender und Potentialausgleichsleiter bei Blitzschutzsystemen mindestens eine Verbindung je Ableitung.

Erdungsfestpunkt in Aufkantung Fundamente/Potentialausgleichsleiter alle 2,00 m mit Bewehrung verschraubt. Kellerbänder sind nicht zugelassen. Für die Erdungsanlage sind ein Prüfprotokoll, Fotodokumentation und Abnahmebescheinigung durch Elektrofachkraft vorzulegen. Bei der Befestigung der Erdungsfestpunkte auf der Schalung sind grundsätzlich Edelstahlbefestigungen zu verwenden.

Abwasser Rendsburg Abwasserentsorgung Rendsburg			
Kläranlage Rendsburg Erneuerung der Klärschlammwässerung und Neubau der Klärschlammbehandlung - Ausführungsplanung -			
Maschinencontainer Grundrisse, Schnitte und Isometrie			
Projekt Nr.: 488-013	Maßstab: 1:100	Datum: 05.05.2026	Blatt Nr.:
bearbeitet:	gezeichnet:	geprüft:	KSB_A_VE_02.2

NUR ZUR KALKULATION