



1. Obergeschoss

M: 1 : 50

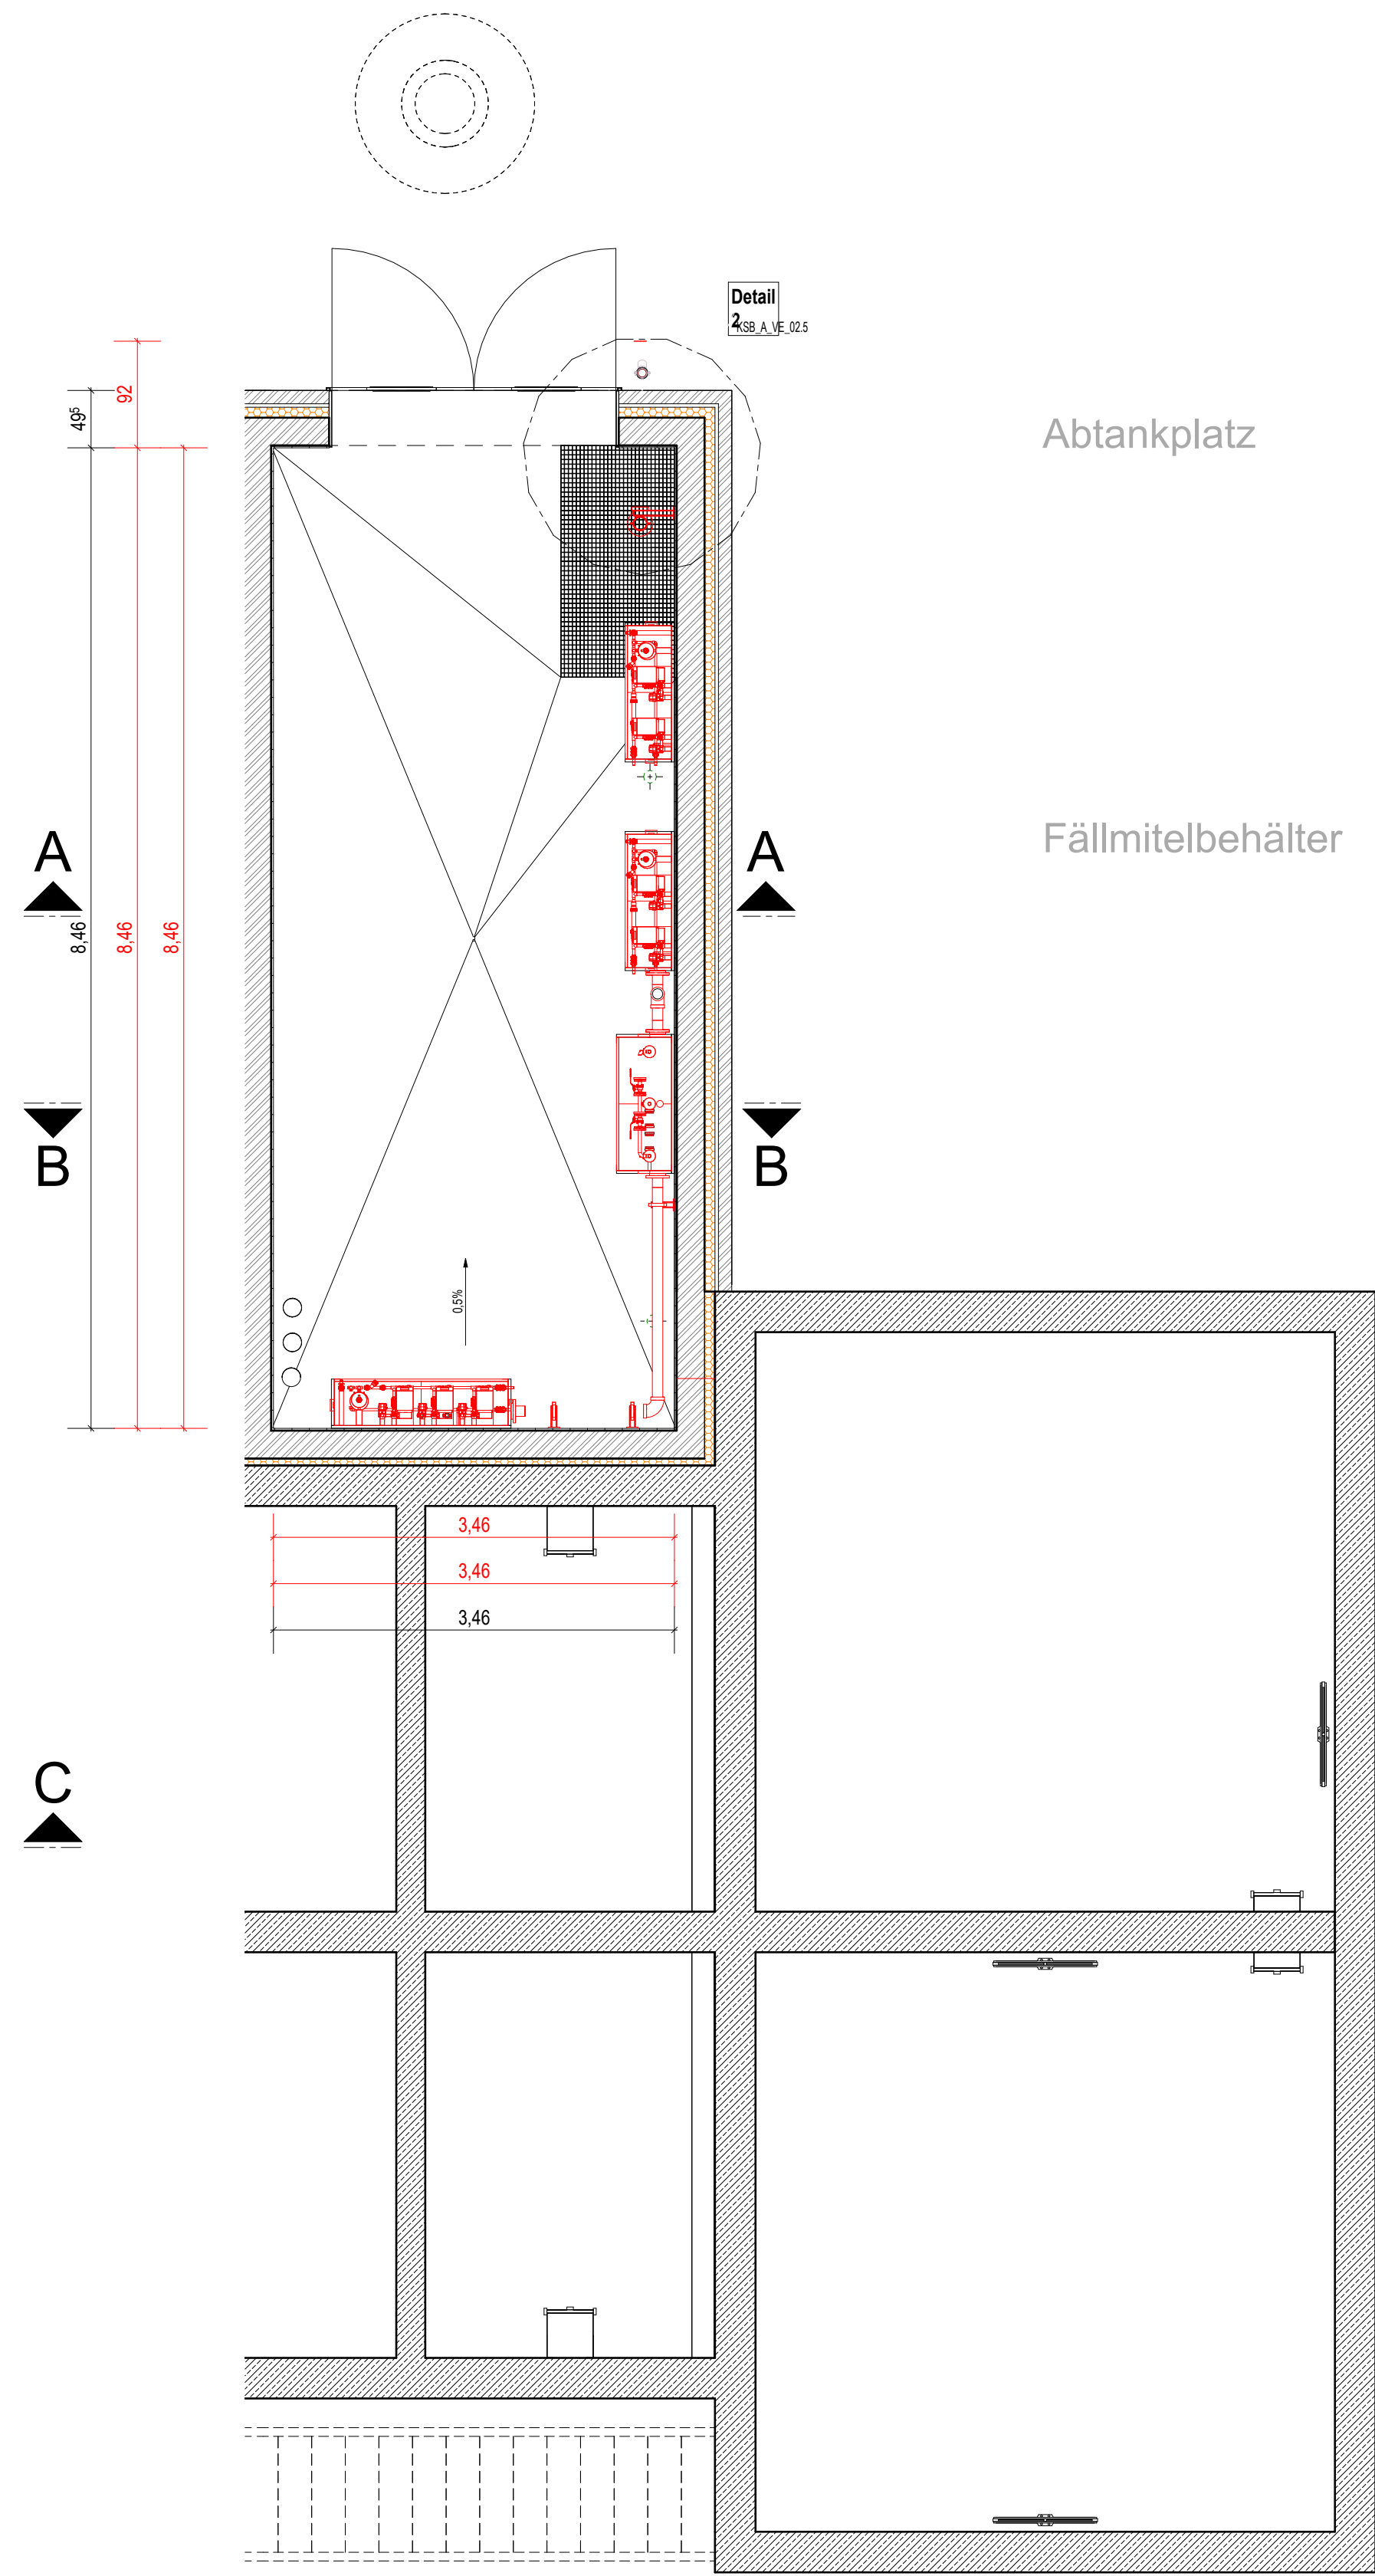


Schnitt F-F

M: 1 : 50

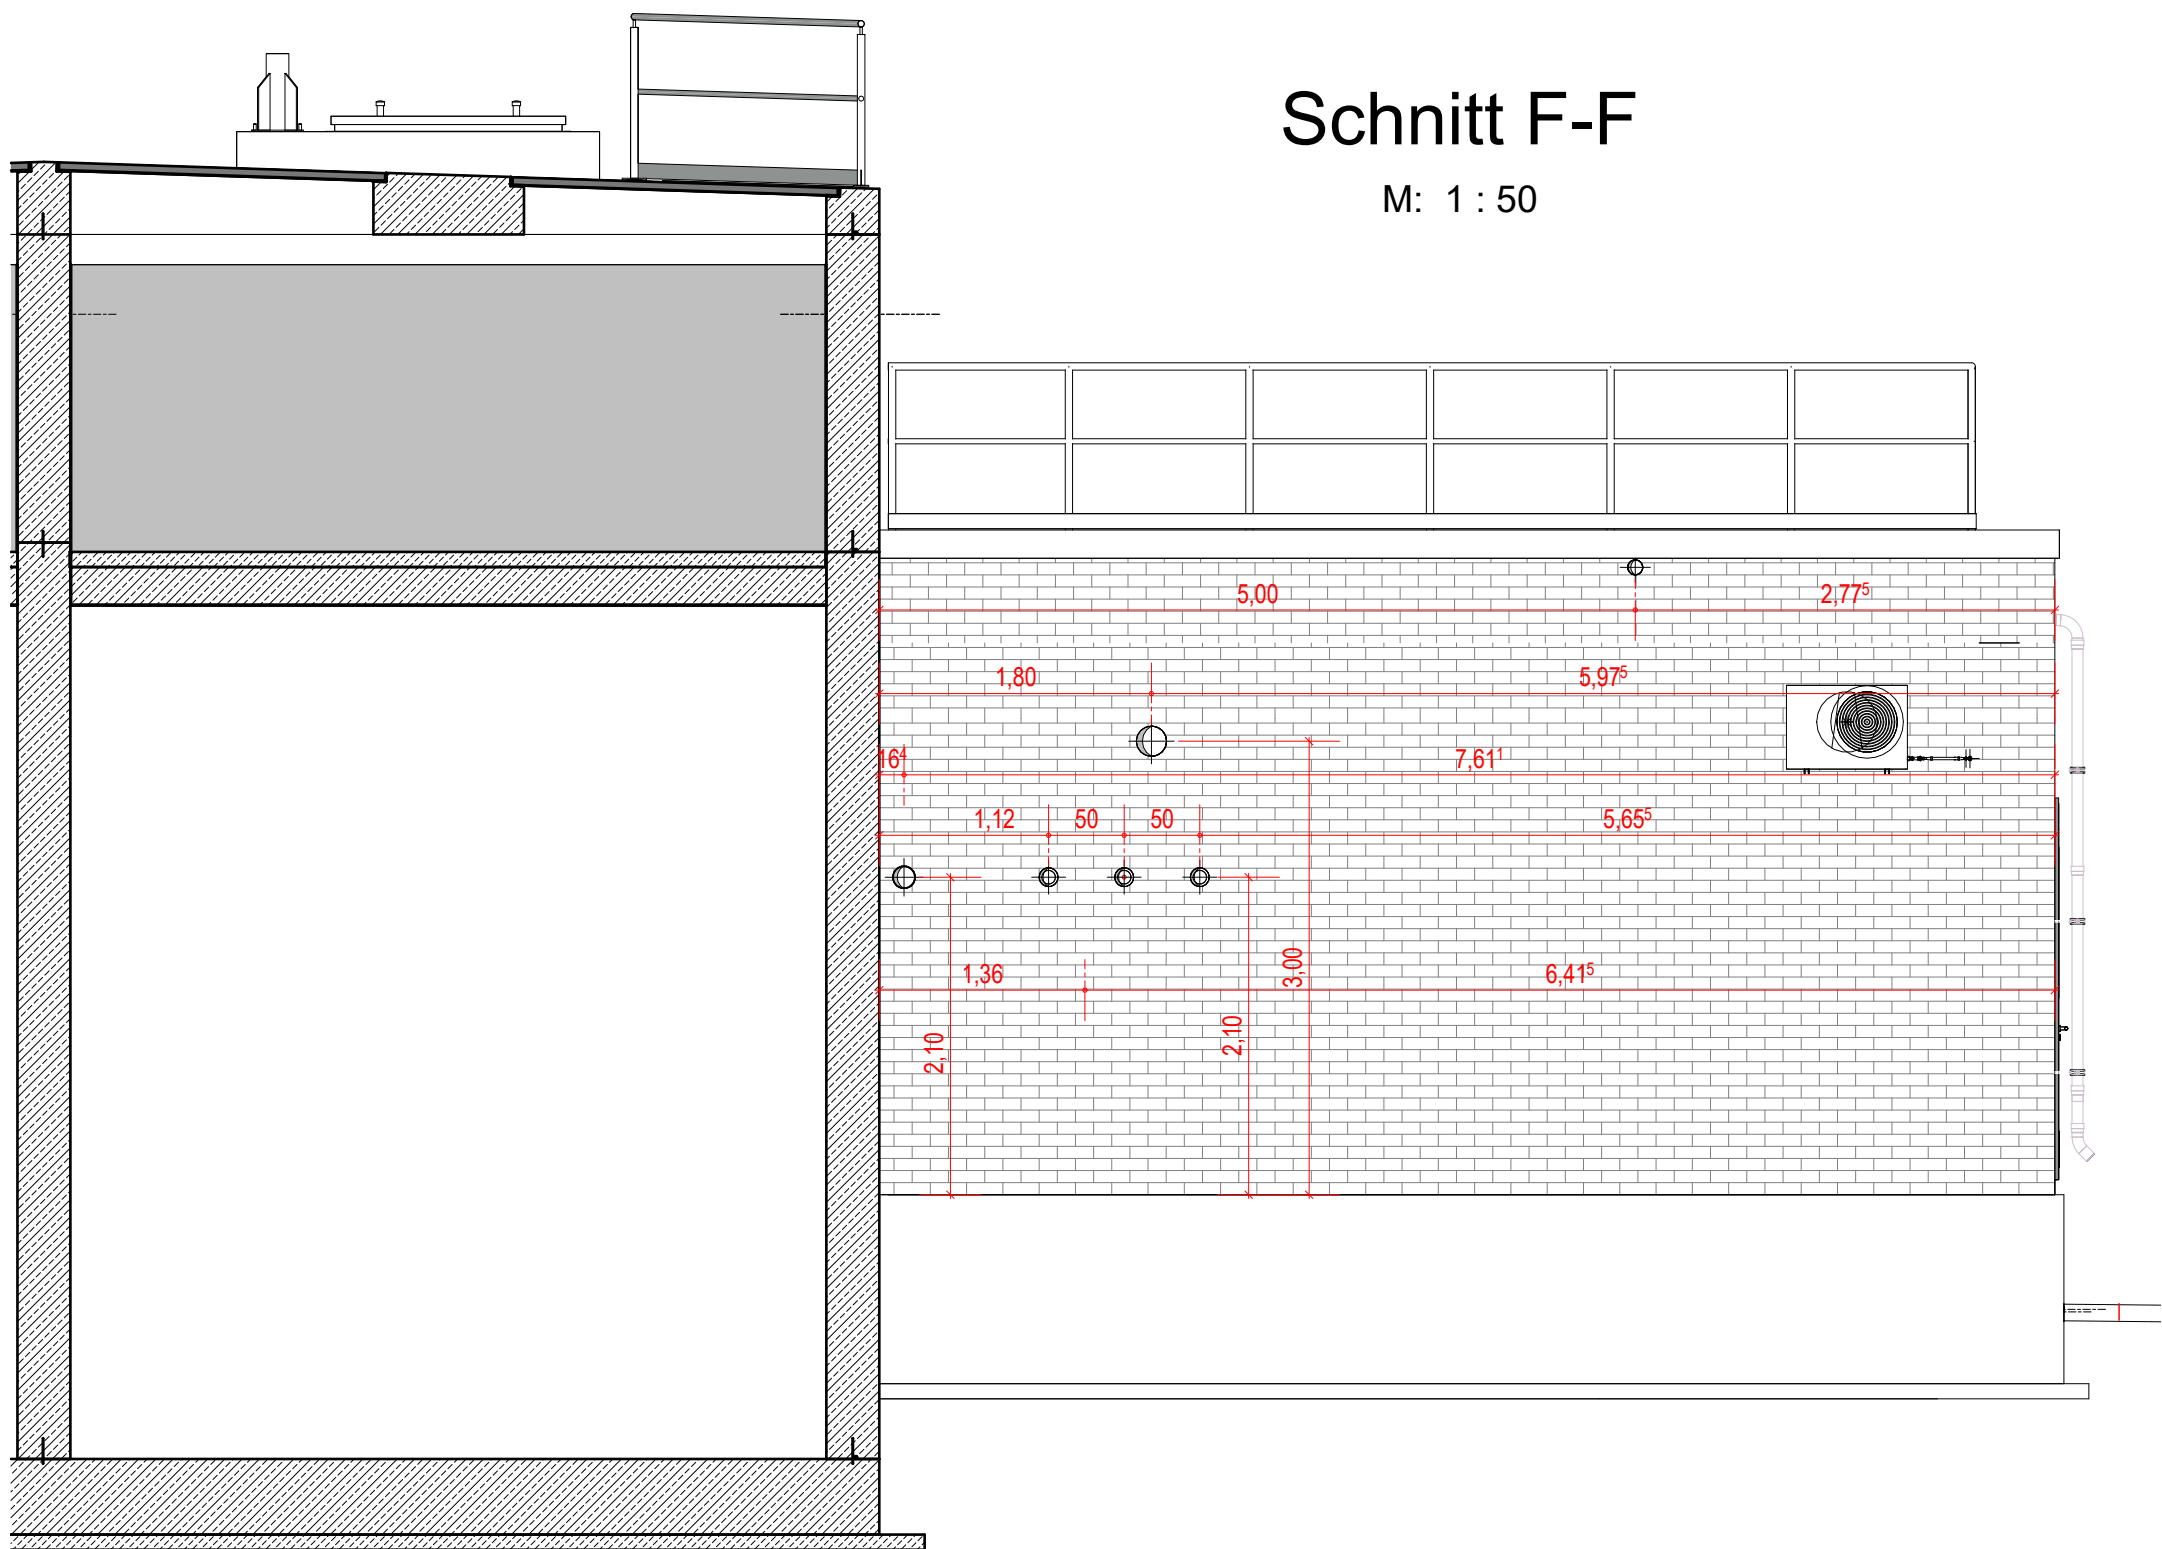

Schnitt C-C

M: 1 : 50

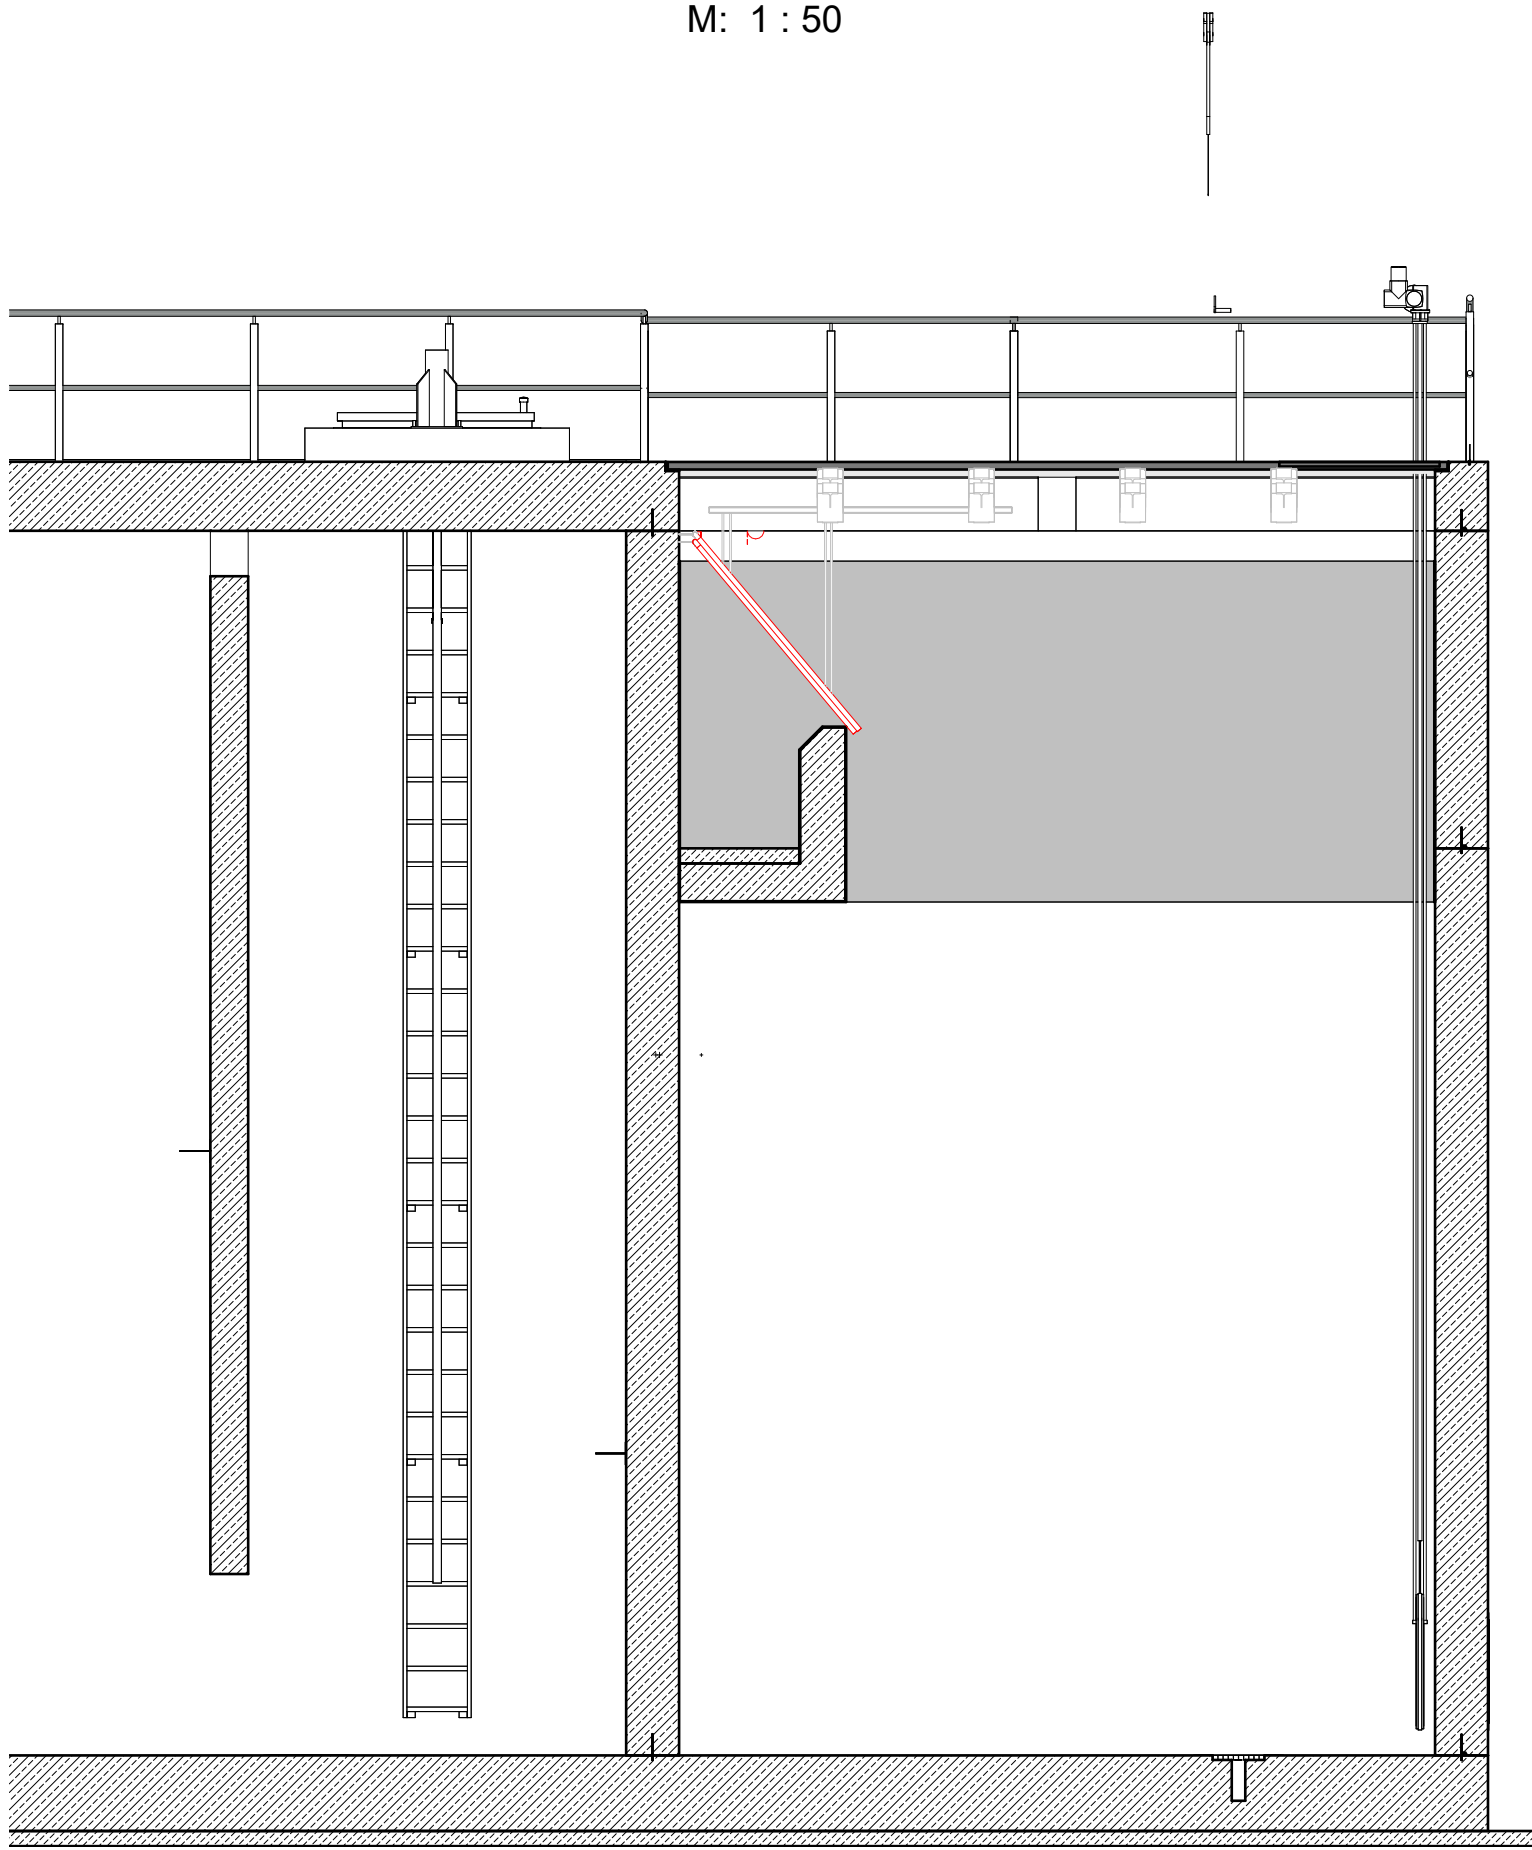

Legende

NEUE

|                                                                                                                                          |                 |                   |               |
|------------------------------------------------------------------------------------------------------------------------------------------|-----------------|-------------------|---------------|
|  <b>Abwasserentsorgung Rendsburg</b>                |                 |                   |               |
| <b>Kläranlage Rendsburg</b><br>Erneuerung der Klärschlamm entwässerung und<br>Neubau der Klärschlammbehandlung<br>- Ausführungsplanung - |                 |                   |               |
| <b>Dosierstation</b><br>Grundrisse und Schnitte                                                                                          |                 |                   |               |
| Projekt Nr.: 488-013                                                                                                                     | Maßstab: 1 : 50 | Datum: 13.01.2026 | Blatt Nr.:    |
| bearbeitet:                                                                                                                              | gezeichnet:     | geprüft:          | KSB_A_VE_02.4 |

NUR ZUR KALKULATION