




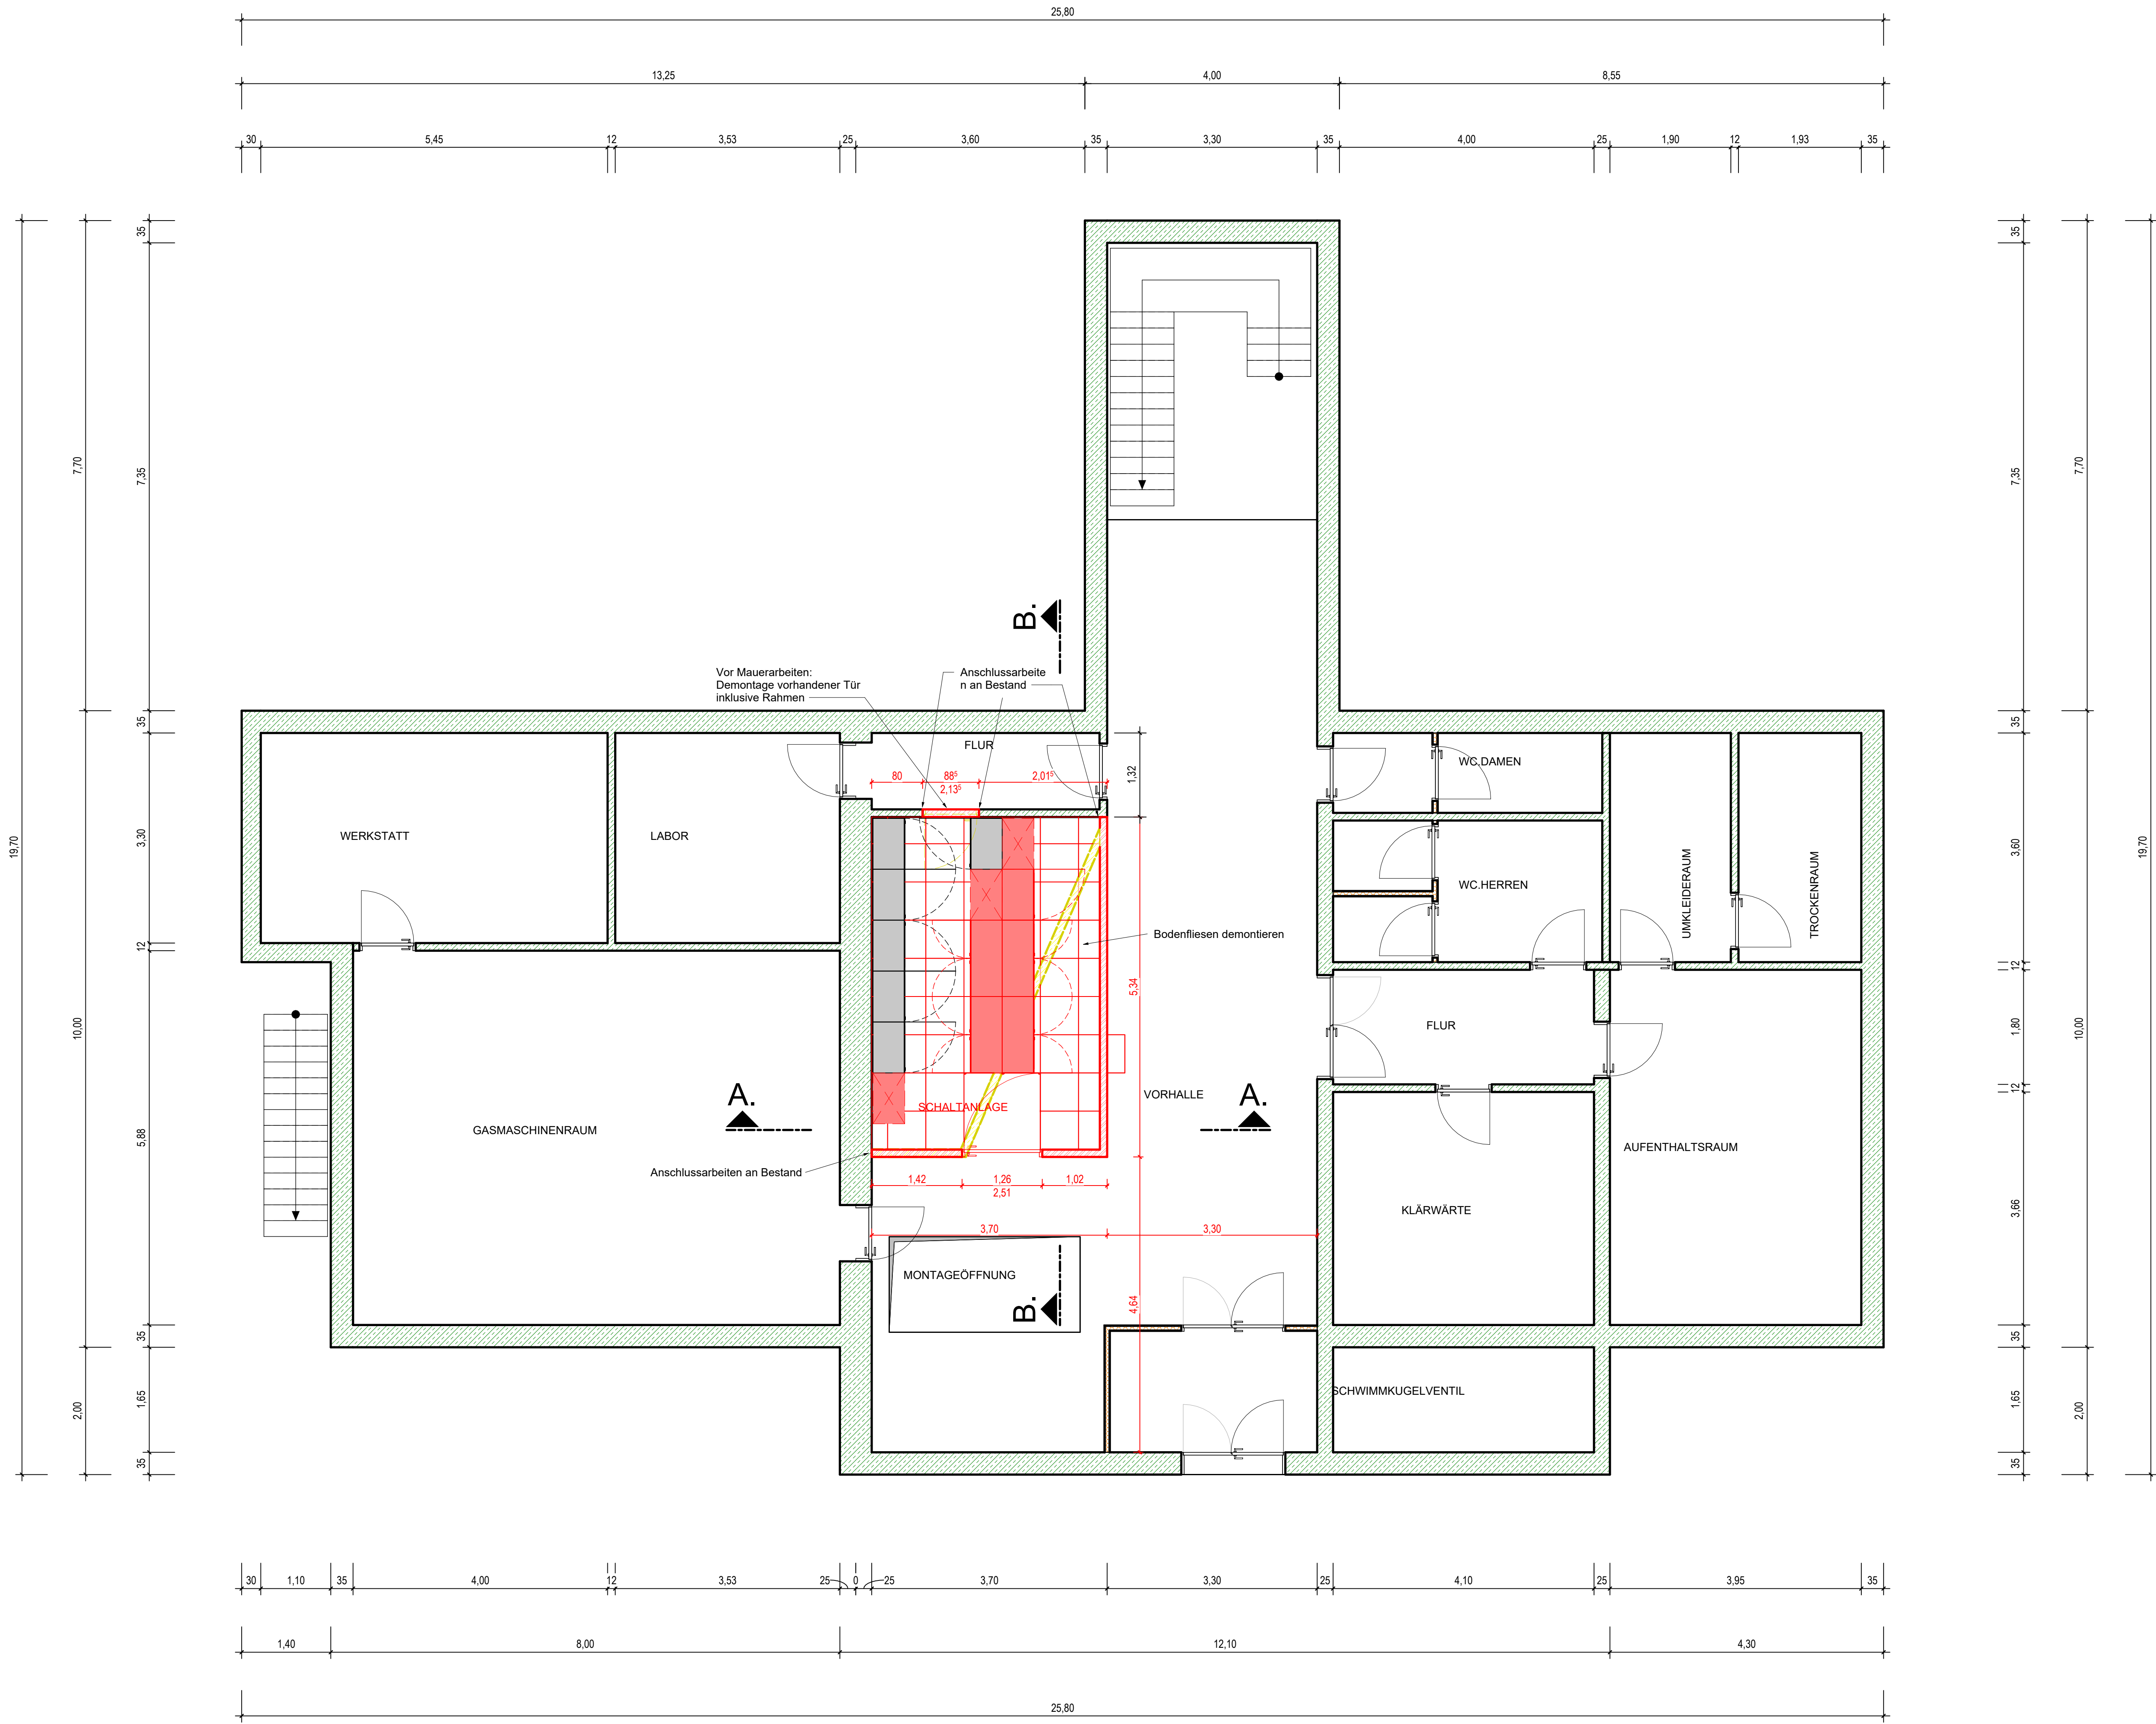



Schnitt A-A  
M: 1 : 50

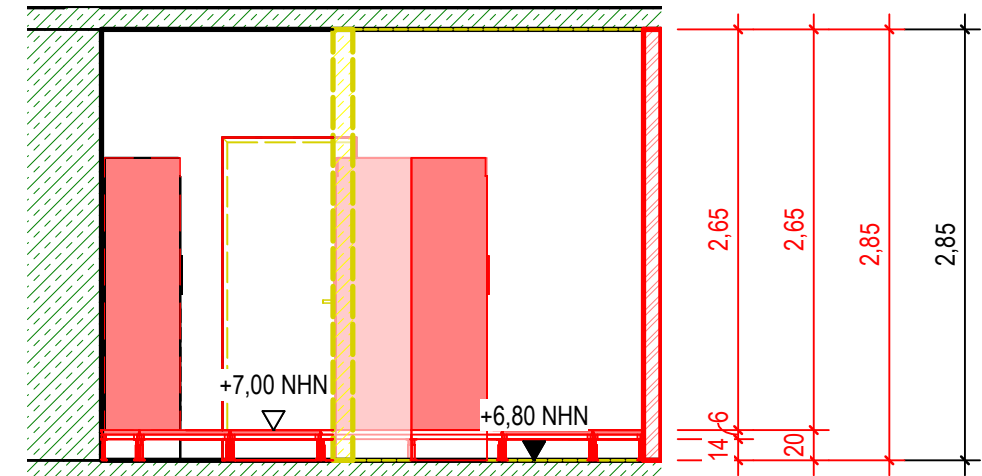

Schnitt B-B  
M: 1 : 50

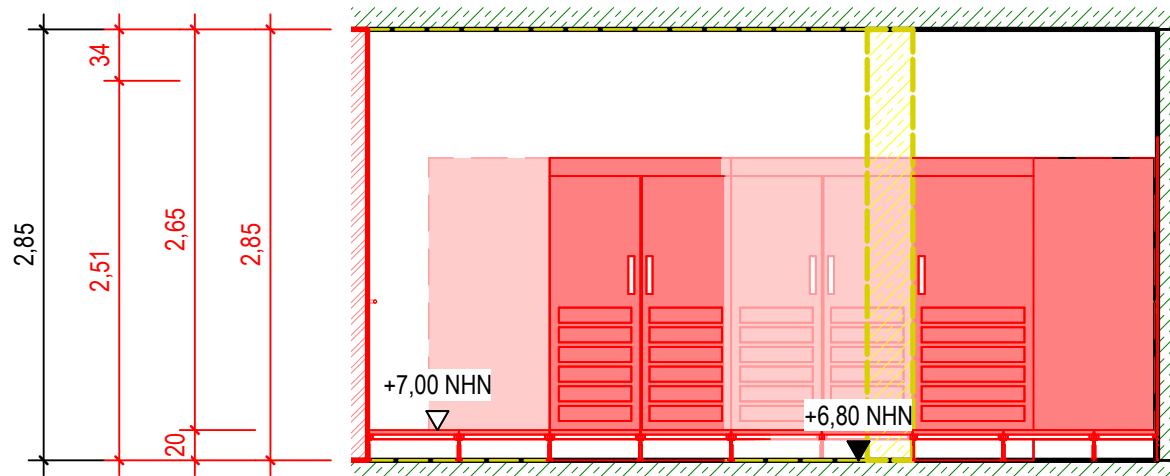

Schaltanlage  
M: 1 : 50

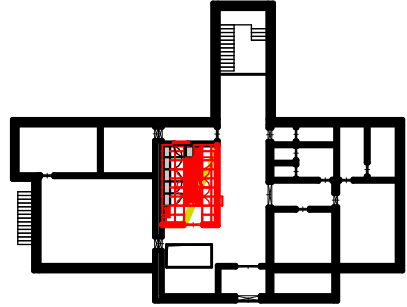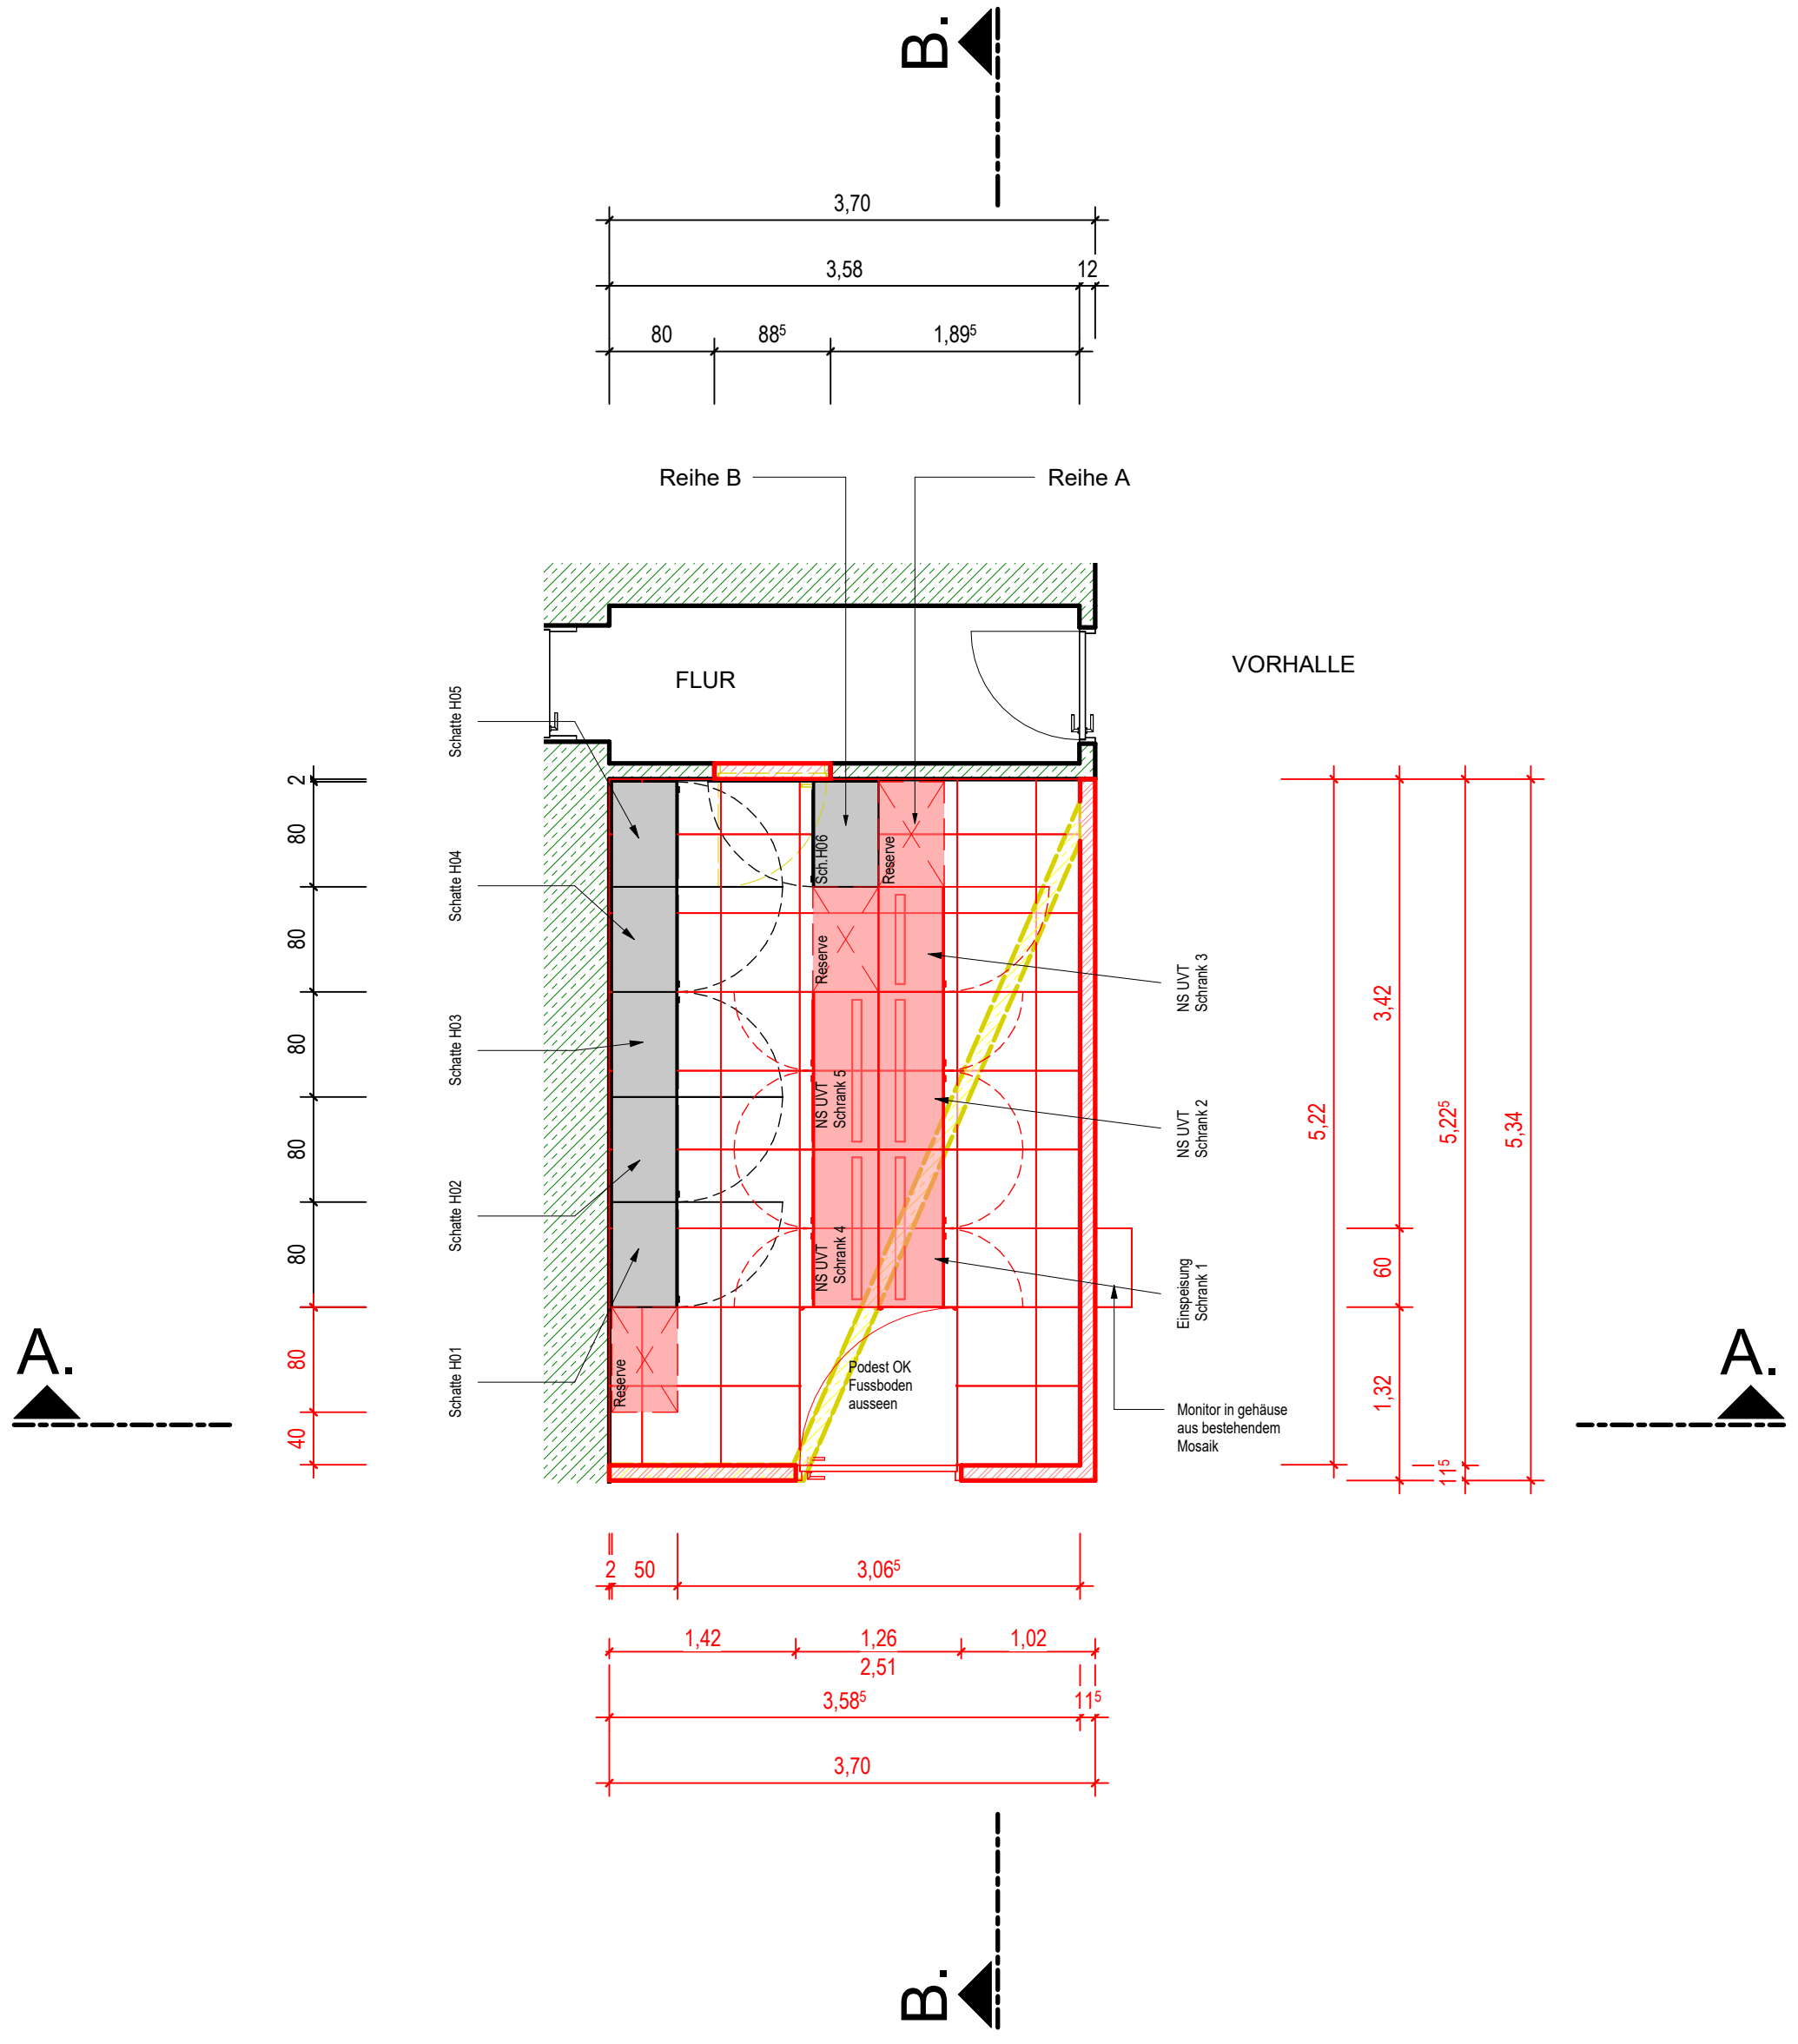

Legende  
MAUERWERK  
STAHLBETON

Abwasser Rendsburg  
Kläranlage Rendsburg

Erneuerung der Klärschlammverwertung und  
Neubau der Klärschlammbehandlung

Umbau Werkstatt mit innenliegender Schaltanlage  
Grundrisse und Schnitte

|                      |                |                   |                 |
|----------------------|----------------|-------------------|-----------------|
| Projekt Nr.: 488-013 | Maßstab: 1:100 | Datum: 04.05.2026 | Blatt Nr.:      |
| Bearbeitet:          | gezeichnet:    | geprüft:          | KSB_A_EMSR_04.1 |

NUR ZUR KALKULATION